


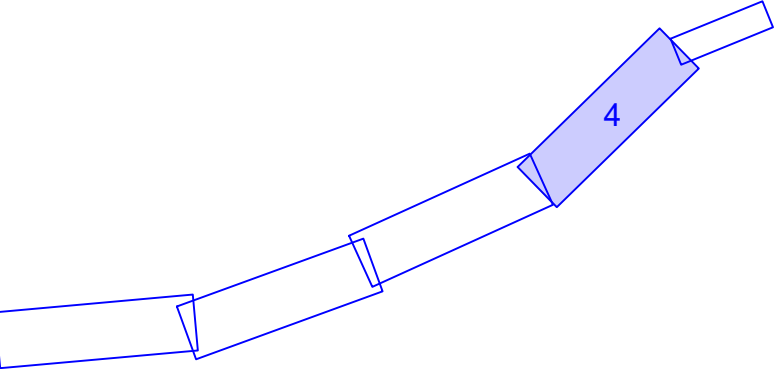

LEGENDA

- Komunikace - ÚSEK č. 1
- Komunikace - ÚSEK č. 2
- Komunikace - ÚSEK č. 3
- Komunikace - ÚSEK č. 4
- Vedení el. NN (EON)
- Vedení el. VN (EON)
- Vedení el. VVN (EON)
- Vedení sděl. (CETIN)
- Plynovod NTL (GASNET)
- Hranice parcel (ČÚZK)



Staničení je vztaženo k verzi ULS 07/2020.

|   |                  |   |            |
|---|------------------|---|------------|
| VYPRACOVAL  | JIŘINA SLONKOVÁ  |  <div>4Z, s.r.o.<br/>Dr. Suzy 956/28<br/>Podklášteří<br/>674 01 Třebíč</div> |            |
| KONTROLOVAL                                       | ING. RADEK HOLÍK |   |            |
| INVESTOR: Krajská správa a údržba silnic Vysočiny |                  |   |            |
| OBEC S ROZŠÍŘENOU PŮSOBNOSTÍ: Pacov               |                  | DATUM   | leden 2021 |
| NÁZEV AKCE:<br><br>II/129 Pacov - Hořepník        |                  | FORMÁT  | 6 x A4     |
|   |                  | MĚŘÍTKO   | 1 : 2000   |
|   |                  | STUPEŇ PD   | PDPS       |
| PŘÍLOHA:<br>C.2.4. Koordinační situace č.4        |                  | ČÍSLO PARÉ  |            |