



NEJMENŠÍ DOVOLENÉ KRYTÍ TELEKOMUNIKAČNÍCH SÍTÍ

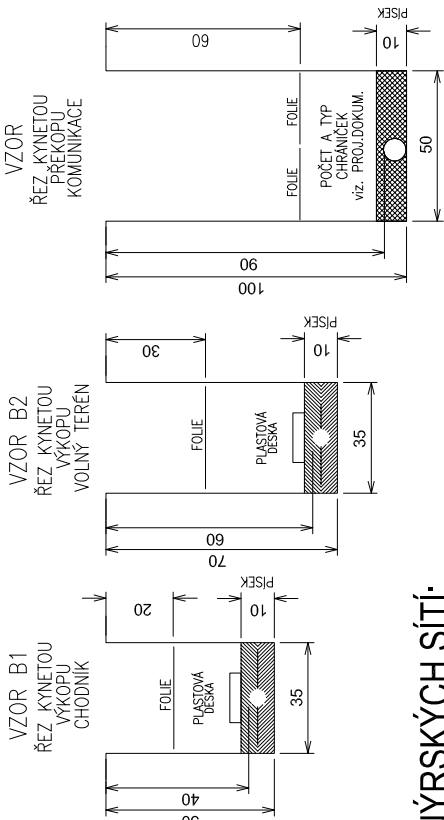

LEGENDA INŽENÝRSKÝCH SÍTÍ:

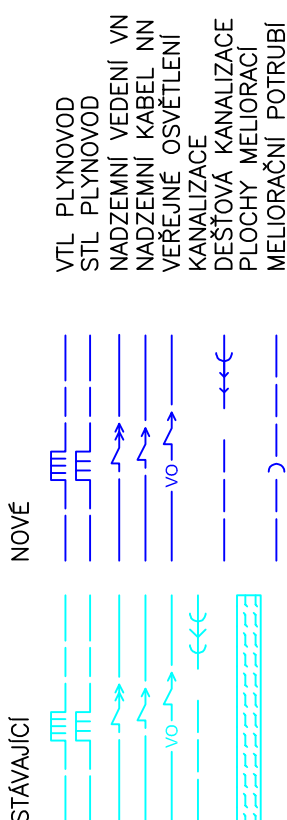

LEGENDA INŽENÝRSKÝCH SÍTÍ Česká telekomunikační infrastruktura a.s.:



POZNÁMKA:

PŘED ZAHÁJENÍM VÝKOPOVÝCH PRACÍ PRO POKLÁDKU SĐELOVACÍCH KABELU JE NUTNO VYTÝČIT VEŠKERÉ PODZEMNÍ ZARÍZENÍ NACHÁZEJÍCÍ SE V ZÁJMOVÉ OBLASTI POKLÁDKY TĚCHTO SĐELOVACÍCH KABELU - SONDAMI A VYTÝČENÍMI. NORMATIVNÍ ULOŽENÍ KABELU A TRUBEK HDPE V PŘEKOPECH A VÝKOPECH JE PATRNO NA TOMTO VÝKRESE. ZAKRESLENÍ VEŠKERÝCH INŽ. SÍTÍ JE POUZE INFORMATIVNÍ. TRASA TLK. KABELU JE OKÓTOVÁNA POUZE ORIENTAČNĚ, SKUTEČNÁ TRASA BUDE STANOVENA V DOBĚ VÝSTAVBY NA ZÁKLADĚ PROVEDENÝCH SOND.

S0462
DUR

SOUŘADNICOVÝ SYSTÉM: S-JTSK

VÝŠKOVÝ SYSTÉM: BpV

HLAVNÍ PROJEKTANT:	FÖRSTEROVA 175, 566 01 VYSOKÉ MYTO EMAIL: MDS@MDSPROJEKT.CZ	MDS PROJEKT
ZPRACOVAL:	ING. JAN BURSA	Ing. Stanislav Marhold CTI PROJEKT
ZODP. PROJEKTANT:	BULENA PETR	V. Nezvala 1329, 565 01 Choceně tel: 604 234 069 e-mail: projekt@ctisystems.cz
TECHNICKÁ KONTROLA:	ING. STANISLAV MARHOLD	STUPEŇ: DUR
KRAJ: VYSOČINA	OKRES: TŘEBÍČ	ZAK. Č.: 1412-16-2
INVESTOR: KRAJ VYSOČINA, ŽÁKOVA 57, 587 33 JIHLAVA	OBEC: JAROMĚŘICE NAD ROKYTNOU	ARCH. Č.: 1412
AKČE:		DATA: 05/2017
		FORMAT: 3A4
		MĚŘÍTKO: 1:1000
OBJEKT: SO 462 - Přeložka kabelu CETIN v km 3,010		ČÍSLO SOUPRAVY: ÚSLO PŘÍL. VYKRESU:
OBSAH:	SITUACE TRASY	2