



NEJMENŠÍ DOVOLENÉ KRYTÍ TELEKOMUNIKAČNÍCH SÍTÍ

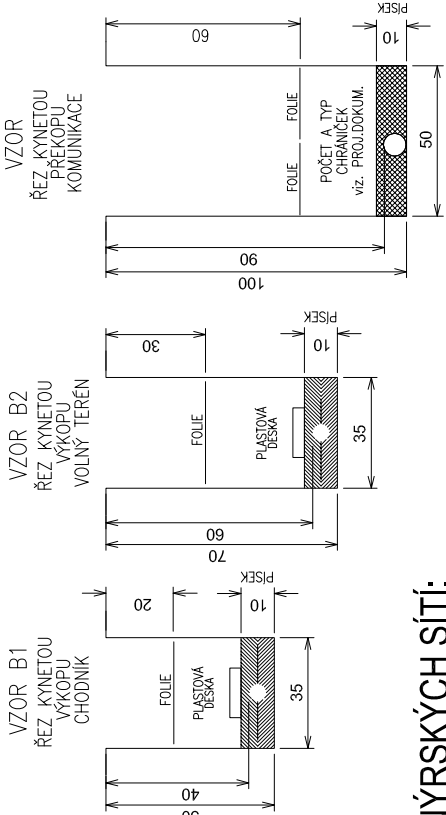

LEGENDA INŽENÝRSKÝCH SÍTÍ:

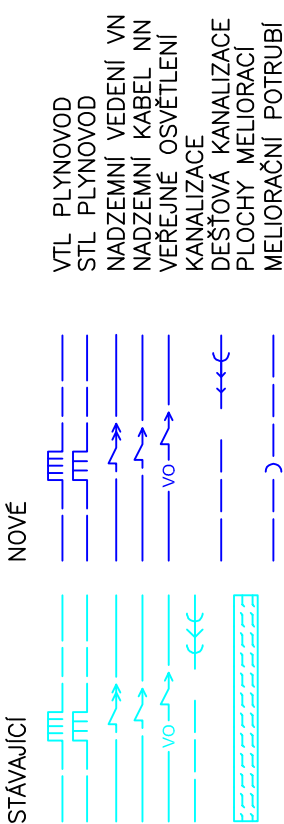

LEGENDA INŽENÝRSKÝCH SÍTÍ Česká telekomunikační infrastruktura a.s.:



POZNÁMKA:

PŘED ZAHÁJENÍM VÝKOPOVÝCH PRACÍ PRO POKLÁDKU SĐELOVACÍCH KABELU JE NUTNO VYTÝČIT VEŠKERÉ PODZEMNÍ ZÁŘÍZENÍ NACHÁZEJÍCÍ SE V ZÁJMOVÉ OBLASTI POKLÁDKY TĚCHTO SĐELOVACÍCH KABELU - SONDAMI A VYTÝČENÍM. NORMATIVNÍ ULOŽENÍ KABELU A TRUBEK HDPE V PŘEKOPECH A VÝKOPECH JE PATRNO NA TOMTO VÝKRESE. ZAKRESLENÍ VEŠKERÝCH INŽ. SÍTÍ JE POUZE INFORMATIVNÍ. TRASA TLK. KABELU JE OKÓTOVÁNA POUZE ORIENTAČNĚ, SKUTEČNÁ TRASA BUDE STANOVENA V DOBĚ VÝSTAVBY NA ZÁKLADĚ PROVEDENÝCH SOND.

SOUŘADNICOVÝ SYSTÉM: S-JTSK

VÝŠKOVÝ SYSTÉM: BpV

HLAVNÍ PROJEKTANT:	FORSTEROVÁ 175. 566 01 VYSOKÉ MYTO EMAIL: MD@MDSPROJEKT.CZ	MDS PROJEKT
ZPRACOVAV:	ING. JAN BURSA	Ing. Stanislav Marhold CTI PROJEKT
ZODP. PROJEKTANT:	BULENA PETR	V. Nezvala 1329. 565 01 Chocení tel: 604 234 069. e-mail: projekt@ctisystems.cz
TECHNICKÁ KONTROLA:	ING. STANISLAV MARHOLD	STUPEŇ: DUR
KRAJ: VYSOČINA	OKRES: TŘEBÍČ	ZAK. Č.: 1412-16-2
INVESTOR: KRAJ VYSOČINA, ŽÁŽKOVÁ 57, 587 33 JIHLAVA	OBEČ: JAROMĚŘICE NAD ROKYTNOU	ARCH. Č.: 1412
AKCE:		DATUM: 05/2017
		FORMÁT: 344
		MĚŘÍTKO: 1:1000
OBJEKT: SO 461 - Přeložka kabelu CETIN podél SO 107		ČÍSLO SOUPRAVY: ČÍSLO PŘÍL. VÝKRESU:
OBSAH:	SITUACE TRASY	2