




PŮDORYS 1NP:

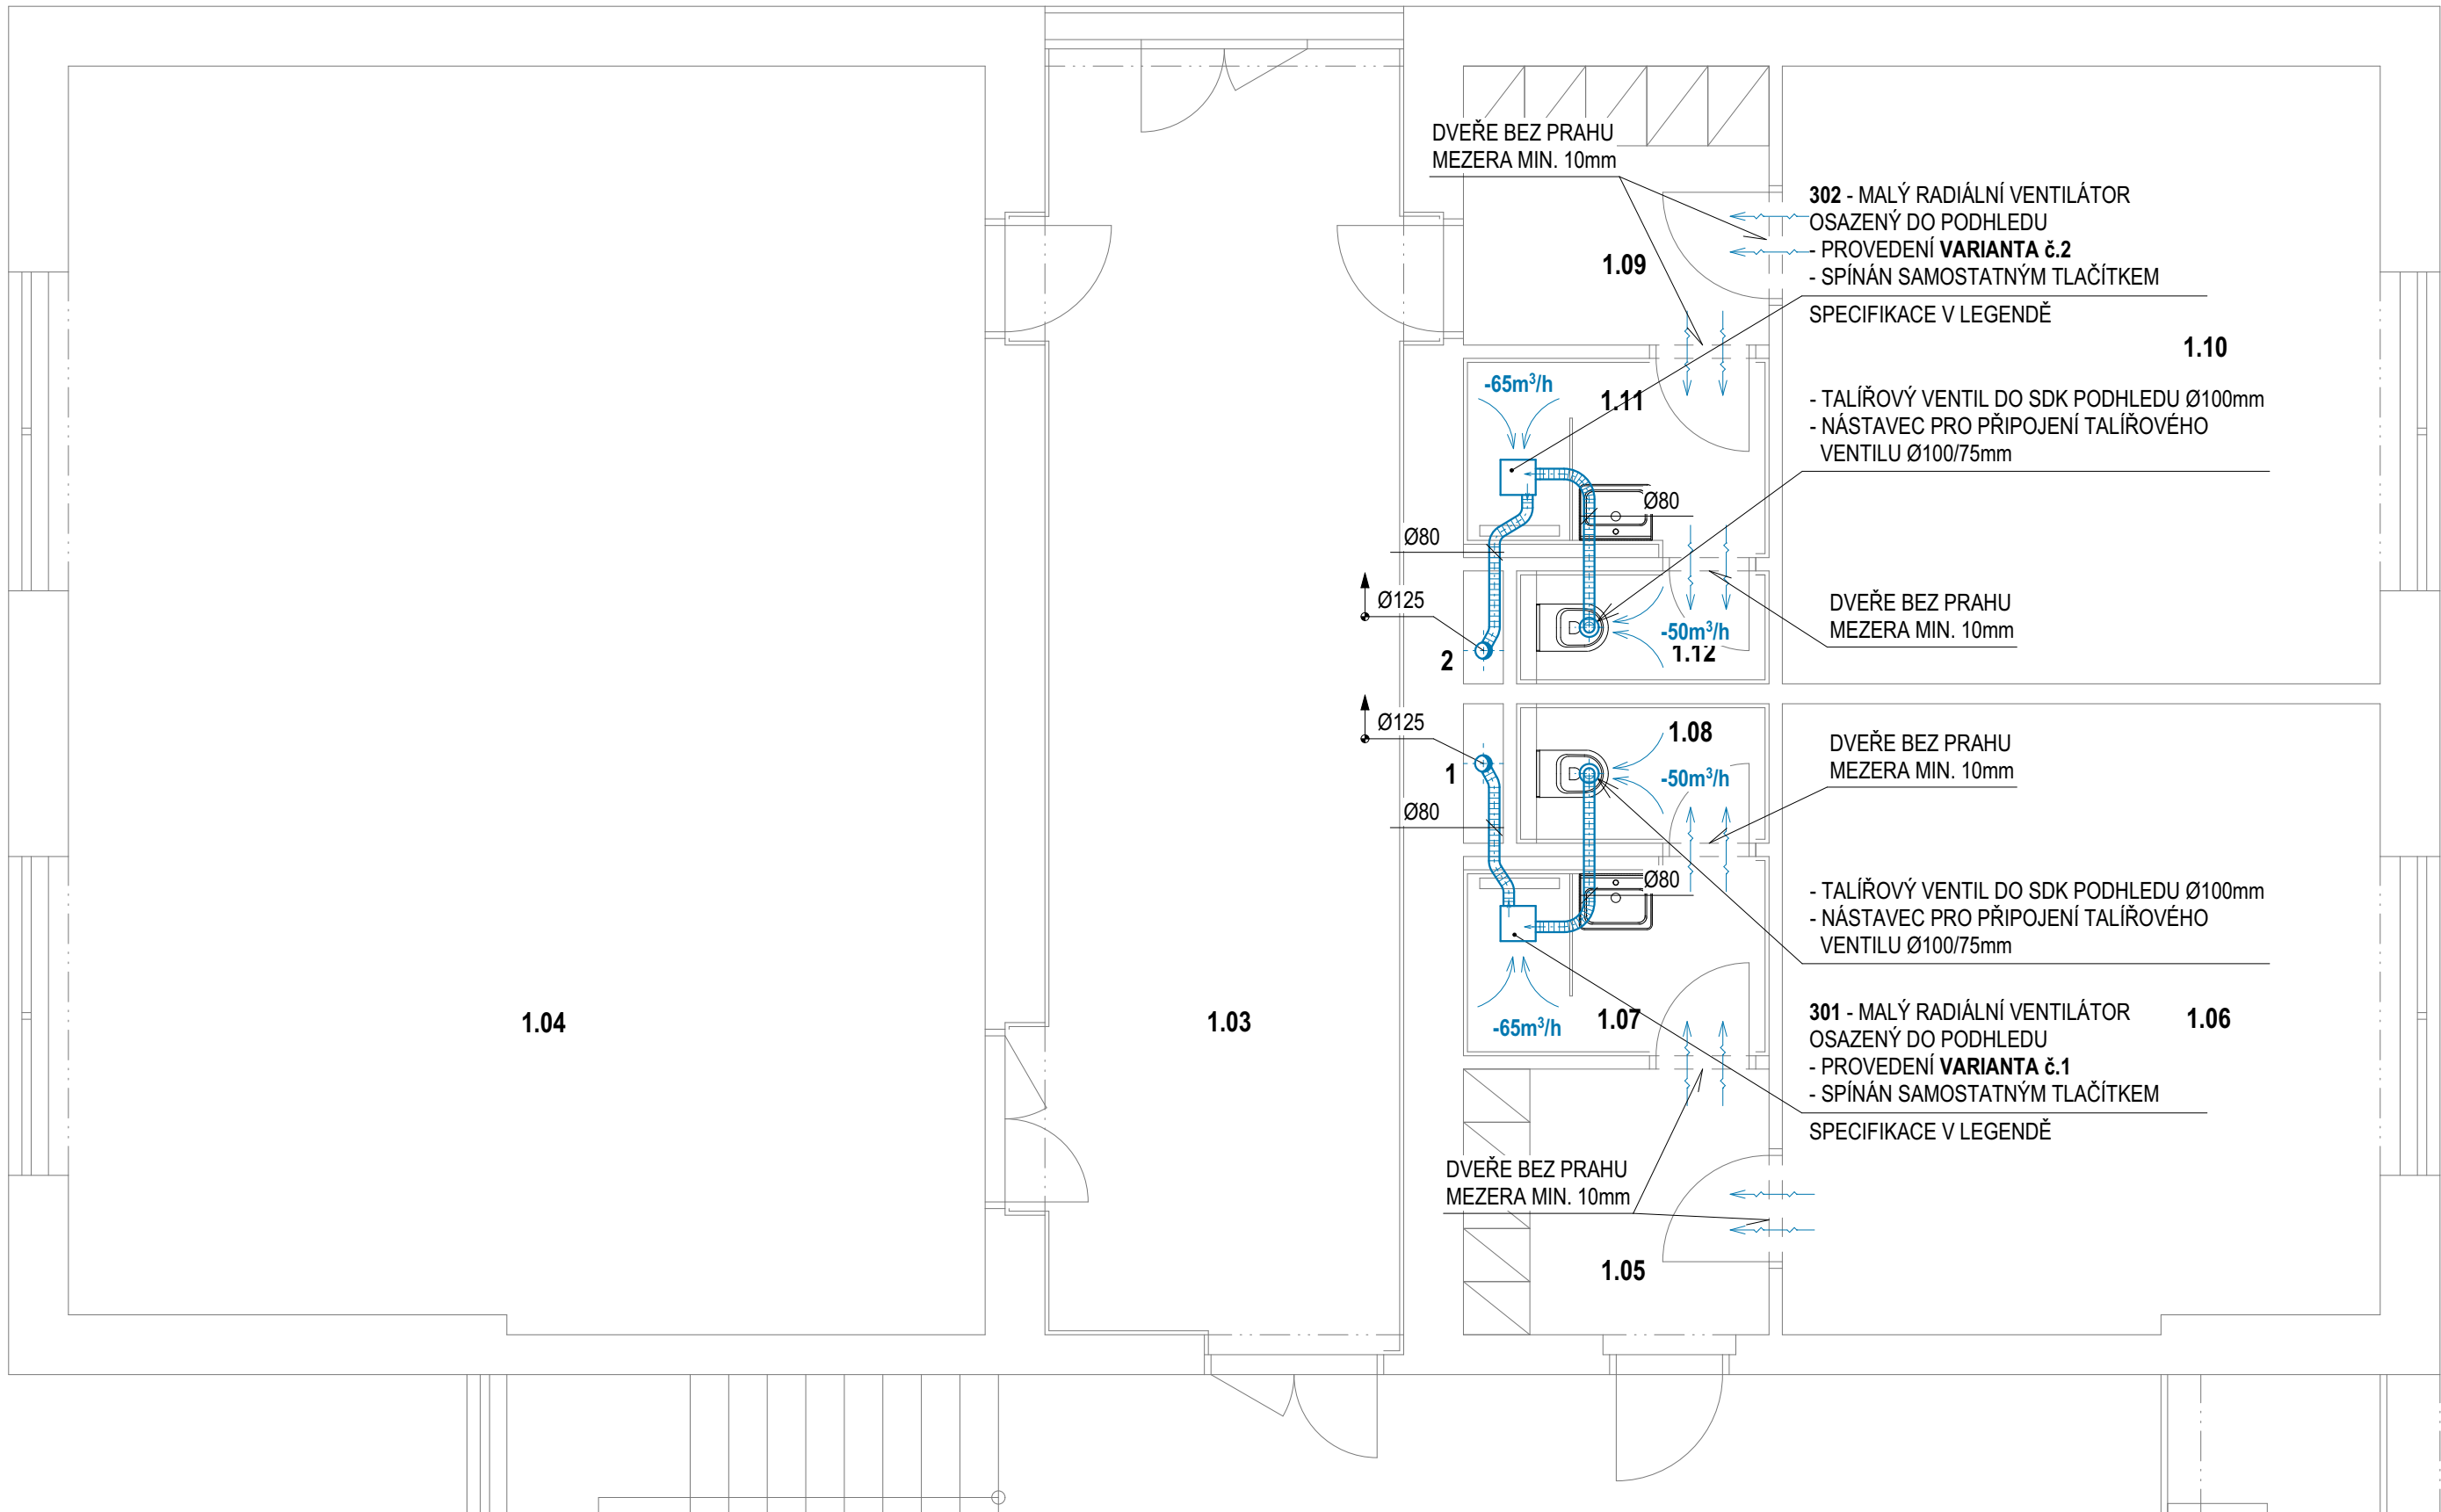

LEGENDA ÚČELU MÍSTNOSTI:

OZN.	NÁZEV	PLOCHA (m²)
1.01	ZÁDVEŘÍ	5,90
1.02	CHODBA	46,10
1.03	CHODBA	27,40
1.04	STUDOVA	65,40
1.05	PŘEDSÍN	4,70
1.06	PRACOVNA UČITELE	21,50
1.07	KOUPELNA	3,50
1.08	WC	1,90
1.09	PŘEDSÍN	4,80
1.10	IZOLACE	21,30
1.11	KOUPELNA	3,50
1.12	WC	1,50

SCHÉMATICKÉ ŘEZY:

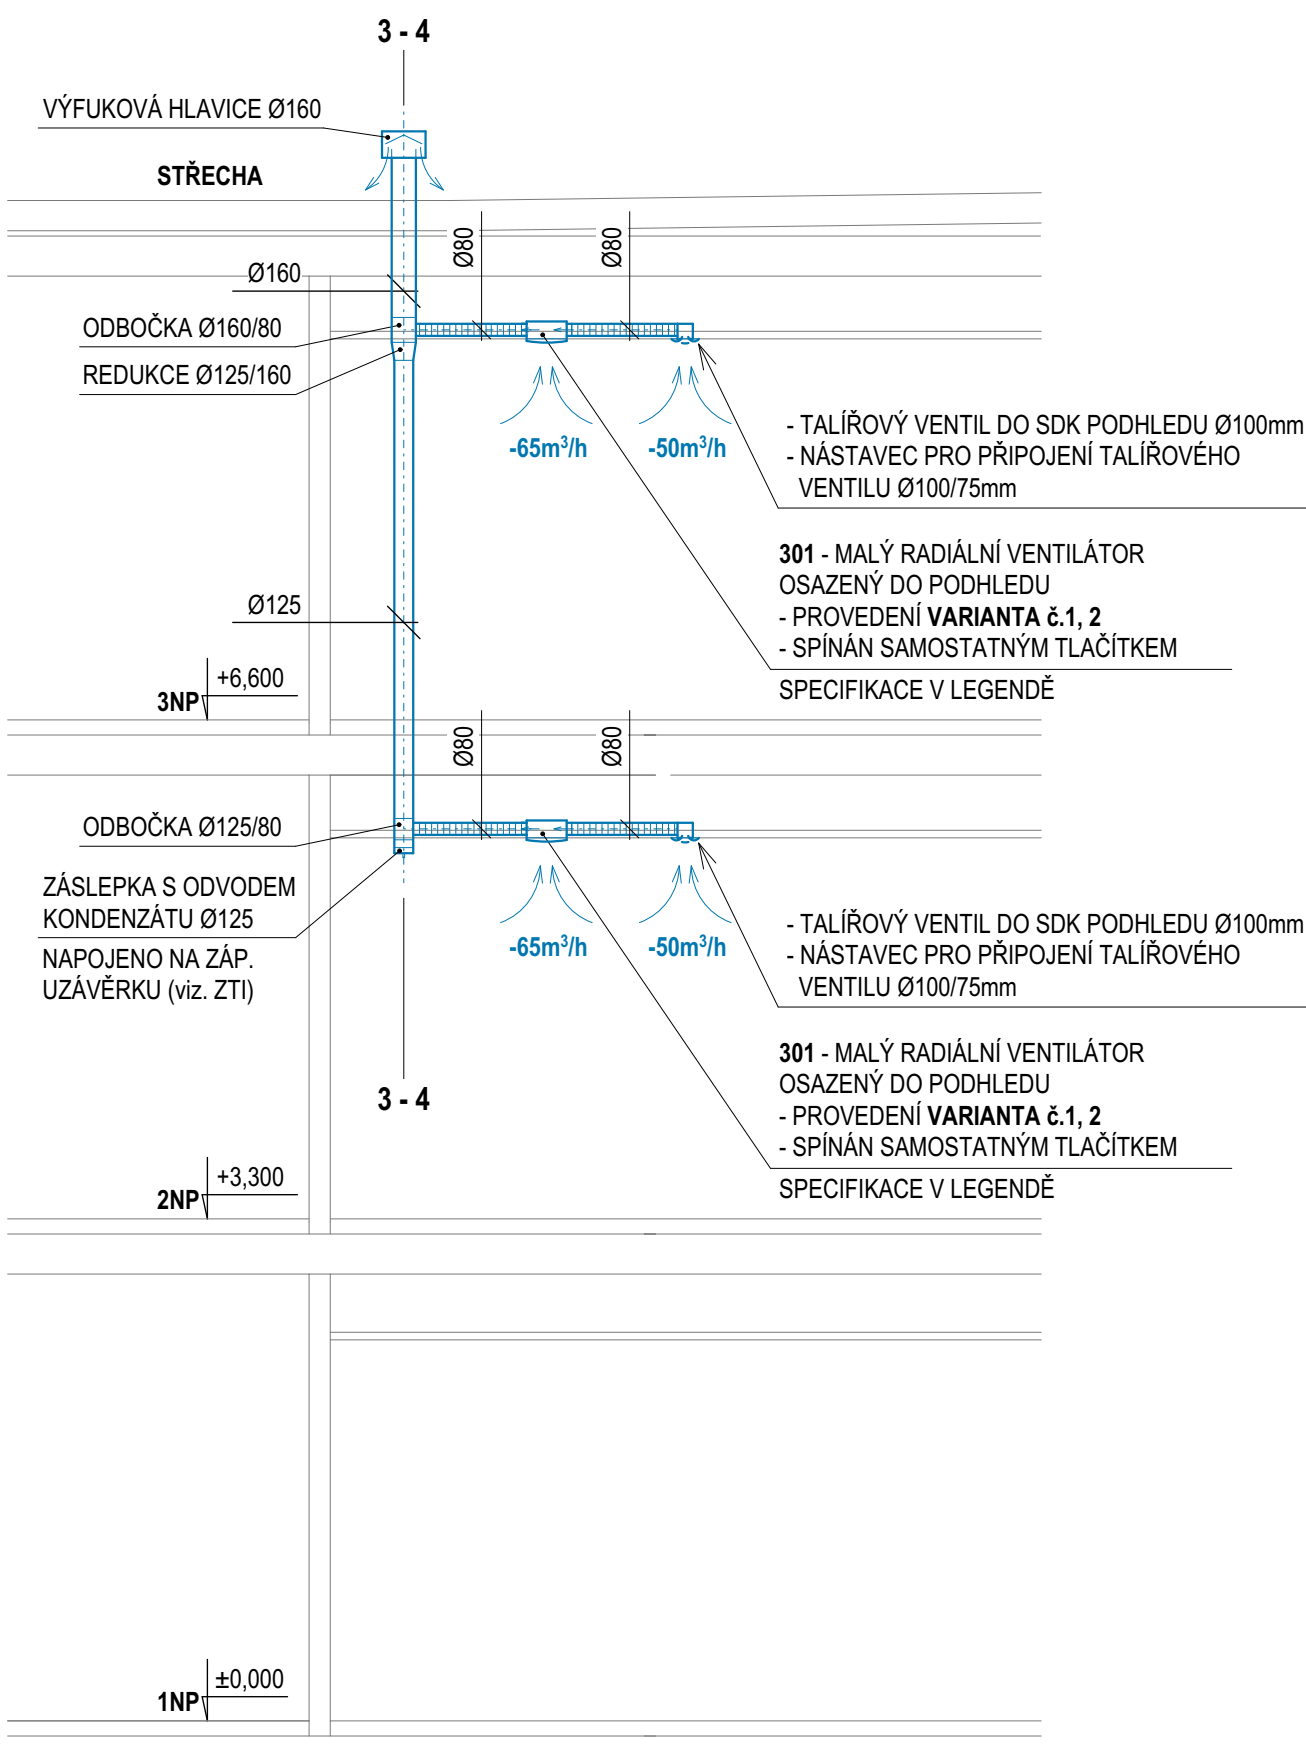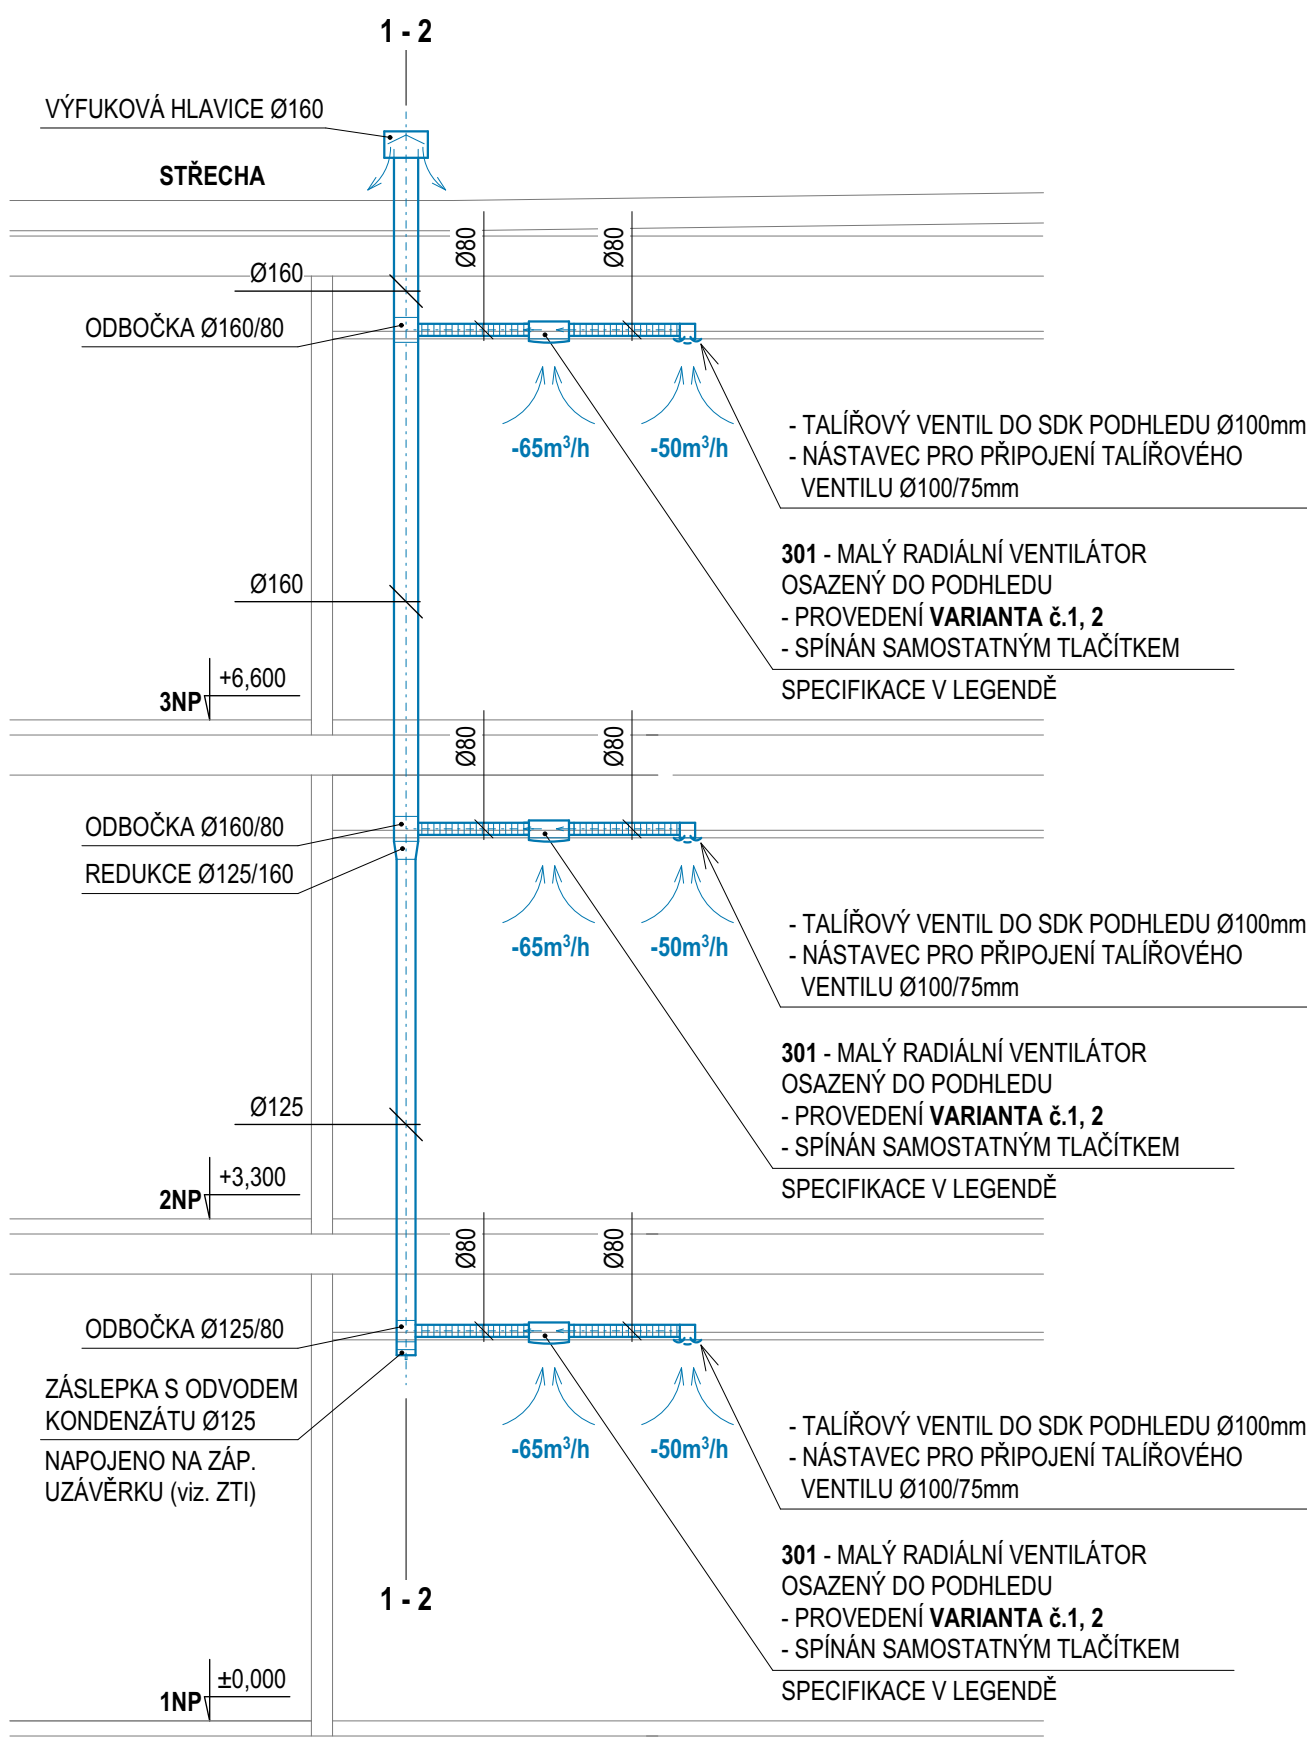

LEGENDA POTRUBÍ A ZNAČEK:

	VZT ROZVOD - SPIRÁLNĚ VINUTÁ ROURA Z POZINKOVANÉHO PLECHU
	IZOLAČNÍ NÁVLEK II, 25mm Z MINERÁLNÍ VATY S OBALEM Z VRSTVENÉHO HLINÍKOVÉHO LAMINÁTU
	VZT ROZVOD - OHEBNÁ HADICE Z HLINÍKOVÉ FÓLIE S AKUSTICKOU IZOLACÍ
	Ø160 DIMENZE POTRUBÍ VEDOUČÍ OD ODBOČENÍ NAHORU
	Ø125 DIMENZE POTRUBÍ VEDOUČÍ OD ODBOČENÍ DOLŮ
	1 - 4 OZNAČENÍ STOUPACÍCH POTRUBÍ PROCHÁZEJÍCÍCH PŘES VÍCE PODLAŽÍ

LEGENDA ZAŘÍZENÍ A PRVKŮ VZT:

- 301 MALÝ RADIÁLNÍ VENTILÁTOR PRO UMÍSTĚNÍ NA DO STĚNY NEBO DO PODHLEDU - VARIANTA č.1**
- PROVEDENÍ POD OMÍTKU (DO PODHLEDU), HORNÍ VÝVOD
 - KULÍČKOVÁ LOŽISKA, TERMOPOJISTKA, ZPĚTNÁ KLAČKA NA VÝTLAKU
 - MAX. PRŮTOK 111 m³/h PŘI OTÁČKÁCH 2500 min⁻¹
 - MAX. VÝKON 27,3W, EL. PŘÍPOJENÍ 230V, IP44
 - PŘÍSLUŠENSTVÍ:
 - NÁSTAVEC Ø78mm PRO ODSÁVÁNÍ Z VEDLEJŠÍCH PROSTOR
 - NASTAVITELNÝ INTEGROVANÝ DOBĚH 0 - 20 minut
 - DODÁVKA ELEKTRO:
 - SPÍNÁČ PRO SEPNUTÍ VENTILÁTORU
- 302 MALÝ RADIÁLNÍ VENTILÁTOR PRO UMÍSTĚNÍ NA DO STĚNY NEBO DO PODHLEDU - VARIANTA č.2**
- PROVEDENÍ POD OMÍTKU (DO PODHLEDU), HORNÍ VÝVOD
 - KULÍČKOVÁ LOŽISKA, TERMOPOJISTKA, ZPĚTNÁ KLAČKA NA VÝTLAKU
 - MAX. PRŮTOK 111 m³/h PŘI OTÁČKÁCH 2500 min⁻¹
 - MAX. VÝKON 27,3W, EL. PŘÍPOJENÍ 230V, IP44
 - PŘÍSLUŠENSTVÍ:
 - NÁSTAVEC Ø78mm PRO ODSÁVÁNÍ Z VEDLEJŠÍCH PROSTOR
 - NASTAVITELNÝ INTEGROVANÝ DOBĚH 0 - 20 minut
 - DODÁVKA ELEKTRO:
 - SPÍNÁČ PRO SEPNUTÍ VENTILÁTORU



název akce: SŠ řemesel a služeb Moravské Budějovice, rekonstrukce domova mládeže		Ing. Michal Vondrák Březinova 1304/53, 674 01 Třebíč IČ: 01746090 tel.: +420 774 021 817 email: vondrak.michal@post.cz	
stavební objekt:			
místo stavby: Tovačovského sady 79, 676 02 Moravské Budějovice, k. ú. Moravské Budějovice, p.č. st. 578		č.zakázky: 073-022	č.pará:
stavebník: Kraj Vysočina, Žižkova 57/1882, 587 33 Jihlava		datum: 03/2023	
zodp. projektant:	vedoucí projektu:	vypracoval:	stupeň: DSP+DPS
Ing. Michal Vondrák	Ing. arch. Michal Zlatuška	Ing. Michal Vondrák	měřítko: 1:50
část projektu: D.1.4.3 VZDUCHOTECHNIKA		číslo výkresu:	
obsah výkresu: VZT - PŮDORYS 1NP, ŘEZY		D.1.4.3.02	