



PŮDORYS 2NP:

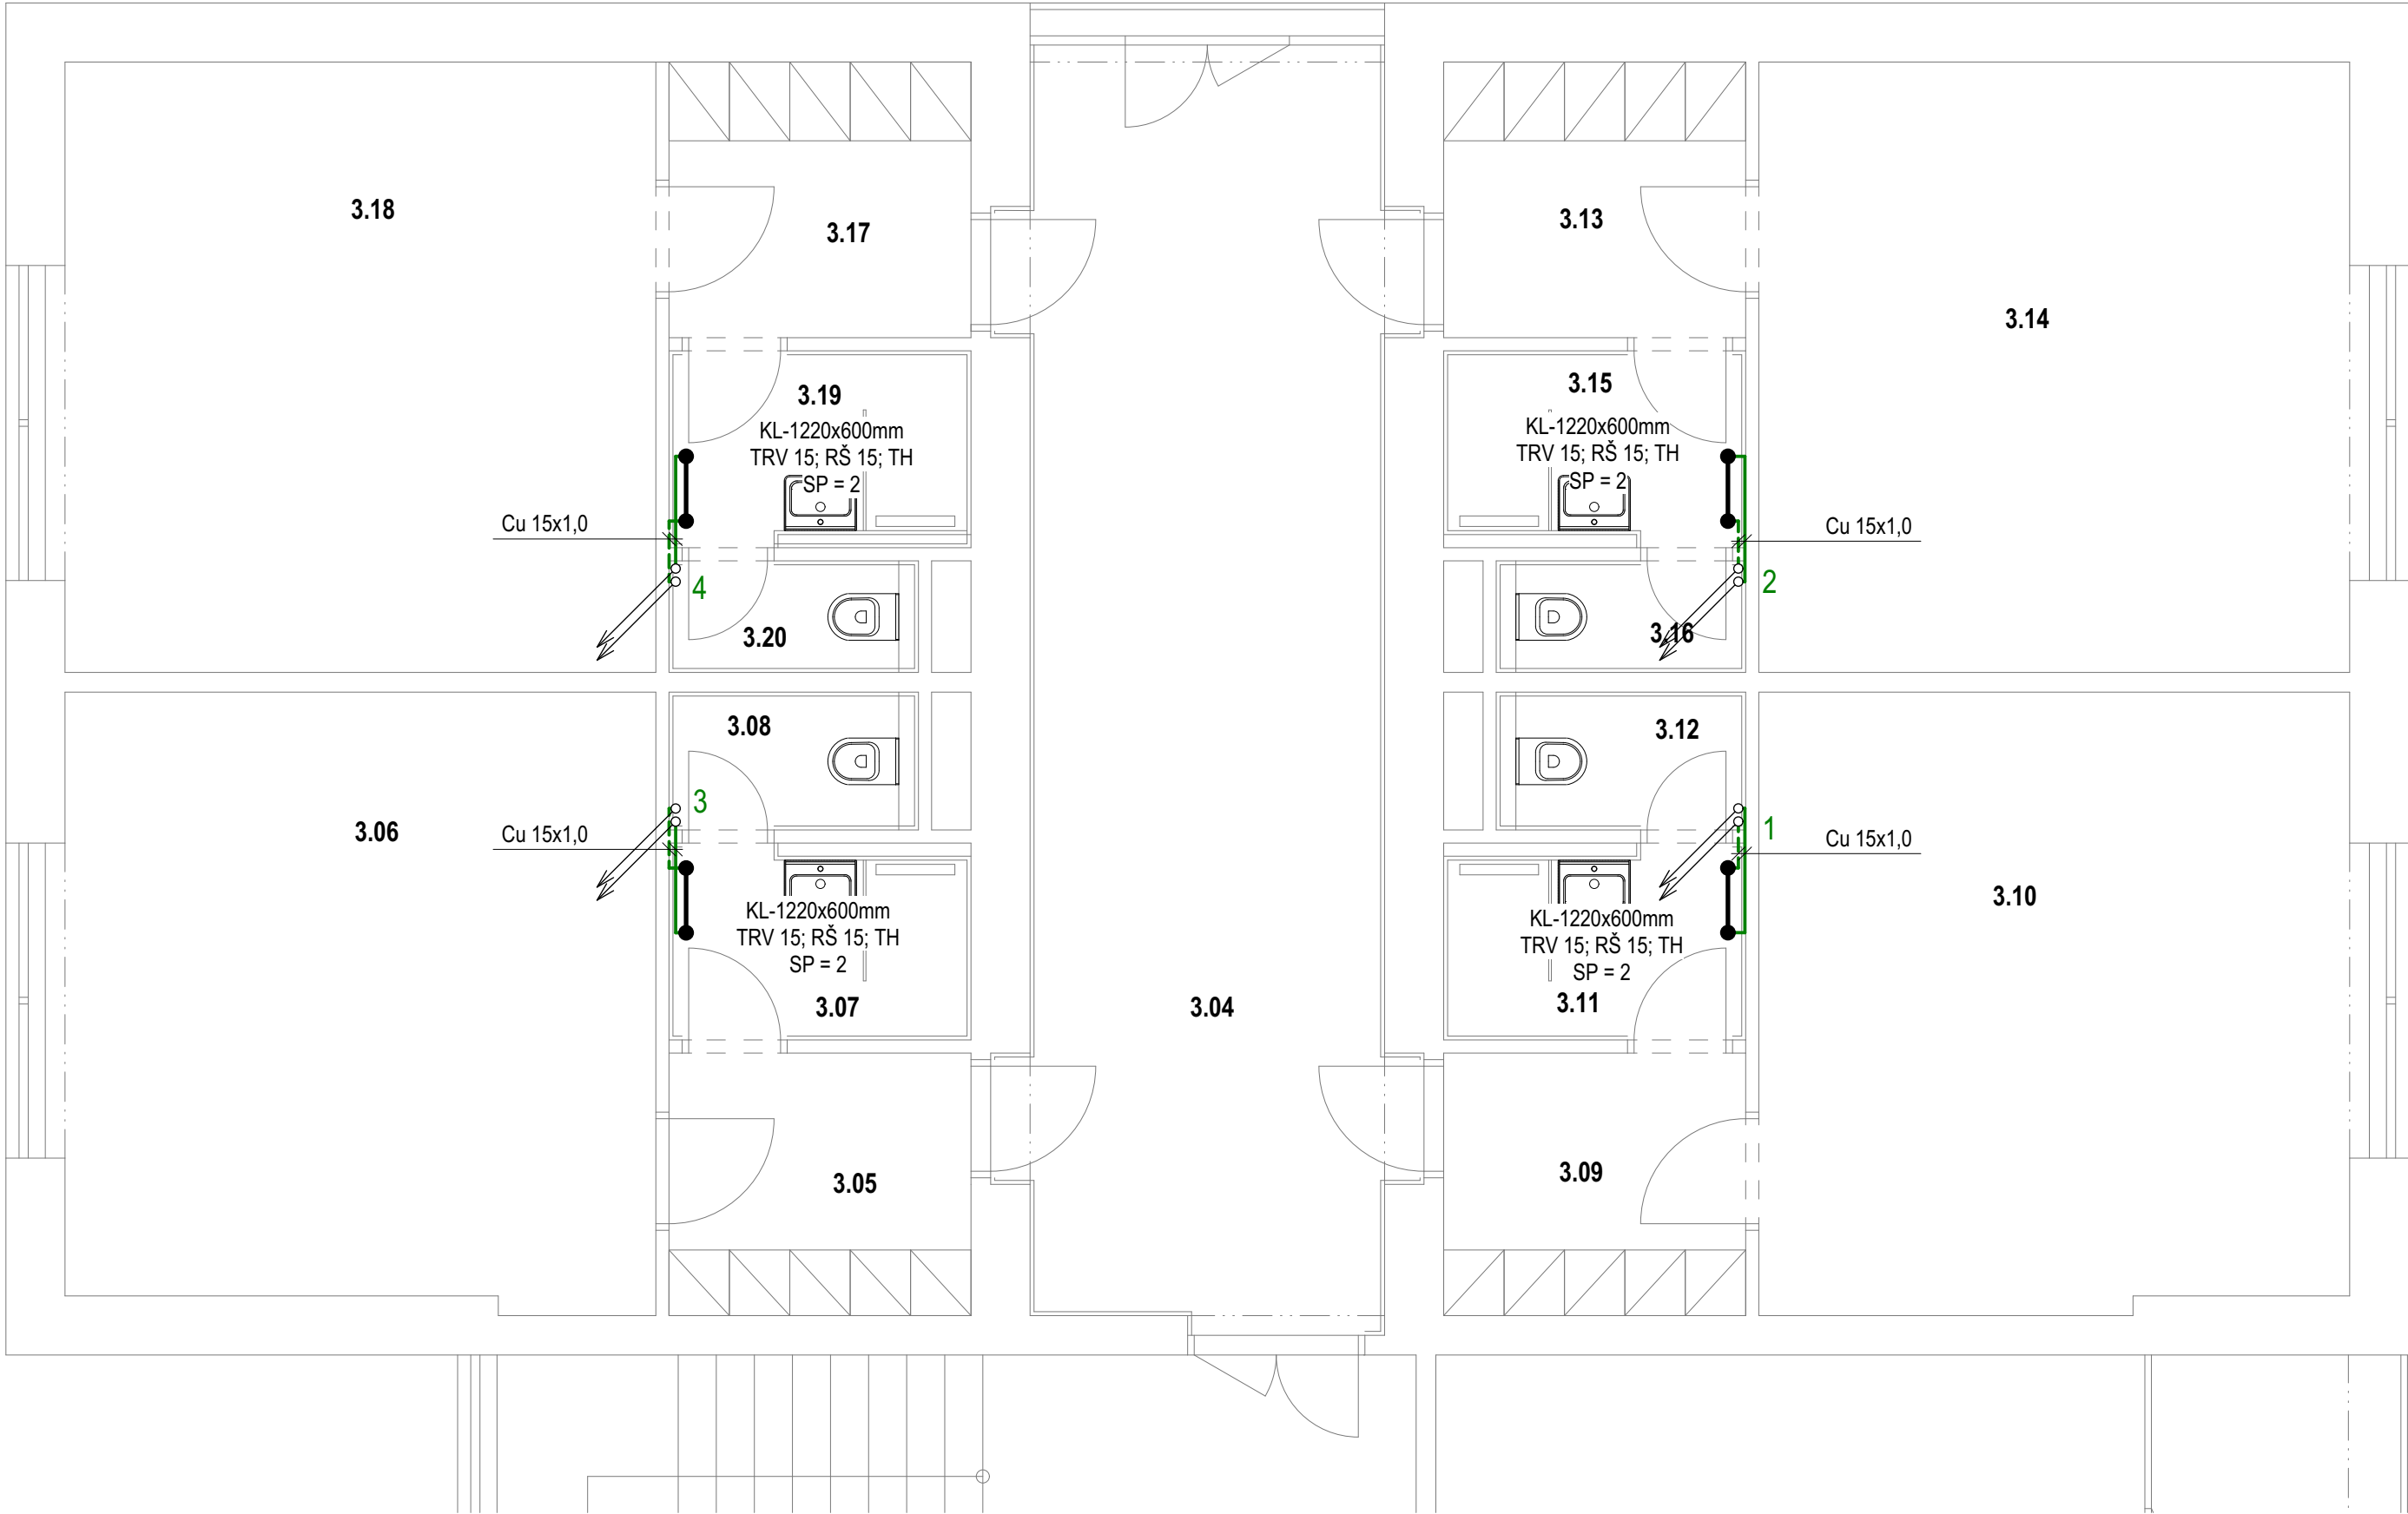

LEGENDA ÚČELU MÍSTNOSTI:

OZN.	NÁZEV	PLOCHA (m²)
2.01	HOSPODÁŘSKÁ LODŽIE	7,00
2.02	CHODBA	46,40
2.03	CHODBA	27,40
2.04	PŘEDSÍŇ	4,70
2.05	ČTYŘLŮŽKOVÝ POKOJ	21,30
2.06	KOUPELNA	3,50
2.07	WC	1,90
2.08	PŘEDSÍŇ	4,80
2.09	ČTYŘLŮŽKOVÝ POKOJ	21,30
2.10	KOUPELNA	3,50
2.11	WC	1,50
2.12	PŘEDSÍŇ	4,80
2.13	ČTYŘLŮŽKOVÝ POKOJ	21,50
2.14	KOUPELNA	3,50
2.15	WC	1,50
2.16	PŘEDSÍŇ	4,80
2.17	ČTYŘLŮŽKOVÝ POKOJ	21,50
2.18	KOUPELNA	3,50
2.19	WC	1,50

PŮDORYS 3NP:

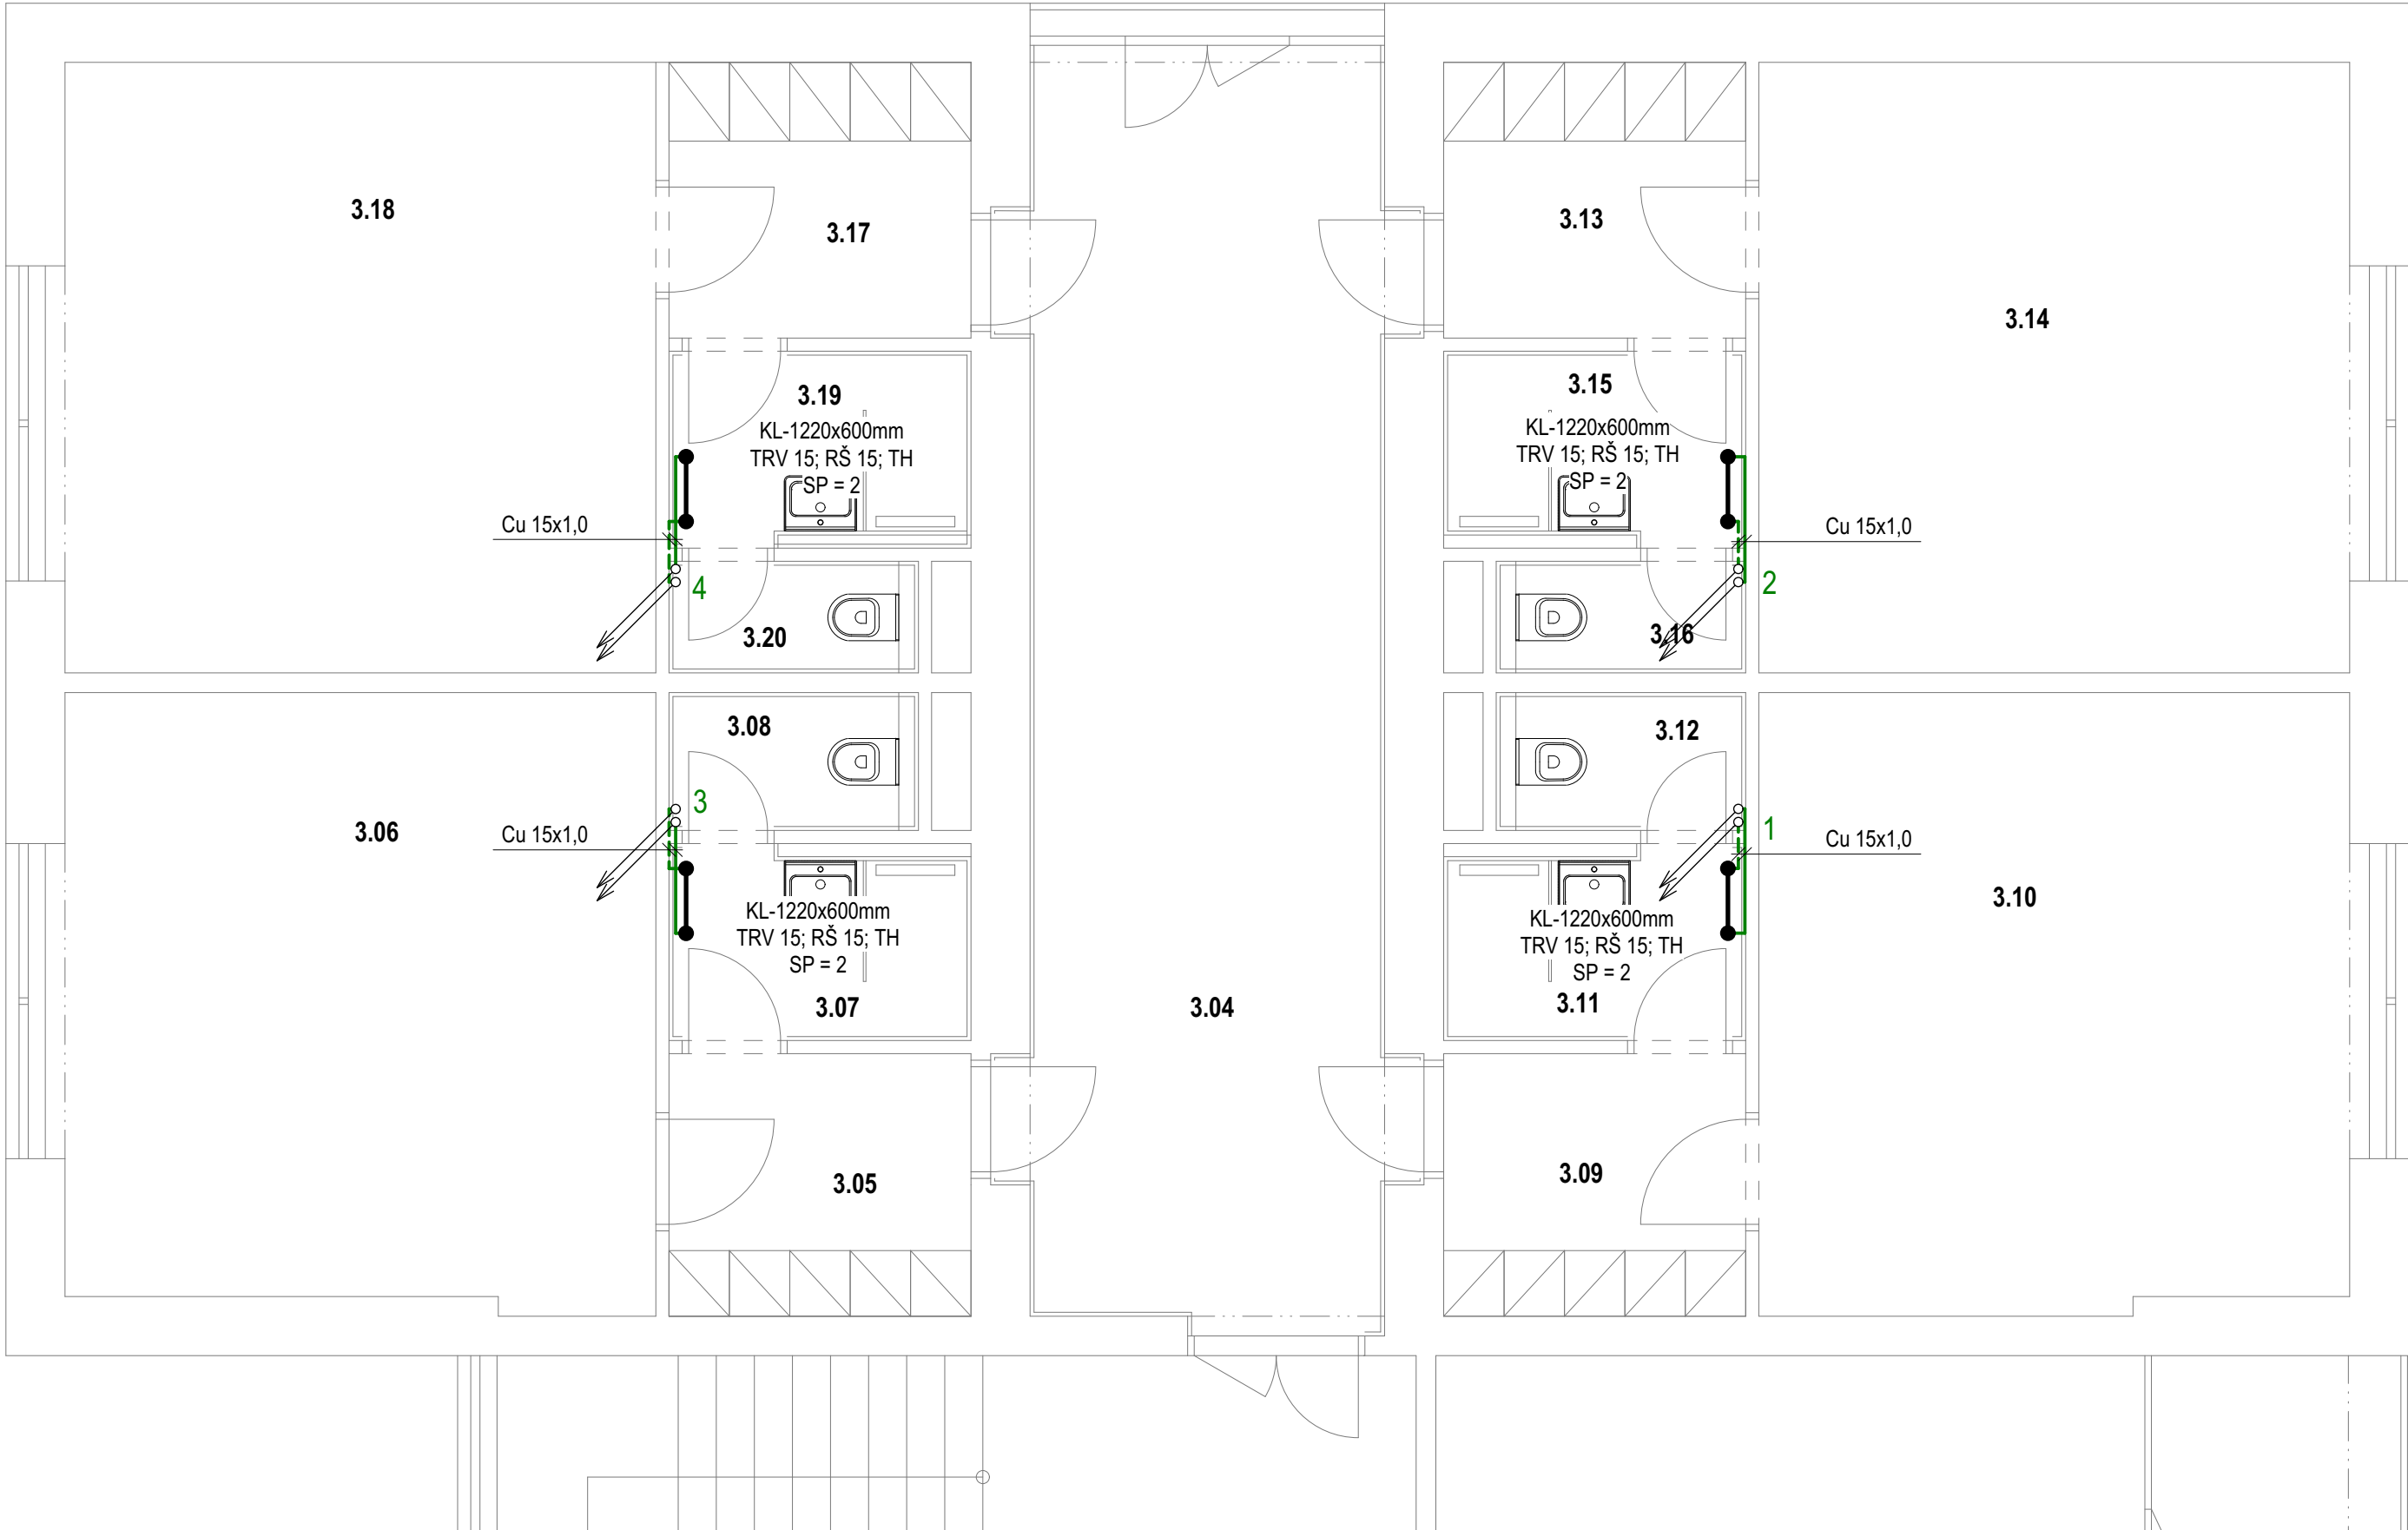

LEGENDA ÚČELU MÍSTNOSTI:

OZN.	NÁZEV	PLOCHA (m²)
3.01	LODŽIE	5,90
3.02	SPOLEČENS. MÍSTNOST	20,00
3.03	CHODBA	25,90
3.04	CHODBA	27,40
3.05	PŘEDSÍŇ	4,70
3.06	ČTYŘLŮŽKOVÝ POKOJ	21,30
3.07	KOUPELNA	3,50
3.08	WC	1,90
3.09	PŘEDSÍŇ	4,80
3.10	ČTYŘLŮŽKOVÝ POKOJ	21,30
3.11	KOUPELNA	3,50
3.12	WC	1,50
3.13	PŘEDSÍŇ	4,80
3.14	ČTYŘLŮŽKOVÝ POKOJ	21,50
3.15	KOUPELNA	3,50
3.16	WC	1,50
3.17	PŘEDSÍŇ	4,80
3.18	ČTYŘLŮŽKOVÝ POKOJ	21,50
3.19	KOUPELNA	3,50
3.20	WC	1,50

LEGENDA ČAR A TVAROVEK:

- NOVÉ ROZVODY VYTÁPĚNÍ** - POTRUBÍ MĚDĚNÉ POLOTVRDÉ;  
- SPOJOVÁNO SYSTÉMOVÝMI MĚDĚNÝMI TVAROVKAMI PÁJENÍM  
- POTRUBÍ BEZ TEPELNÉ IZOLACE  
- POTRUBÍ BUDE OPATŘENO NÁTĚREM BARVY DLE INTERIÉRU
- STÁVAJÍCÍ ROZVODY VYTÁPĚNÍ** - POTRUBÍ OCELOVÉ SVAŘOVANÉ;  
- POTRUBÍ BEZ TEPELNÉ IZOLACE  
- POTRUBÍ JE OPATŘENO NÁTĚREM BÍLÉ BARVY
- OCELOVÉ TRUBKOVÉ OTOPNÉ TĚLESO** KOUPELNOVÉ.  
- SE SPODNÍM KRAJNÍM PŘIPOJENÍM  
- V ROVNÉM PROVEDENÍ S LINEÁRNÍMI PROFILY - KL
- SP** STUPEŇ PŘEDNASTAVENÍ TERMOSTATICKÉHO VENTILU OTOPNÉHO TĚLESA  
**1 - 4** OZNAČENÍ STOUPAČÍCH POTRUBÍ PROCHÁZEJÍCÍCH PŘES VÍCE PODLAŽÍ

LEGENDA ARMATUR A ZAŘÍZENÍ:

- TH** TERMOSTATICKÁ HLAVICE KAPALINOVÁ V PROVEDENÍ PRO VEŘEJNÉ PROSTORY (ZABEZPEČENÍ PROTI KRÁDEŽI)
- TRV** TERMOSTATICKÝ RADIÁTOROVÝ VENTIL DN15 **PŘÍMÝ** - PŘIPOJENÍ NA OTOPNÉ TĚLESO VNĚJŠÍ ZÁVIT 1/2", PŘIPOJENÍ NA POTRUBÍ 1x SVĚRNÉ ŠROUBENÍ 1/2" PRO MĚDĚNÉ POTRUBÍ 15x1,0
- RŠ** REGULAČNÍ RADIÁTOROVÉ ŠROUBENÍ DN15 **PŘÍMÉ**, UZAVÍRATELNÉ S VYPOUŠTĚNÍM PŘIPOJENÍ NA OTOPNÉ TĚLESO VNĚJŠÍ ZÁVIT 1/2", PŘIPOJENÍ NA POTRUBÍ 1x SVĚRNÉ ŠROUBENÍ 1/2" PRO MĚDĚNÉ POTRUBÍ 15x1,0

POZNÁMKA:

STÁVAJÍCÍ ROZVODY VYTÁPĚNÍ BYLY ČÁSTEČNĚ OVĚŘENY OBHLÍDKOU, AVŠAK V NĚKTERÝCH ÚSECÍCH NEBYLO MOŽNO TRASY OVĚRIT. V PŘÍPADĚ ODLUŠTNOSTI VYPLYNUVŠÍCH PŘI REALIZACI JE NUTNÉ UPRAVIT NAPOJENÍ NA STÁVAJÍCÍ ROZVODY VYTÁPĚNÍ.

STÁVAJÍCÍ LITINOVÁ OTOPNÁ TĚLESA V MÍSTĚ HYGIENICKÝCH ZÁZEMÍ BUDOU DEMONTOVÁNY A NAHRAZENY NOVÝMI TRUBKOVÝMI KOUPELNOVÝMI OTOPNÝMI TĚLESY.

STÁVAJÍCÍ ROZVODY V MÍSTĚ HYGIENICKÝCH ZÁZEMÍ BUDOU DEMONTOVÁNY A NAHRAZENY NOVÝMI MĚDĚNÝMI.



název akce: <b>SŠ řemesel a služeb Moravské Budějovice, rekonstrukce domova mládeže</b>			<b>Ing. Michal Vondrák</b> Březinova 1304/53, 674 01 Třebíč IČ: 01746090 tel.: +420 774 021 817 email: vondrak.michal@post.cz		
stavební objekt:					
místo stavby: Tovačovského sady 79, 676 02 Moravské Budějovice, k. ú. Moravské Budějovice, p.č. st. 578			č.zakázky: 073-2022		č. paré:
stavebník: Kraj Vysočina, Žižkova 57/1882, 587 33 Jihlava			datum: 03/2023		
zodp. projektant:	vedoucí projektu:	vypracoval:	stupeň: DSP+DPS		
Ing. Michal Vondrák	Ing. arch. Michal Zlatuška	Ing. Michal Vondrák	měřítko: 1:50		
část projektu: <b>D.1.4.2 VYTÁPĚNÍ</b>			číslo výkresu:		
obsah výkresu: <b>VYTÁPĚNÍ - PŮDORYS 2NP, 3NP</b>			<b>D.1.4.2.03</b>		