



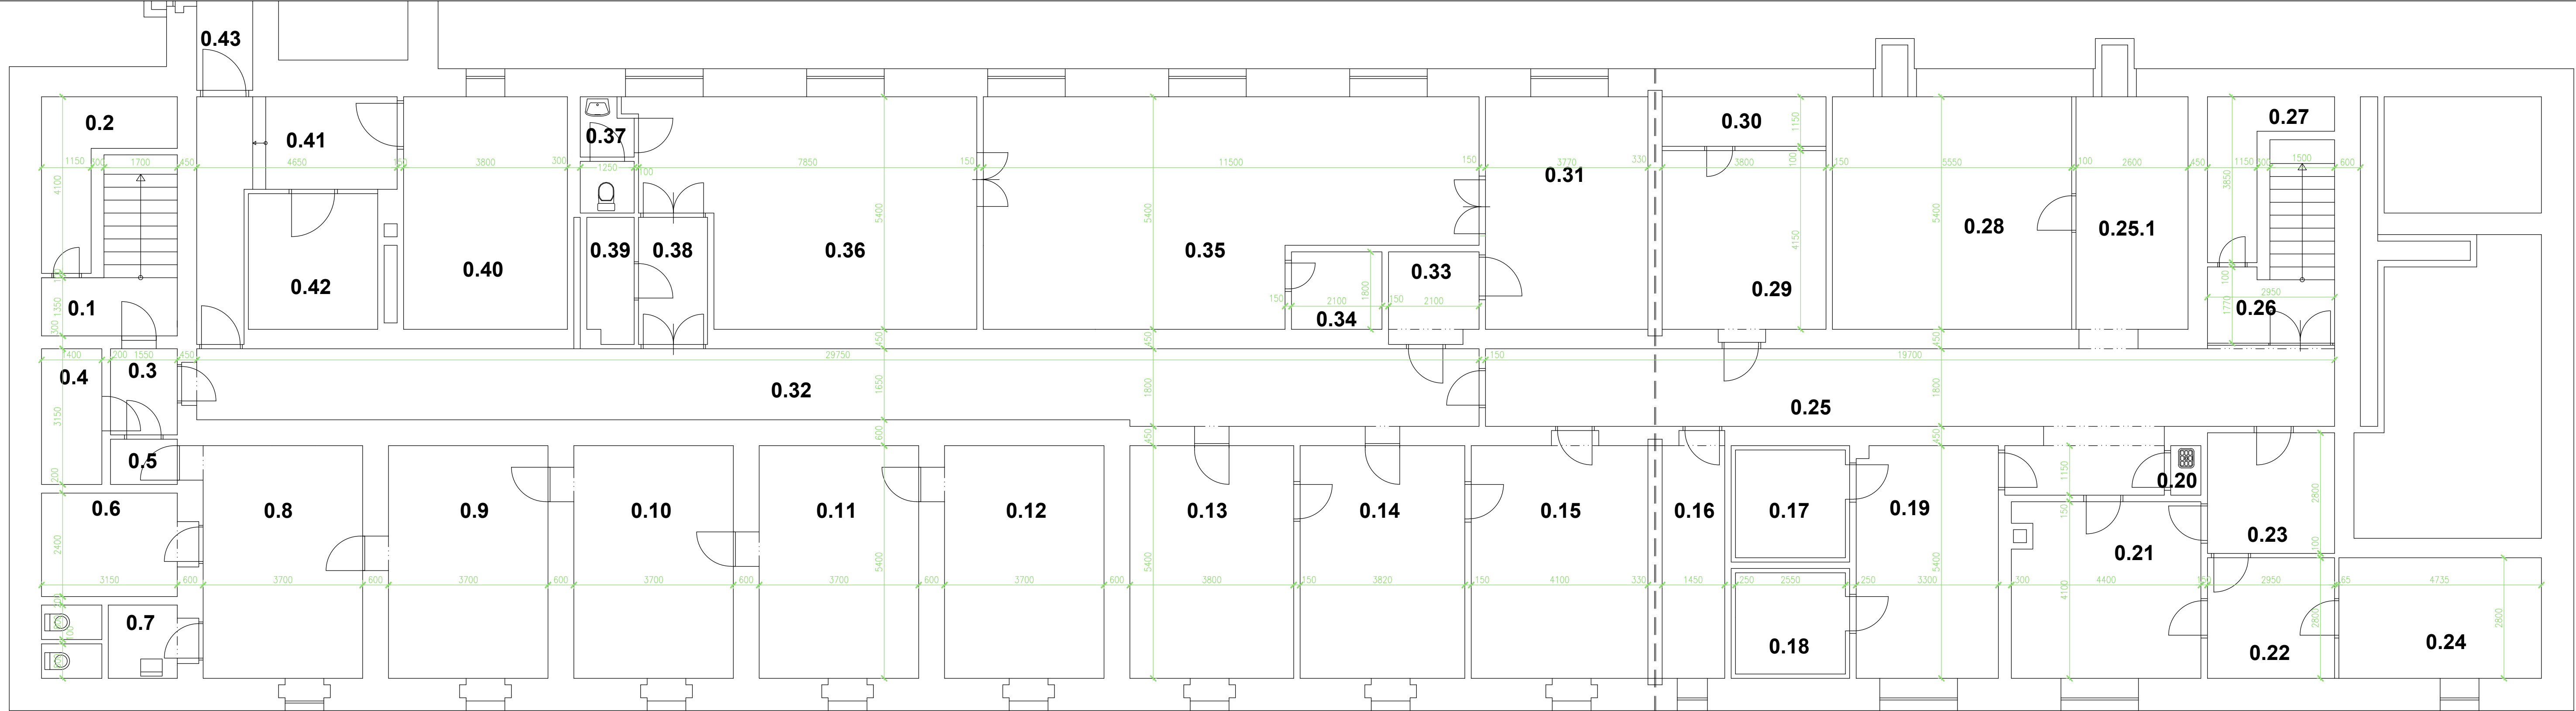

ČÍSLO	NÁZEV MÍSTNOSTI	PLOCHA (m²)	PODLAHA	STROP	POZNÁMKA
0.32	CHODBA	51,3			NOVÁ VÝMALBA STĚN A STROPU
0.33	SKLAD	4,40			NOVÁ VÝMALBA STĚN A STROPU
0.34	ŠATNA	3,78			
0.35	SUŠÁRNA	53,3			
0.36	PRÁDELNA	37,8			
0.37	WC PRÁDELNA	3,17			
0.38	VSTUP PRÁDELNA	4,72			
0.39	SKLAD	3,13			
0.40	DÍLNA ÚDRŽBÁŘE	20,5			
0.41	CHODBA ÚDRŽBÁŘ	14,0			

ČÍSLO	NÁZEV MÍSTNOSTI	PLOCHA (m²)	PODLAHA	STROP	POZNÁMKA
0.42	SKLAD ÚDRŽBÁŘE	9,50			
0.43	CHODBA K VÝMĚNIKOVÉ STANICI	19,0			

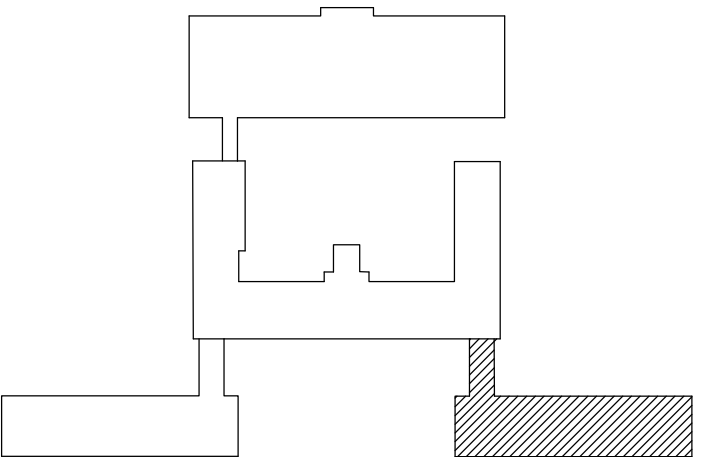

ČÍSLO	NÁZEV MÍSTNOSTI	PLOCHA (m²)	PODLAHA	STROP	POZNÁMKA
0.1	SCHODIŠTĚ	9,10			NOVÁ VÝMALBA STĚN A STROPU
0.2	SKLAD POD SCHODY	7,10			UMÝV.NATĚR STĚN 1500mm
0.3	CHODBA KRYT	3,10			NOVÁ VÝMALBA STĚN A STROPU
0.4	KRYT	4,41			
0.5	VSTUP KRYT	1,60			
0.6	KRYT	20,0			
0.7	WC KRYT	5,40			
0.8	KRYT	20,0			
0.9	KRYT	20,0			
0.10	KRYT	20,0			
0.11	KRYT	20,0			
0.12	KRYT	20,0			
0.13	SPISOVNA	20,5			
0.14	SKLAD KUCHYŇ	20,6			
0.15	SKLAD KUCHYŇ	22,1			
0.16	KOMPRESOROVNA	7,83			
0.17	CHLADIČÍ BOX	6,40			
0.18	CHLADIČÍ BOX	6,00			
0.19	SKLAD	17,7			NOVÁ VÝMALBA STĚN A STROPU
0.20	ÚKLIDOVÁ MÍSTNOST	0,80			NOVÁ VÝMALBA STĚN A STROPU
0.21	ŠKRABKA BRAMBOR	17,7			NOVÁ VÝMALBA STĚN A STROPU
0.22	SKLAD	8,26			NOVÁ VÝMALBA STĚN A STROPU
0.23	MRAŽÁKY	8,20			NOVÁ VÝMALBA STĚN A STROPU
0.24	SKLAD ZELENINY	13,2			NOVÁ VÝMALBA STĚN A STROPU
0.25.1	CHODBA K VÝTAHU	14,0			NOVÁ VÝMALBA STĚN A STROPU
0.25	CHODBA	41,2			NOVÁ VÝMALBA STĚN A STROPU
0.26	SCHODIŠTĚ	9,60			NOVÁ VÝMALBA STĚN A STROPU
0.27	SKLAD POD SCHODY	5,88			
0.28	SKLAD POTRAVIN	30,0			
0.29	VZT	15,8			
0.30	SKLAD	4,37			
0.31	SKLAD	20,4			NOVÁ VÝMALBA STĚN A STROPU

ELMI

SYSTEM

ELMI SYSTEM, s.r.o.
HROTOVICKÁ 190, 674 01 TŘEBÍČ
TEL. 568 020 111, info@elmisystem.cz

INVESTOR:
Kraj Vysočina
Žitkova 57/1882
587 33 Jihlava

VYPRACOVAL:
Filip Marek
F. Marek

ODP.PROJ.PROFESE:
Filip Marek
F. Marek

HLAVNÍ PROJEKTANT STAVBY:
ELMI SYSTEM s.r.o., Třebíč

AKCE:
VOŠ A SOŠ Žďár nad Sázavou
REKONSTRUKCE ELEKTROINSTALACE - I.ETAPA

ČÁST:
SO 04 - INTERNÁT DÍVKY

PROFESE:
STAVEBNÍ ÚPRAVY

PÁŘE:

FORMAT:
8 A4

DATUM:
10/2018

STUPEŇ PD:
DPS

MĚŘÍTKO:
1:75

ZAK.ČÍSLO:
6633

Č.VÝKRESU

PŮDORYS 1.P.P.

SO 04-1