



 
 
LEGENDA POTRUBÍ

- STÁVAJÍCÍ NTL AREÁLOVÝ PLYNOVOD
- + STÁVAJÍCÍ VNITŘNÍ PLYNOVOD
- NAVRHOVANÝ NTL AREÁLOVÝ PLYNOVOD
- + NAVRHOVANÝ VNITŘNÍ PLYNOVOD

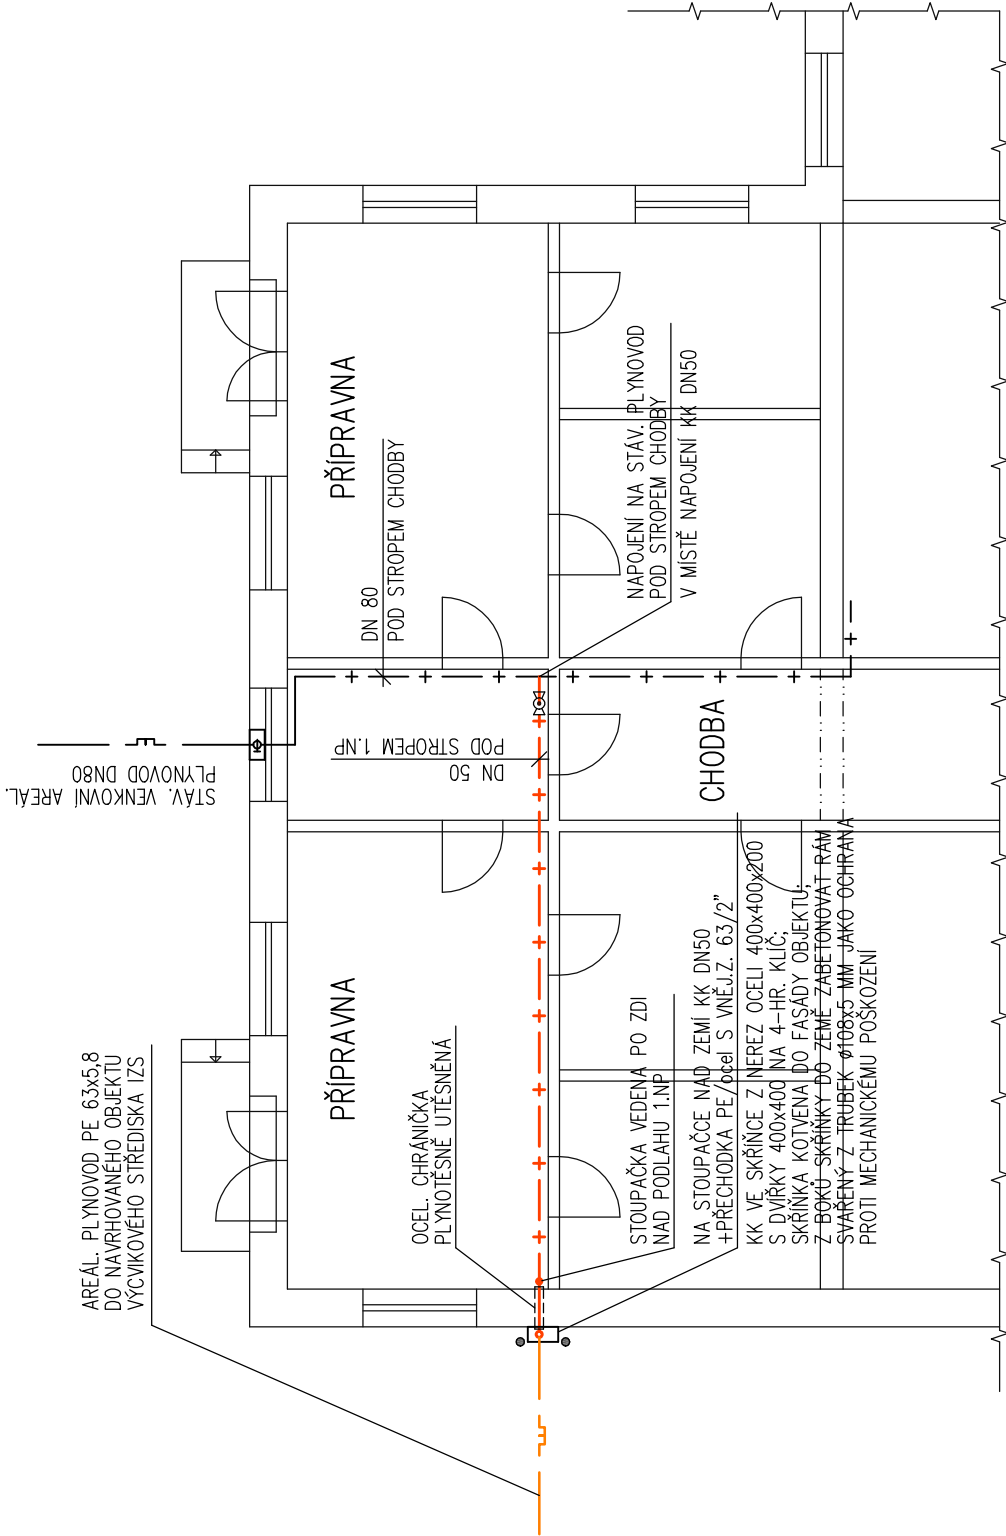

k.ú. HORNÍ KOSOV (643084)

| | | | | | |
|-------|---------|--------------|------------|------------------|-----------|
| | | | | | |
| 0 | 09/2016 | PRVNÍ VYDÁNÍ | JAN VACEK | JAN VACEK | ING.RYBÁŘ |
| ČÍSLO | DATUM | POPIS ZMĚN | VYPRACOVAL | ZODP. PROJEKTANT | AUTOR |

| | | |
|---|---|---|
| <div>INVESTOR:  KRAJ VYSOČINA Žižkova 37 587 33 Jihlava</div> | <div>PROJEKTANT ČÁSTI:  PC PROJEKT CENTRUM <small>NOVA s.r.o.</small></div> | <div>GENERÁLNÍ PROJEKTANT:  PC PROJEKT CENTRUM <small>NOVA s.r.o.</small></div> |
| MÍSTO STAVBY: JIHLAVA | VYPRACOVAL: JAN VACEK | AUTOR: ING.RYBÁŘ |
| STAVEBNÍ ÚŘAD: JIHLAVA | ZODP.PROJEKTANT: JAN VACEK | ARCH. NÁVRH: ING. ARCH. ŠTEFL |
| NÁZEV AKCE: | | |
| VZDĚLÁVACÍ A VÝCVIKOVÉ STŘEDISKO INTEGROVANÉHO ZÁCHRANNÉHO SYSTÉMU V JIHLAVĚ | | |
| OBJEKT: IO-05: ROZŠÍŘENÍ NTL AREÁLOVÉHO PLYNOVODU | ČÁST: D2. INŽENÝRSKÉ OBJEKTY | FORMÁT: 2xA4 |
| | | DATUM: 09/2016 |
| | | STUPEŇ PD: DÚR+DSP+DPS |
| | | Č. ZAKÁZKY: 16–143 |
| | | MĚŘÍTKO: 1:100 |
| | | SOUBOR: D25–6_PUD–PLYN |
| OBSAH: PŮDORYS 1.NP OBJEKTU ZSZ - NAPOJENÍ PLYNOVODU | Č.VÝKRESU: D2.05.06 | Č. PARÉ |

DOKUMENTACI LŽE POUŽÍVAT POUZE VĚ SMYSLU PŘÍSLUŠNĚ SMLOUVY O DÍLO. VÝKRES ČI JEHO ČÁST MŮŽE BÝT KOPÍROVÁN NEBO JINÝM ZPŮSOBEM ROZŠÍŘOVÁN POUZE PO PŘEDCHOZÍM SOUHLASU AUTORA