


# KOORDINAČNÍ SITUACE STAVBY

M 1:200

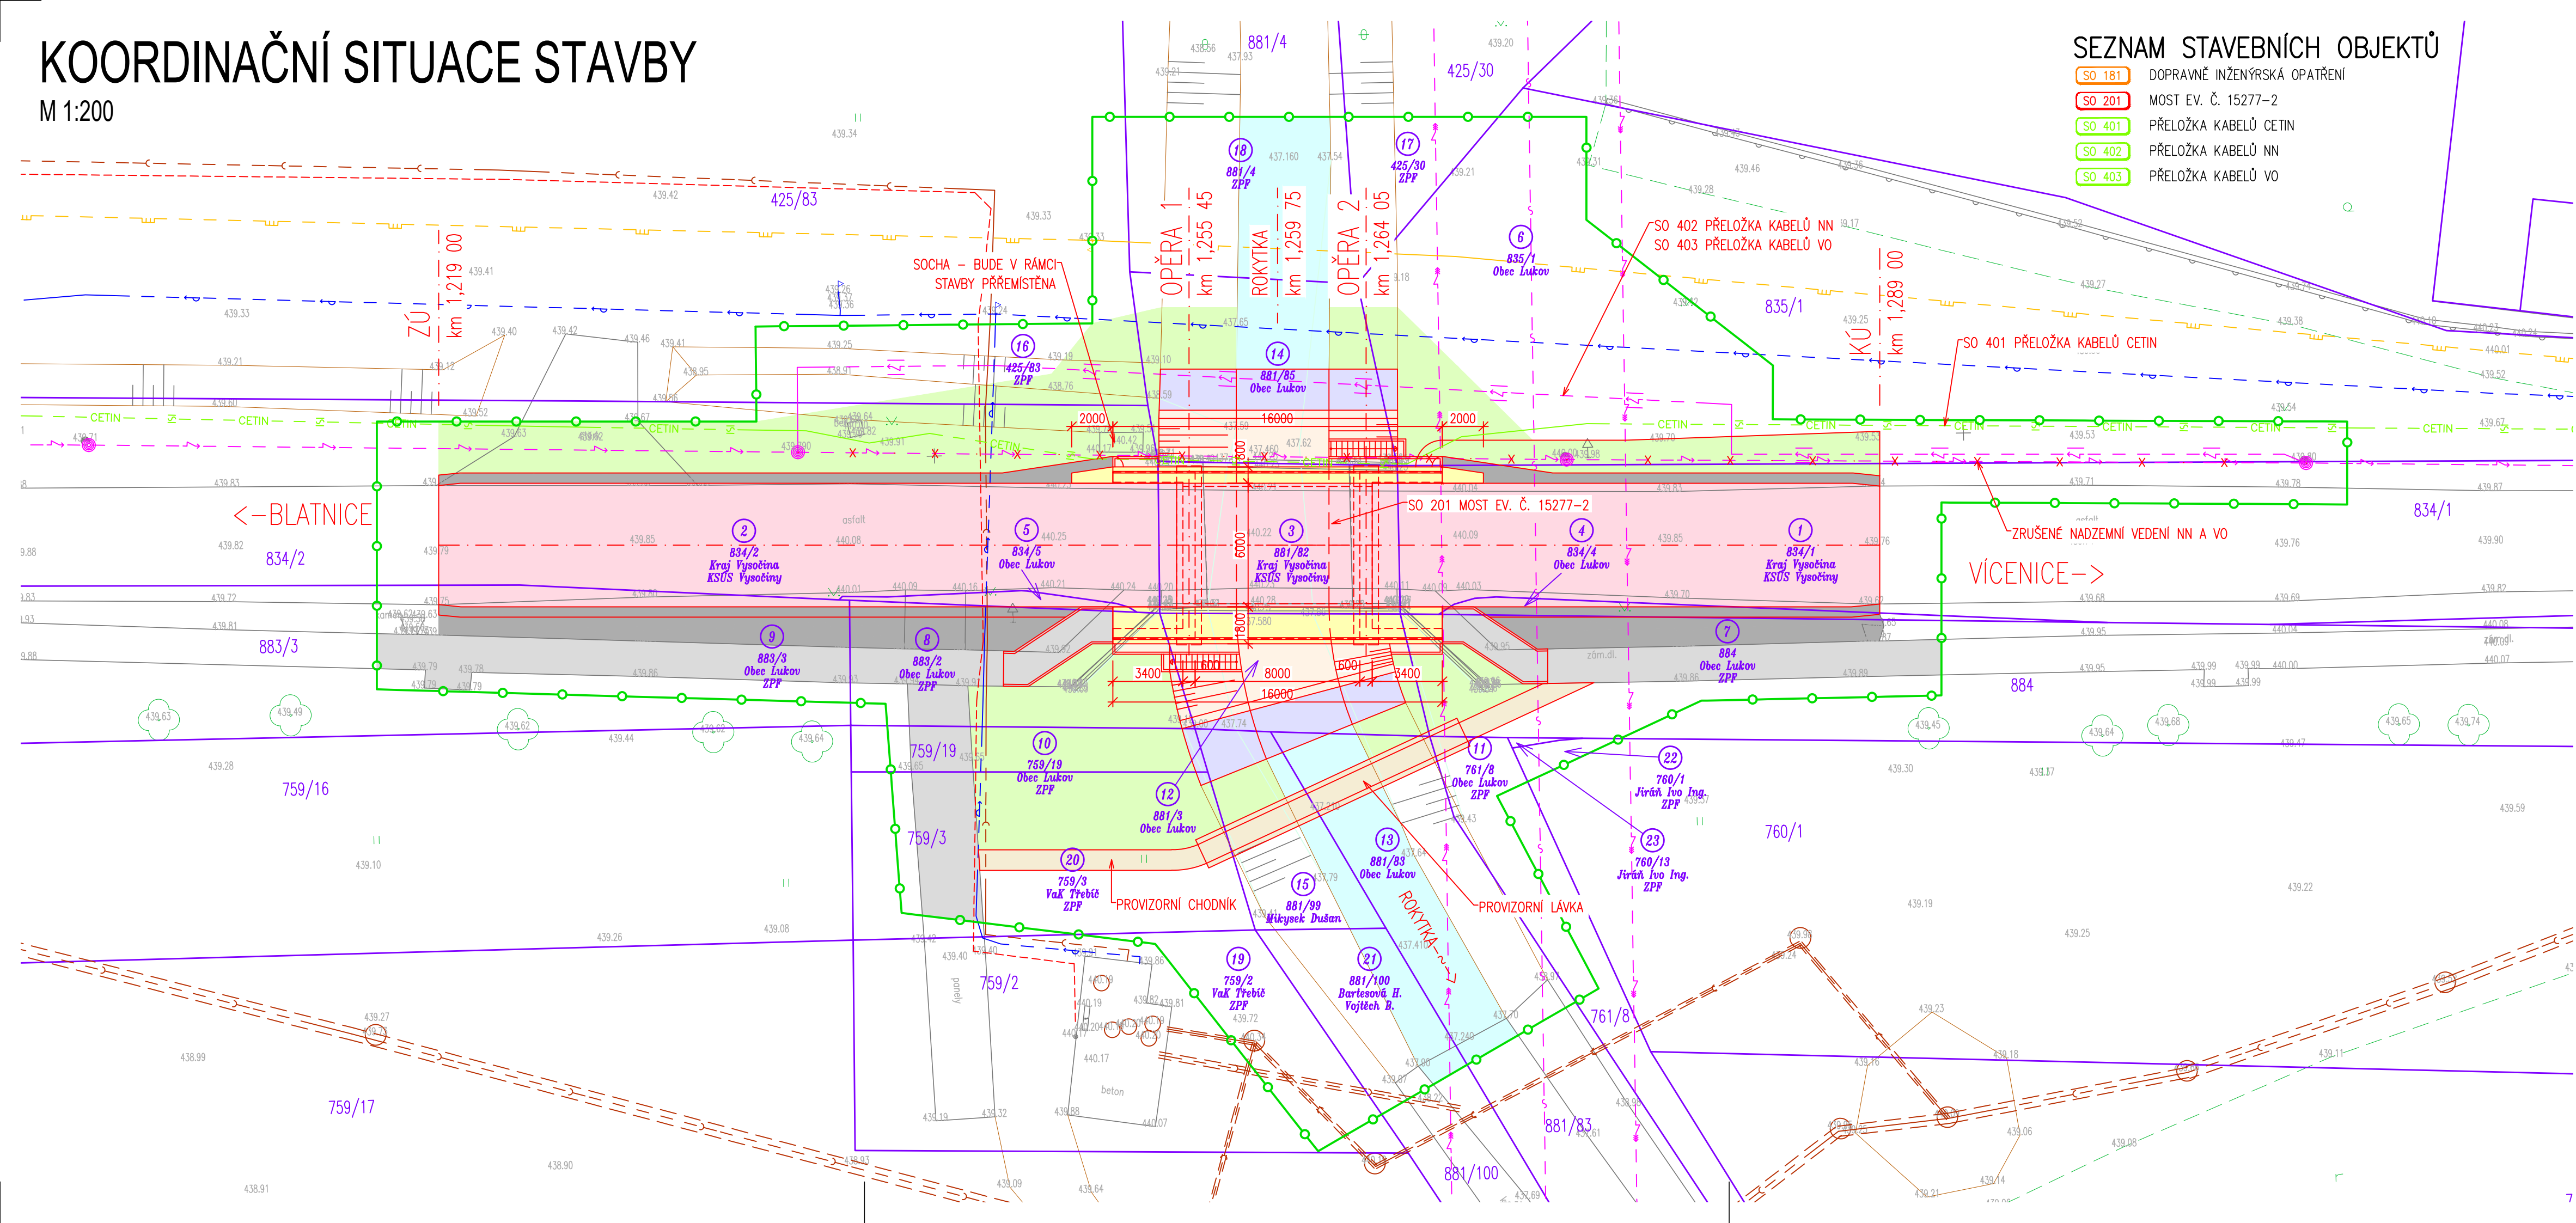


## SEZNAM STAVEBNÍCH OBJEKTŮ

- SO 181 DOPRAVNĚ INŽENÝRSKÁ OPATŘENÍ
- SO 201 MOST EV. Č. 15277-2
- SO 401 PŘELOŽKA KABELŮ CETIN
- SO 402 PŘELOŽKA KABELŮ NN
- SO 403 PŘELOŽKA KABELŮ VO

## LEGENDA

- STÁVAJÍCÍ STAV – ZAMĚŘENÍ
- NOVÝ STAV
- HRANICE PARCEL KN
- OBVOD STAVBY
- NADZEMNÍ VEDENÍ VVN (E.ON)
- NADZEMNÍ VEDENÍ SDĚLOVACÍ (E.ON)
- NADZEMNÍ VEDENÍ NN (E.ON)
- ZRUŠENÉ NADZEMNÍ VEDENÍ NN (E.ON)
- PŘELOŽKA – PODZEMNÍ VEDENÍ NN (E.ON)
- OPTICKÝ KABEL V HDPE TRUBCE (CETIN)
- VODOVOD (VAS, a.s. TŘEBÍČ)
- KANALIZACE (VAS, a.s. TŘEBÍČ)
- ELEKTRICKÝ KABEL (VAS, a.s. TŘEBÍČ)
- ŽIVIČNÁ VOZOVKA
- SJEZDY A KRAJNICE Z DRTĚ, ŠTĚRKU
- ŘÍMSY
- CHODNÍK ZA MOSTEM, PREFAB. PLOCHY
- KAMENNÁ DLAŽBA
- KAMENNÝ ZÁHOZ
- VODNÍ TOK
- OHUMUSOVÁNÍ, ZATRAVNĚNÍ
- PROVIZORNÍ PĚŠÍ TRASA

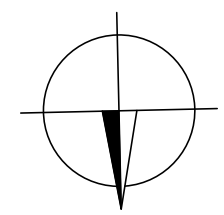



## POZNÁMKA:

VEŠKERÉ SÍTĚ JSOU ZAKRESLENY ORIENTAČNĚ DLE VYJÁDRĚNÍ SPRÁVCŮ.  
PŘED ZAHÁJENÍM VÝKOPOVÝCH PRACÍ VEŠKERÉ SÍTĚ NUTNO VYTÝČIT!

A

PDPS

SOUŘADNÝ SYSTÉM : JTSK  
VÝŠKOVÝ SYSTÉM : Bpv

Hlavní projektant:	Ing. Jaromír RUŠAR		 Majdalenky 19, 638 00 Brno Tel., fax: 545 222 037 E-mail: info@rusar.cz
Zodpovědný projektant:	Ing. Jaromír RUŠAR		
Vypracoval:	Ing. Pavel TOMÁŠIK		
Kontroloval:	Ing. Květoslav RUŠAR		
Kraj: Kraj Vysočina			Datum: 10/2019
Zadavatel: KSÚS Vysočiny, p.o., Kosovská 1122/16, 586 01 Jihlava			Formát: 4 A4
Název akce:			Měřítko: 1:200
III/15227 LUKOV - MOST EV. Č. 15227-2 A. SOUHRNNÉ ŘEŠENÍ STAVBY			Účel: PDPS
			Čís.zakáz.: 14 - 2019
			Archivní čís.: 5 - 2019
Název výkresu:			Čís.soupravy:
KOORDINAČNÍ SITUACE STAVBY			Čís. výkresu: A.2