



M 1:500

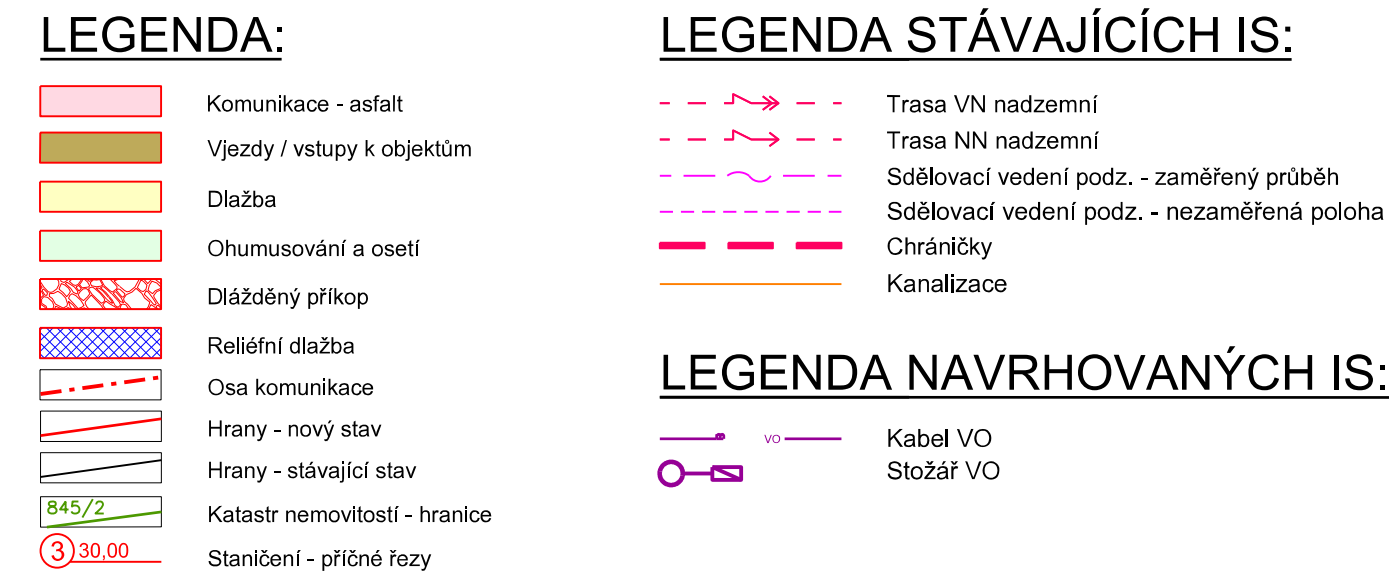

PELEC

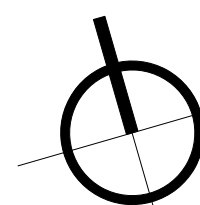

PŘED ZAPOČETÍM VÝKOPOVÝCH PRACÍ, JE NUTNO PROVÉST ZAMĚŘENÍ A VYTÝČENÍ VŠECH STÁVAJÍCÍCH PODZEMNÍCH A NADZEMNÍCH INŽENÝRSKÝCH SÍTÍ A ZAJISTIT JEJICH OCHRANU DLE POKYNŮ JEDNOTLIVÝCH SPRÁVCŮ

Souřadnicový systém : JTSK
Výškový systém : BpV

| | | |
|---|---|-----------------------------|
| Akce: II/639 ČASTROV PRŮTAH Dokumentace pro vydání společného povolení D.1 SO 101 SILNICE II/639 |  | |
| | Zakázka číslo: | 745-2018 |
| | Datum: | 12/2018 |
| | HIP: | Ing. Rambousek Martin |
| Investor: Krajská správa a údržba silnic Vysočiny, p.o. | Projektant: Ing. Přivara Jakub | |
| SITUACE - ČÁST 3 | Měřítko: 1:500 | Výkres č. D.1.2.c |