


M 1 : 500

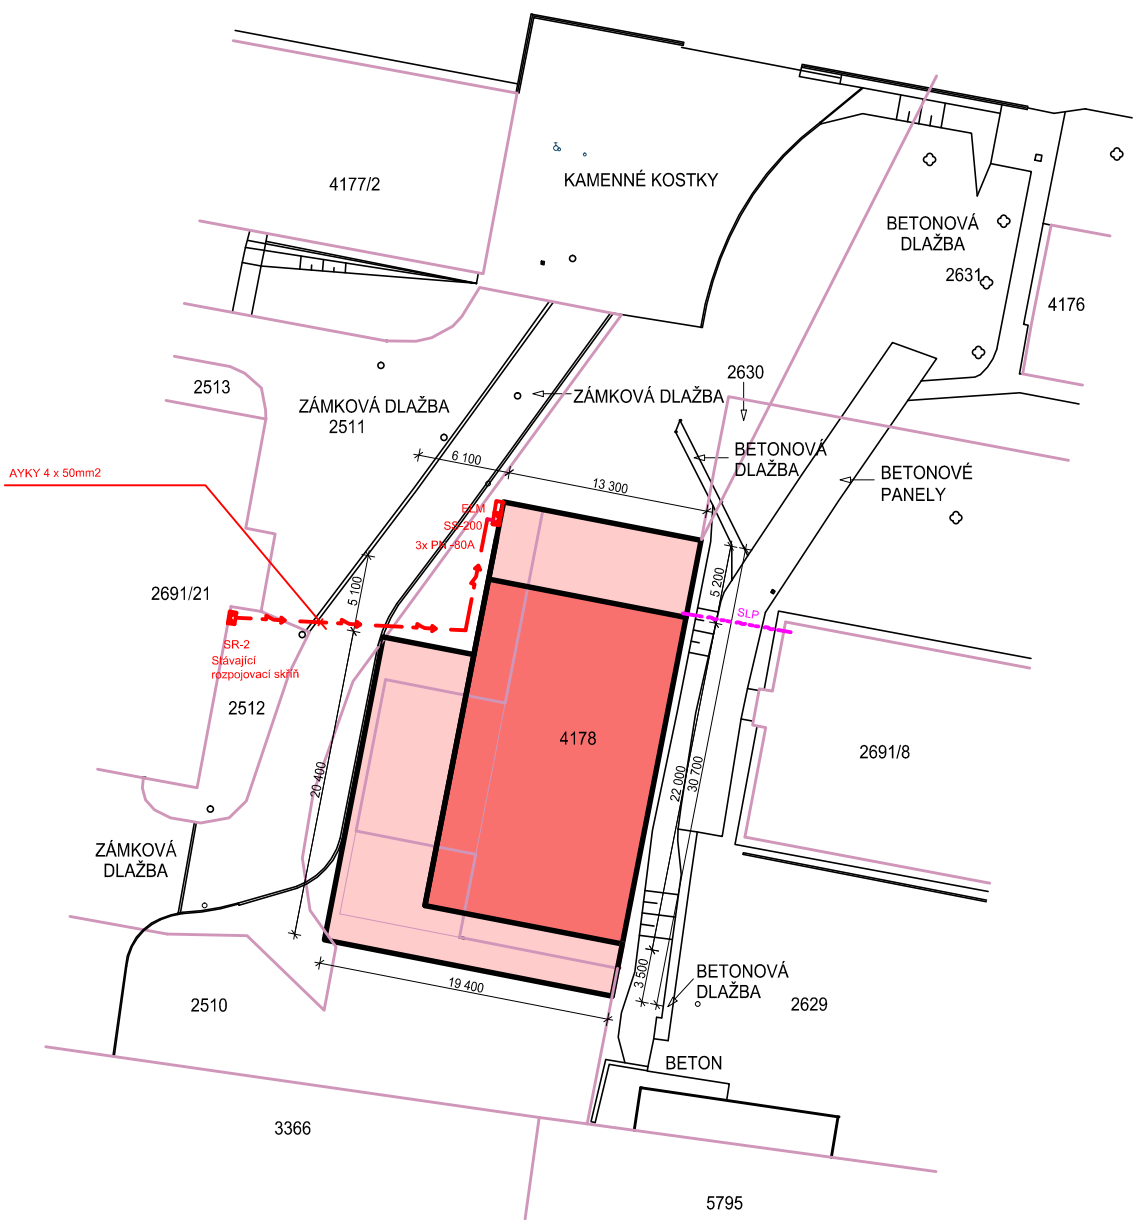

Legenda ploch a značení:

- DÍLNA ODBORNÉHO VÝCVIKU
- PŘÍSTAVBY DÍLNY ODBORNÉHO VÝCVIKU

Napěťová soustava 3/N/PE ~50 Hz, 400/230V
sít': TN-C
Ochrana před úrazem el. proudem
Automatickým odpojením od zdroje
nadproudovým jisticím prvkem

| | | | | | | | |
|--|--|--|--|--|--|------------------|--|
| Akce: SŠ STAVEBNÍ TŘEBÍČ - DÍLNA ODBORNÉHO VÝCVIKU | | Autorizace: | | C.U.B.E. s.r.o. Nad Zámkem 1072, 674 01 Třebíč mobil: (+420) 606 224 941 e-mail: info@cube-projekty.cz IČ: 282 67 419 DIČ: CZ28267419 | | | |
| Místo stavby: KATASTRÁLNÍ ÚZEMÍ: TŘEBÍČ PARCELNÍ ČÍSLA: st. 4178; 2510; 2511; 2512; 2629; 2630 | | | | | | | |
| Objednatel: STŘEDNÍ ŠKOLA STAVEBNÍ TŘEBÍČ KUBIŠOVA 1214/9 IČ: 60418451 674 01 TŘEBÍČ DIČ: CZ60418451 | | | | | | | |
| Zodpovědný projektant: | | Vypracoval: | | Kreslil: | | Datum: | |
| ING. LUDMILA JELÍNKOVÁ | | ING. LUDMILA JELÍNKOVÁ | | ING. LUDMILA JELÍNKOVÁ | | Zakázkové číslo: | |
| | | | | | | Formát: | |
| Oddíl: | | D.1.4e - SILNOPROUDÁ ELEKTROTECHNIKA ELEKTRONICKÉ KOMUNIKACE A ZAŘÍZENÍ | | | | Stupeň: | |
| Objekt: | | SO 01 - DÍLNA ODBORNÉHO VÝCVIKU | | | | Měřítko: 1:500 | |
| Obsah: | | PŘÍPOJKA NN - SITUACE | | | | Číslo výkresu: | |
| | | | | | | D.1.4e.04 | |
| | | | | | | Paré: | |