



PODPĚRNÁ KONSTRUKCE HORKOVODU 1:20


ŘEZ A-A

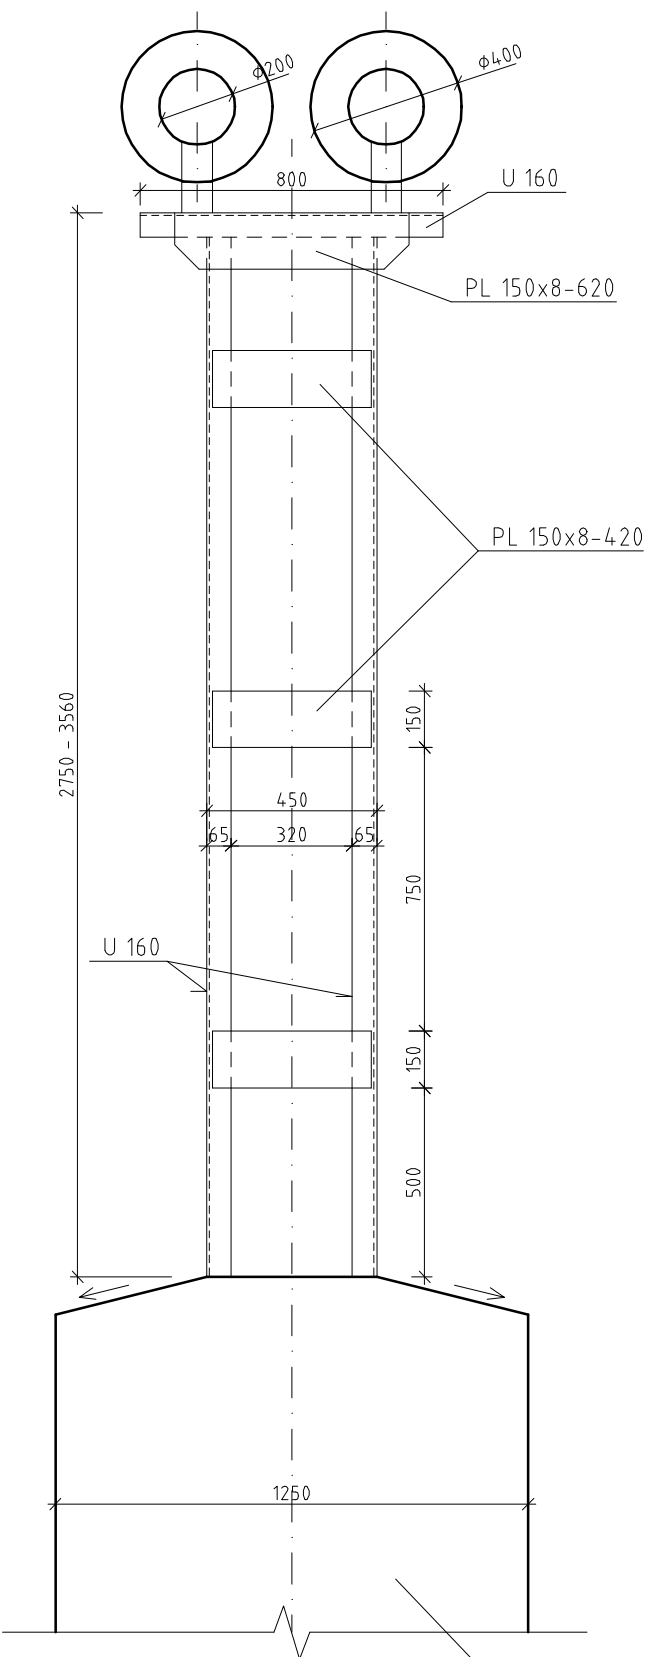

ŘEZ B-B

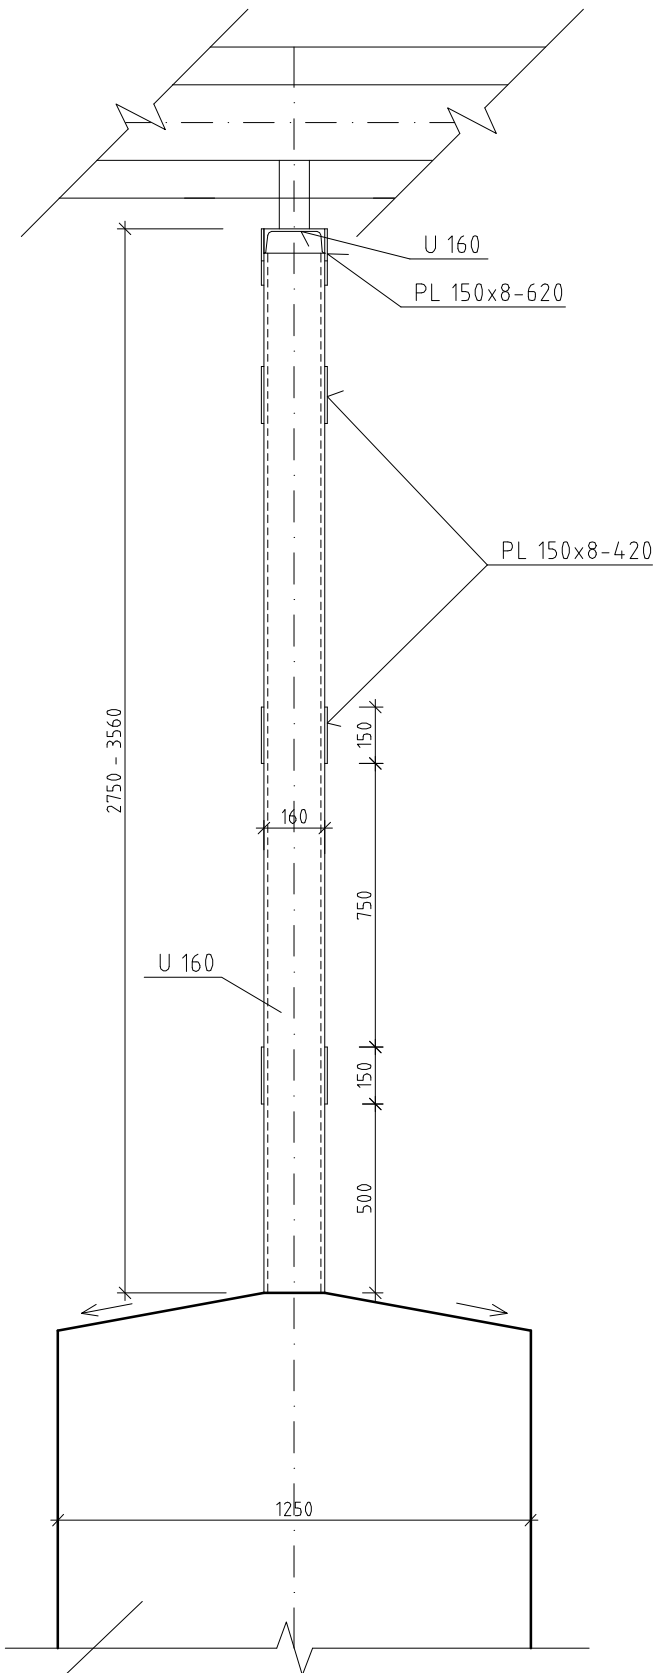

PŮDORYS

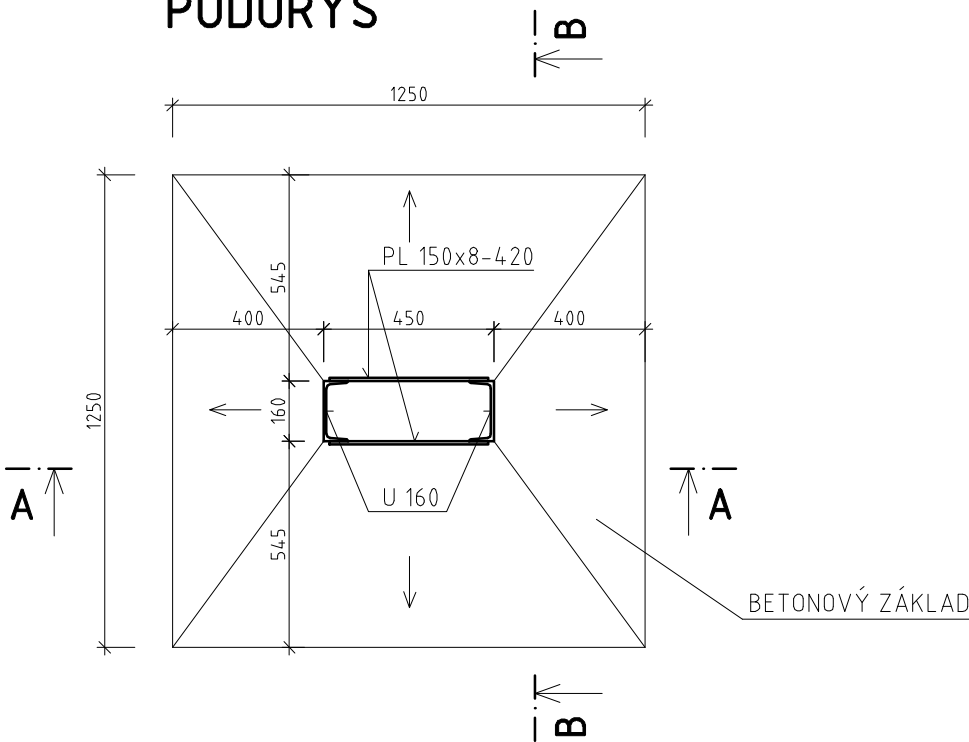

SOUŘADNICOVÝ SYSTÉM S-JTSK
VÝŠKOVÝ SYSTÉM Bpv

		TRANSCONSULT s.r.o.	
Nerudova 37, 500 02 Hradec Králové			
Vedoucí projektu	Ing. Hodek	Středisko 1	
Odpovědný projektant	Ing. Vrabcová	Vedoucí:	Ing. Hodek
Zpracovatel	Ing. Vrabcová	Zak. číslo	1 9 2 1 1 3 0 0 1
Přezkoušel	Ing. Shejbal	Arch.č.:	02919
Kontroloval	Ing. Hodek	Formát:	2 A4
Investor	Město Světlá nad Sázavou	Datum:	02/2020
		Účel:	DÚR
PROPOJENÍ SILNICE II/150 A II/347 ZÁMECKÁ - NÁDRAŽNÍ DOKUMENTACE OBJEKTŮ OBJEKTY PŘÍPRAVY STAVENIŠTĚ			Část dok. D.1
ODSTRANĚNÍ ČÁSTI NADZEMNÍHO HORKOVODU CRYSTALITE BOHEMIA, A.S.		Měřítko 1:20	Č.výkresu 6