


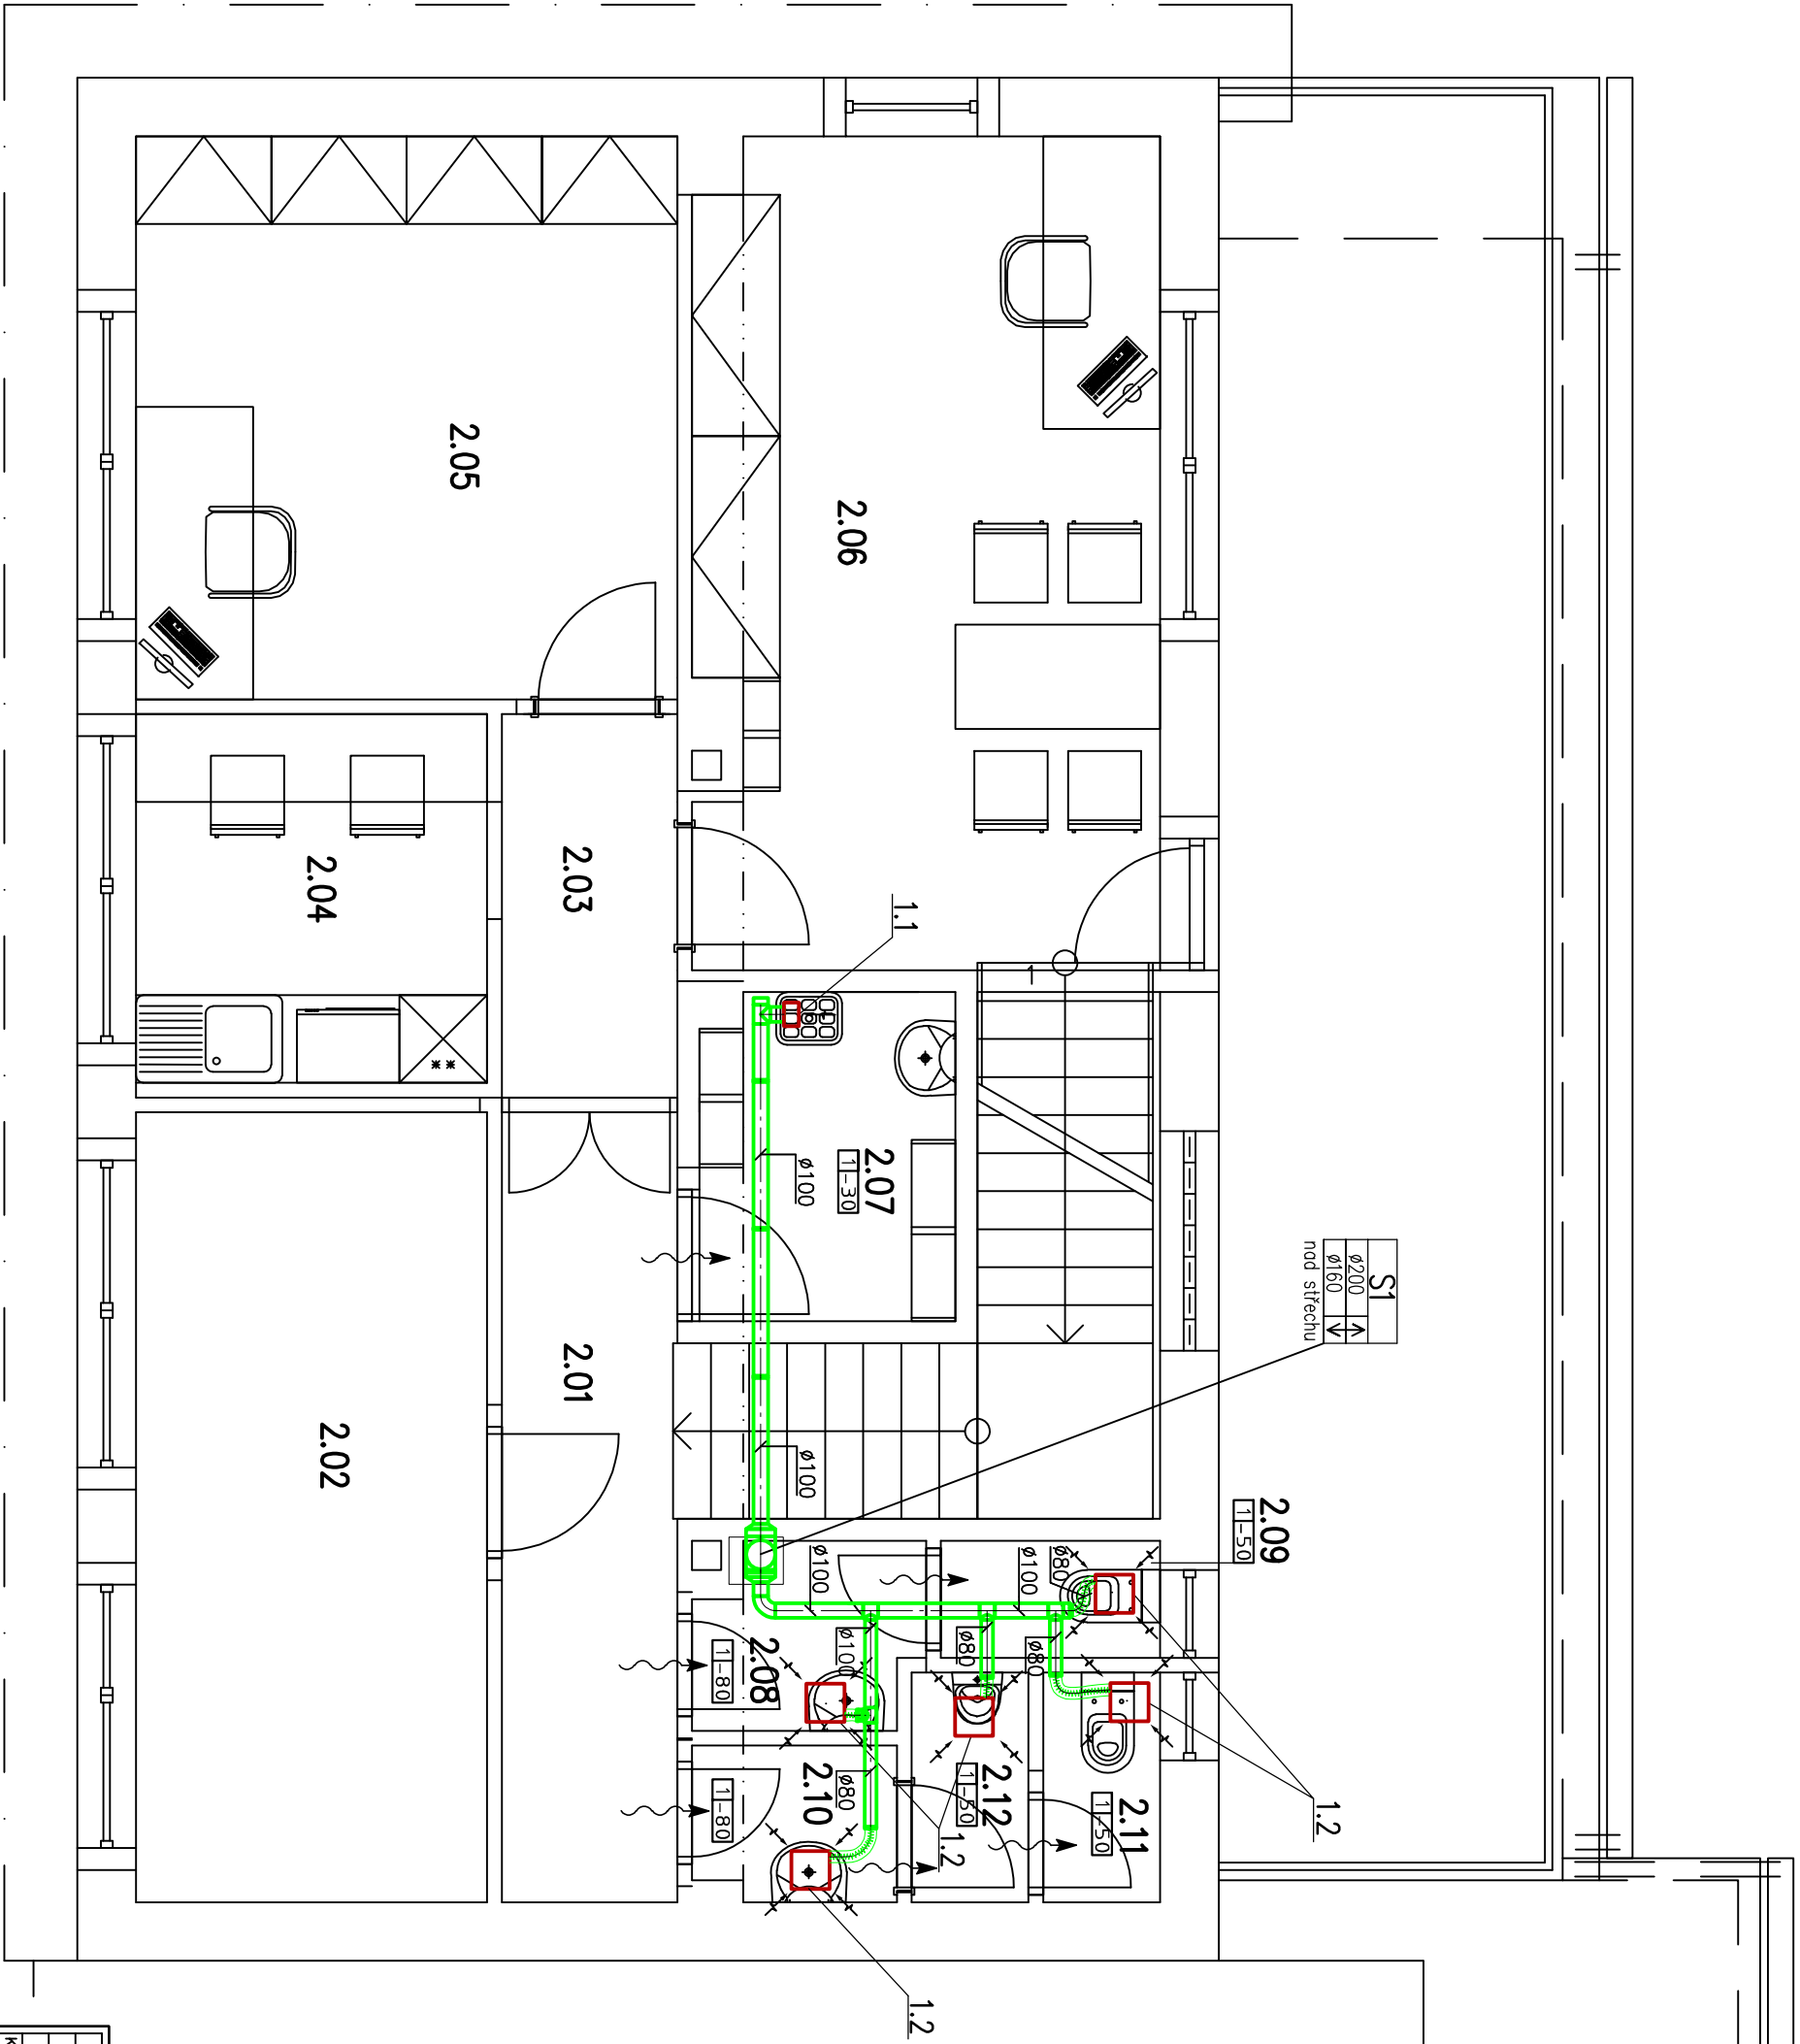


Číslo	Jméno	Plocha [m <sup>2</sup> ]
2.01	CHODBA	6,48
2.02	SKLAD PRACOVNÍCH ODEVŮ	12,96
2.03	CHODBA	3,14
2.04	KUCHYŇKA	6,05
2.05	KANCELAŘ	14,25
2.06	KANCELAŘ	17,8
2.07	ÚKLIDOVÁ MÍSTNOST	3,86
2.08	PŘEDSÍŇ WC ŽENY	1,84
2.09	WC ŽENY	1,2
2.10	PŘEDSÍŇ WC MUŽI	2,77
2.11	WC MUŽI	1,26
2.12	PISOÁRY	1,3



LEGENDA ZNAČEK

- 

PŘÍVOD VZDUCHU – PŘÍROZENĚ – Dveře bez pruhu (štěrbina 8–12mm) popř. dveřní mřížka
- 

č. systému
- 

ODVOD VZDUCHU – m3/hod

VZT ZAŘÍZENÍ

- 1.1

Radiální nástěnný/stropní ventilátor na omítku, plast, zodní vývod DN1100, V=50m<sup>3</sup>/hod, 50Pa, 40W/230V min.IPX4, časový doběh, spouštění se světlem popř. čidlem pohybu
- 1.2

Radiální stropní ventilátor pod omítku, plast, boční vývod DN80, V=50m<sup>3</sup>/hod, 50Pa, 50W/230V min.IPX4, časový doběh, spouštění se světlem popř. čidlem pohybu

Kreslil	Vypracoval	Zodp. proj.	JAROSLAV ROUS
nashutec 1805	ING.ARCH.HORKÁ	ING.ROUŠ	HLAVIČKOVÁ NÁM. 2 ZDAR NAD SÁZAVOU 591 01, IČO: 410 01 117 TEL: 777 660 723 www.jrous.cz email: jrous@jrous.cz
Kraj: VYSOČINA	O.d.(Mě.d.):VELKÁ BÍTEŠ		
Stavebník: KRAJSKÁ SPRÁVA A ODRŽBA SILNIC VYSOČINA, PŘÍSPĚVKOVÁ ORGANIZACE, IČO: 00090450	KOSOVSKÁ 1122/16, 586 01 JIHLAVA		
Místo stavby: K.Ú.: VELKÁ BÍTEŠ, parcela č.1993,1994, 1995	Č. zakázky: P/045/2018		
Akce: STAVEBNÍ ÚPRAVY BUDOVY	Datum: 06/2018		
CESTMISTROVSTVÍ VELKÁ BÍTEŠ	Stupeň: PS	Paré č:	
	Formát: 2A4		
	Měřítko: 1:50		
Obsah: PŮDORYS II.NP	Číslo výkresu: D1.4.c3		
Část profese: VZDUCHOTECHNIKA			

