




VÝKOPOVÉ SCHÉMA  
PŮDORYS  
M 1:100

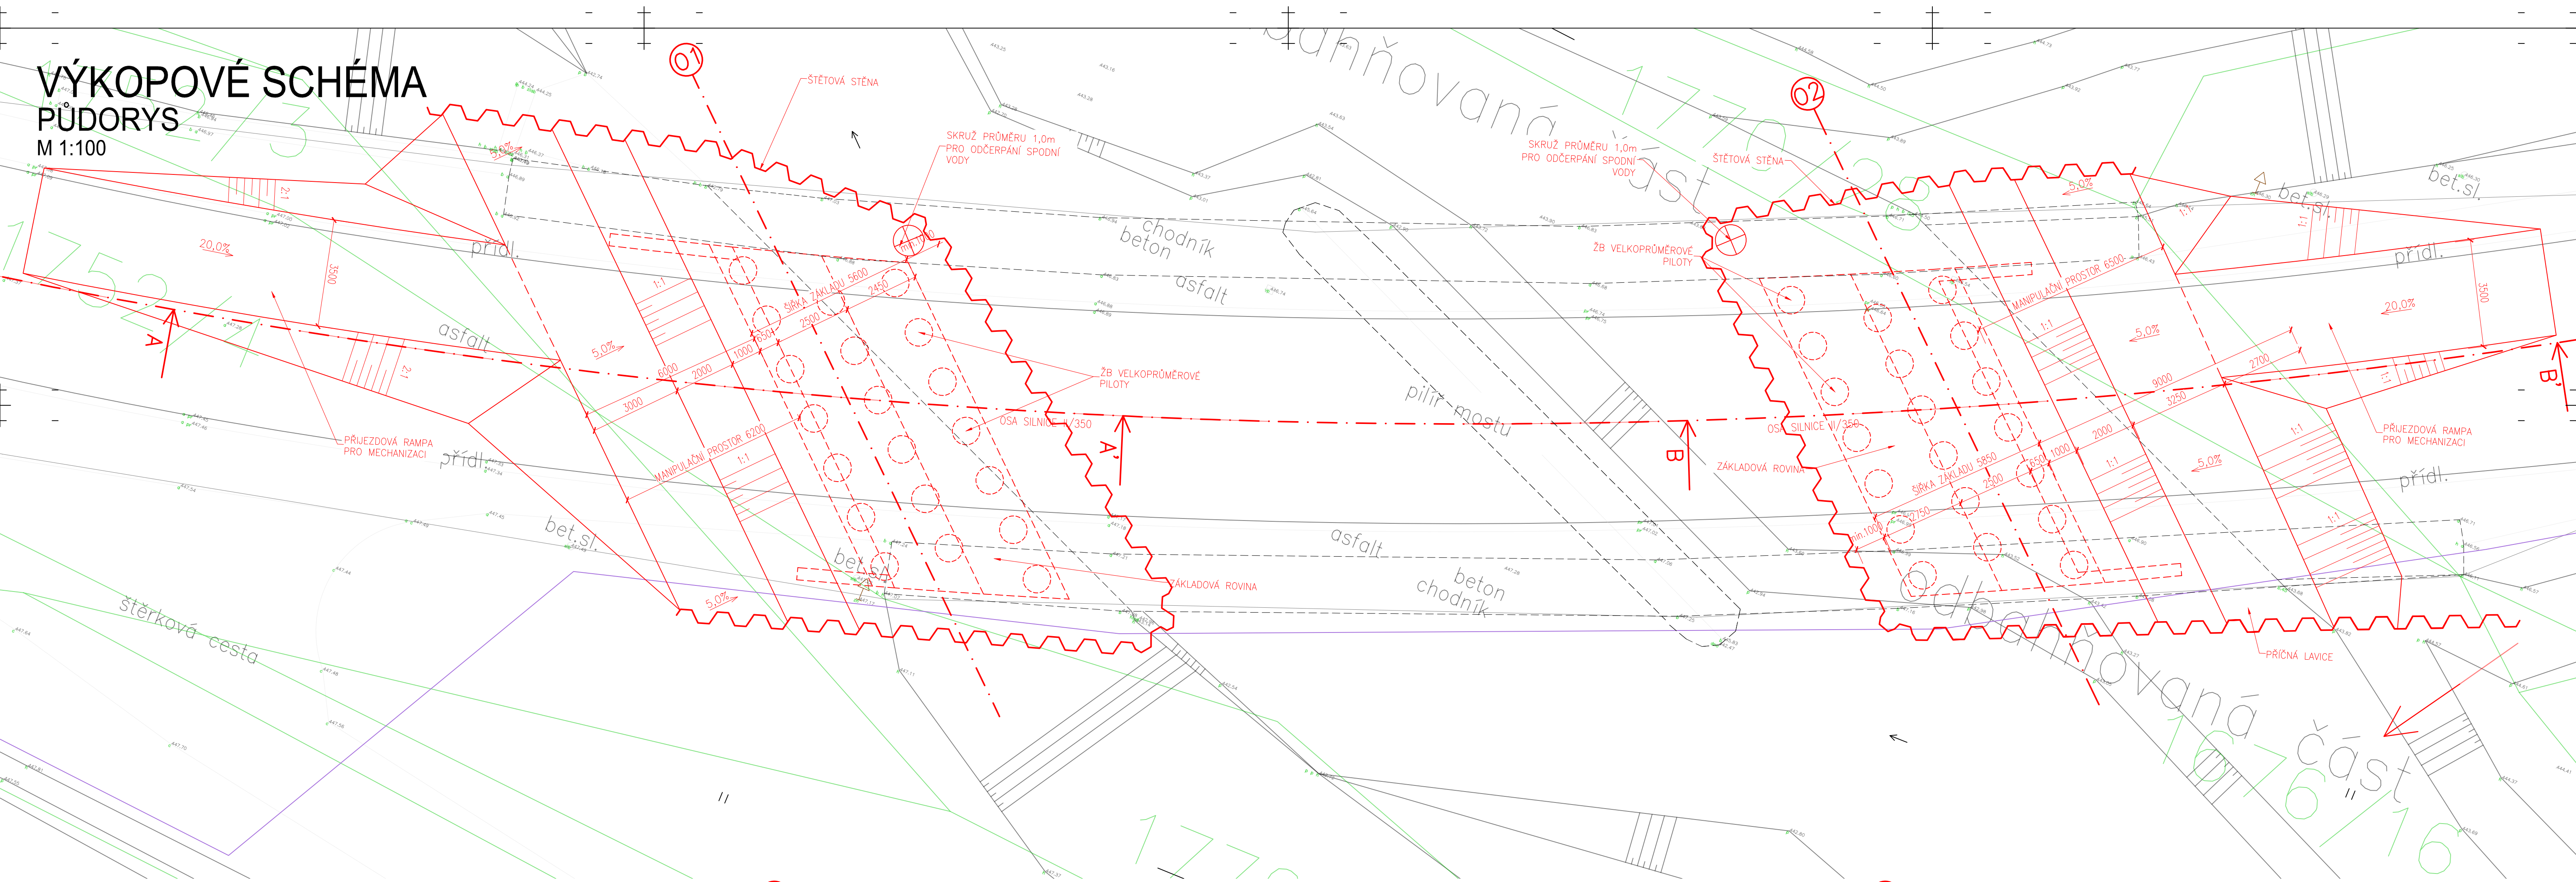


PODÉLNÝ ŘEZ A-A' - OP1  
M 1:100

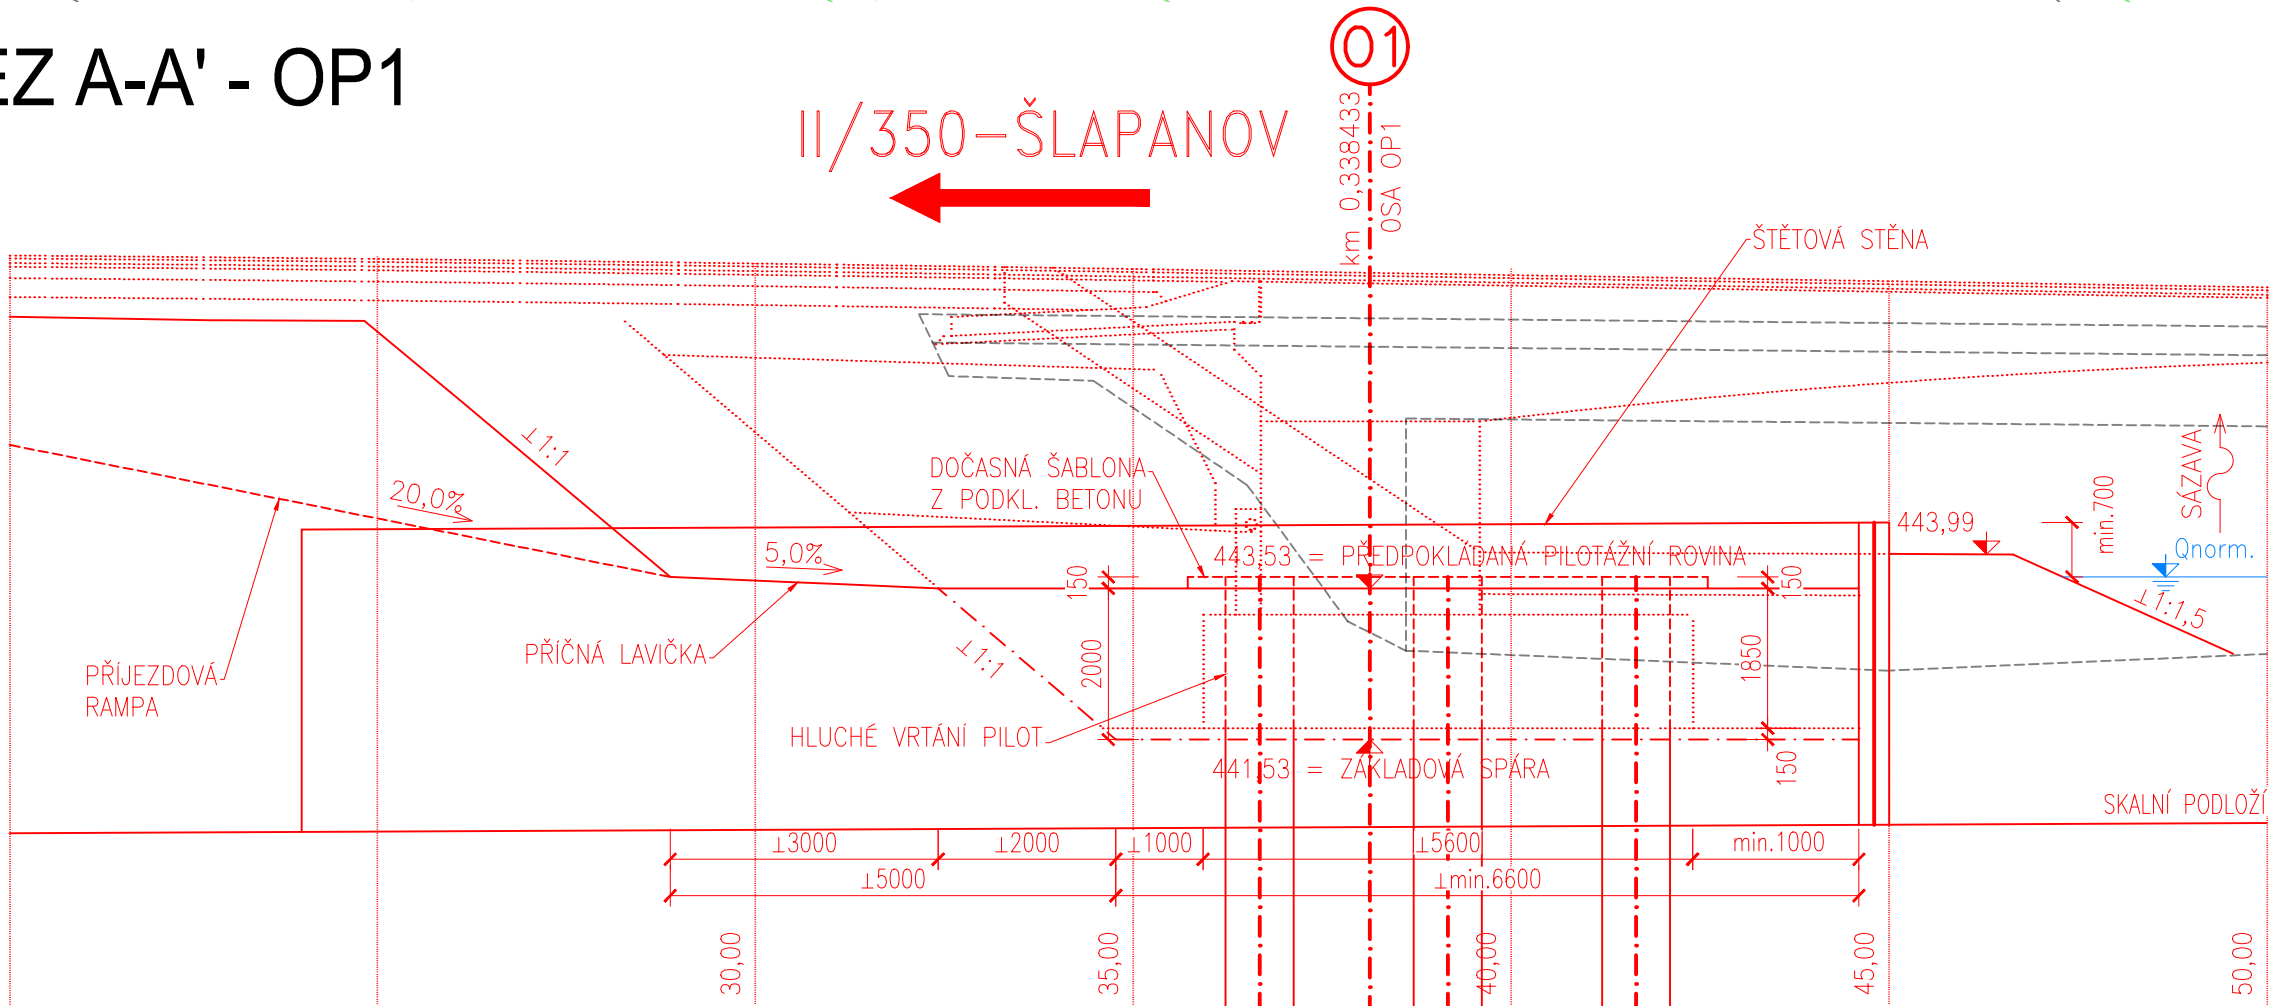

PODÉLNÝ ŘEZ B-B' - OP2  
M 1:100

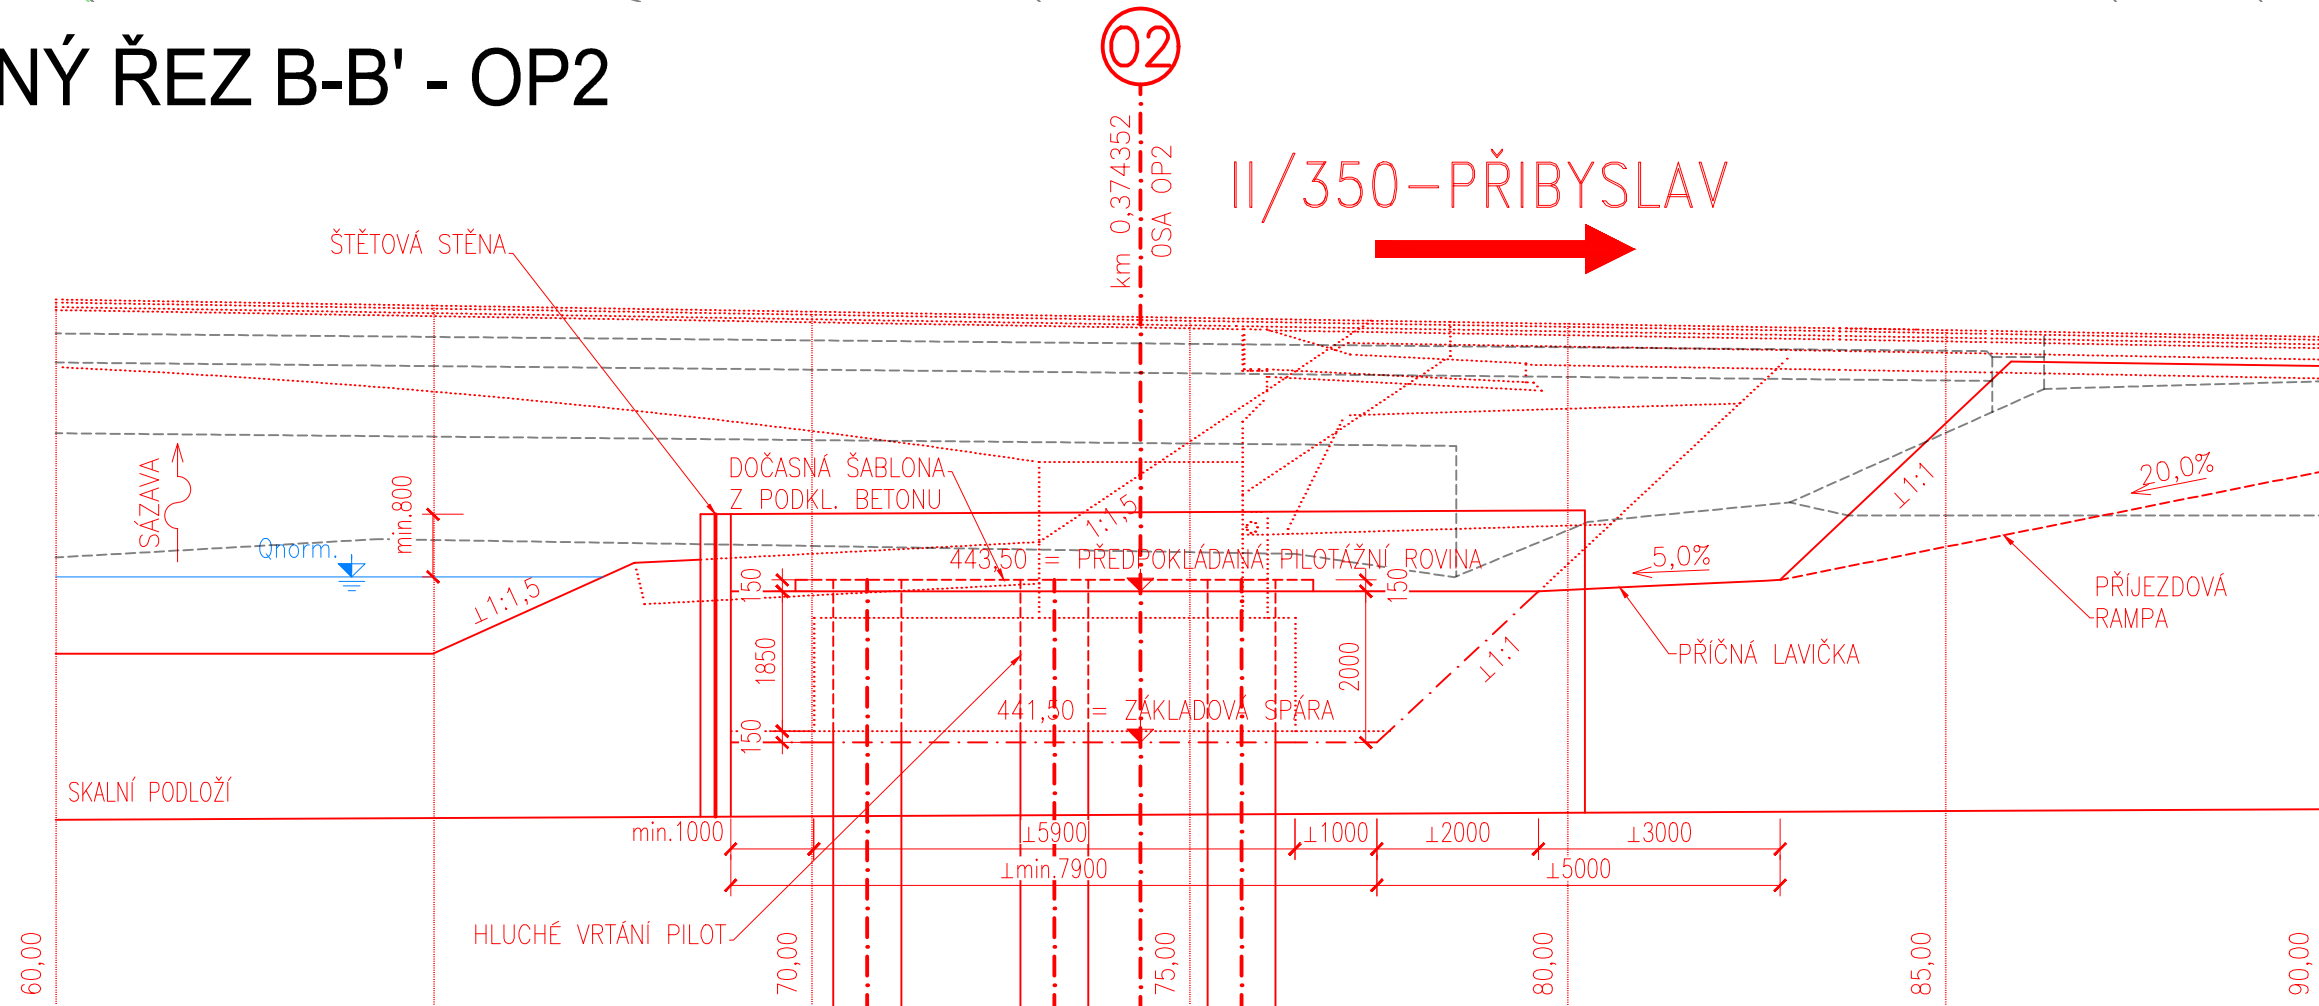

SO 202

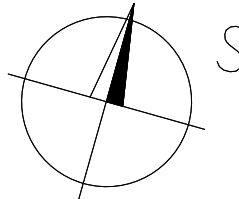

Souřadnicový systém: S-JTSK  
Výškový systém: Bpv

<b>RYBÁK</b>		RYBÁK – PROJEKTOVÁNÍ STAVEB, spol. s r.o.	
Havlíkova 139/25a, 602 00 Brno, IČO: 25 32 56 80, Tel./Fax: 543 236 081, e-mail: rybak@rybak.cz		ČSN EN ISO 9001, č. certifikátu QMS-018-2004	
HLAVNÍ INŽENÝR PROJEKTU : Ing. Vít Rybák		DATUM : 1/2019	
ZODPOVĚDNÝ PROJEKTANT : Ing. Vít Rybák		ZAKÁZK.Č. : 1,5x5a4	
VYPRACOVAL : Ing. Ladislav Skárek		MĚŘÍTKO : 1:100	
Kontroloval : Ing. Jiří Bednářík		SOUBOR : DŮR+OSP	
KRAJ : Vysočina		STUPEŇ : SOUPRAVA	
INVESTOR : KSÚSV, KOSOVSÁ 1122/16, JIHLAVA 1 586 01		Č. PŘÍLOHY : 06	
OBJEDNATEL : KSÚSV, KOSOVSÁ 1122/16, JIHLAVA 1 586 01		AKCE : II/350 PŘIBYSLAV – MOST EV. Č. 350-003 A 004	
SO 202 – MOST EV. Č. 350-004		VÝKOPOVÉ SCHÉMA	
PŘÍLOHA :			