



KOTEVNÍ BLOK VE SVAHU - 3 ks

Příčný řez potrubím

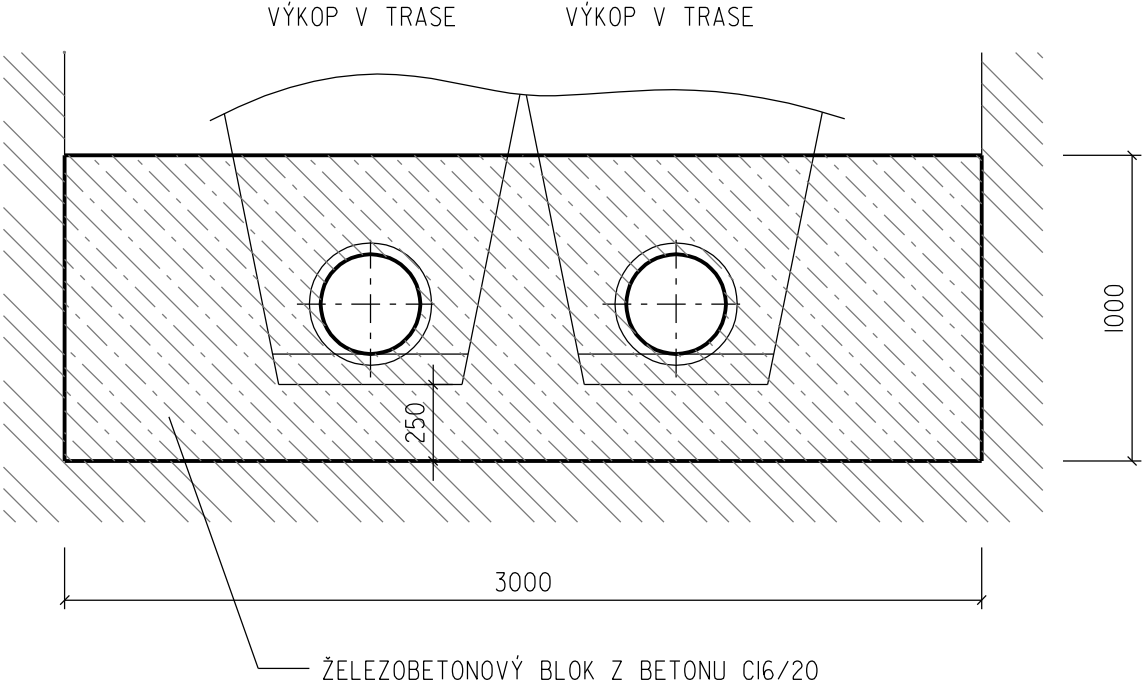


Podélný řez potrubím

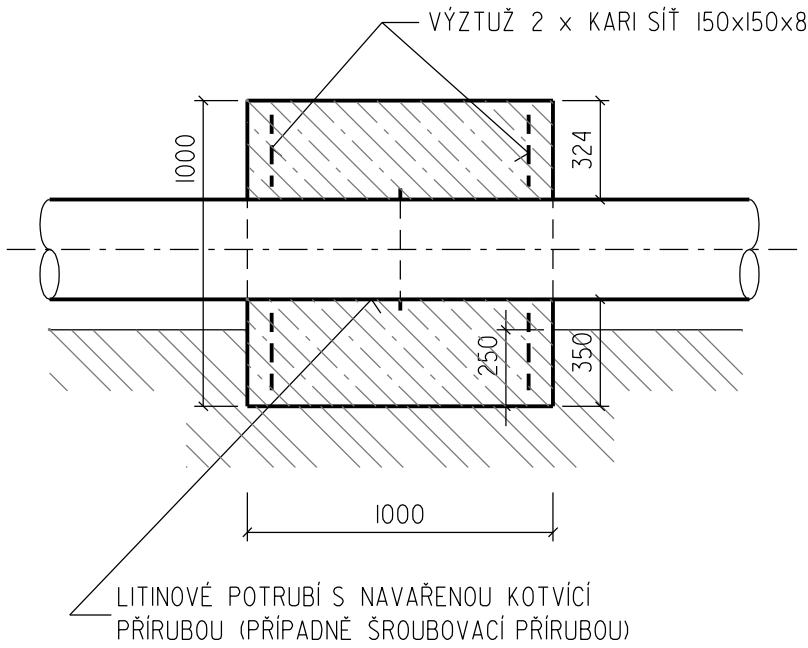

BETONOVÝ BLOK U OBJEKTU ČESLÍ

Půdorys

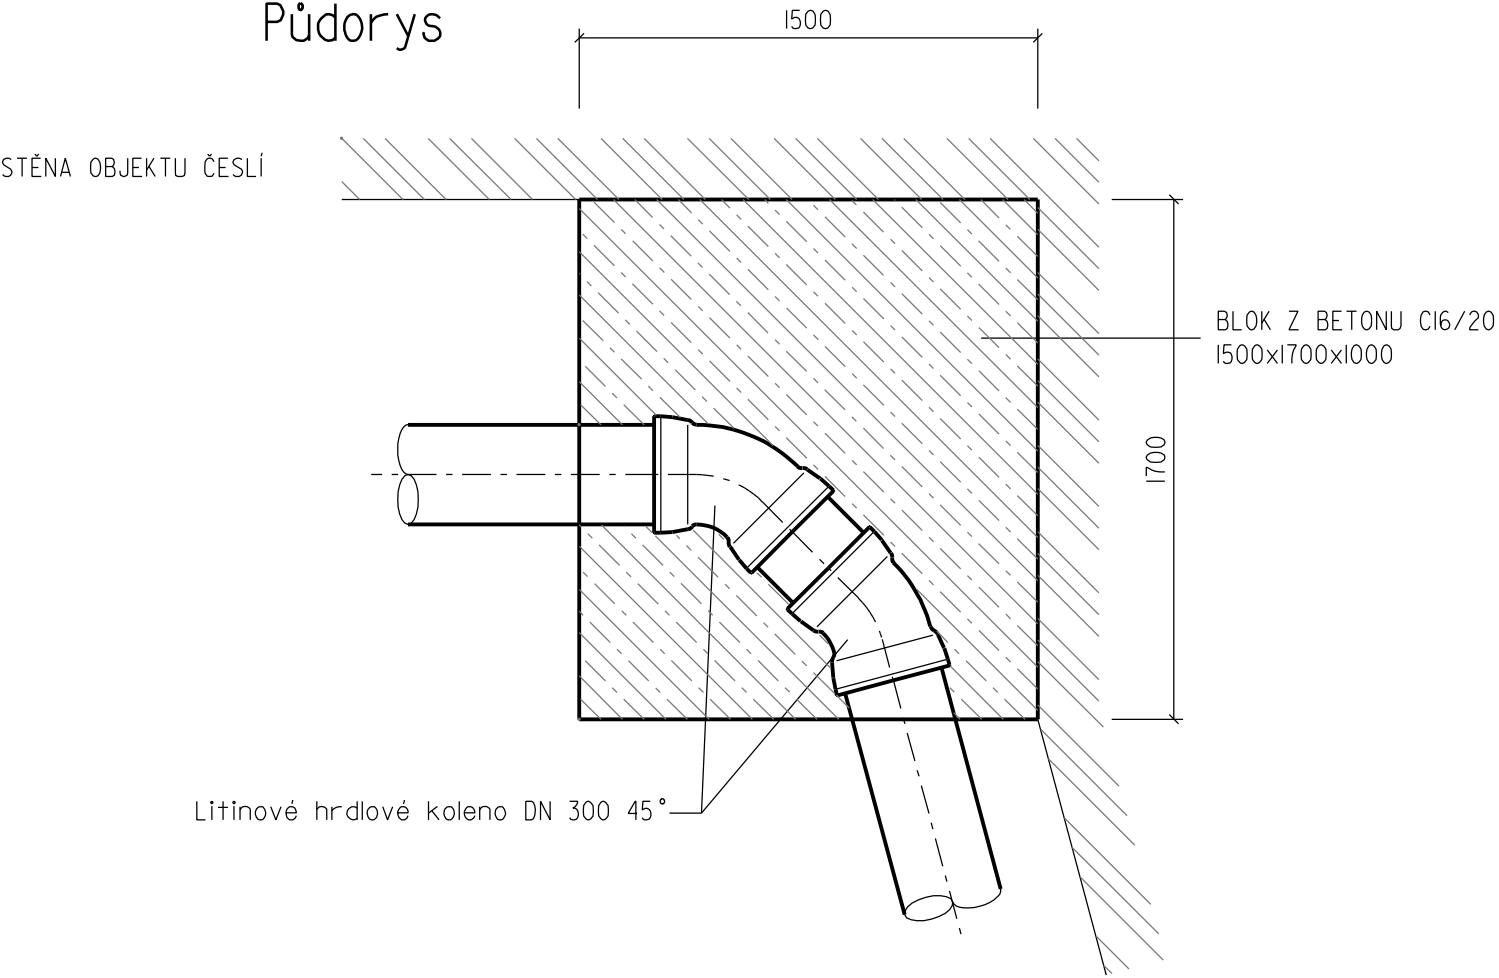

S0 01 Rekonstrukce kanalizace

	Vypracoval ŽOUDLÍK	Autorizovaný inženýr ING. NOVOTNÝ	<div>AQA - CLEAN projekční a geodetická kancelář U DVORA 11 JIHLAVA</div>	
Investor : Kraj Vysočina, Žižkova 57, 587 33 Jihlava		Kraj : Vysočina		
Nemocnice Třebíč rekonstrukce areálové kanalizace			Datum	04/2022
			Číslo zak.	2617
			Stupeň	DPS
Příloha : Kotevní bloky ve svahu			Měřítko : 1:25	Příloha č.: D.I.7