


PŮDORYS 1:50

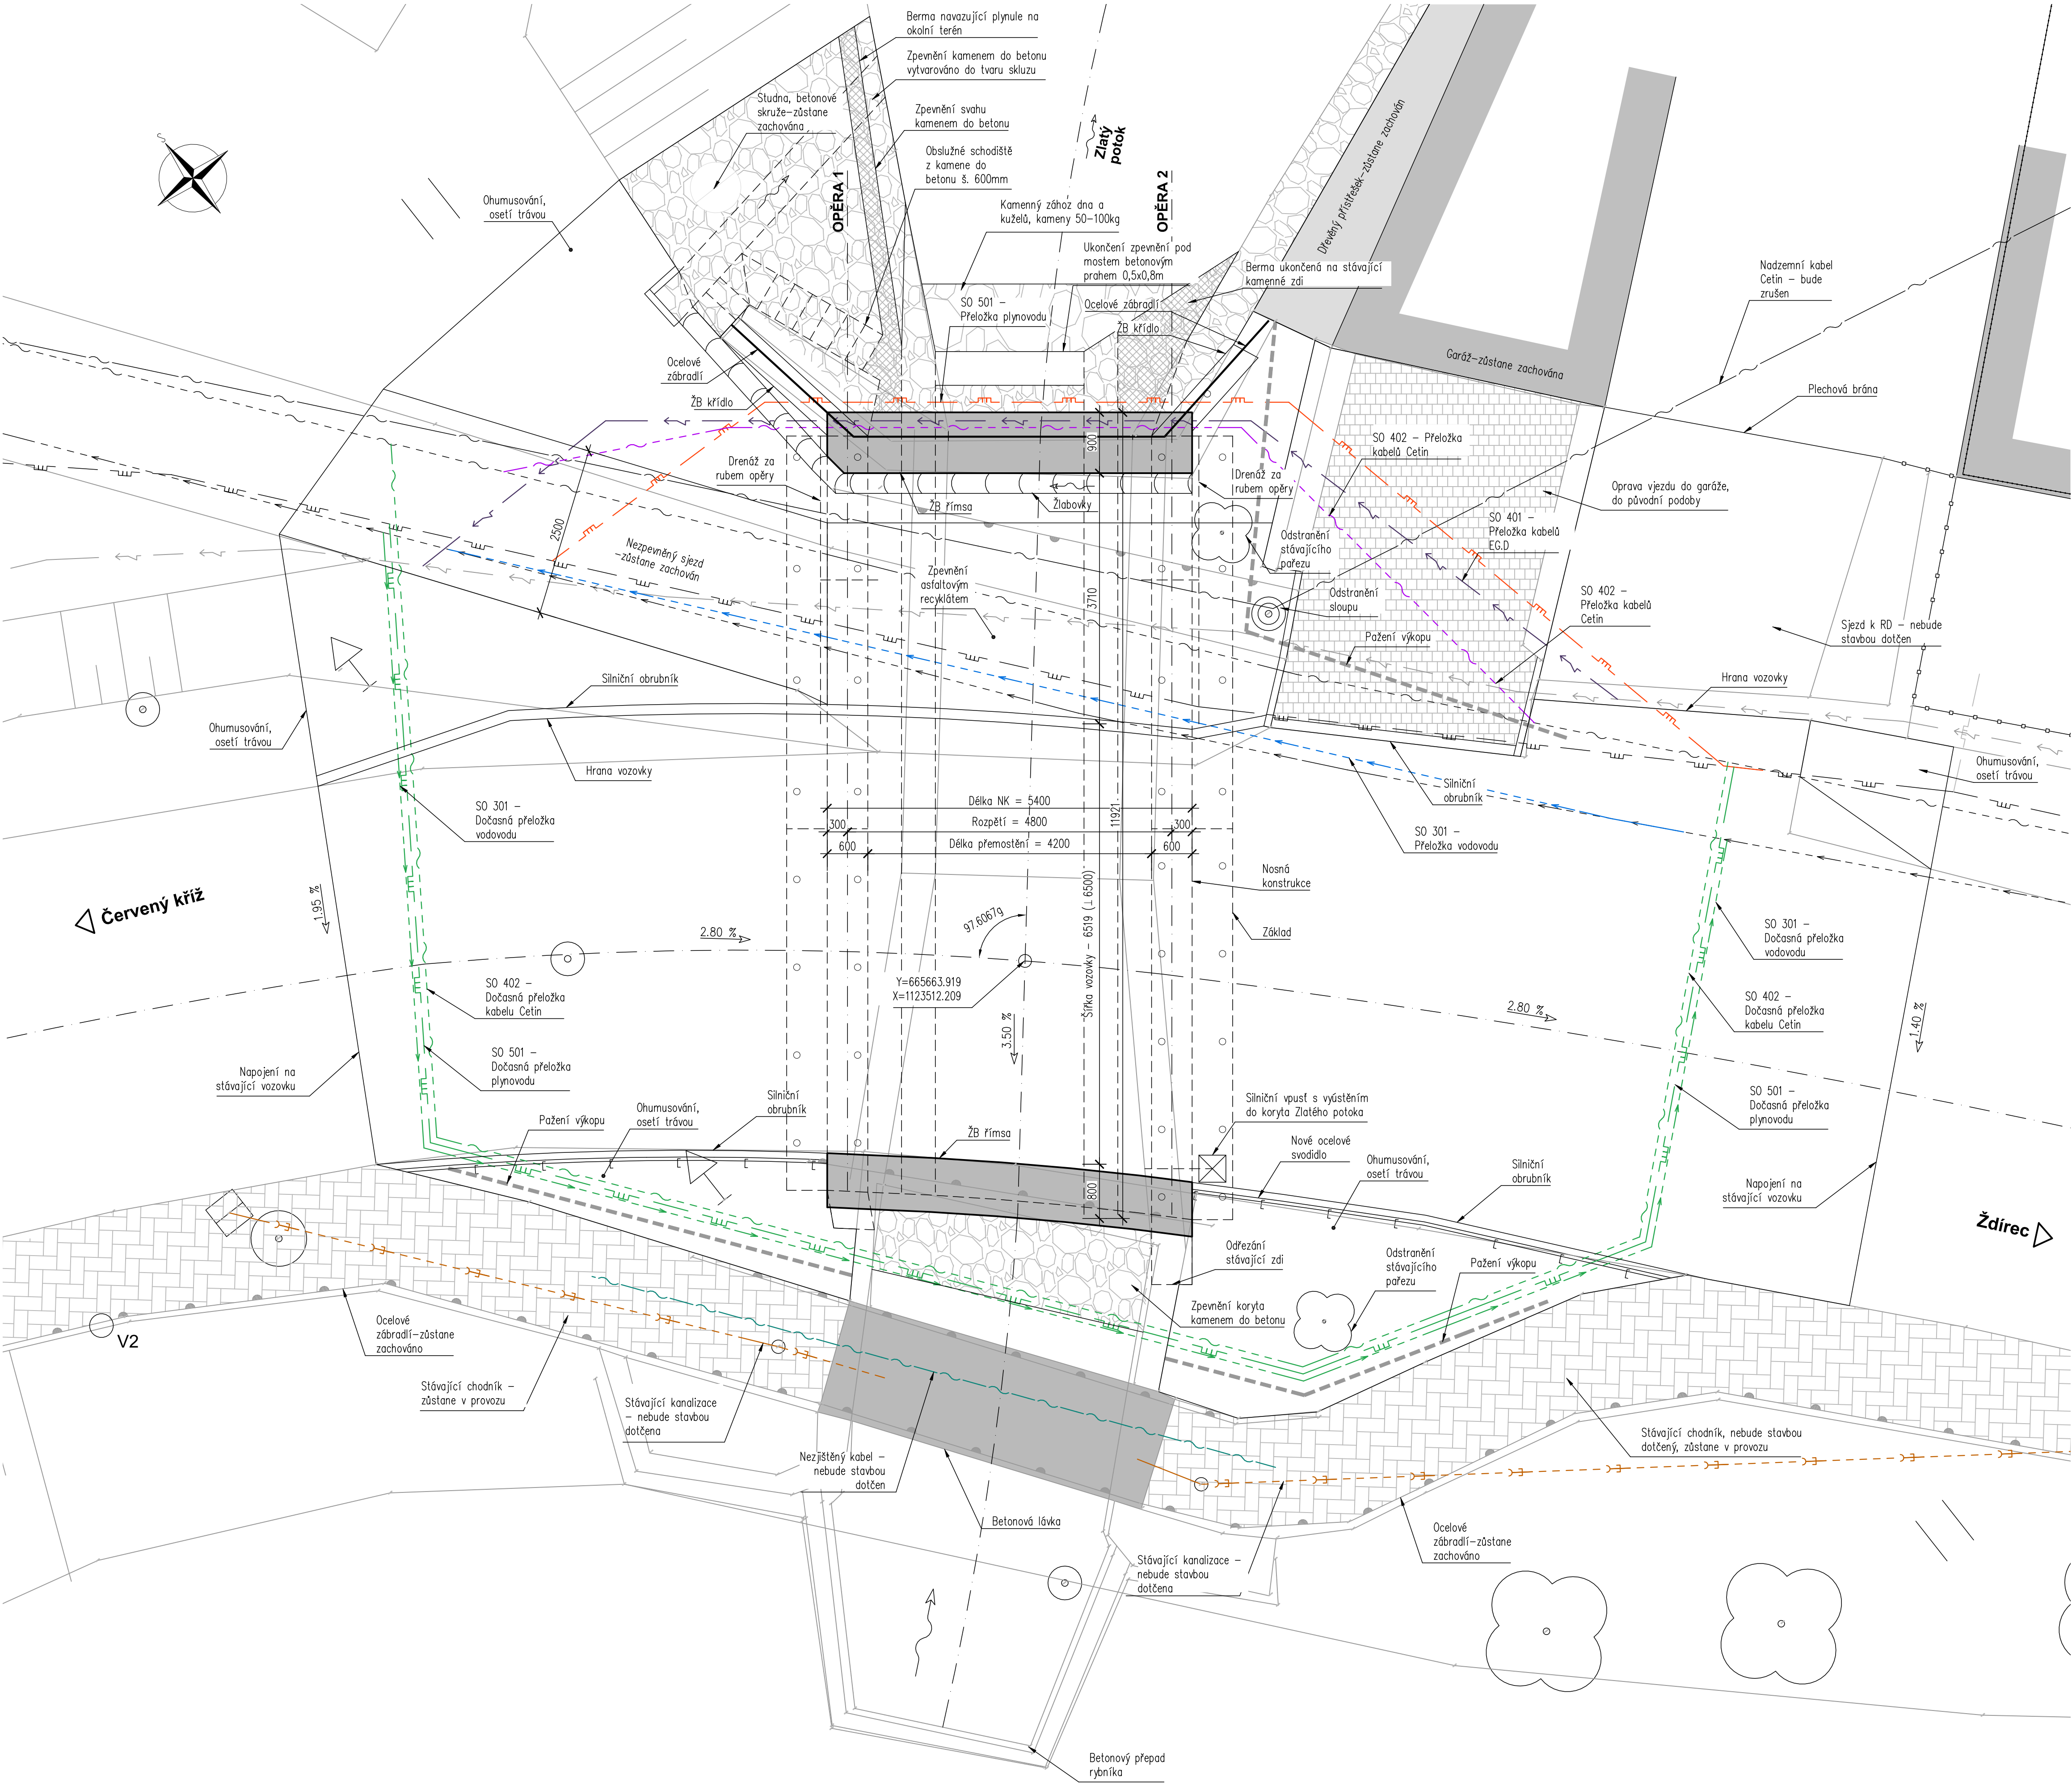

- OBJEKTY:**
- 201 Most přes Zlatý potok v obci Střítež
  - 301 Přeložka vodovodu ve správě obce Střítež
  - 401 Přeložka elektrického vedení ve správě společnosti EGD
  - 402 Přeložka telekomunikačního vedení ve správě společnosti Cetin
  - 501 Přeložka plynového vedení STL ve správě společnosti GasNET
- STÁVAJÍCÍ SÍTĚ:**
- podzemní STL – GasNet
  - metalický kabel – Cetin
  - podzemní kabel – Cetin
  - NN podzemní – EGD
  - podzemní vodovod – obec Střítež
  - dešťová kanalizace – obec Střítež
  - nezjištěný kabel
- PŘELOŽKY INŽENÝRSKÝCH SÍTÍ:**
- SO 301 – Přeložka vodovodu obce Střítež
  - SO 401 – Přeložka elektrického vedení EGD
  - SO 402 – Přeložka telekomunikačního vedení Cetin
  - SO 501 – Přeložka plynového vedení STL
  - SO 301 – Dočasná přeložka vodovodu obce Střítež
  - SO 402 – Dočasná přeložka telekomunikačního vedení Cetin
  - SO 501 – Dočasná přeložka plynového vedení STL

Investor:

**Krajská správa a údržba silnic Vysočiny, p.o.**

Kosovská 1122/16  
586 01 Jihlava

**Krajská správa a údržba silnic Vysočiny**  
příspěvková organizace

**D**

**PDPS**

Zodp. projektant:  
Ing. Milan Sedlák

Kontroloval:  
Ing. David Mičák

Zhotovitel dokumentace:  
**MIDAKON**

Na Návsi 18/4, Brno, 620 00  
IČO: 089 27 677, DIČ: CZ089 27 677  
email: midakon@midakon.cz

Investor:  
**Krajská správa a údržba silnic Vysočiny, p.o.**

Místo: **Střítež** Stupeň: **PDPS** Datum: **09/2022** Počet A4: **8 A4**

Akce: **III/3525 Střítež – most ev.č. 3525-2**

Objekt: **SO 201 - Most přes Zlatý potok v obci Střítež**

Název: **PŮDORYS**

Měřítko:  
1:50

Číslo zakázky:  
22 10

Č. výkresu:  
**D.1.2.3**