



OBJEKT SO 04
PROPOJENÍ S BUDOVOU GYMNÁZIA
PŮDORYS

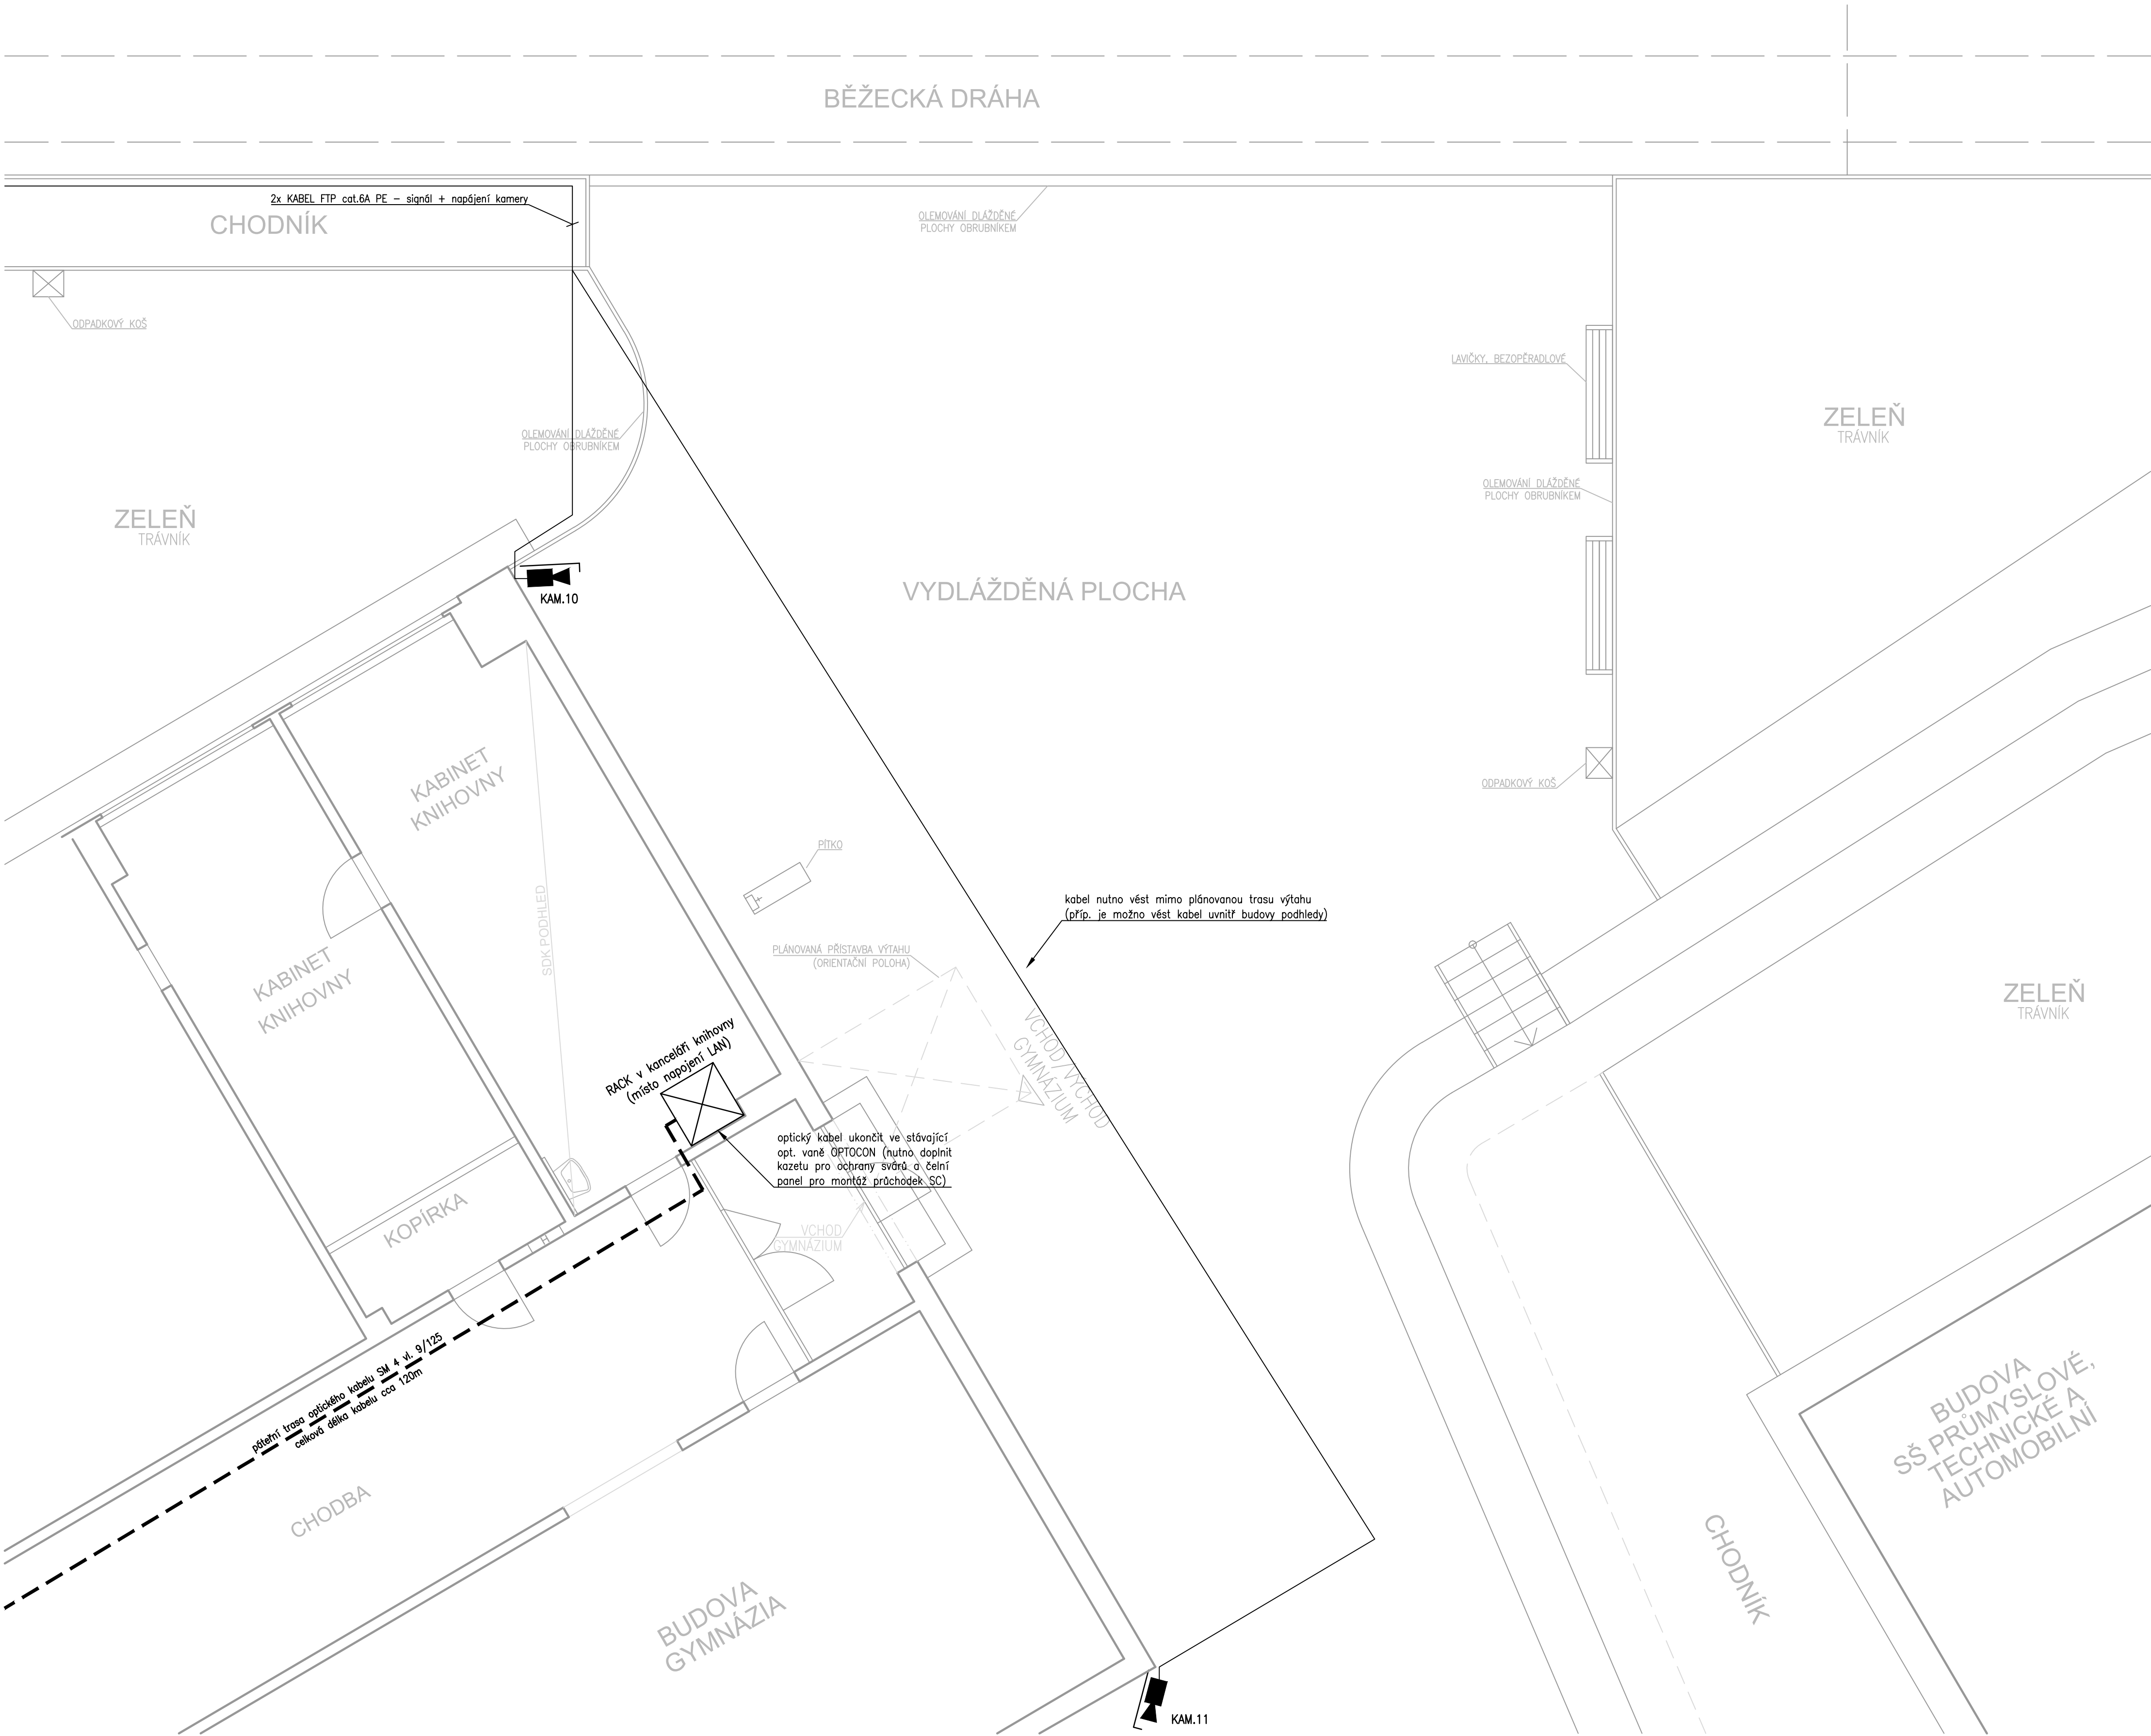

LEGENDA PRVKŮ

- ☒ Stávající slaboproudý rozvaděč RACK (místo napojení optického kabelu)
- 📹 Venkovní IP kamera typu BULLET, 4MPx, motorický ZOOM a FOCUS, reálné WDR, integrovaný IR přísvit na min. 60m, montáž na stěnu nebo sloup VO
- Univerzální optický kabel SM 4 vl. 9/125, volná sekundární ochrana, PE plášť, ve vnějším prostředí je kabel uložen v mikrotubičce, uvnitř objektu je veden elektroinstalační trůbkou nebo vkládací lištou
- Sdělovací kabel FTP cat.6A s PE pláštěm určen do venkovního prostředí

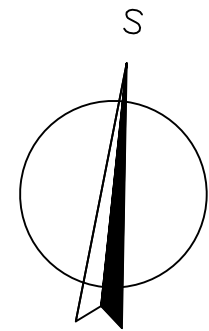

OBJEKT SO 01
SPORTOVNÍ PLOCHA – POVRCH – ±0,000 = 520,65

AUTORIZOVANÝ PROJEKTANT STAVEBNÍ ČÁSTI: Ing. David Urbánek duprojekt@seznam.cz ČKAIT – 1400480		ZPRACOVATEL PROJEKTOVÉ DOKUMENTACE: Zivot pamatikam o.p.s. www.zivotpamatkam.cz Šrůká 376, kancelář: Za Hospodou 406 588 32 Brtnice IČ: 020 44 200, DIČ: CZ02044200	
VEDOUcí PROJEKTANT STAVEBNÍ ČÁSTI: Ing. Luboš Štěpán lubos.stepan@zivotpamatkam.cz		ZPRACOVATEL PROJEKTOVÉ DOKUMENTACE: premise, s.r.o., IČ: 27573524 Všebrdova 560/2, 110 00 Praha 1 info@premise.cz, www.premise.cz	
AUTORIZOVANÝ PROJEKTANT ČÁSTI ELEKTRO: Ing. Miroslav Roztočil miroslav.roztočil@premise.cz ČKAIT – 1400010		premise, s.r.o., IČ: 27573524 Všebrdova 560/2, 110 00 Praha 1 info@premise.cz, www.premise.cz	
VYPRACOVAL: Ing. Vladimír Šmol vladimir.smol@premise.cz		DATUM: 12/2021	
KRESLIL: Ing. Vladimír Šmol vladimir.smol@premise.cz		STUPĚŇ PD: DPS	
INVESTOR: Kraj Vysočina, Žitkova 1882/57, 587 33 Jihlava		FORMÁT: 8x44	
AKCE (STAVBA): Gymnázium Jihlava – Revitalizace dvorního traktu Jana Masaryka 1560/1, 586 01 Jihlava		Č. ZAKÁZKY: 20 – 21 – DPS	
NÁZEV VÝKRESU: SLABOPROUDÁ ELEKTROINSTALACE – PROPOJENÍ S BUDOVOU GYMNAZIA II (SO 04)		ČÍSLO VÝKRESU: D.1.4.810	
		MĚŘÍTKO: 1:50	
		PŘÍLOHA C	