

$\pm 0,000 = 499,83$  m n.m.

SCHÉMA / KEY PLAN

SOUŘ. SYSTÉM S-JTSK / GRID SYSTEM S-JTSK,  
VÝŠKOVÝ SYSTÉM BpV / VERTICAL SYSTEM BpV

GENERÁLNÍ PROJEKTANT / HEAD DESIGNER

OBJEDNATEL / CLIENT



**OBERMEYER**  
Helika

BERANOVÝCH 65  
P.O.BOX 4, 199 21 PRAHA 9  
TEL. : +420 281 097 222  
EMAIL: info@obermeyer.cz



Nemocnice Pelhřimov,  
příspěvková organizace

Slovanského bratrství 710,  
393 38 Pelhřimov

PROJEKTANT / DESIGNER



PŘEMYŠLENSKÁ 13a  
182 00 PRAHA 8  
TEL. : +420 284 007 631  
EMAIL: azep@azep.cz

VYPRACOVAL / DRAWN BY

Ing. Jaroslav Škarda

ZODP. PROJEKTANT / RESPONSIBLE

Ing. Jaroslav Škarda

KONTOLOVAL / CHECKED BY

Ing. Vladimír Velát

SCHVÁLIL / APPROVED BY

Ing. Jiří Houda

NÁZEV ZAKÁZKY / PROJECT NAME

Nemocnice Pelhřimov – Přístavba magnetické rezonance  
včetně stavebních úprav stávajícího pavilonu

STUPEŇ PD / PROJECT STAGE

DOKUMENTACE PRO PROVÁDĚNÍ STAVBY

MĚŘÍTKO / SCALE

–

DATUM VYDÁNÍ / DATE OF ISSUE

01/2023

POČET A4 / NUMBER OF A4

A4

NÁZEV OBJEKTU SO/IO / DESIGN PART

NÁZEV PROFESNÍHO DÍLU / DESIGN SECTION

D.1.4. část 800 MĚŘENÍ A REGULACE

NÁZEV DOKUMENTU / DOCUMENT TITLE

PŮDORYS 1.NP

NÁZEV SOUBORU / FILE NAME

1110906002\_ DPS \_ \_ \_ D \_ 101 \_ 800 \_ \_ \_ 006 \_ 00

KOPIE / COPY

ČÍSLO PROJEKTU  
PROJECT NO.

STUPEŇ PD  
STAGE


OBCHODNÍ SOUBOR ČÁST  
PACKAGE CODE

SO / IO  
PART

PROFESNÍ DÍL DILATACE  
SECTION DILATATION

ČÍSLO DOKUMENTU  
DOCUMENT NO.

REVIZE  
REV.

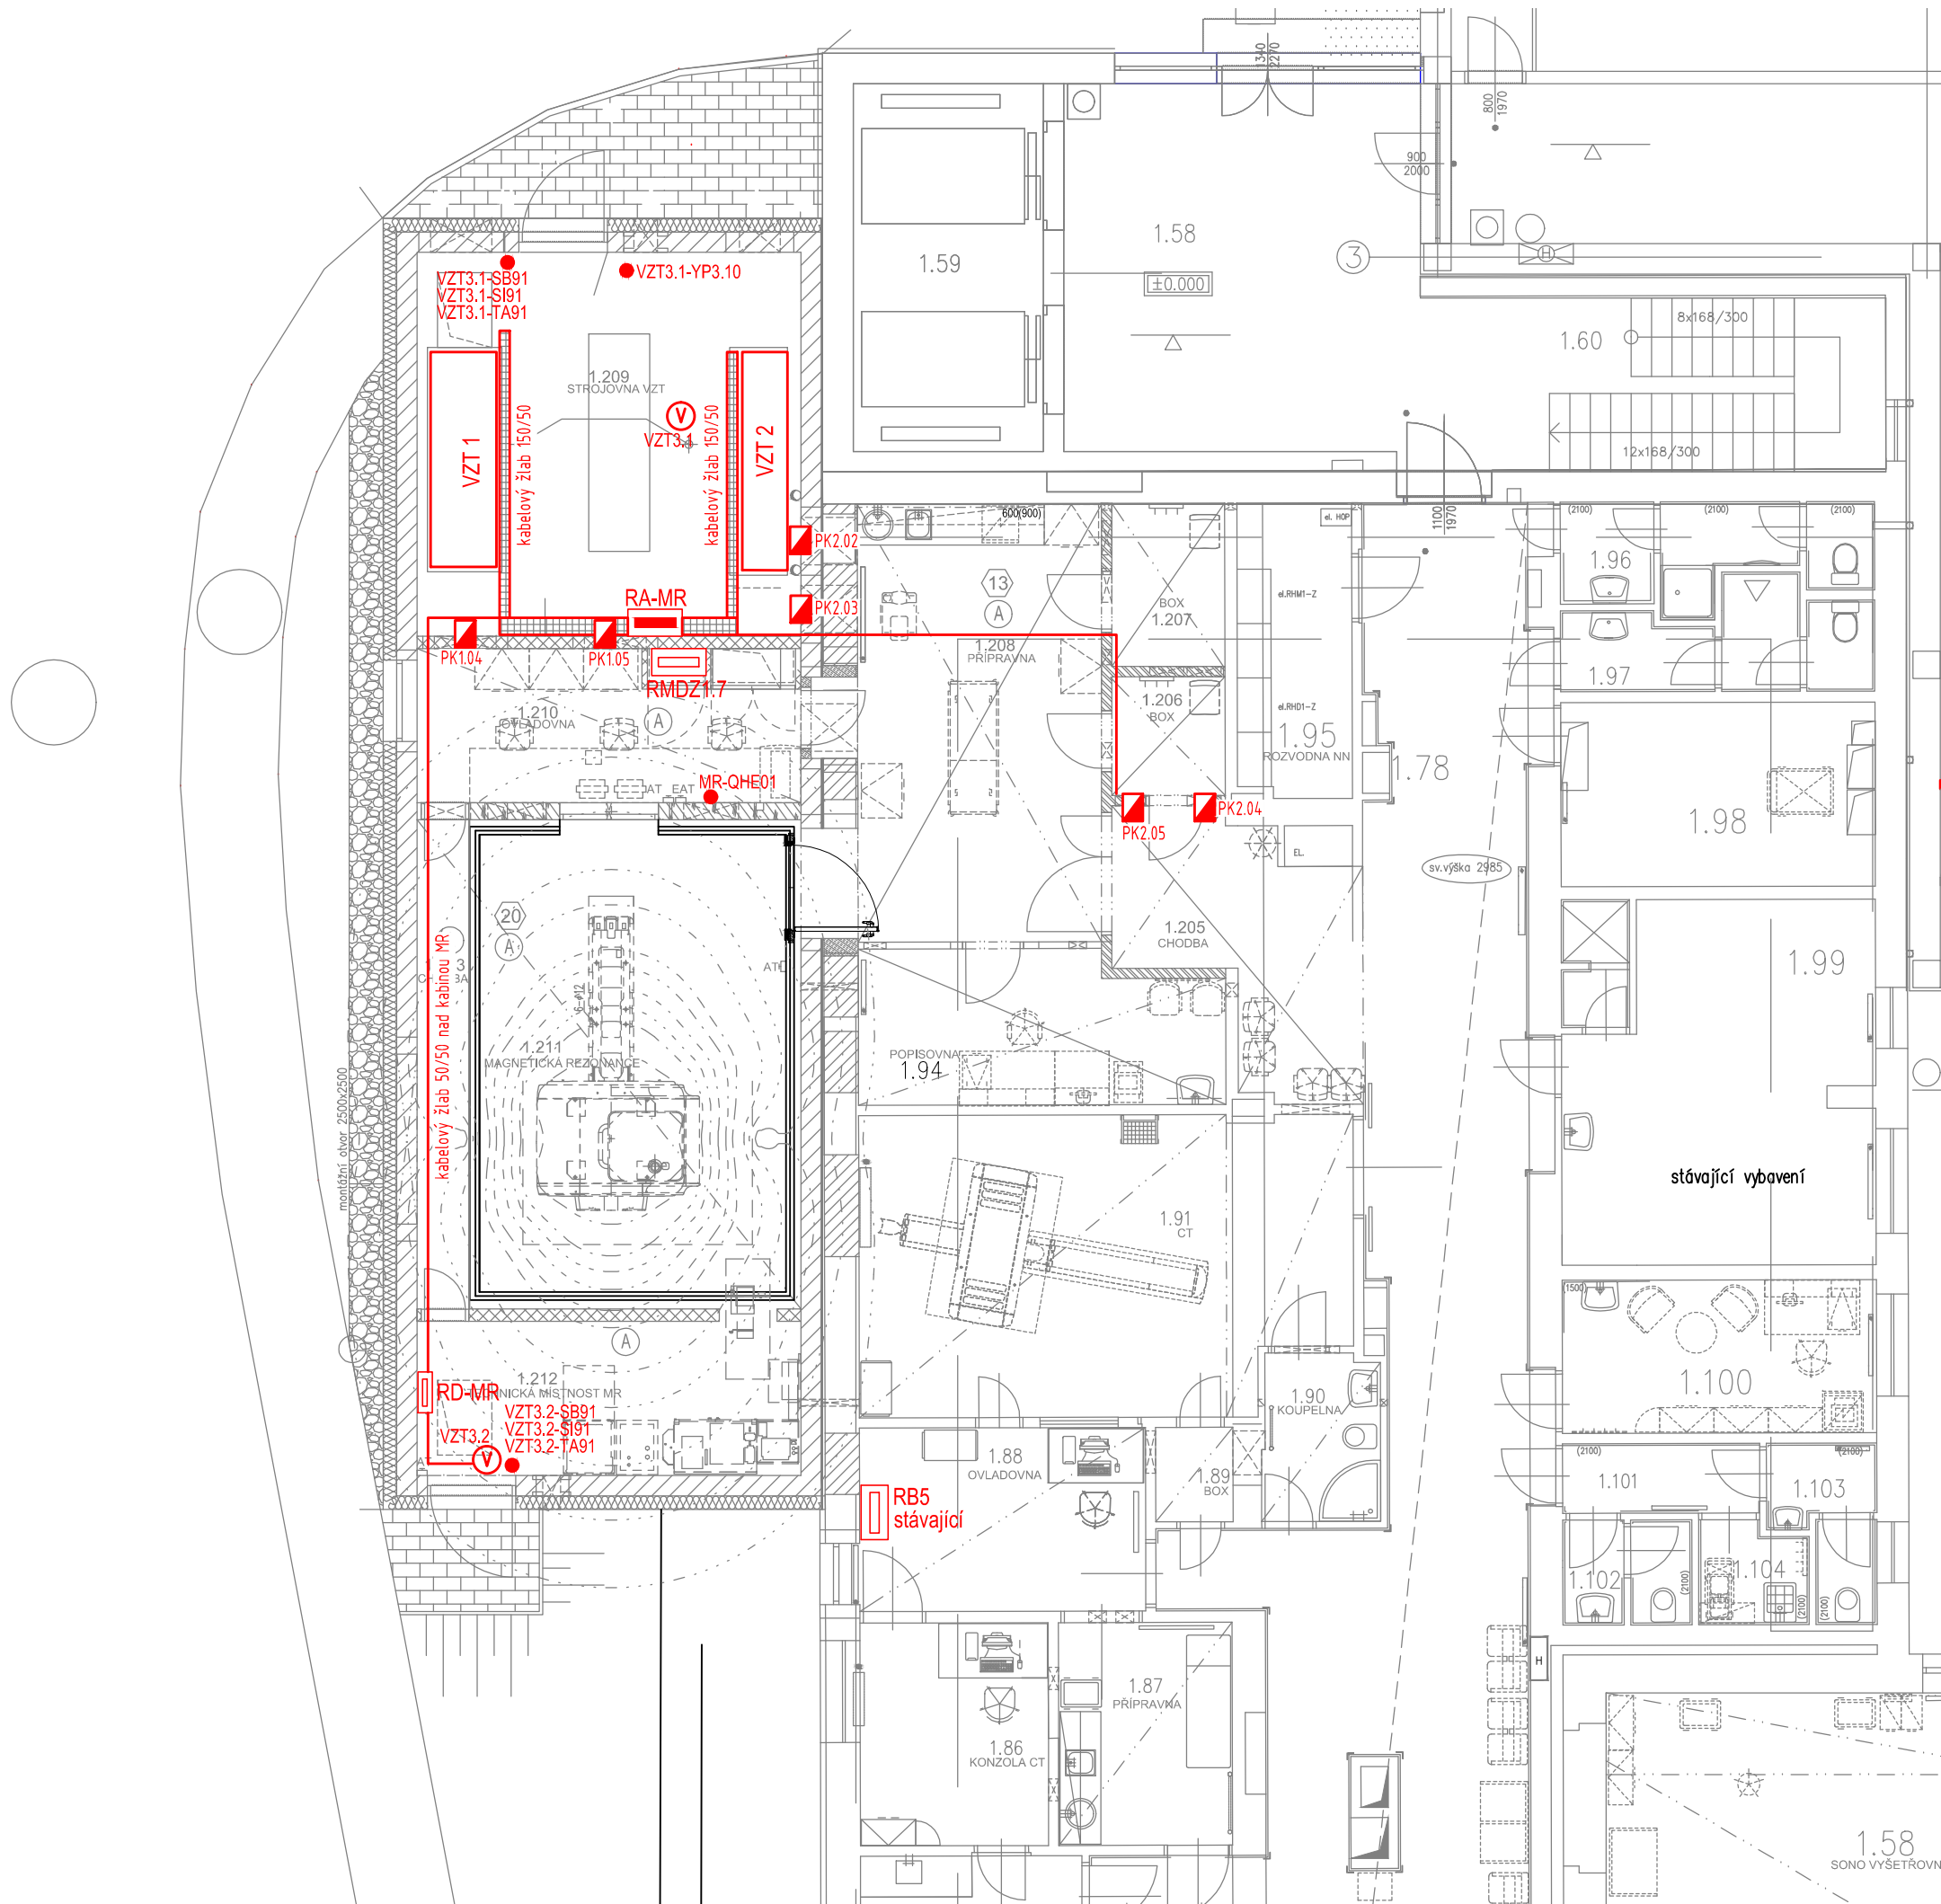

**LEGENDA:**

- rozvaděč MaR
- rozvaděč, není součástí MAR
- ventilátor
- požární klapka / pož. stěnový uzávěr
- kabelová trasa
- stoupací vedení

**PROUDOVÁ SOUSTAVA A NAPĚTÍ:**

3NPE, 230/400V, 50Hz, TN-S

Pozn.: Přesné umístění koncových prvků dle projektu příslušné technologie.

Před zahájením montáže dodavatel prověří veškeré návaznosti na skutečně dodávaná zařízení a na řešení interiérů.