


NEJMENŠÍ DOVOLENÉ KRYTÍ TELEKOMUNIKAČNÍCH SÍTÍ

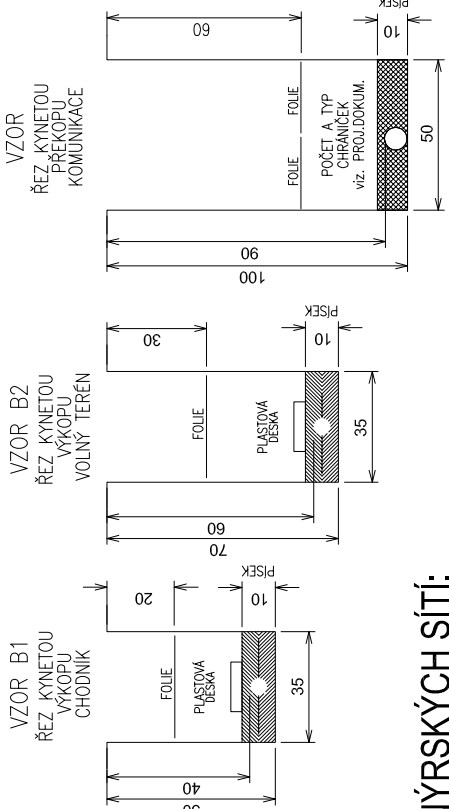

LEGENDA INŽENÝRSKÝCH SÍTÍ:

- STÁVAJÍCÍ NOVE
- VTL PLYNOVOD
 - STL PLYNOVOD
 - NADZEMNÍ VEDENÍ VN
 - NADZEMNÍ KABEL NN
 - VEREJNÉ OSVĚTLENÍ
 - KANALIZACE
 - DEŠŤOVÁ KANALIZACE
 - PLOCHÝ MELIORAČNÍ
 - MELIORAČNÍ POTRUBÍ

LEGENDA INŽENÝRSKÝCH SÍTÍ Česká telekomunikační infrastruktura a.s.:

- NAVŘZENÁ TRASA PŘELOŽEK ZEMNÍHO VEDENÍ
- STÁVAJÍCÍ TELEKOMUNIKAČNÍ SÍŤ ZEMNÍ
- PŘEKLÁDANÉ, RUŠENÉ TELEKOMUNIKAČNÍ VEDENÍ ZEMNÍ

POZNÁMKA:

PŘED ZAHÁJENÍM VÝKOPÝCH PRACÍ PRO POKLÁDKU SĐELOVACÍCH KABELŮ JE NUTNO VYTÝČIT VEŠKERÉ PODZEMNÍ ZARÍZENÍ NACHÁZEJÍCÍ SE V ZÁJMOVÉ OBLASTI POKLÁDKY TĚCHTO SĐELOVACÍCH KABELŮ - SONDAMI A VYTÝČENÍM. NORMATIVNÍ ULOŽENÍ KABELU A TRUBEK HDPE V PŘEKOPECH A VÝKOPECH JE PATRNO NA TOMTO VÝKRESE. ZAKRESLENÍ VEŠKERÝCH INŽ. SÍTÍ JE POUZE INFORMATIVNÍ. TRASA TLK. KABELU JE OKÓTOVÁNA POUZE ORIENTAČNĚ, SKUTEČNÁ TRASA BUDE STANOVENA V DOBĚ VÝSTAVBY NA ZÁKLADĚ PROVEDENÝCH SOND.



S0463
DUR

SOUŘADNICOVÝ SYSTÉM: S-JTSK
VÝŠKOVÝ SYSTÉM: BpV

| | | |
|---|---|--|
| HLAVNÍ PROJEKTANT: | FORSTEROVA 175, 566 01 VYSOKÉ MYTO EMAIL: MD@MDSPROJEKT.CZ | MDS PROJEKT |
| ZPRACOVAL: | ING. JAN BURSA | Ing. Stanislav Marhold CTI PROJEKT |
| ZODP. PROJEKTANT: | BULENA PETR | V. Nezvala 1329, 565 01 Chocení tel: 604 234 069, e-mail: projekt@ctisystems.cz |
| TECHNICKÁ KONTROLA: | ING. STANISLAV MARHOLD | STUPEŇ: DUR |
| KRAJ: VYSOČINA | OKRES: TŘEBÍČ | ZAK. Č.: 1412-16-2 |
| INVESTOR: KRAJ VYSOČINA, ŽÁŽKOVA 57, 587 33 JIHLAVA | OBEČ: JAROMĚŘICE NAD ROKYTNOU | ARCH. Č.: 1412 |
| AKCE: | | DATUM: 05/2017 |
| III/360 JAROMĚŘICE NAD ROKYTNOU - OBCHVAT | | FORMÁT: 344 |
| OBJEKT: SO 463 - Ochrana kabelů CETIN v km 3,890 | | MĚŘÍTKO: 1:1000 |
| OBSAH: | | ČÍSLO SOUPRAVY: ČÍSLO PŘÍL. VÝKRESU: |
| SITUACE TRASY | | 2 |