



PŮDORYS 2.NP

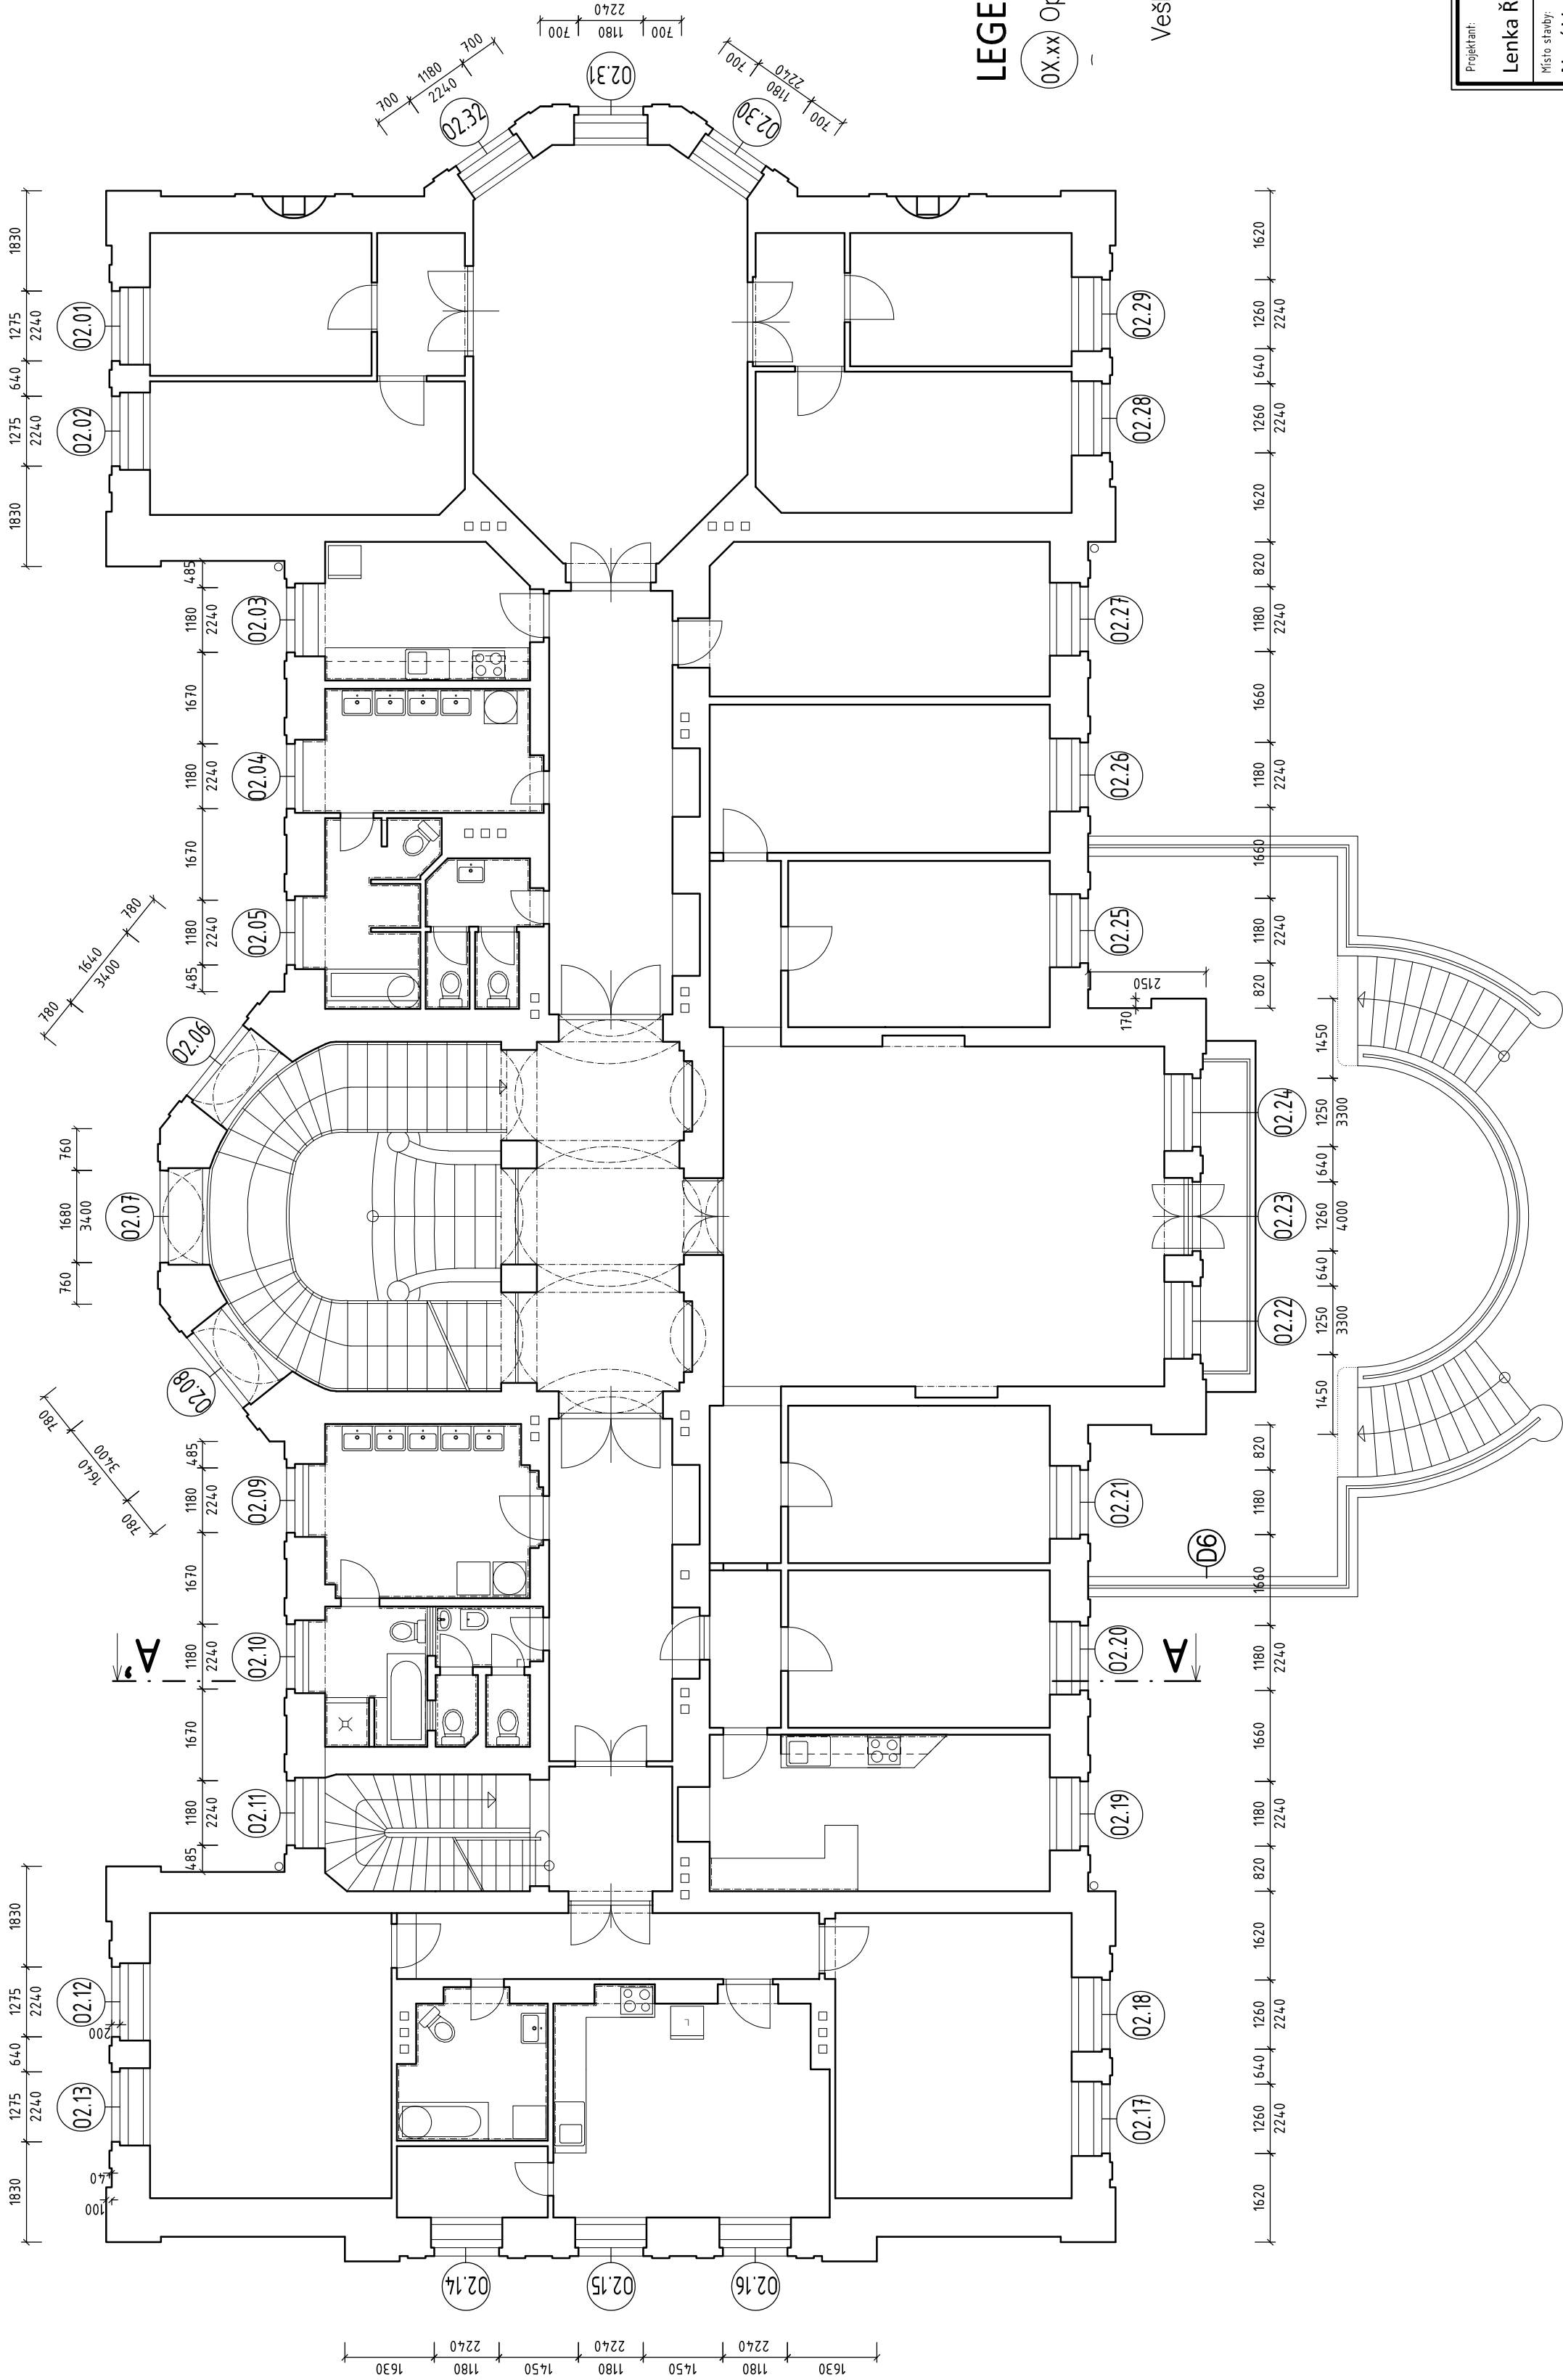

LEGENDA

0X.xx Oprava výplní otvorů – viz výkres Tabulka výplní otvorů

Veškeré hodnoty uvedené na výkrese nutno ověřit na místě.

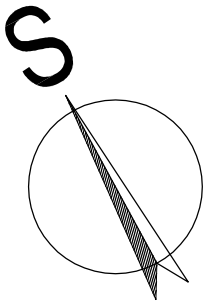

Projektant: Lenka Říhová		Autorizace: Ing. František Dvořák		QATROSYSTEM, spol. s r.o. Kýjovská 35/8 580 01 Havlíčkův Brod IČ: 569430435 DIČ: CZ569654 PROJEKCE	
Místo stavby: Nová Ves u Chotěboře	Zadávací číslo: 23-50-882	Archivní číslo: R/235			
Investor: Kraj Vysočina, Žižkova 57/1882, 587 33 Jihlava		Průběh:			
Stupeň: Projektová dokumentace pro provádění stavby					
Stavba: DĚTSKÝ DOMOV NOVÁ VES U CHOTĚBOŘE - OPRAVA OKEN		Datum: březen 2023		Číslo výkresu: D.1.03	
Obsah: PŮDORYS 2.NP		Měřítko: 1:100			