



II/360 TRNAVA - RUDÍKOV, 1. STAVBA
SITUACE - 4. ČÁST
M 1:500

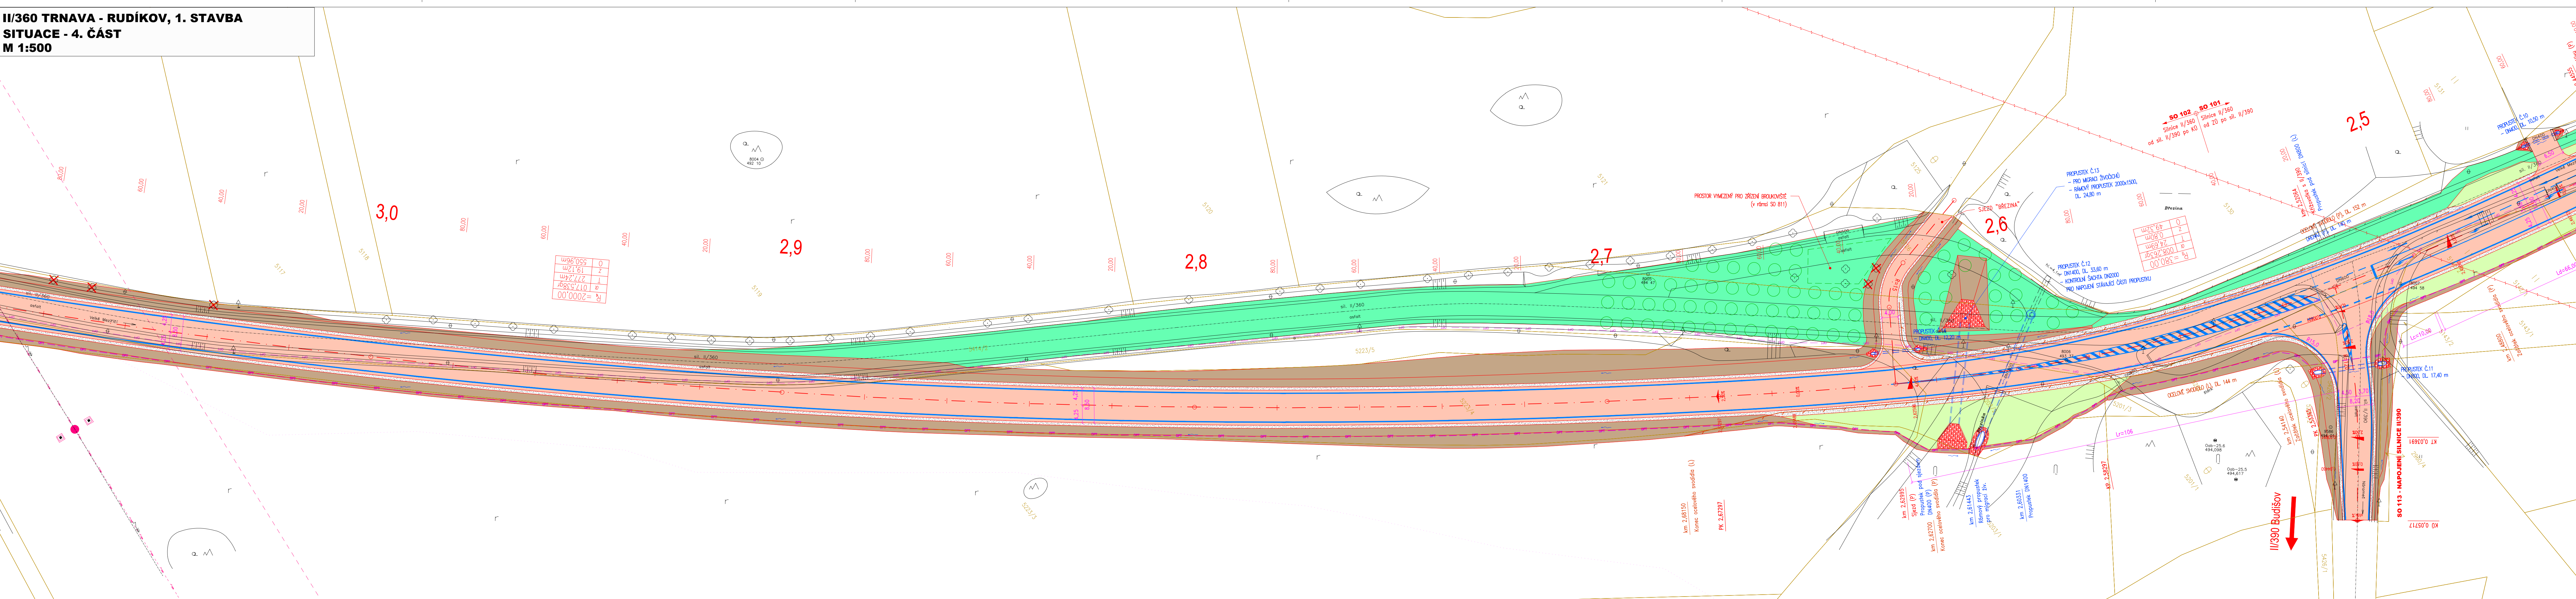

KLAD LISTU:

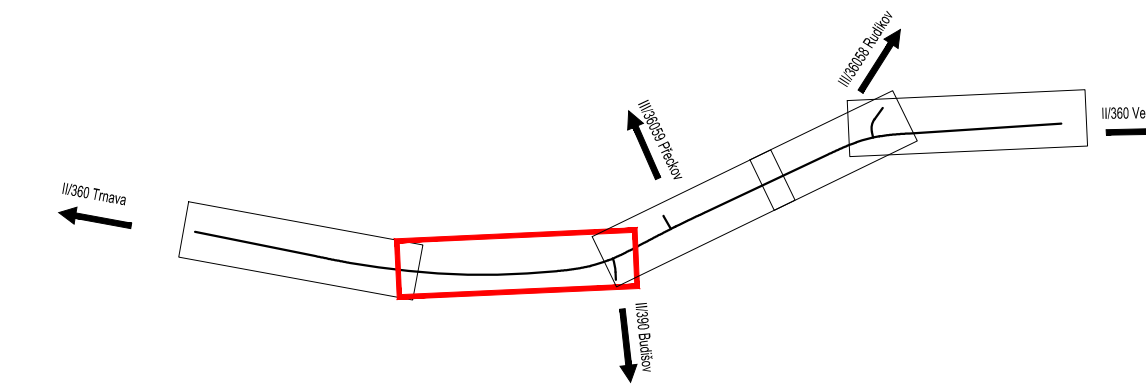

LEGENDA

- STÁVAJÍCÍ STAV
- NAVŘENÝ STAV
- KATASTRÁLNÍ ČLENĚNÍ
- VODOROVNÉ DOPRAVNÍ ZNAČENÍ
- SVODIDLO
- ZÁBRADLÍ
- DRENAŽ
- KÁCENÍ DŘEVIN
- NÁHRADNÍ VÝSADBA
- VOZOVKA
- NEZP. KRAJINICE/SJEZDY
- VÝKOP
- NÁSPY
- REKULTIVACE/TER. ÚPRAVY
- CHODNÍK
- ÚPRAVY OSSPO
- ŽLABOVKA/BET. KONSTRUKCE
- OPĚVNĚNÍ KAMENEM

LEGENDA STÁVAJÍCÍCH INŽENÝRSKÝCH SÍTÍ:


- SĐELOVACÍ KABELY PODZEMNÍ ZAMĚŘENÉ (CETIN)
- SĐELOVACÍ KABELY NEPROVOZOVANÉ (CETIN)
- SĐELOVACÍ KABELY PODZEMNÍ (CIZ)
- OSA
- OPTICKÉ KABELY PODZEMNÍ ROWANET (PRVNÍ TELEFONNÍ)
- OPTICKÉ KABELY NADZEMNÍ ROWANET (PRVNÍ TELEFONNÍ)
- VEDENÍ VN NADZEMNÍ (E.ON)
- VEDENÍ VVN NADZEMNÍ (ČEPS)
- MIKROVLNNÉ SPOJE (VODAFONE)

LEGENDA PŘEKLÁDANÝCH SÍTÍ:

- PŘELOŽKA SÍTĚ ROWANET (PRVNÍ TELEFONNÍ)

Výškový systém Balt p.v.

Souřadný systém S-JTSK

| | | | | | |
|--|---------------------------------------|----------------|-----------------|--|--------------|
| Sweco Hydroprojekt a.s. Ústředí Praha Táborská 31, 140 16 Praha 4; praha@sweco.cz; www.sweco.cz | | | | SWECO  | |
| VYPRACOVAL | Ing. Sáček | HIP | Ing. Sáček | T. KONTROLA | Ing. Landa |
| PROJEKTANT | Ing. Sáček | REDITEL DIVIZE | Ing. Charvátová | DATUM | 07/2021 |
| OBJEDNATEL | Kraj Vysočina | | | OKRES | Třebíč |
| AKCE: | II/360 Trnava - Rudíkov, 1. stavba | | | ČÍSLO ZAKÁZKY | 12-0111-0103 |
| | | | | STUPEŇ | PDPS |
| | | | | FORMÁT | 8 A4 |
| | | | | MĚŘÍTKO | 1:500 |
| | | | | ARCHIVNÍ ČÍSLO | 000124/21/1 |
| | | | | ČÍSLO PŘÍLOHY | D.2.2.4 |
| ČÁST STAVBY | SO 100 - Objekty pozemních komunikací | | | SO/PS | SO 100 |
| PŘÍLOHA: | Situace - 4. část | | | ČÍSLO PŘÍLOHY | D.2.2.4 |

Tato dokumentace včetně všech příloh (s výjimkou dat poskytnutých objednatelem) je duševním vlastnictvím akciové společnosti Sweco Hydroprojekt a.s. Objednatel této dokumentace je oprávněn ji využít k účelům vyplývajícím z uzavřené smlouvy bez jakéhokoli omezení. Jiné osoby (jak fyzické, tak právnické) nejsou bez předchozího výslovného souhlasu objednatele oprávněny tuto dokumentaci ani její části jakkoli využívat, kopírovat (ani jiným způsobem rozmnožovat) nebo zveřejňovat dle jiných osobám.
Poznámka: Podpisy zpracovatelů jsou připojeny pouze k výskitu číslo 01 nebo originálu přílohy (matrice).