

Legenda svítidel:

- A1

LED svítidlo závěsné DI, 30/30W, Ra80, IP20
- A2

LED svítidlo závěsné DI, 76/76W, Ra80, IP20
- A3

LED svítidlo závěsné DI, 114/114W, Ra80, IP20
- B1

LED svítidlo přisazené, 30W, Ra80, IP20
- B2

LED svítidlo přisazené, 45W, Ra80, IP20
- C

LED svítidlo přisazené, 20W, Ra80, IP40
- D

LED svítidlo přisazené, 31W, Ra80, IP65
- E

LED svítidlo vestavné, 20W, Ra80, IP65
- F

LED svítidlo závěsné, 50W, Ra80, IP20
- GN

LED svítidlo nástěnné DI, 30/30W, Ra80, IP20
- H

LED svítidlo přisazené, 33/54W, Ra80, IP65
- NO1


LED svítidlo nouzové přisazené, 6.4W, IP65
- NO2

LED svítidlo nouzové přisazené, 6.4W, IP65
- NP1

LED svítidlo nouzové přisazené/nástěnné, 5.8W, IP65, pictogram

LEGENDA:

- SPNČ Ř.č. 1, 10W/230V, P20
- SPNČ Ř.č. 5, 10W/230V, P20
- SPNČ Ř.č. 6, 10W/230V, P20
- SPNČ Ř.č. 7, 10W/230V, P20
- SPNČ Ř.č. 1, 10W/230V, P44
- ZSISMA 16W/230V, P20
- ZSISMA 16W/230V, P44
- MÍSTNÍ SVĚTLÝ VÝVOD
- VENTILÁTOR
- ROZVODČÍ

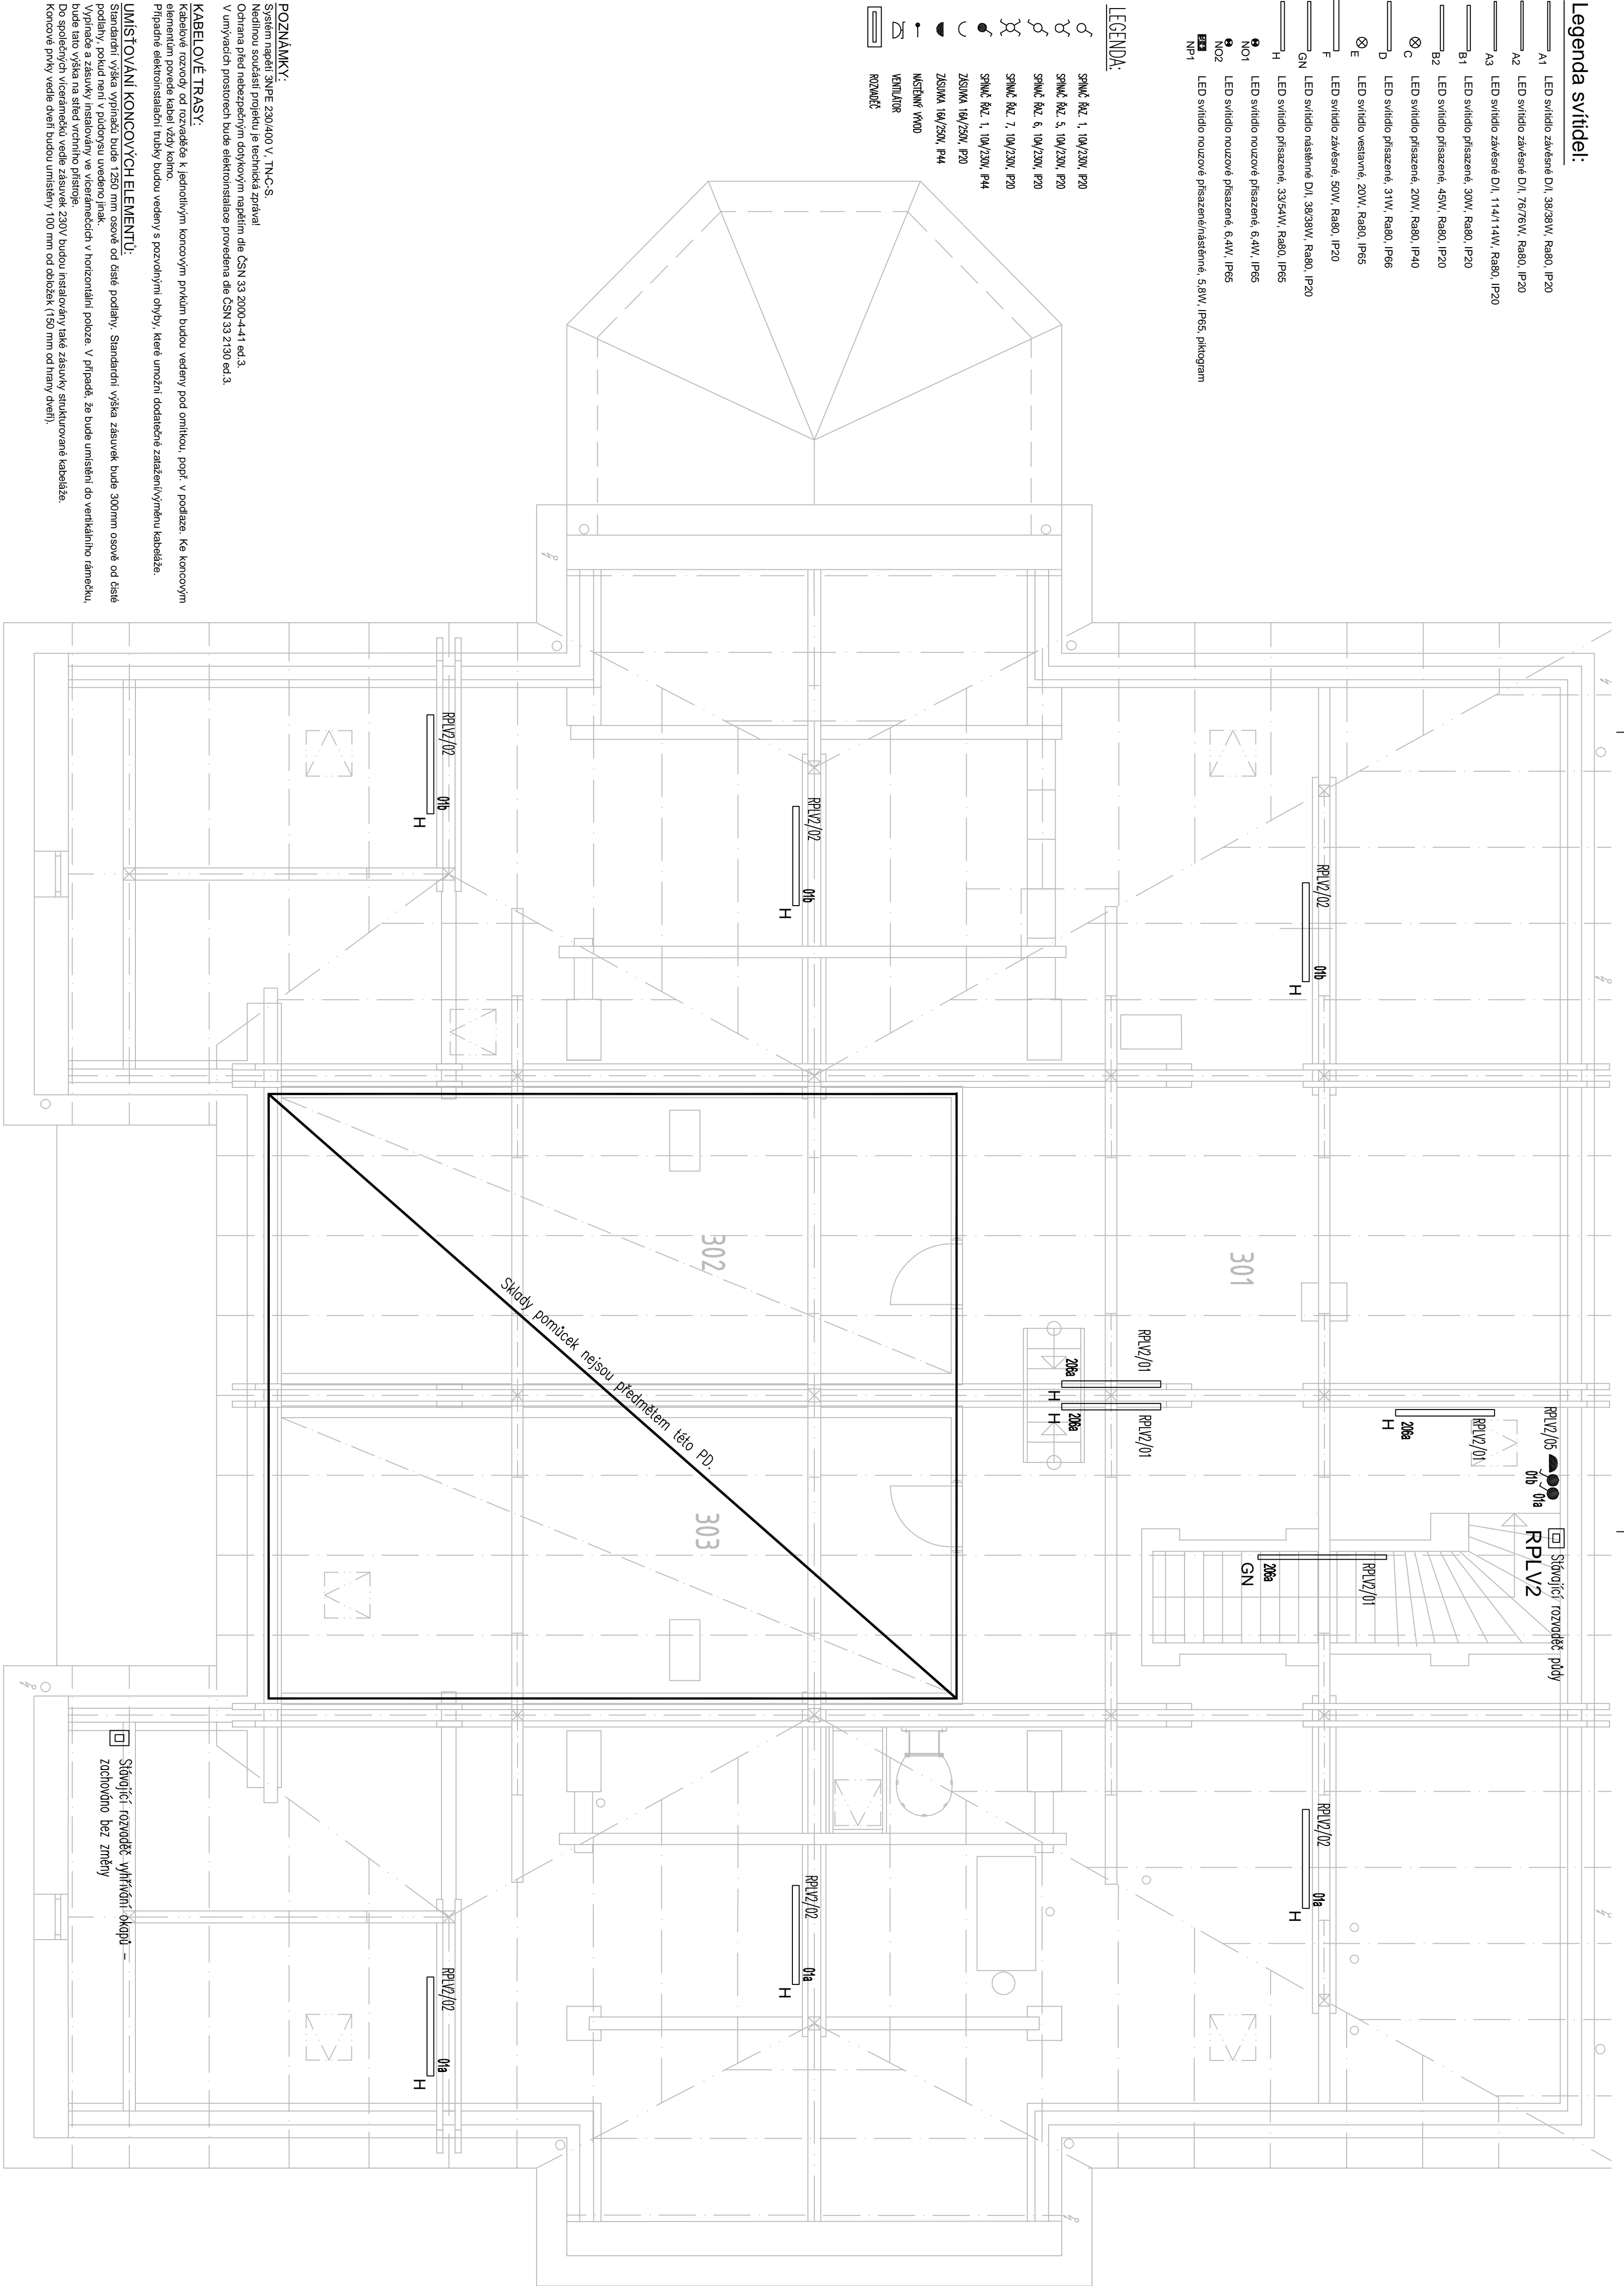

LEGENDA MÍSTNOSTÍ

OZN.	NÁZEV	PODLAHA	STĚNY	STROP
301	PODŘÍVOÍ	STÁVAJÍCÍ BETON	-	-
302	SKLAD POMŮCEK	STÁVAJÍCÍ BETON	SDK PŘÍČKA + MMLBA	SDK ROHLIED
303	SKLAD POMŮCEK	STÁVAJÍCÍ BETON	SDK PŘÍČKA + MMLBA	SDK ROHLIED

Projektant:		Autorizace:		QATROSYS.TEAM, spol. s r.o.	
Vít Zvoláněk		Ing.František Dvořák		Křižná 5578 580 01 Havičkov Brod tel.:586430475 DÚČCZ15088654 PROJEKCE	
Město stavby:	Zadána číslo:	23-50-891	Archivní číslo:	R/243	
Investor:		Kraj Vysočina, Žitkova 57/1892, 587 33 Jihlava			
Support:		Projektová dokumentace pro provádění stávby			
Stavba:		ZŠ a PŠ U TROJICE -		Datum: červenec 2023	
TECHNIKA PROSTŘEDÍ STAVEB - ELEKTROINSTALACE		Číslo výkresu:		D. 1.4.5.4	
Ověřil:		Přiborův PŮDA - SILNOPROUD		Měřítko: 1:50	