


PŮDORYS KOTELNY 2.NP

s.v.2,8-4m,5,04m<sup>2</sup>  
keramická dlažba

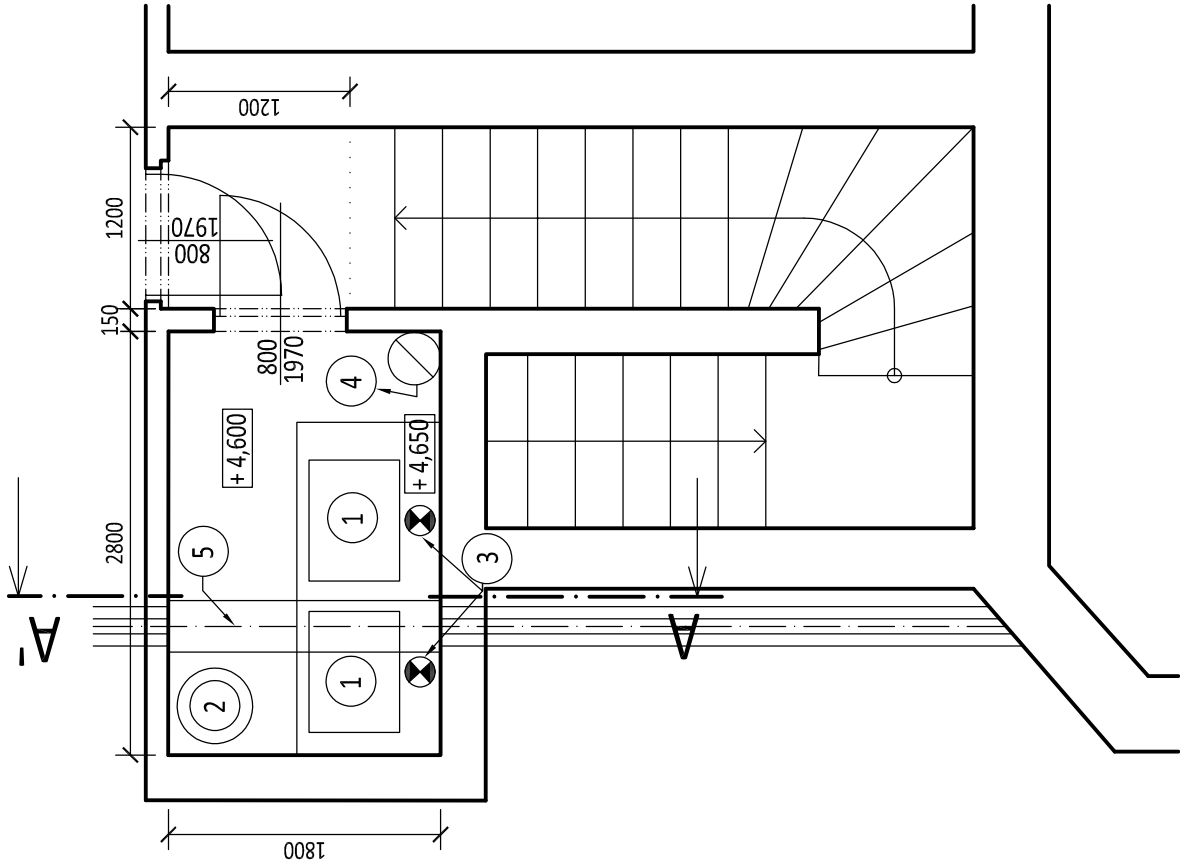

LEGENDA

- STÁVAJÍCÍ KONSTRUKCE
- 1


PLYNOVÝ KOTEL 49,5 kW
- 2

TLAKOVÁ EXPANZNÍ NÁDOBA objem 140 l
- 3

ODTAH SPALIN NEREZ OD PLYNOVÝCH KOTLŮ pr.200mm
- 4

PŘÍVOD VZDUCHU PRO KOTELNU NEREZ pr.300mm
- 5

OBLOŽENÍ KLEŠTIN SÁDROKARTONEM 300/160mm VE VÝŠCE 2200mm

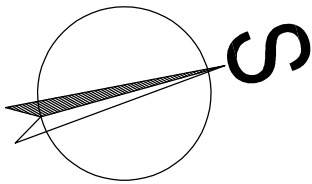

Projektant: Ing. Roman Rázl		Technické práce: Lenka Říhová		Autorizace: Ing. František Dvořák	
Místo stavby: Havlíčkův Brod		Zakázka číslo: 23-50-883		Archivní číslo: R/236	
Investor: Kraj Vysočina, Žižkova 57/1882, 587 33 Jihlava					
Stupeň: Dokumentace pro stavební řízení a pro provádění stavby					
Stavba: GYMNÁZIUM HAVLÍČKŮV BROD - OPRAVA ÚT SO 01 - REKONSTRUKCE PLYNOVÉ KOTELNY					
Datum: listopad 2023					
Číslo výkresu: D.1.1.04					
Měřítko: 1:50					
Obsah: PŮDORYS KOTELNY 2.NP + ŘEZ A-A' - STÁVAJÍCÍ STAV					