

## C. Stavební část

Souřadnicový systém JTSK

Výškový systém Bpv



**projektová, průzkumná a konzultační společnost**


PUDIS a.s., Nad Vodovodem 2/3258, 100 31 Praha 10  
tel.: +420 274 776 645, fax: +420 274 778 656, [www.pudis.cz](http://www.pudis.cz), [info@pudis.cz](mailto:info@pudis.cz)

Vypracoval: Kateřina Holubová	Hlavní inženýr projektu: Ing. Michal Turek	Investor:  Kraj Vysočina Žižkova 57 587 33 Jihlava
	Výrobní ředitel: Ing. Jan Vlček	
Odpovědný projektant: Ing. Zdeněk Podráský CSc.	Ředitel společnosti: Ing. Martin Höfler	
Číslo zakázky: D-16-061	Datum: 03/2019	
Akce: II/128 Pacov – Lukavec, 1. stavba		Měřítko: 1:100; 1:50
		Formát: 12x A4
Příloha: SO 101 Rekonstrukce silnice II/128 v km 4,540 – km 8,238 VÝKRESY PROPUSTKŮ		Stupeň: DSP
		Souprava: Číslo přílohy: 6.

SO 101\_PROPUSTEK V KM 0,56000


PŮDORYS

M 1:100

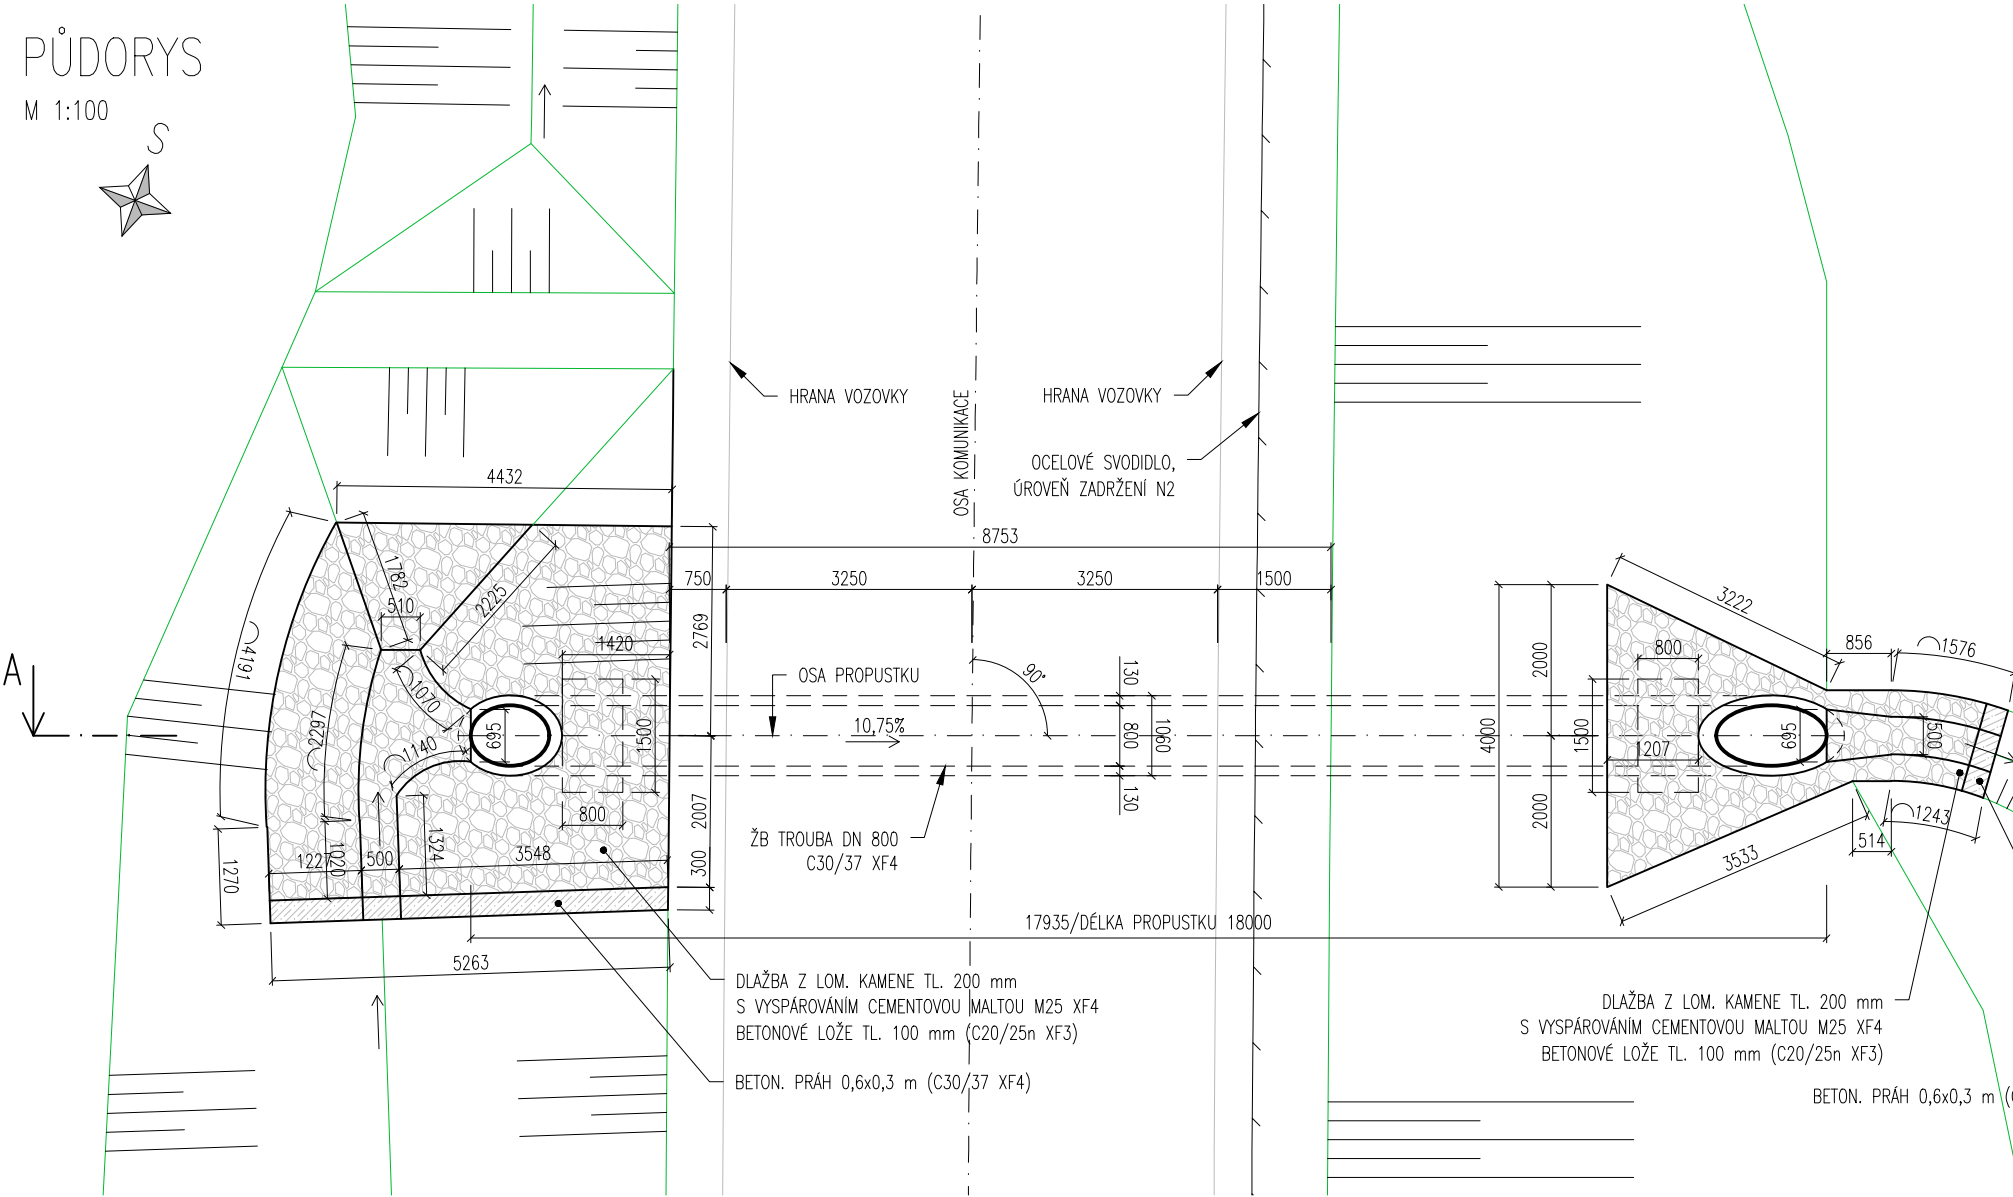


VZOROVÝ PŘÍČNÝ ŘEZ

M 1:50

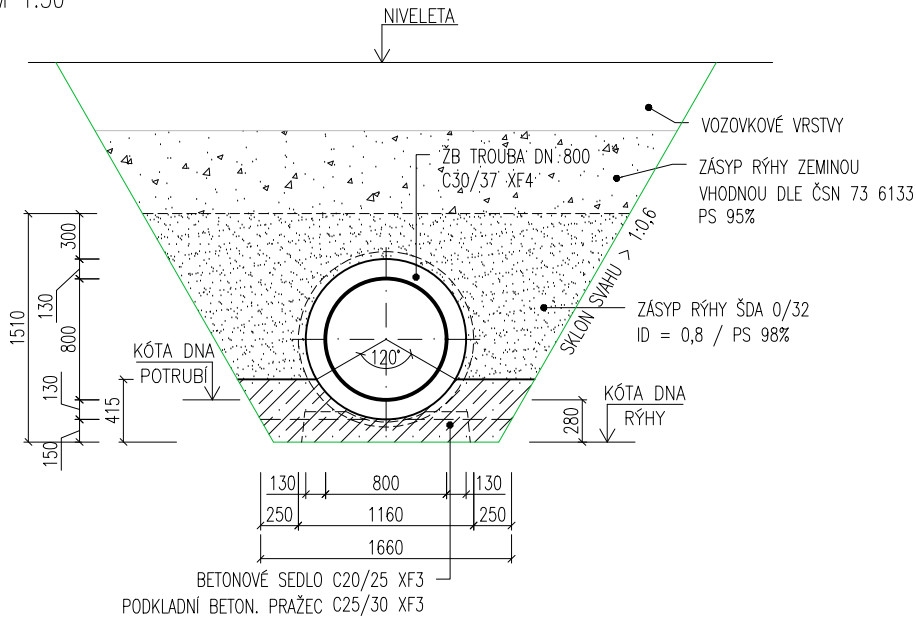

ŘEZ A-A


M 1:100

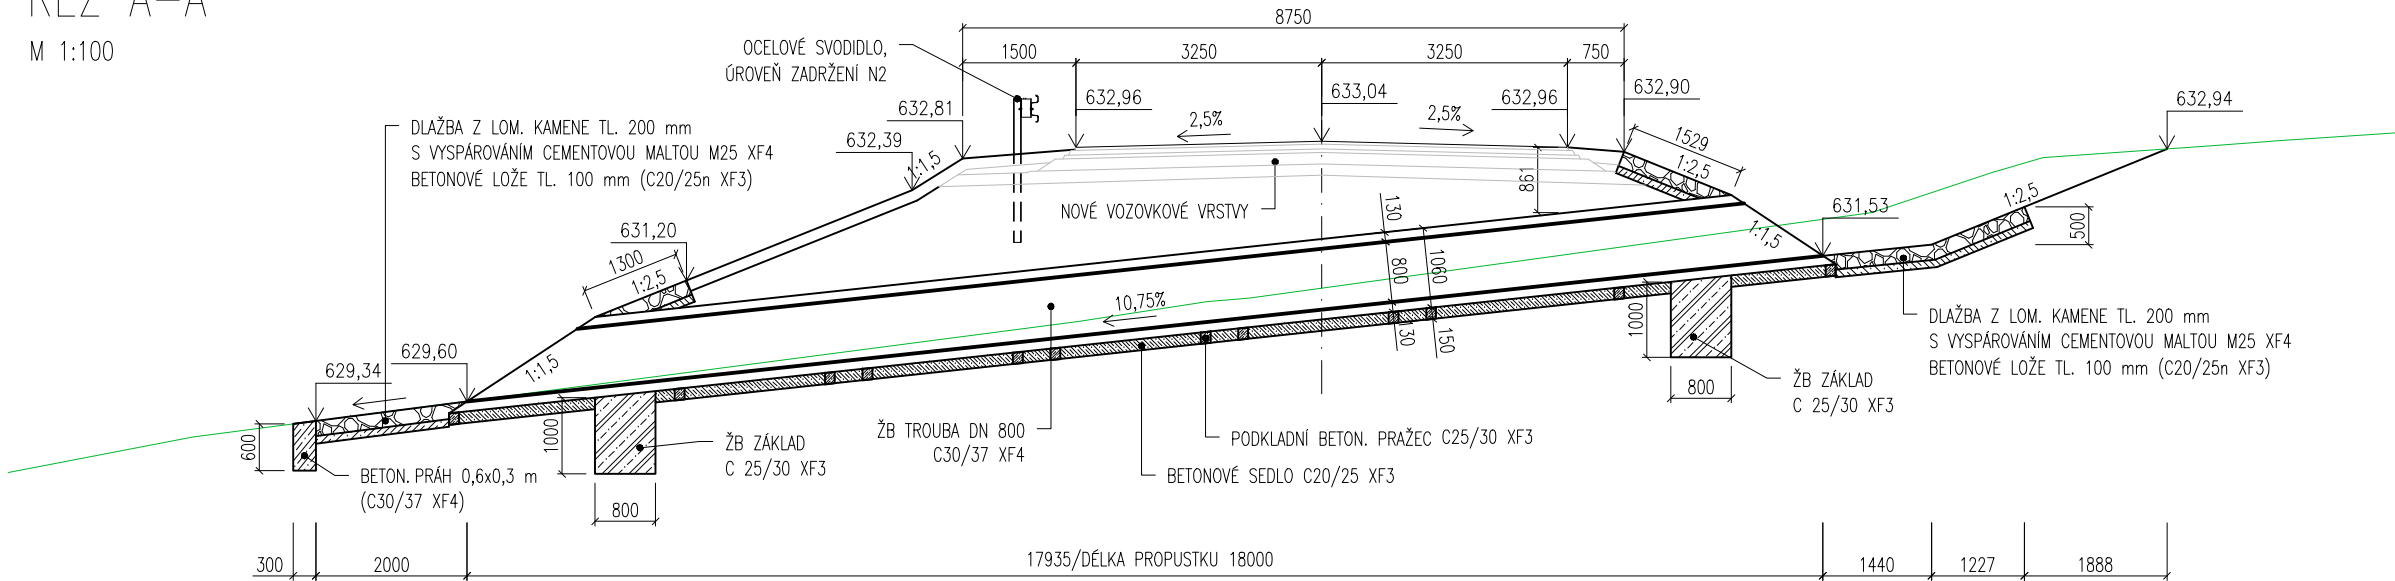

SO 101\_PROPUSTEK V KM 0,75000


PŮDORYS

M 1:100

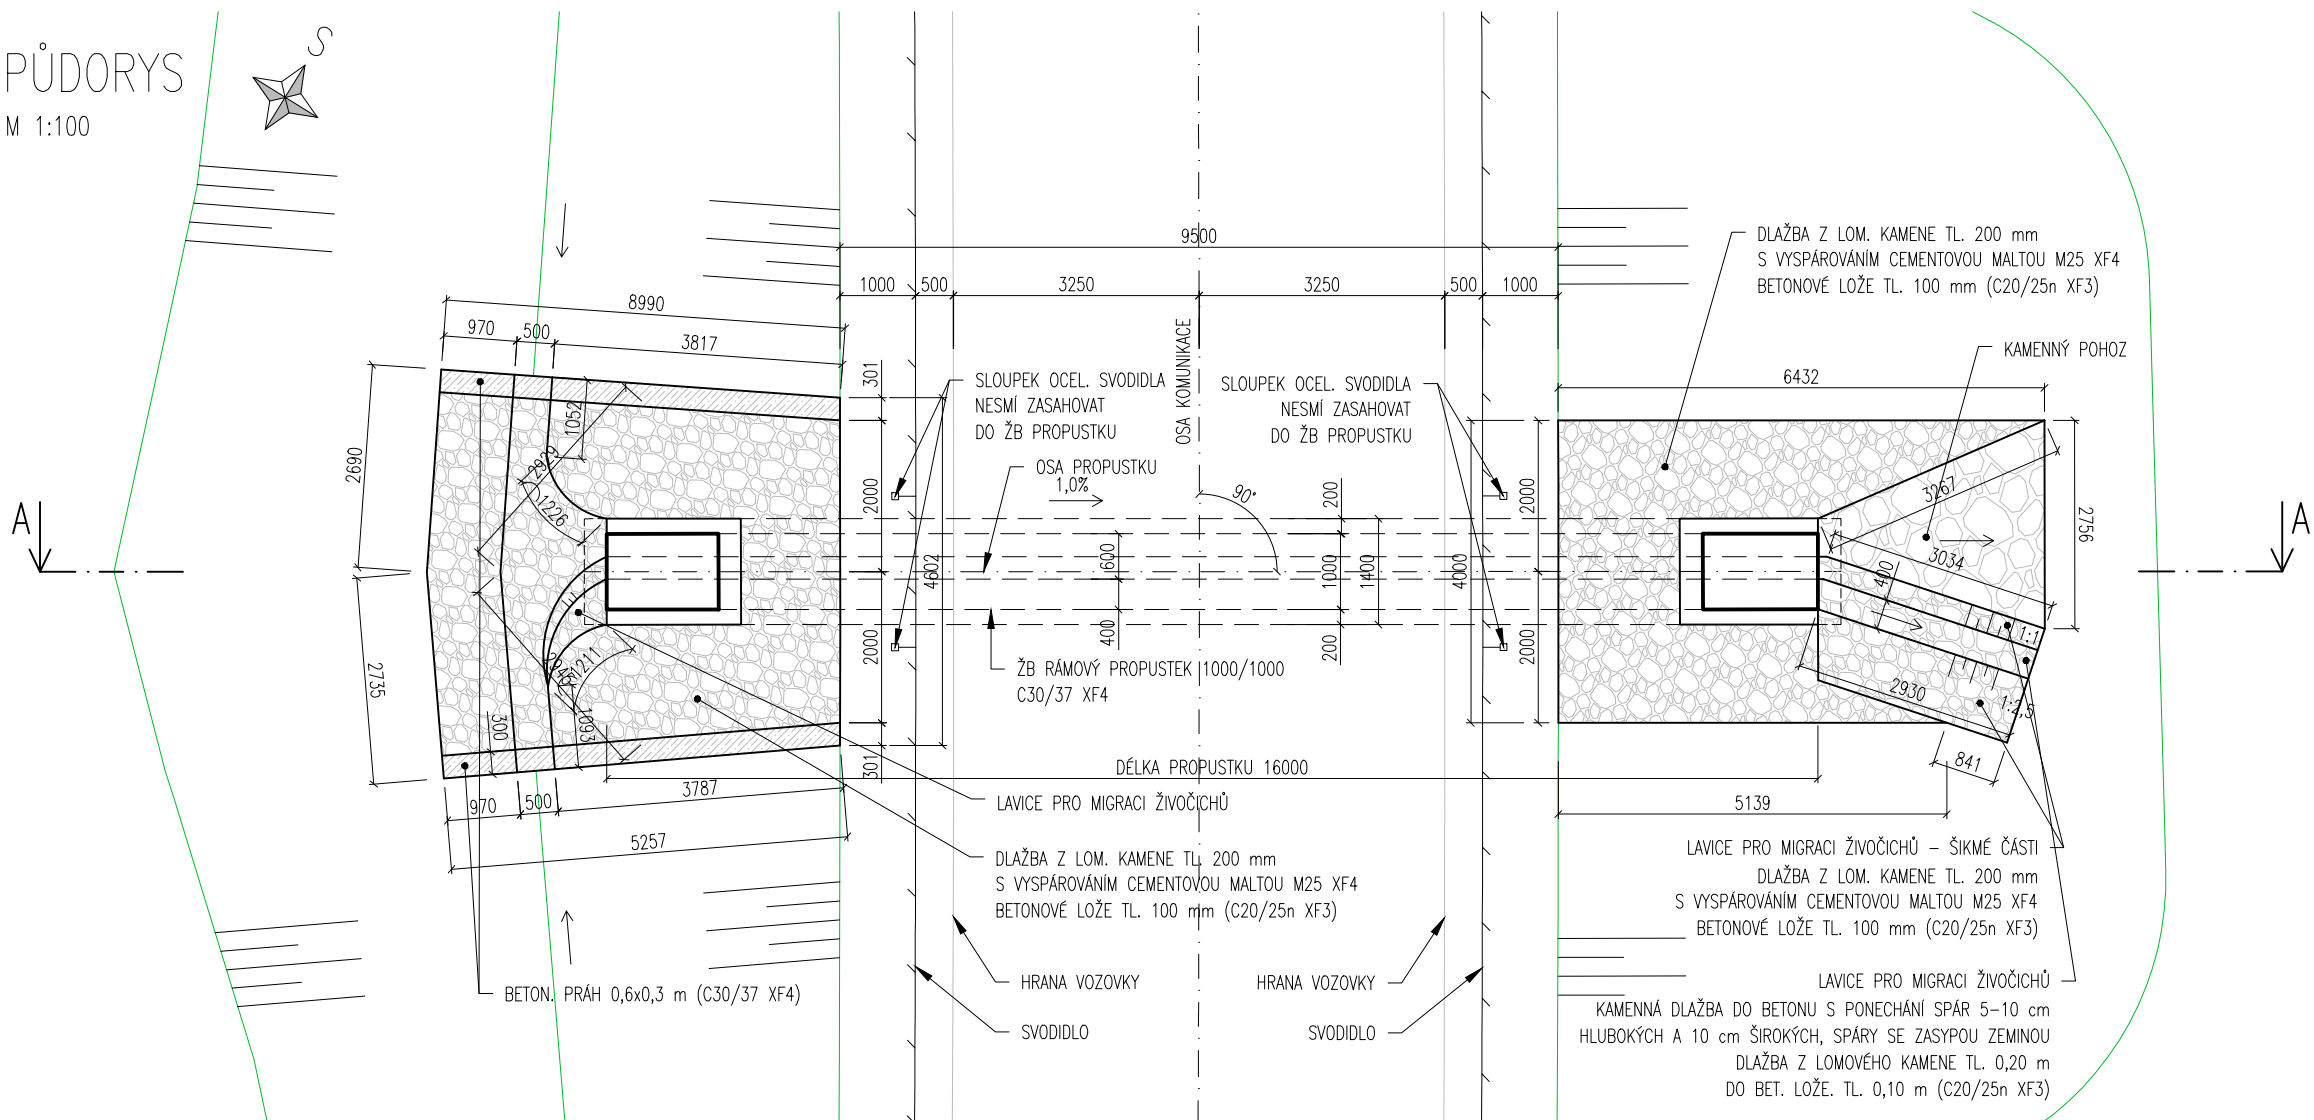


VZOROVÝ PŘÍČNÝ ŘEZ

M 1:50

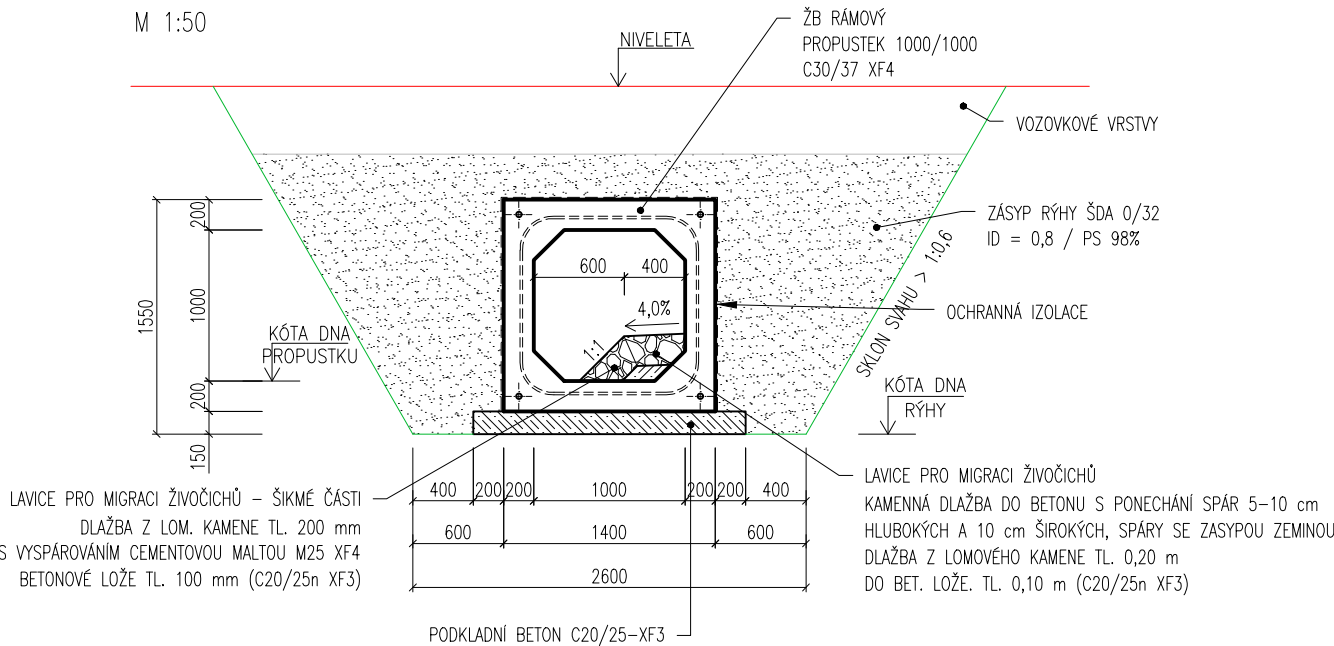

ŘEZ A-A


M 1:100

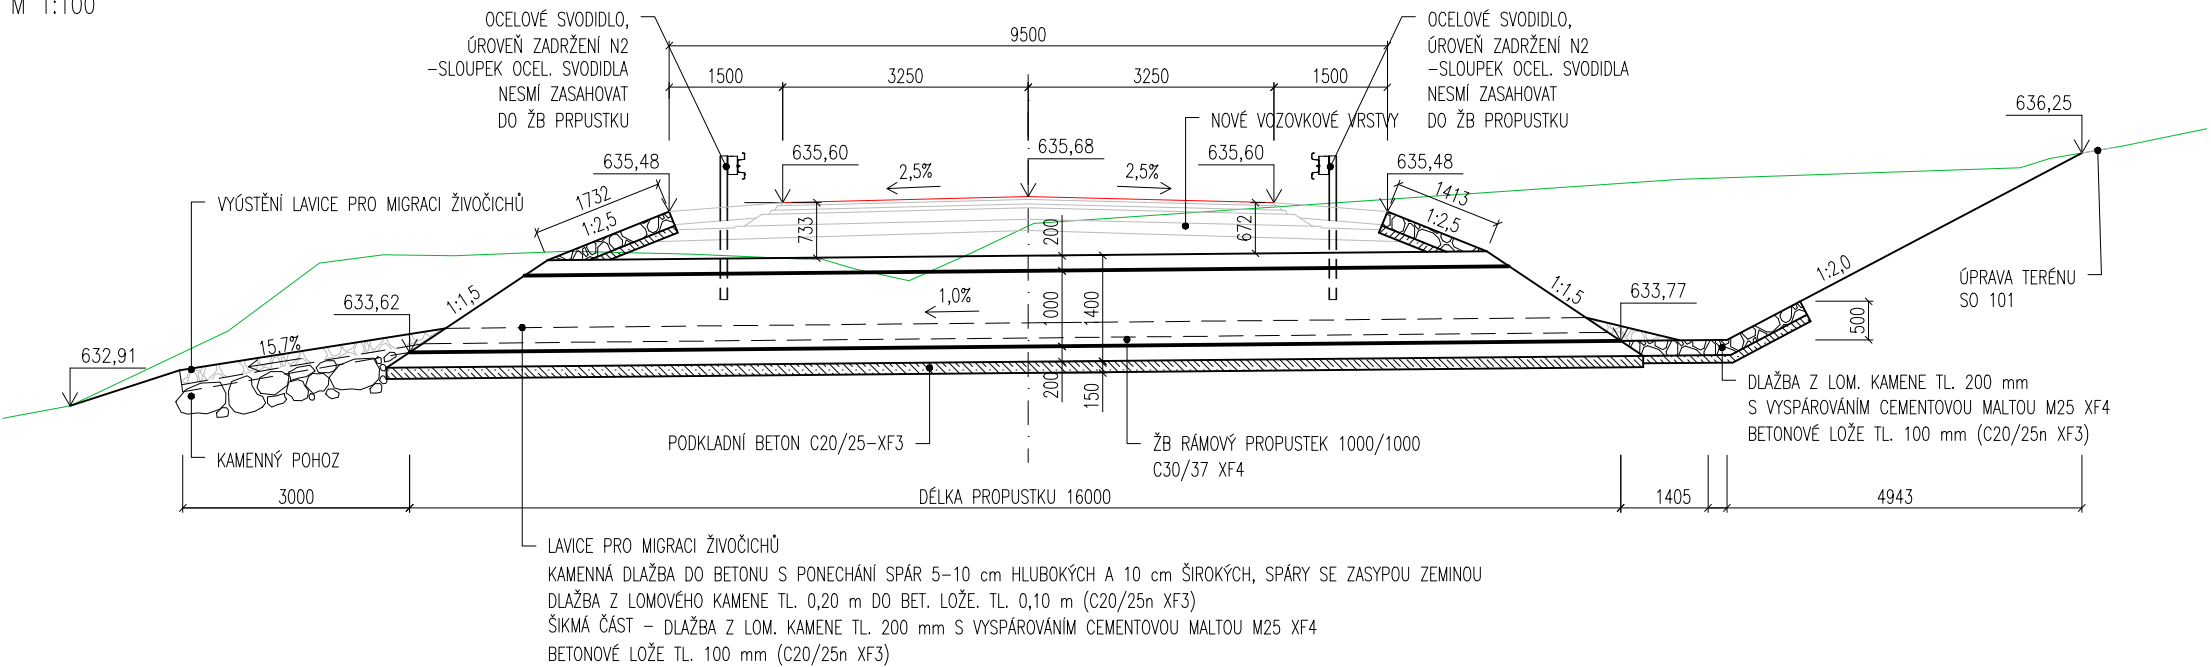

SO 101\_PROPUSTEK V KM 1,05560


PŮDORYS

M 1:100

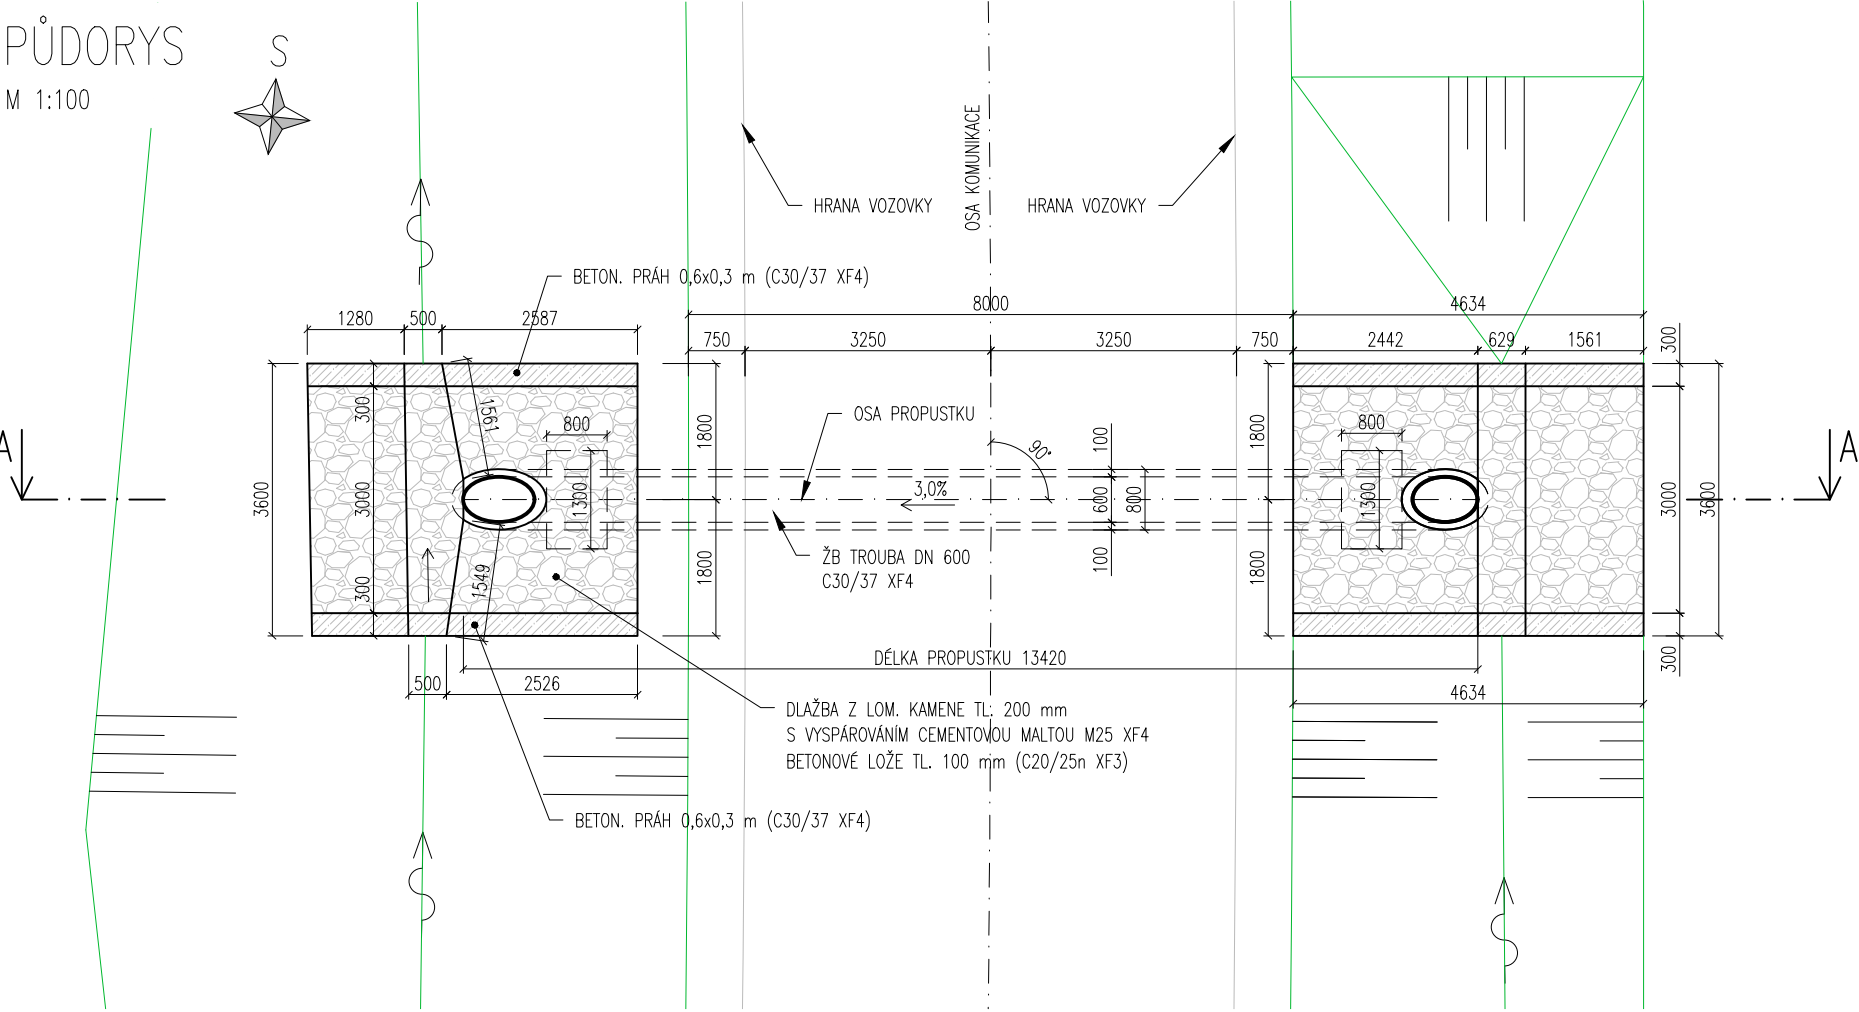


ŘEZ A-A

M 1:100

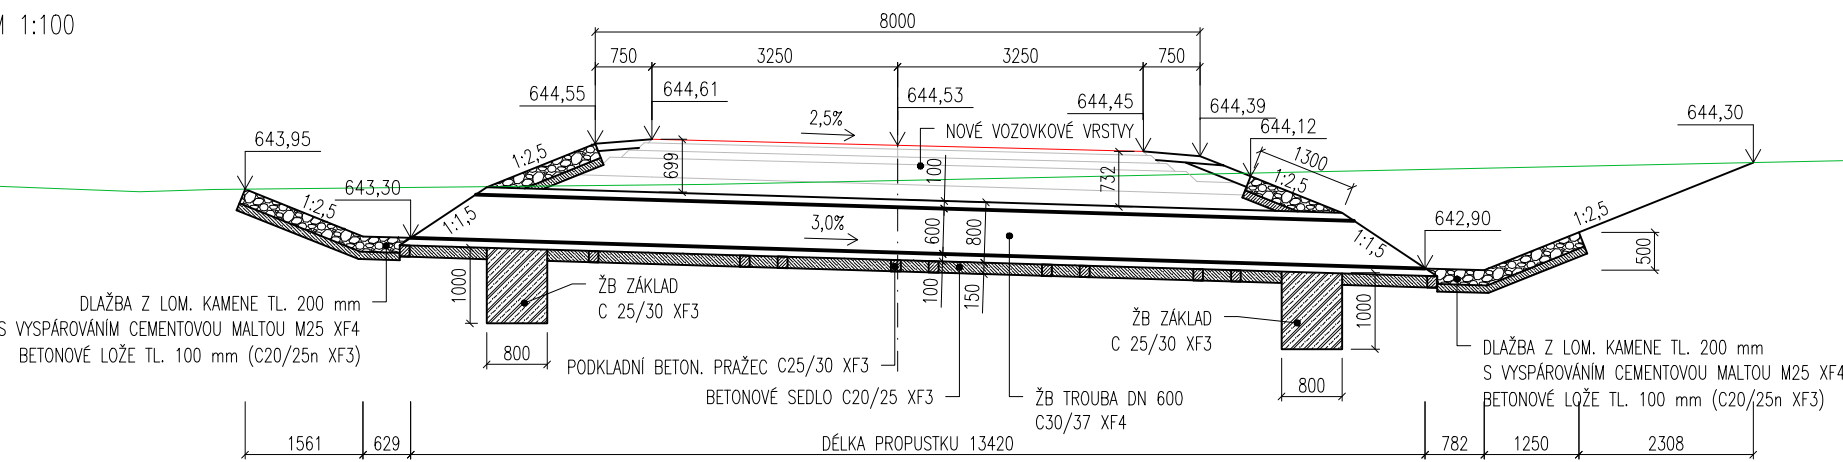

VZOROVÝ PŘÍČNÝ ŘEZ

M 1:50


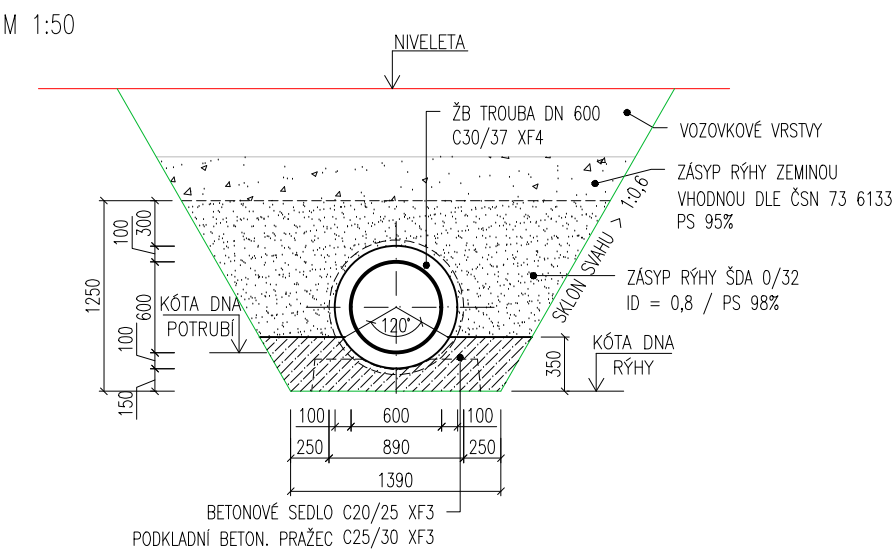






PŮDORYS

M 1:100

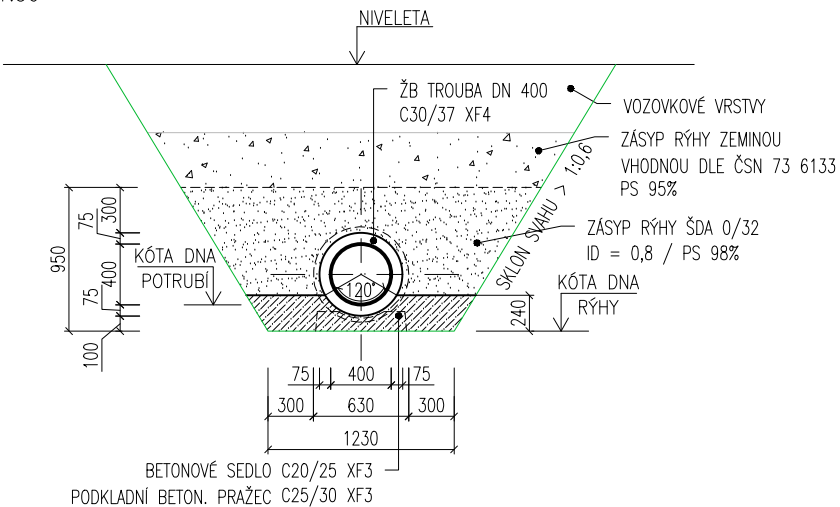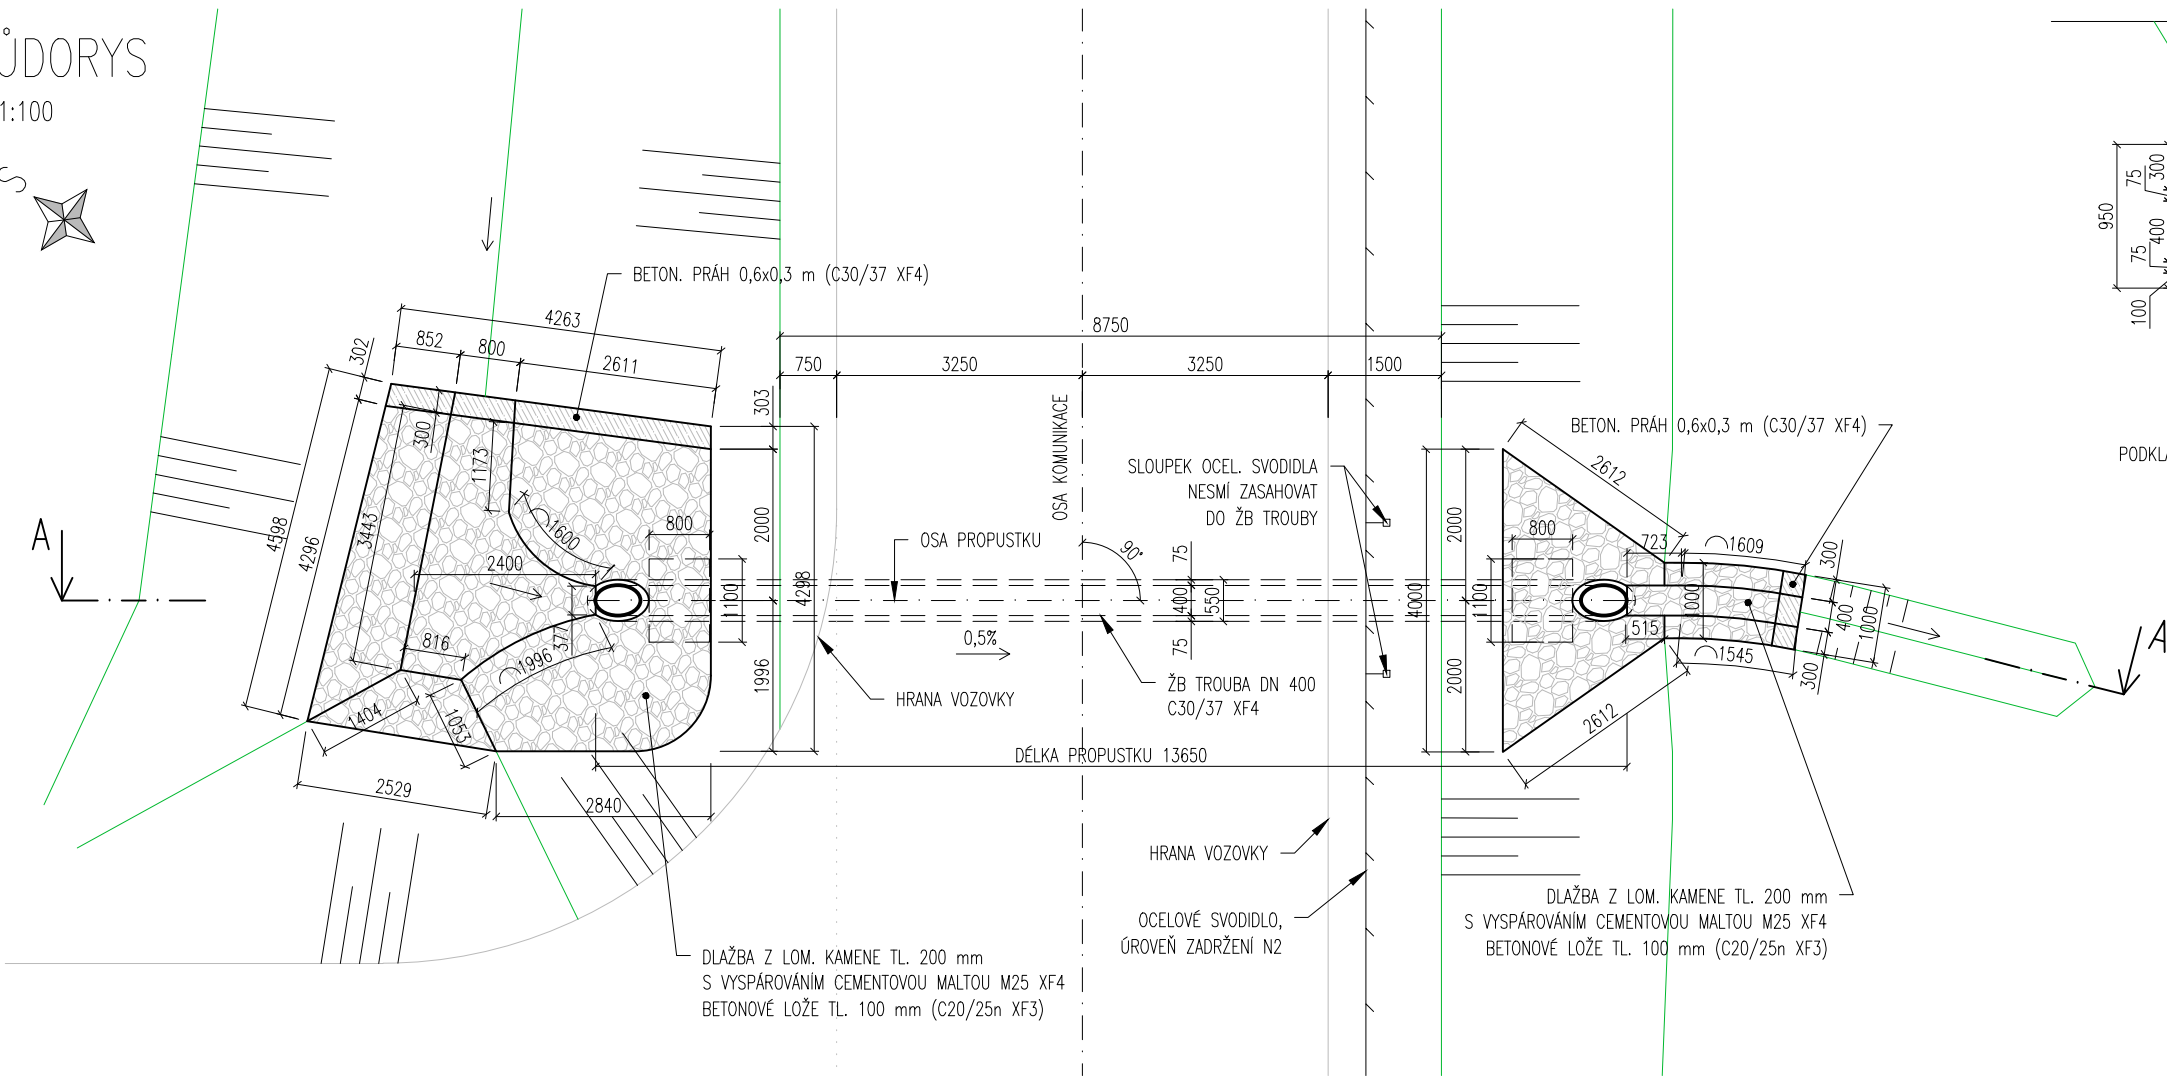

ŘEZ A-A

M 1:100

