



630,00 Bpv

PODÉLNÝ PROFIL 1:1000/1:100

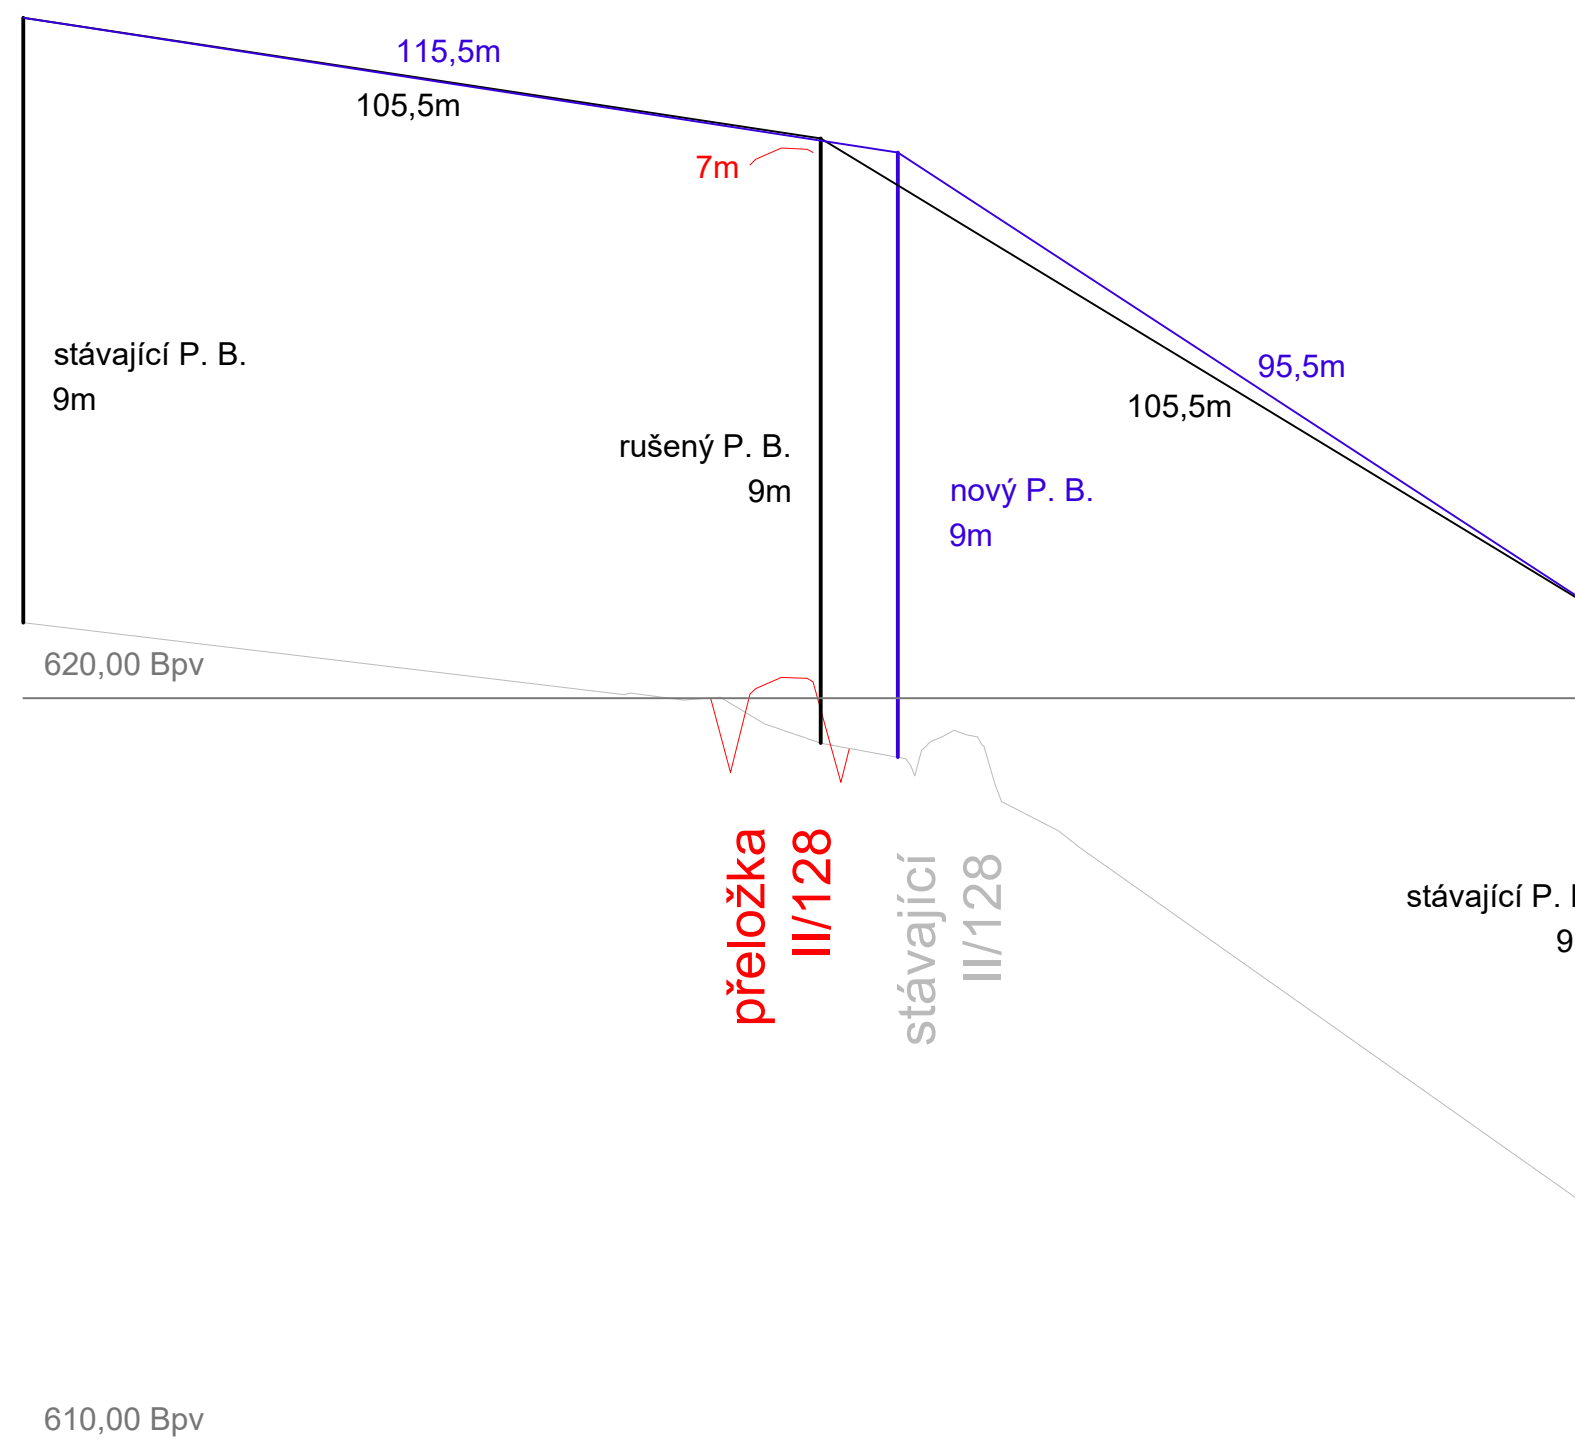

610,00 Bpv

LEGENDA

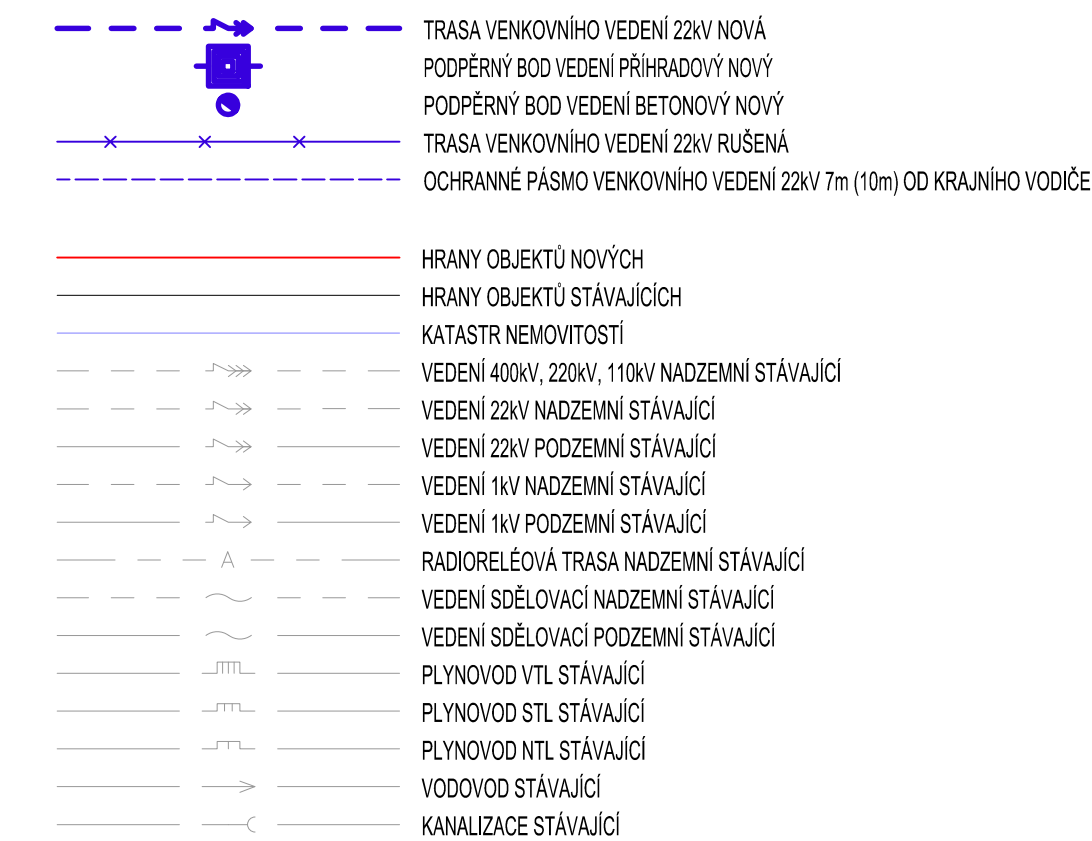

Souřadnicový systém JTSK

Výškový systém Bpv



projektová, průzkumná a konzultační společnost

PUDIS a.s., Nad Vodovodem 2/3258, 100 31 Praha 10
tel.: +420 274 776 645, fax: +420 274 778 656, www.pudis.cz, info@pudis.cz

Vyracoval: Michael Blažek	Hlavní inženýr projektu: Ing. Michal Turek	Investor: Kraj Vysočina Žižkova 57 587 33 Jihlava
	Výrobní ředitel: Ing. Jan Vlček	
Odpovědný projektant: Michael Blažek	Ředitel společnosti: Ing. Martin Höfler	
Číslo zakázky: D-16-061	Datum: 08/2017	

Akce: II/128 Pacov – Lukavec, 1. stavba	Měřítko: 1:1000	Formát: 4 x A
	Stupeň: DUR	
Příloha: SO 401 ÚPRAVA VENKOVNÍHO VEDENÍ 1x22kV – E.ON DISTRIBUCE V KM 0,275 SITUACE A ŘEZY	Číslo přílohy: D.6.1	