



SCHÉMA AREÁLU:

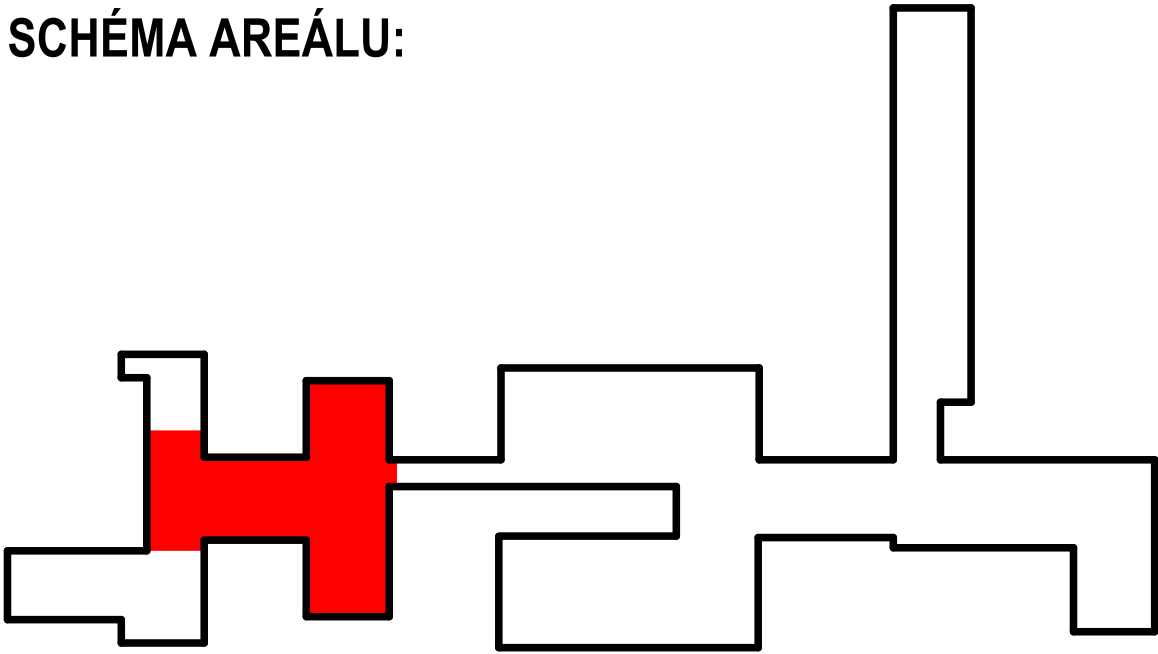

Akce: STŘEDNÍ PRŮMYSLOVÁ ŠKOLA TŘEBÍČ, REKONSTRUKCE STRAVOVACÍHO PROVOZU		Autorizace:	
Místo stavby: STŘEDNÍ PRŮMYSLOVÁ ŠKOLA TŘEBÍČ, MANŽELŮ CURIEOVÝCH 734, 674 01 TŘEBÍČ			
Objednatel: KRAJ VYSOČINA, ŽITKOVA 571/1882, 587 33 JIHLAVA		IČ: 70890749, DIČ: CZ70890749	
Zodpovědný projektant: ING. MARTIN VINTER		Datum: 4/2017	
Vypracoval: MILAN MELIČAR		Zakázkové číslo: 04/2017	
Kreslil: MICHAL MAREŠ		Formát: 8 x A4	
Oddíl: B.3 - VÝKRESOVÁ ČÁST - NÁVRH DISPOZIČNÍHO ŘEŠENÍ, TECHNOLOGICKÉHO A TECHNICKÉHO USPOŘADÁNÍ STRAVOVACÍHO PROVOZU		Stupeň: ZADÁVACÍ DOKUMENTACE PRO BUDOUCÍHO PROJEKTANTA STAVBY	
Objekt: BUDOVA ŠKOLY		Měřítko: 1:100	
Obsah: PŮDORYS 1.NP - VARIANTA XI		Paré: Číslo výkresu: B.3b	