





SCHÉMA AREÁLU:

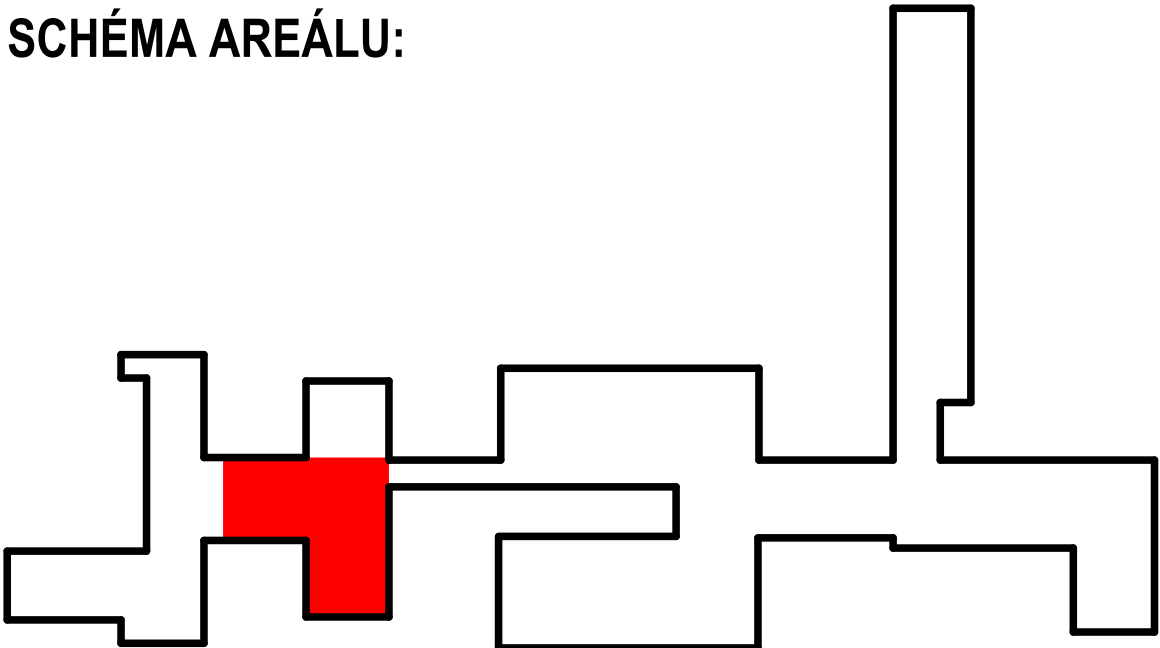

Akce: STŘEDNÍ PRŮMYSLOVÁ ŠKOLA TŘEBÍČ, REKONSTRUKCE STRAVOVACÍHO PROVOZU		Autorizace:		<div> C.U.B.E. S.R.O.</div> <div>Nad Zámkem 1072, 674 01 Třebíč mobil: (+420) 606 224 941 e-mail: info@cube-projekty.cz IČ: 282 67 419 DIČ: CZ28267419</div>
Místo stavby:	STŘEDNÍ PRŮMYSLOVÁ ŠKOLA TŘEBÍČ MANŽELŮ CURIEOVÝCH 734 674 01 TŘEBÍČ			
Objednatel:	KRAJ VYSOČINA ŽIŽKOVA 57/1882 587 33 JIHLAVA	IČ: 70890749 DIČ: CZ70890749		
Zodpovědný projektant:	Vypracoval:	Kreslil:	Datum:	
ING. MARTIN VINTER	MILAN MELICHAR	MICHAL MAREŠ	Zakázkové číslo: 04/2017	
Oddíl:	B.3 - VÝKRESOVÁ ČÁST - NÁVRH DISPOZIČNÍHO ŘEŠENÍ, TECHNOLOGICKÉHO A TECHNICKÉHO USPOŘÁDÁNÍ STRAVOVACÍHO PROVOZU		Formát: 8 x A4	
Objekt:	BUDOVA ŠKOLY		Stupeň: ZADÁVACÍ DOKUMENTACE PRO BUDOUCÍHO PROJEKTANTA STAVBY	
Obsah:	PŮDORYS 1.NP - VARIANTA V		Měřítko: 1:75 Číslo výkresu: B.3g	
			Paré:	