

Dokumentace pro provádění stavby



MÍSTO STAVBY



zodp. projektant:	Ing. Václav Chýle	stupeň:	DPS
kontroloval:	Ing. Jaroslav Hruška	datum:	07/2024
navrhl:	Ing. Václav Chýle	č. zakázky:	307 020
vypracoval:	Ing. Václav Chýle		

investor: Kraj Vysočina, Žižkova 1882/57, 586 01 Jihlava

č.paré:

akce: ČZA v Humpolci, střední škola - Dusilov

Objekt haly pro praktické vyučování - plynofikace kotelný

C. Situační výkresy

výkres:

měřítko: 1:1,33

č.výkresu:

Situace širších vztahů

C.1

1625/6

→ 3608

2455/6

1635/2

Dusilovský rybník

1625/1

1207

1637/1

1633/1

1716

1629/2

3595

1633/2


1631/1

1630/4

2003

1629/3

S

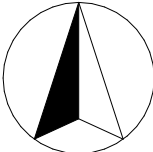

Dokumentace pro provádění stavby



zodp. projektant: Ing. Václav Chýle
kontroloval: Ing. Jaroslav Hruška
navrhl: Ing. Václav Chýle
vypracoval: Ing. Václav Chýle

stupeň: DPS
datum: 07/2024
č. zakázky: 307 020

investor: Kraj Vysočina, Žižkova 1882/57, 586 01 Jihlava

č. paré:

akce: ČZA v Humpolci, střední škola - Dusilov

Objekt haly pro praktické vyučování - plynofikace kotelny

C. Situační výkresy

výkres:

měřítko: 1:500

č. výkresu:

Katastrální situační výkres

C.2

1626/2


1630/1

4212

1630/5


1629/1

1630/6

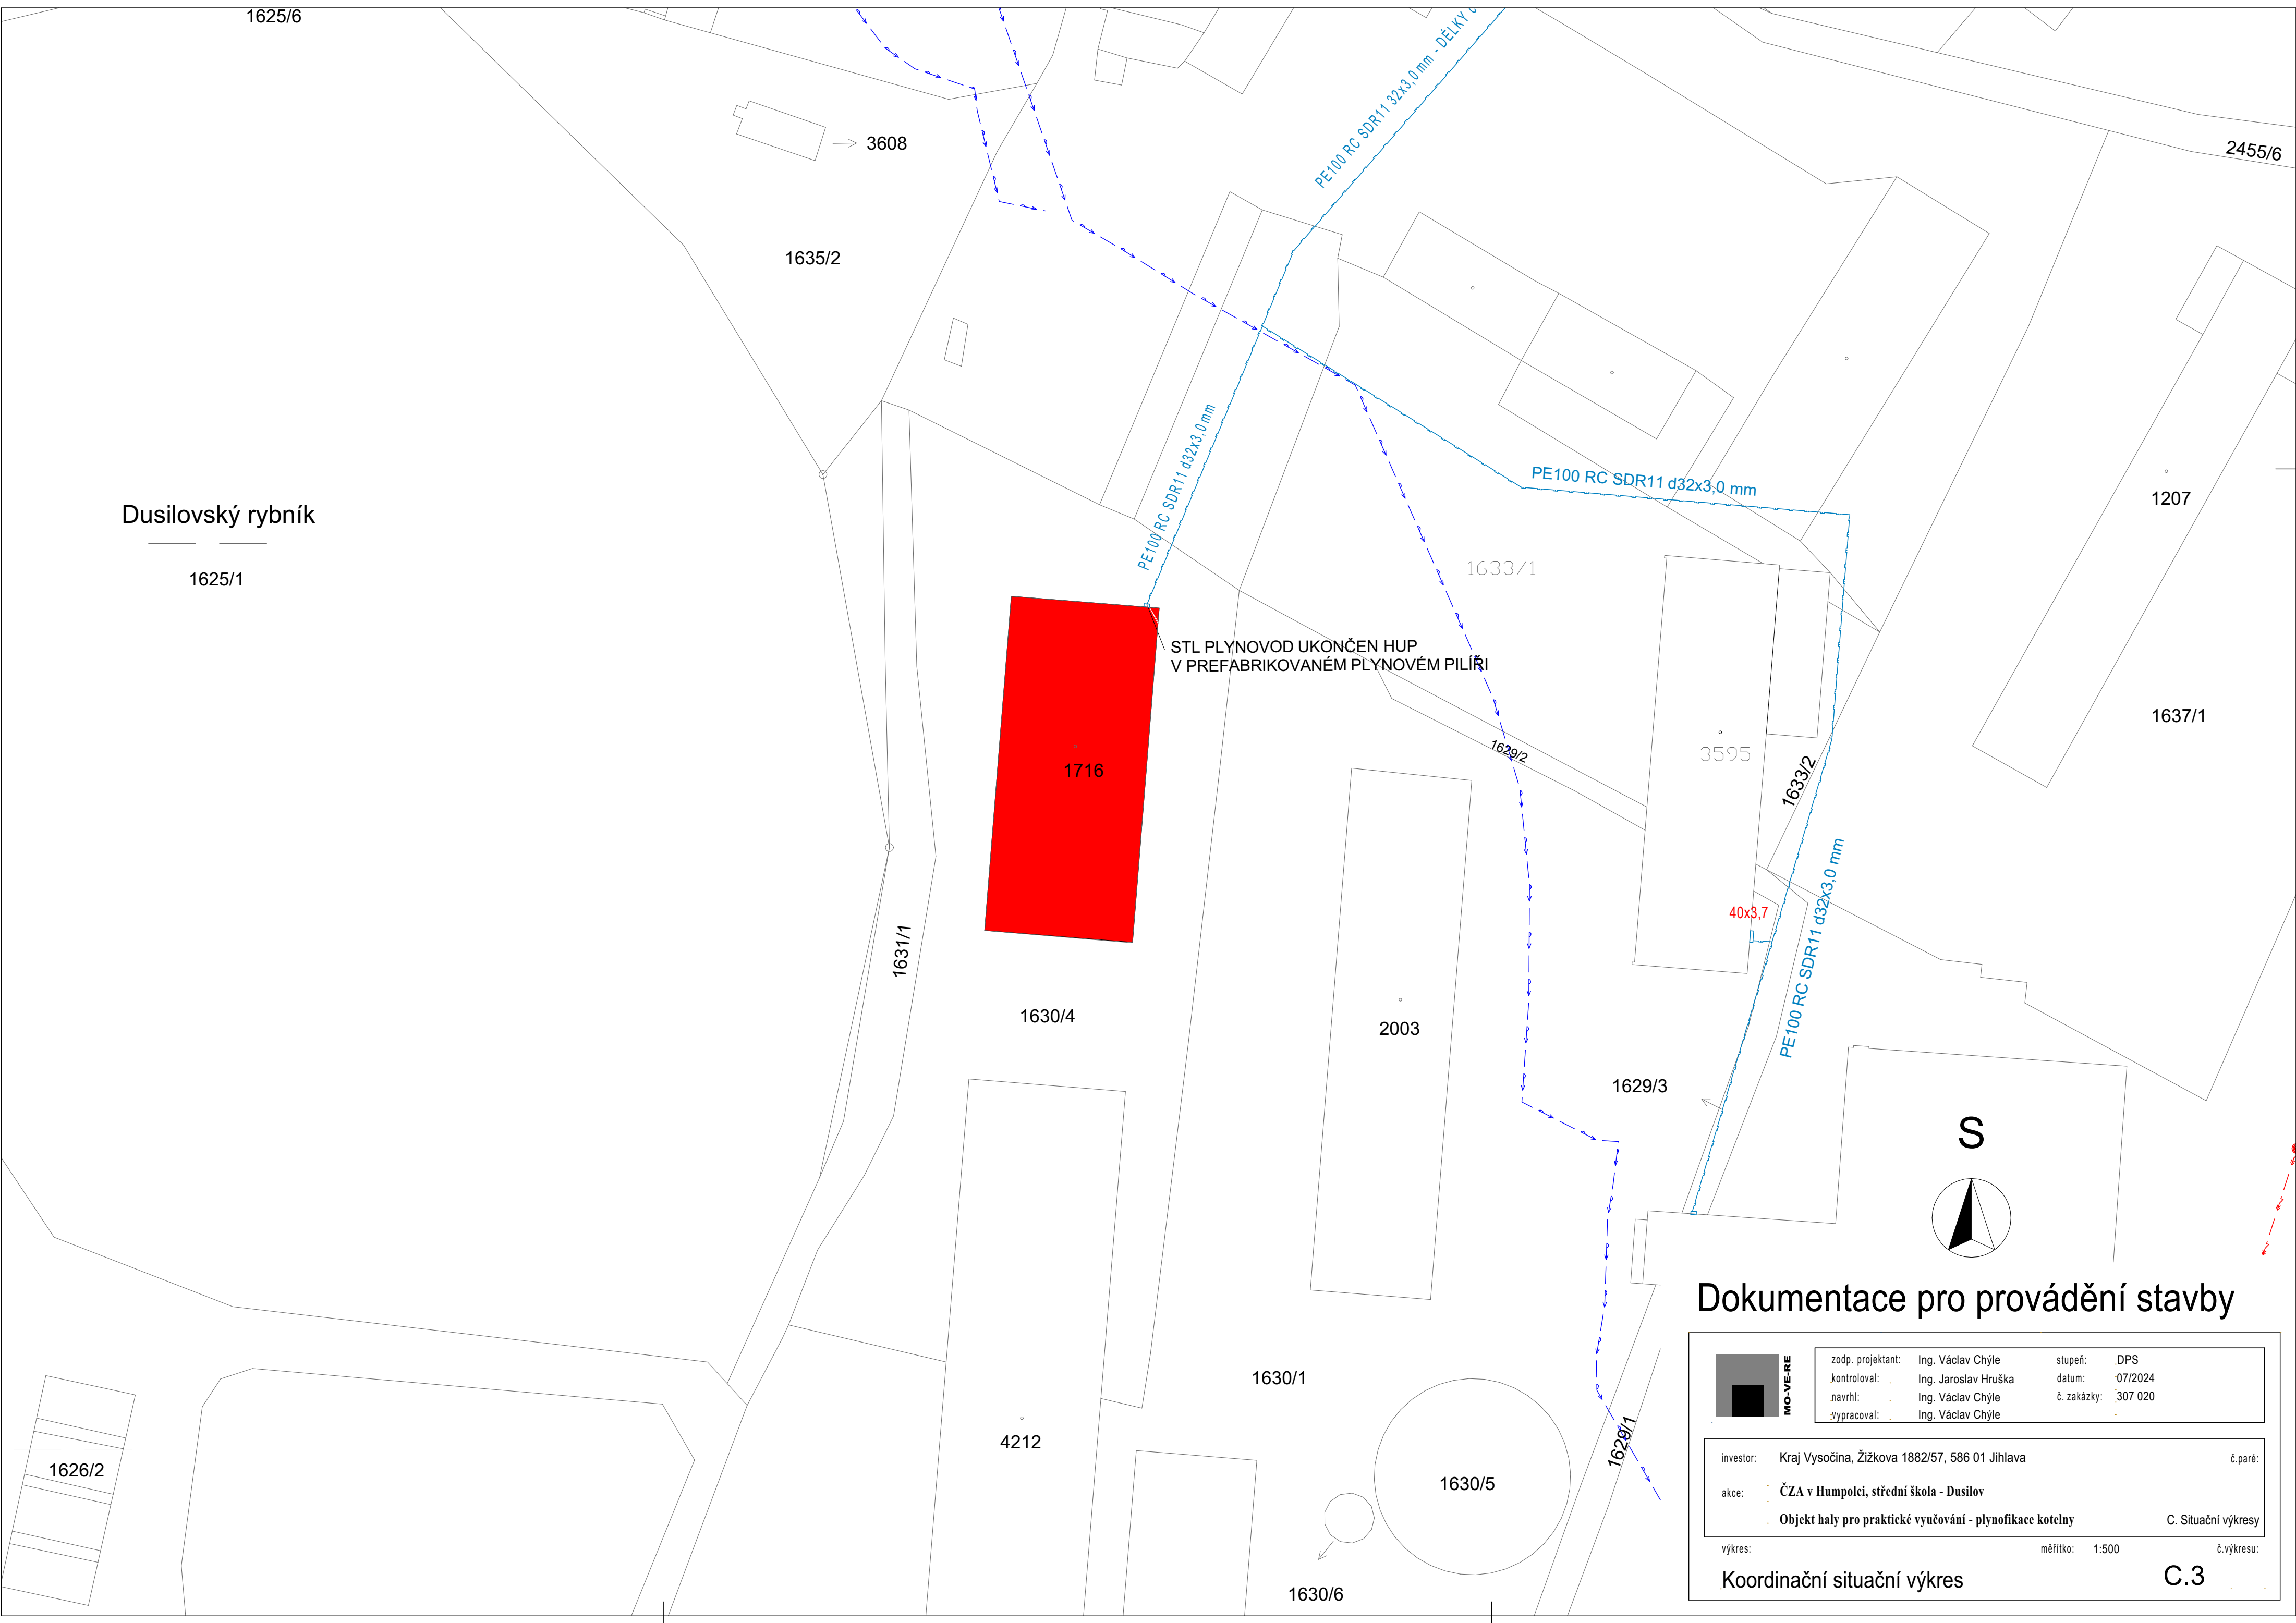


Dusilovský rybník

STL PLYNOVOD UKONČEN HUP
V PREFABRIKOVANÉM PLYNOVÉM PILÍŘI

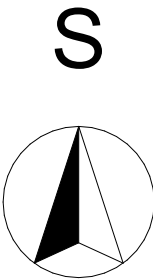

Dokumentace pro provádění stavby



MO-VE-RE

zodp. projektant:

Ing. Václav Chýle

kontroloval:

Ing. Jaroslav Hruška

navrhl:

Ing. Václav Chýle

vypracoval:

Ing. Václav Chýle

stupeň:

DPS

datum:

07/2024

č. zakázky:

307 020

investor:

Kraj Vysočina, Žižkova 1882/57, 586 01 Jihlava

č. paré:

akce:

ČZA v Humpolci, střední škola - Dusilov

C. Situační výkresy

výkres:

měřítko: 1:500

č. výkresu:

Koordinační situační výkres

C.3