

- LEGENDA
- Komunikace - ÚSEK č. 1

Komunikace - ÚSEK č. 2 a ÚSEK č. 4

Komunikace - ÚSEK č. 3 a ÚSEK č. 5

ZPEVNĚNÉ SJEZDY - užití ACO

NEZPEVNĚNÉ SJEZDY - užití R-mat

hrana ohrubné vrstvy

VDZ proužek 125 mm, plast za studena

Vedení el. NN

Vedení el. VN

Vedení el. VVN

Vedení sdělovací


Stávající kanalizace

Stávající vodovod


Výhledová kanalizace/voda

Plynovod

KLAD LISTŮ

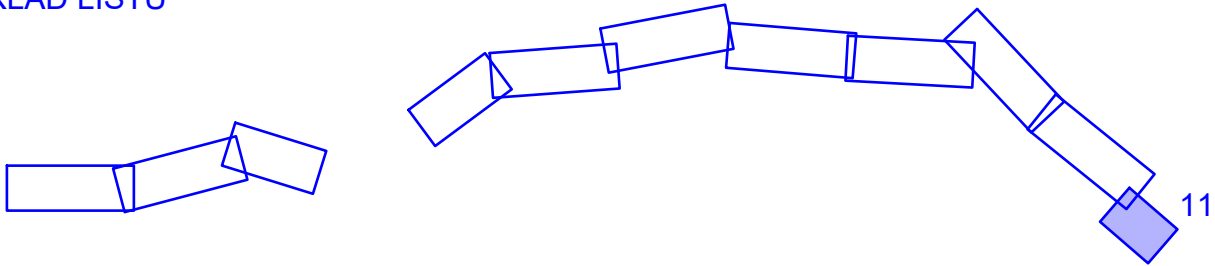

Poloha inženýrských sítí je pouze orientační. Před zahájením prací je nutné zajistit jejich vytyčení příslušnými správci. Stanícení je vztaženo k verzi ULS 01/2019.

ZODP. PROJEKTANT : Ing. Ondřej Tupý		NAVRHL/VYPRACOVAL : Ing. Karel Novotný			
TECHNICKÁ KONTROLA : Ing. Ondřej Tupý					
KRAJ : Vysočina		KÚ : Polná, Hrbov, Brzkov, Špinov, Nížkov		FORMÁT :	2 A4
OBJEDNATEL : Krajská správa a údržba silnic Vysočiny, p.o.				DATUM :	03/2020
AKCE : II/352 POLNÁ - NÍŽKOV				ČÍS. ZAKÁZKY :	
				STUPEŇ : PDPS	SOUPRAVA :
				MĚŘÍTKO : 1:1000	
PŘÍLOHA :				PŘÍLOHA ČÍS. :	C.2.11.
KOORDINAČNÍ SITUACE Č.11					