
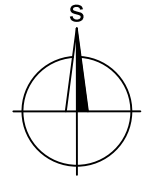


LEGENDA

- úsek č.1 (S0 101)
- úsek č.2 (S0 102)
- úsek č.3 (S0 103)
- úsek č.4 (S0 104)
- křižovatky/sjezdy zpevněné
- sjezdy ŠD/R–materiál
- frézování náběhů/zápichů
- odstranění pařezů

STÁVAJÍCÍ SÍŤ

- NN podzemní vedení (EG.D)
- VN podzemní vedení (EG.D)
- podzemní plynovod (Gasnet)
- vodovod (VAS ZR)
- kanalizace (VAS ZR)
- sdělovací (CETIN)
- hranice parcel (ČUZK)

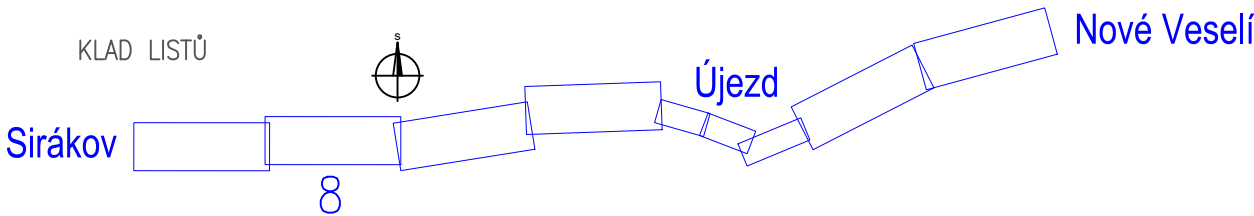

ZMĚNA Č.:		NÁZEV ZMĚNY:	DATUM:	PROVEDL:
ZODPOVĚDNÝ PROJEKTANT: Ing. Julius Janeba		TECHNICKÁ KONTROLA: Ing. Radek Holík	<div></div> <div><p>Ing. Julius Janeba Rokytno 57, 592 31 Nové Město na Moravě julius.janeba@zsp.cz, tel. +420 735 197 890</p></div>	
ZADAVATEL: Krajská správa a údržba silnic Vysočiny, p.o.		Krajská správa a údržba silnic Vysočiny		
KRAJ: Vysočina	ORP: Žďár nad Sázavou	STUPEŇ: PDPS		
ČÍSLO ZAKÁZKY: 2024/KSÚSV/068		DATUM VYDÁNÍ: 02/2024		
NÁZEV ZAKÁZKY: "III/3538, III/3539 Nové Veselí - Sirákov"		FORMÁT: 5 x A4		
PŘÍLOHA Č.: C.2.8.	NÁZEV PŘÍLOHY: Koordinační situace č.8		MĚŘÍTKO: 1:1000	PARE: