



PŮDORYS 1:100

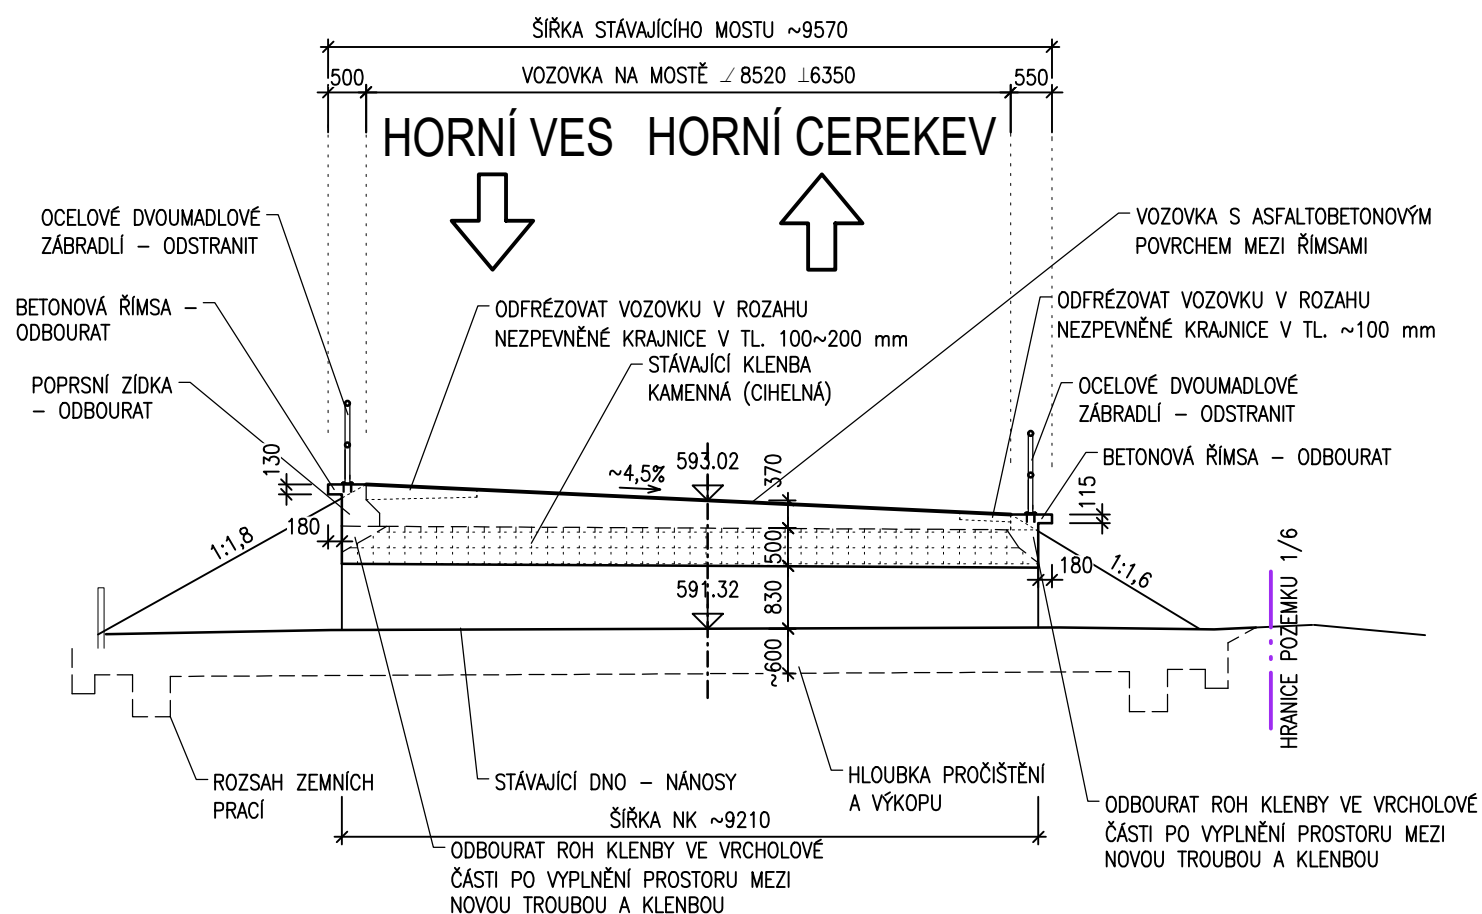

D
SO 201

VEDOUCÍ PROJEKTANT		Ing. Martin ŘEHULKA	<i>Řehulka</i>	 PRIS PROJEKČNÍ KANCELÁŘ PRIS spol. s r. o. OSOVÁ 20, 625 00 BRNO
ZODPOVĚDNÝ PROJEKTANT		Ing. Magda ZDRAŽILOVÁ	<i>Zdražilová</i>	
VYPRACOVAL		Ing. Magda ZDRAŽILOVÁ	<i>Zdražilová</i>	
KONTROLOVAL		Ing. Jiří ŠRUBAŘ	<i>Šrubař</i>	
KRAJ	Vysočina	INVESTOR	Krajská správa a údržba silnic Vysočiny, p.o.	
NÁZEV AKCE				DATUM 02/2025 FORMÁT 6 A4 MĚŘÍTKO 1:100 ÚČEL PDPS ČÍS. ZAKÁZKY 23129 ARCHIVNÍ ČÍS. 02_STS.dwg
II/132 Horní Ves, most ev. č. 132-006 SO 201 Most ev. č. 132-006 (propustek)				
NÁZEV PŘÍLOHY				ČÍS. SOUPRAVY PŘÍLOHA
STÁVAJÍCÍ STAV				2