

LEGENDA

úsek č.1 (SO 101)

úsek č.2 (SO 102)

úsek č.3 (SO 103)

úsek č.4 (SO 104)

úsek č.5 (SO 105)

křižovatky/sjezdy zpevněné

sjezdy ŠD/R-materiál

frézování náběhů/zápichů

odstranění pařezů

STÁVAJÍCÍ SÍŤ

NN podzemní vedení (EG.D)

VN podzemní vedení (EG.D)

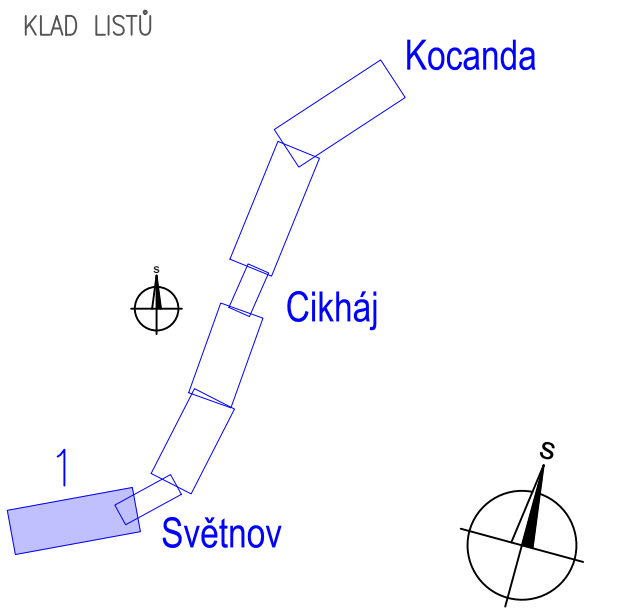
podzemní plynovod (Gasnet)



vodovod (VAS ZR)

kanalizace (VAS ZR)

sdělovací (CETIN)

hranice parcel (ČUZK)



ZMĚNA Č.:		NÁZEV ZMĚNY:		DATUM:		PROVEDL:	
ZODPOVĚDNÝ PROJEKTANT: Ing. Julius Janeba				TECHNICKÁ KONTROLA: Ing. Radek Holík		<div><div><div></div><div>ZSP.cz</div><div>Ing. Julius Janeba Rokytno 57, 592 31 Nové Město na Moravě julius.janeba@zsp.cz, tel. +420 735 197 890</div></div><div><div><div>Krajská správa a údržba silnic Vysočiny</div><div></div></div></div></div>	
ZADAVATEL: Krajská správa a údržba silnic Vysočiny, p.o.							
KRAJ: Vysočina		ORP: Žďár nad Sázavou		STUPEŇ: PDPS			
ČÍSLO ZAKÁZKY: 2024/KSÚSV/083				STATUS: čistopis			
NÁZEV ZAKÁZKY:  "II/350 Křiž. I/37 - Cikháj - Herálec"				DATUM VYDÁNÍ: 01/2025		FORMÁT: 5 x A4	
PŘÍLOHA Č.:  C.2.1.		NÁZEV PŘÍLOHY:  Koordinační situace č.1		MĚŘÍTKO:  1:1000		PARÉ:	