


Půdorys_VYT:

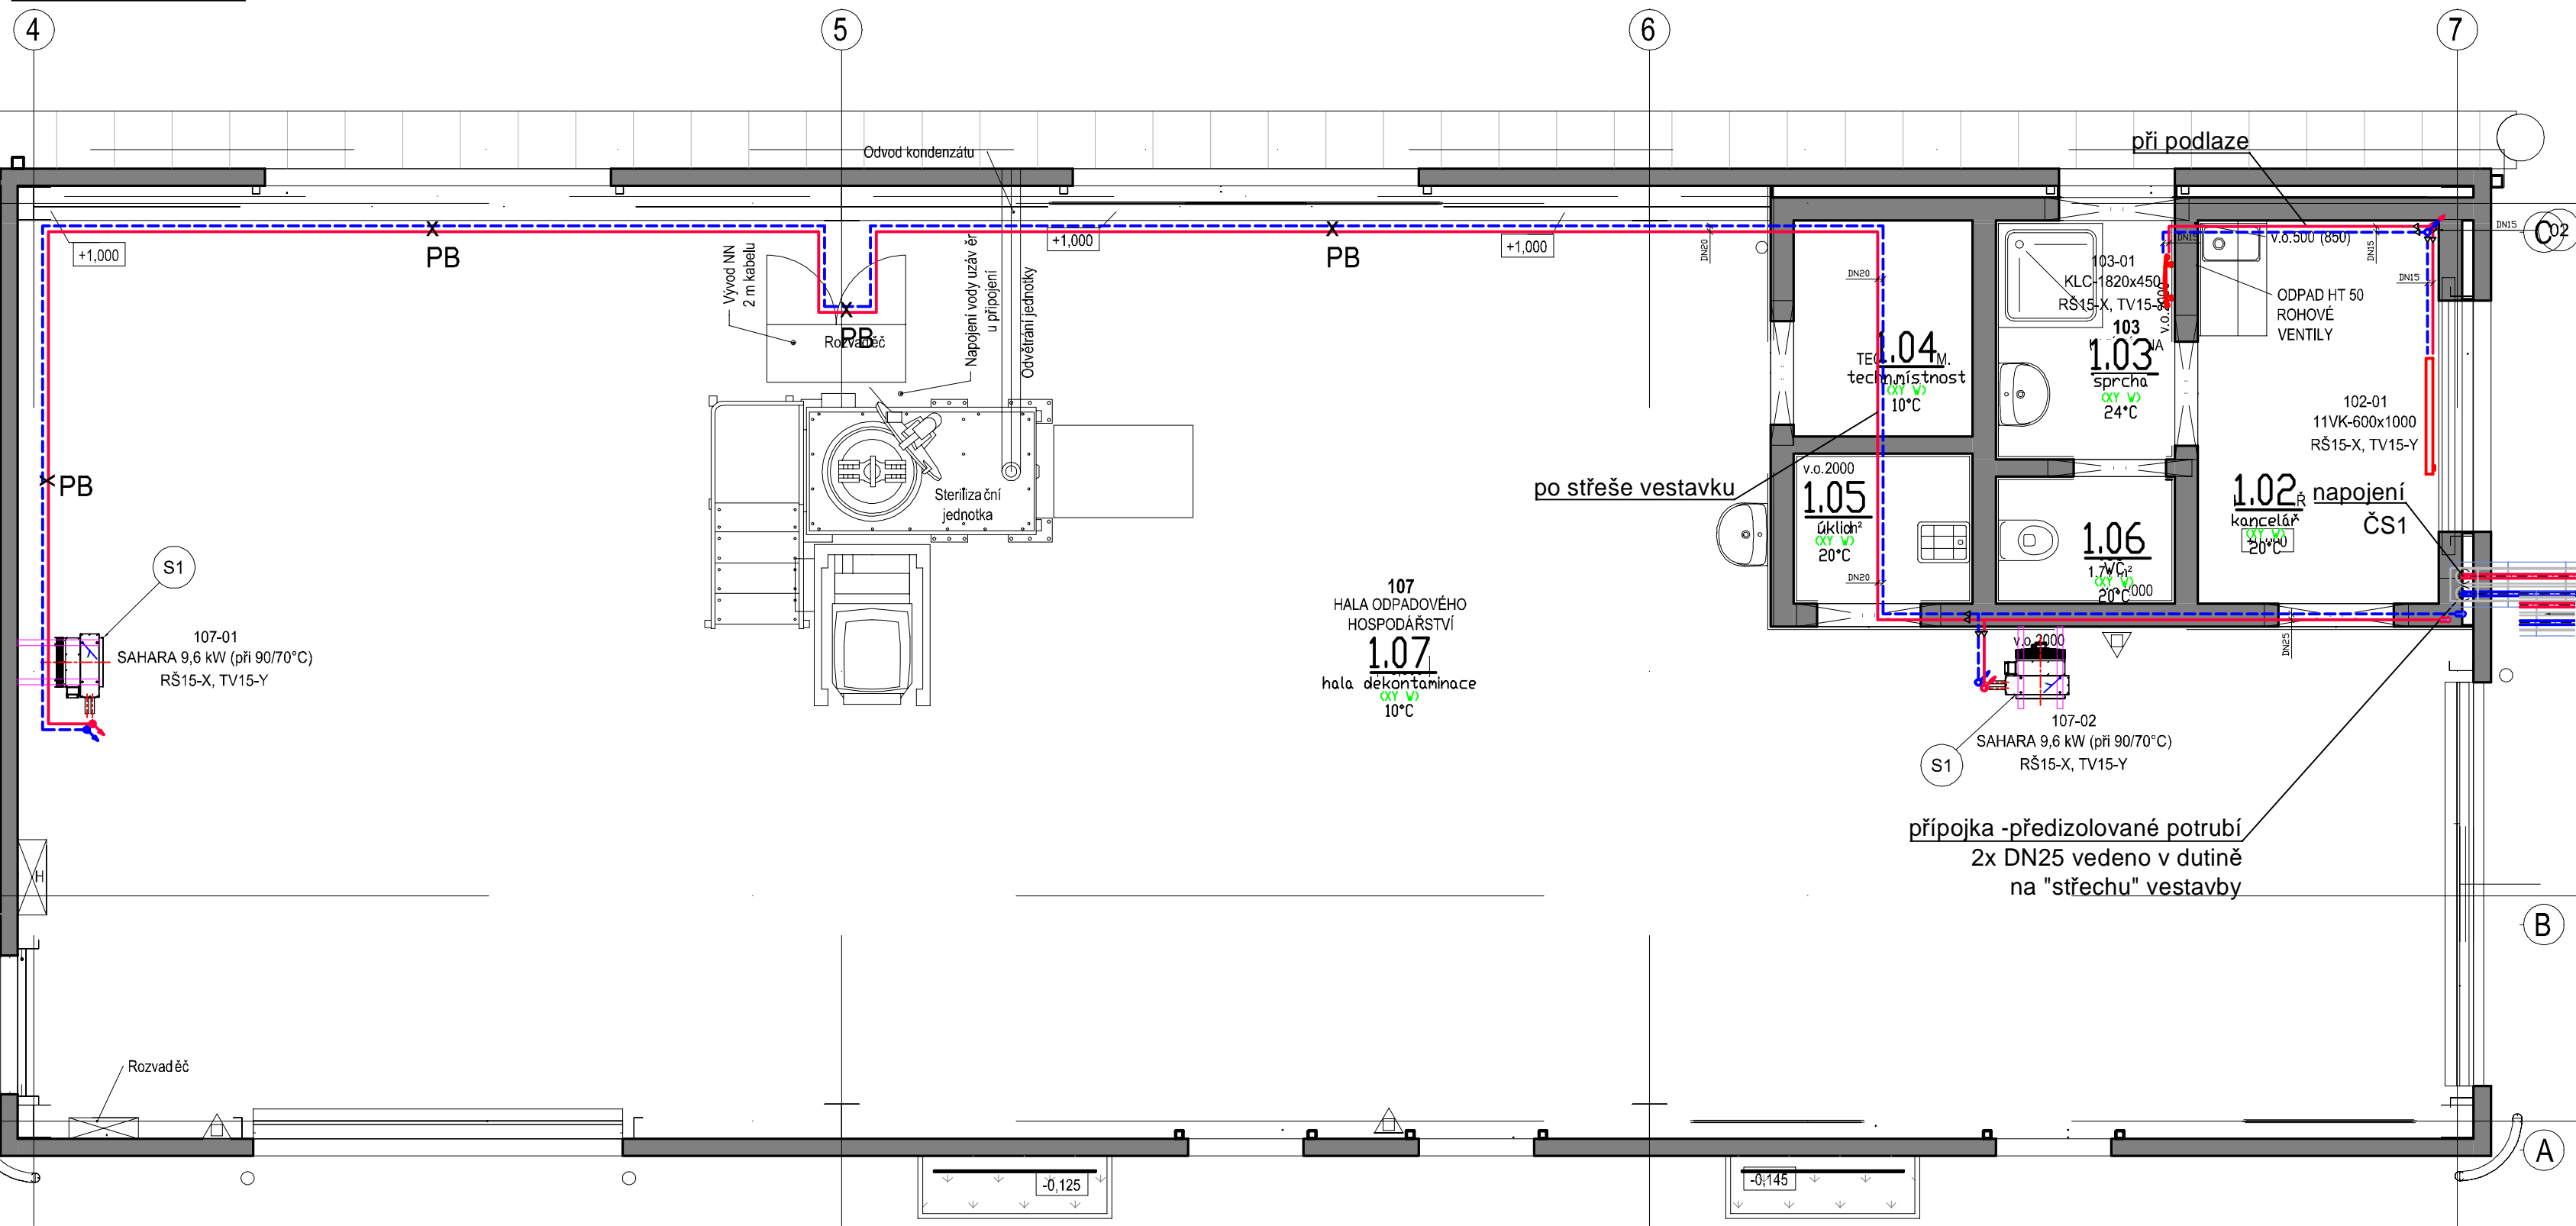


LEGENDA MÍSTNOSTÍ

OZN	NÁZEV MÍSTNOSTI	PLOCHA m2
102	KANCELÁŘ	6,94
103	UMÝVÁRNA	3,21
104	TECHNICKÁ M.	2,90
105	ÚKLID	2,02
106	WC	1,71
107	HALA ODPAĐOVÉHO HOSPODÁŘSTVÍ	146,96
108	PŘÍSTŘEŠEK PRO KONTEJNERY	103,99


Tepelné ztráty (xy W):

č.m.	účel	V _{mi} m3	A _{pi} m2	Φ _{Tm} W	Φ _{Vm} W	Q _{em} W
1.02	kancelář	26,1	8,7	527	62	589
1.03	sprcha	11,0	3,7	355	29	384
1.04	techn. místnost	10,1	3,4	-28	20	-8
1.05	úklid	6,1	2,0	242	14	256
1.06	WC	5,1	1,7	86	12	98
1.07	hala dekontaminace	750,0	150,0	3 993	1 912	5 906
úsek celkem		808,3	169,5	5 176	2 051	7 226

Schéma zapojení:

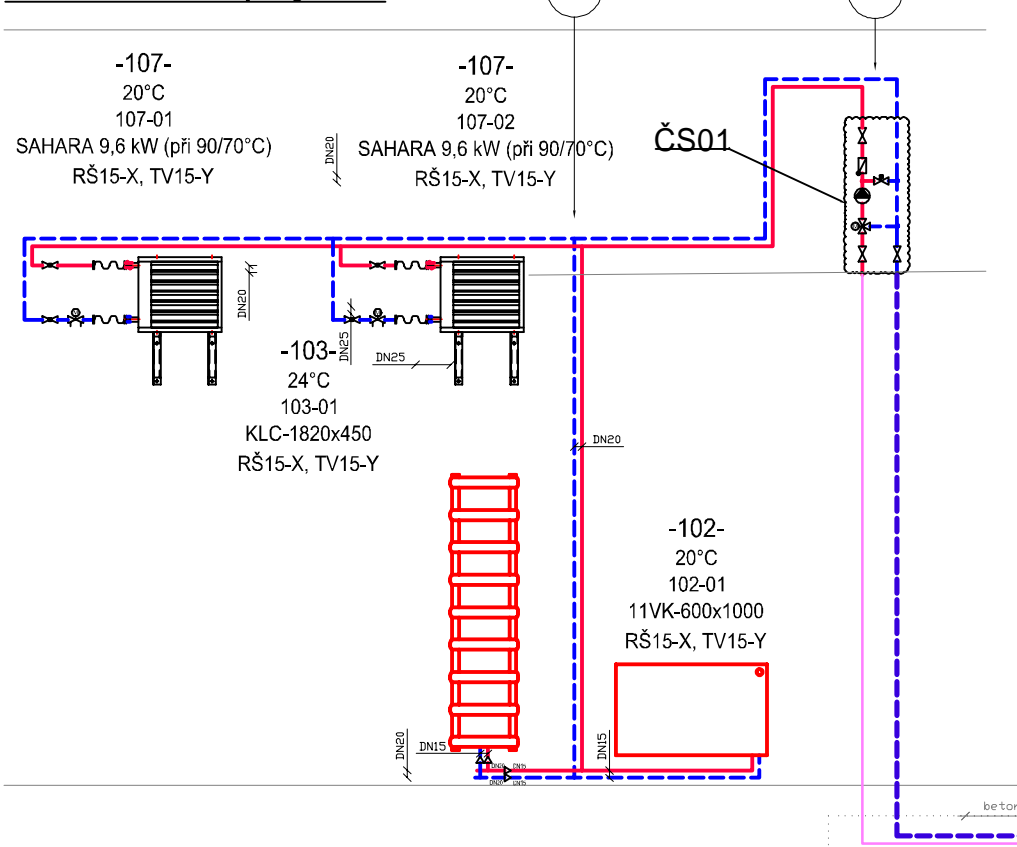

Pohled na trasu VYT :

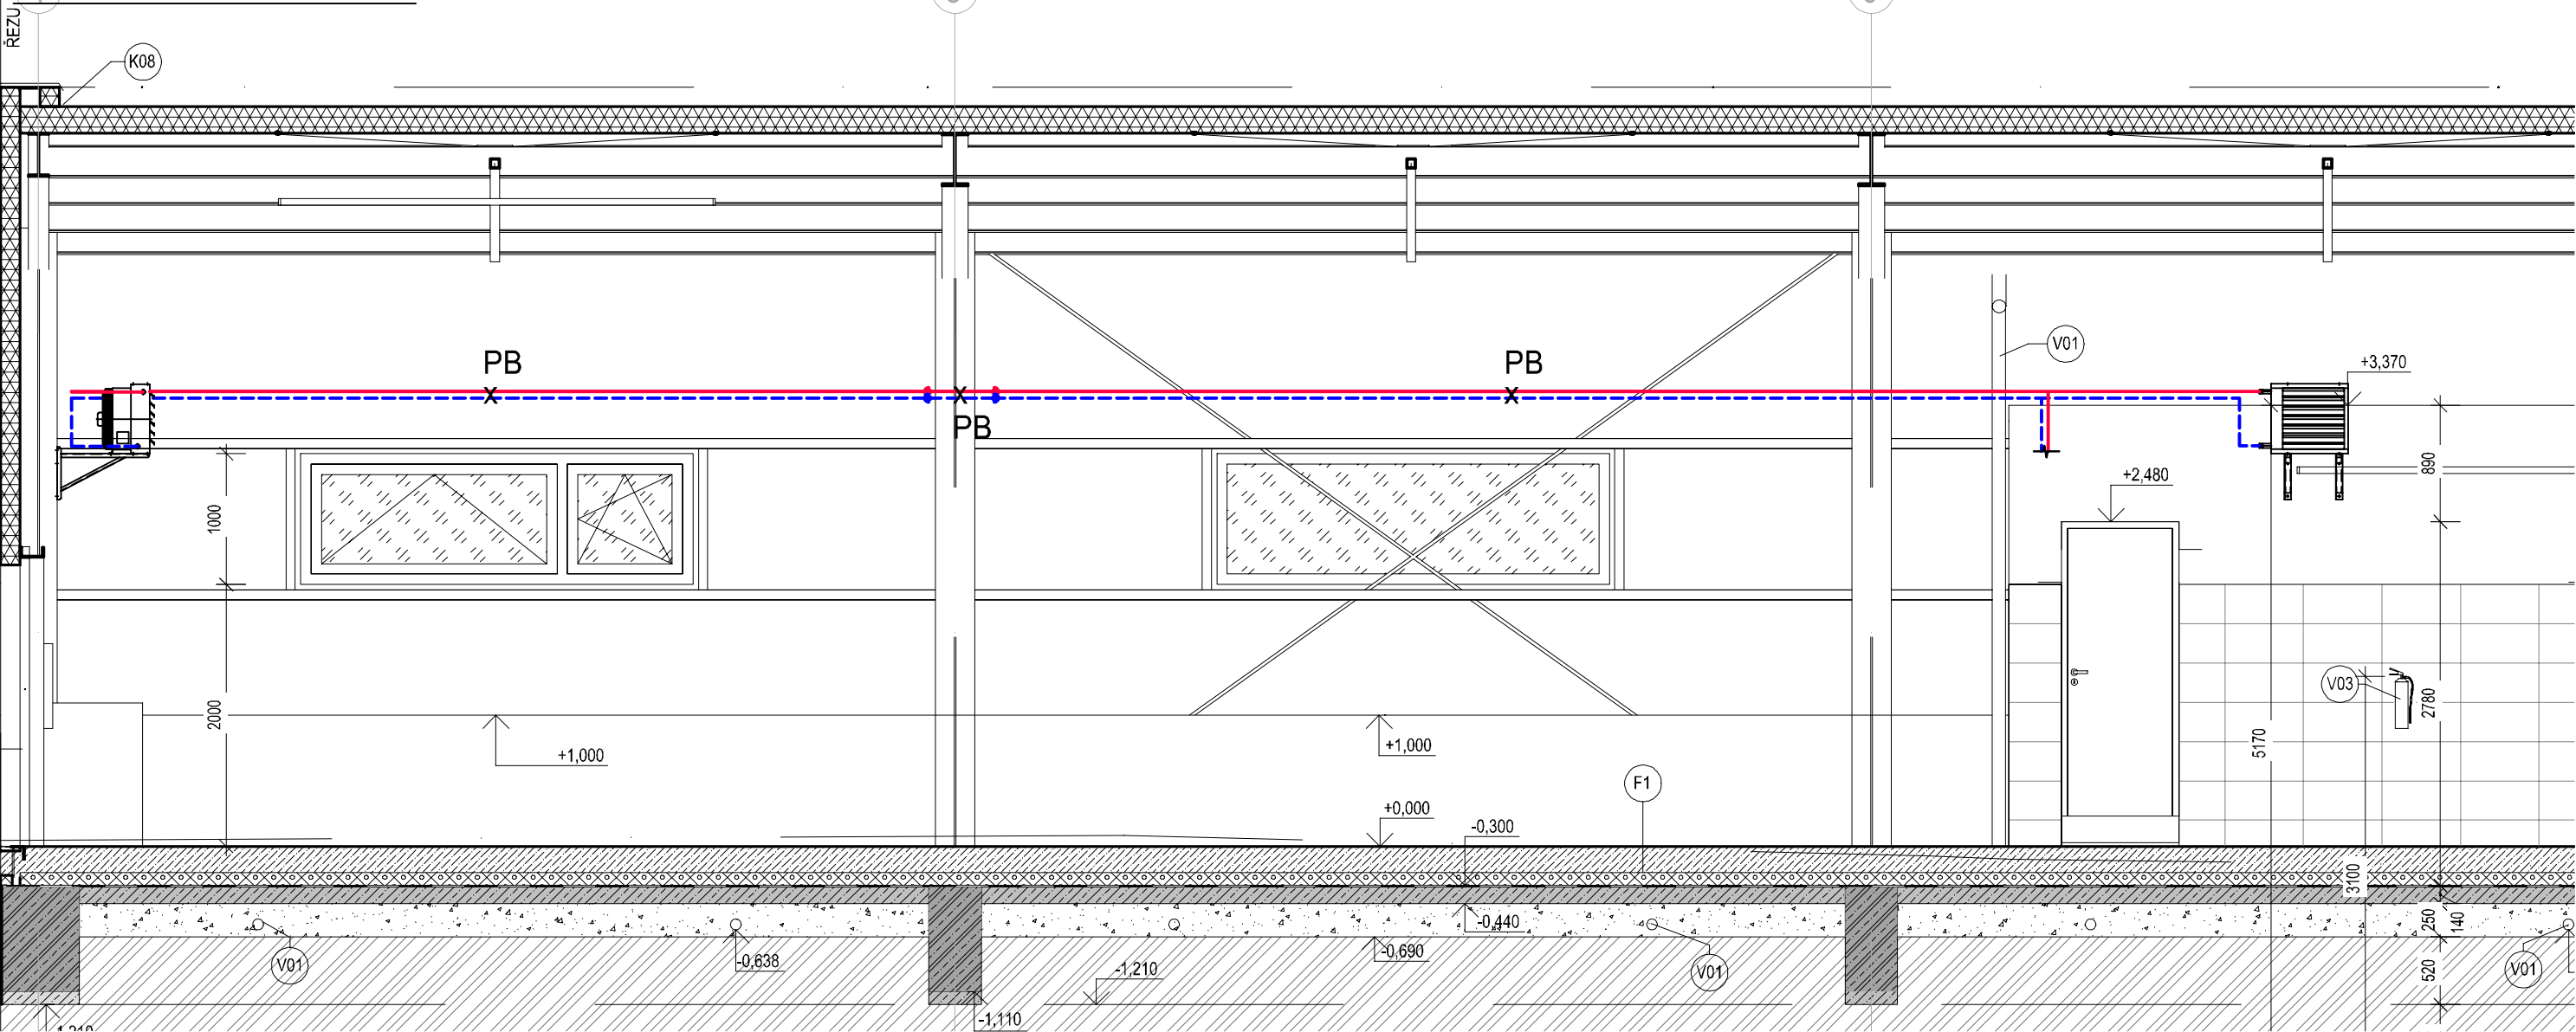

±0,000 = 522,050 m n.m.

SOUŘ. SYSTÉM S-JTSK / GRID SYSTEM S-JTSK,
VYSKOVÝ SYSTÉM BpV / VERTICAL SYSTEM BpV

SCHÉMA / KEY PLAN

GENERÁLNÍ PROJEKTANT / HEAD DESIGNER

OBJEDNATEL / CLIENT

OBERMEYER
Helika

BERANOVÝCH 65
P.O.BOX 4, 199 21 PRAHA 9
TEL. : +420 281 097 222
EMAIL: info@obermeyer.cz

Nemocnice Pelhřimov

Nemocnice Pelhřimov, příspěvková organizace
Slovanského bratrství 710
393 38, Pelhřimov

PROJEKTANT / DESIGNER

VYPRACOVAL / DRAWN BY

KONTROLOVAL / CHECKED BY

OBERMEYER
Helika

BERANOVÝCH 65
P.O.BOX 4, 199 21 PRAHA 9
TEL. : +420 281 097 222
EMAIL: info@obermeyer.cz

ODP. PROJEKTANT / RESPONSIBLE

SCHVÁLIL / APPROVED BY

NÁZEV ZAKÁZKY / PROJECT NAME

Nemocnice Pelhřimov - Hala a přístřešek odpadového hospodářství na pozemku p.č. 1954/8, 1954/9,1667/3, 1957/4, k.ú. Pelhřimov

STUPEŇ PD / PROJECT STAGE

DOKUMENTACE PRO POVOLENÍ STAVBY

NÁZEV OBJEKTU SO/IO / DESIGN PART

NÁZEV PROFESNÍHO DÍLU / DESIGN SECTION

D.1.2.4 - VYTÁPĚNÍ A VĚTRÁNÍ

NÁZEV DOKUMENTU / DOCUMENT TITLE

NÁZEV SOUBORU / FILE NAME

1110789_DPS_D.1.2.4_2_SO 21_550_003_00

ČÍSLO PROJEKTU
PROJECT NO.

STUPEŇ PD
STAGE

ČÁST
CODE

SO / IO
PART

PROFESNÍ DÍL
SECTION

DILATACE
DILATATION

ČÍSLO DOKUMENTU
DOCUMENT NO.

REVIZE
REV.

KOPIE / COPY