

LEGENDA MÍSTNOSTÍ

OZN.	MÍSTNOST	PLOCHA	PODLAHA	OZN.	ÚPRAVA POVRCHU	POZNÁMKA
101	SKLAD	29.80	CEM.POTĚR			
102	SVAŘOVNA	94.10	CEM.POTĚR			
103	KOVÁRNA	37.70	CEM.POTĚR			
104	MONTÁŽNÍ HALA	342.80	CEM.POTĚR			
105	MONTÁŽNÍ HALA	57.50	CEM.POTĚR			
106	SKLAD	22.90	CEM.POTĚR			
107	SCHODIŠTĚ	1.80	CEM.POTĚR			
108	ROZVODNA	10.10	CEM.POTĚR			
109	NABÍJEČKA	11.00	CEM.POTĚR			
110	SKLAD	6.40	CEM.POTĚR			
111	WC	2.40	KER.DLAŽBA		KER.OBKLADEK V 2100 MM	PROTISKLUZNA ÚPRAVA POVRCHU

LEGENDA


- HLAVNÍ, SPOLEČNÁ TRASA
- TECHNOLOGICKÉ ROZVODY
- SVĚTELNÉ ROZVODY
- VYPÍNAČ ř.1 - IP44
- NÁSTĚNNÉ SVÍTIDLO
- STOPNÍ SVÍTIDLO
- ZÁSUVKA 230V/16A IP44

POZNÁMKA

- STÁVAJÍCÍ SVÍTIDLA VO NA VÝLOŽNÍCÍCH DEMONTOVAT I S VÝLOŽNÍKY PO INSTALACI ZATEPLOVACÍHO SYSTÉMU ZNOVU NAMONTOVAT VÝLOŽNÍKY NA PŮVODNÍ POZICI A OŠADIT NOVÉ SVÍTIDLA VO
- DO HLAVNÍHO ROZVADĚČE OBJEKTU DOPLNIT PŘEPĚŤOVOU OCHRANU VE TŘÍDĚ LPL IV
- DO HLAVNÍHO ROZVADĚČE OBJEKTU DOPLNIT JISTIČE S NADPROUDOVOU OCHRANOU PRO NAPÁJENÍ PRŮTOKOVÉHO OHŘÍVAČE A SVÍTIDLA NA NOVÉM WC V MÍSTNOSTI 111
- ROZVODY V MÍSTNOSTI 111 BUDOU PROVEDENY KABELY CYKY-J ZASEKANÉ POD OMÍTKU NEBO NAD SÁDROKARTONOVÝMI PODHLEDY
- PŘÍVODY PRO OBVODY V MÍSTNOSTI 111 BUDOU VEDENY PO POVRCHU V PLASTOVÝCH LIŠTÁCH NEBO KABELOVÝCH ŽLABECH

LEGENDA SVÍTIDEL

Označení	Název	Krytí	Zdroj	Vzor
A	Svítlidlo pro montáž na výložník 565x100x60mm	IP66	Led, 47W, 6800lm, Ra80, 3000K,	
B	Přisazené LED svítidlo, opalový PMMA, d=285mm	IP44	Led, 20W, 2150lm, Ra80, 3000K	
C	Venkovní reflektor	IP65	LED, 20W, 1700lm, Ra80, 3000K	

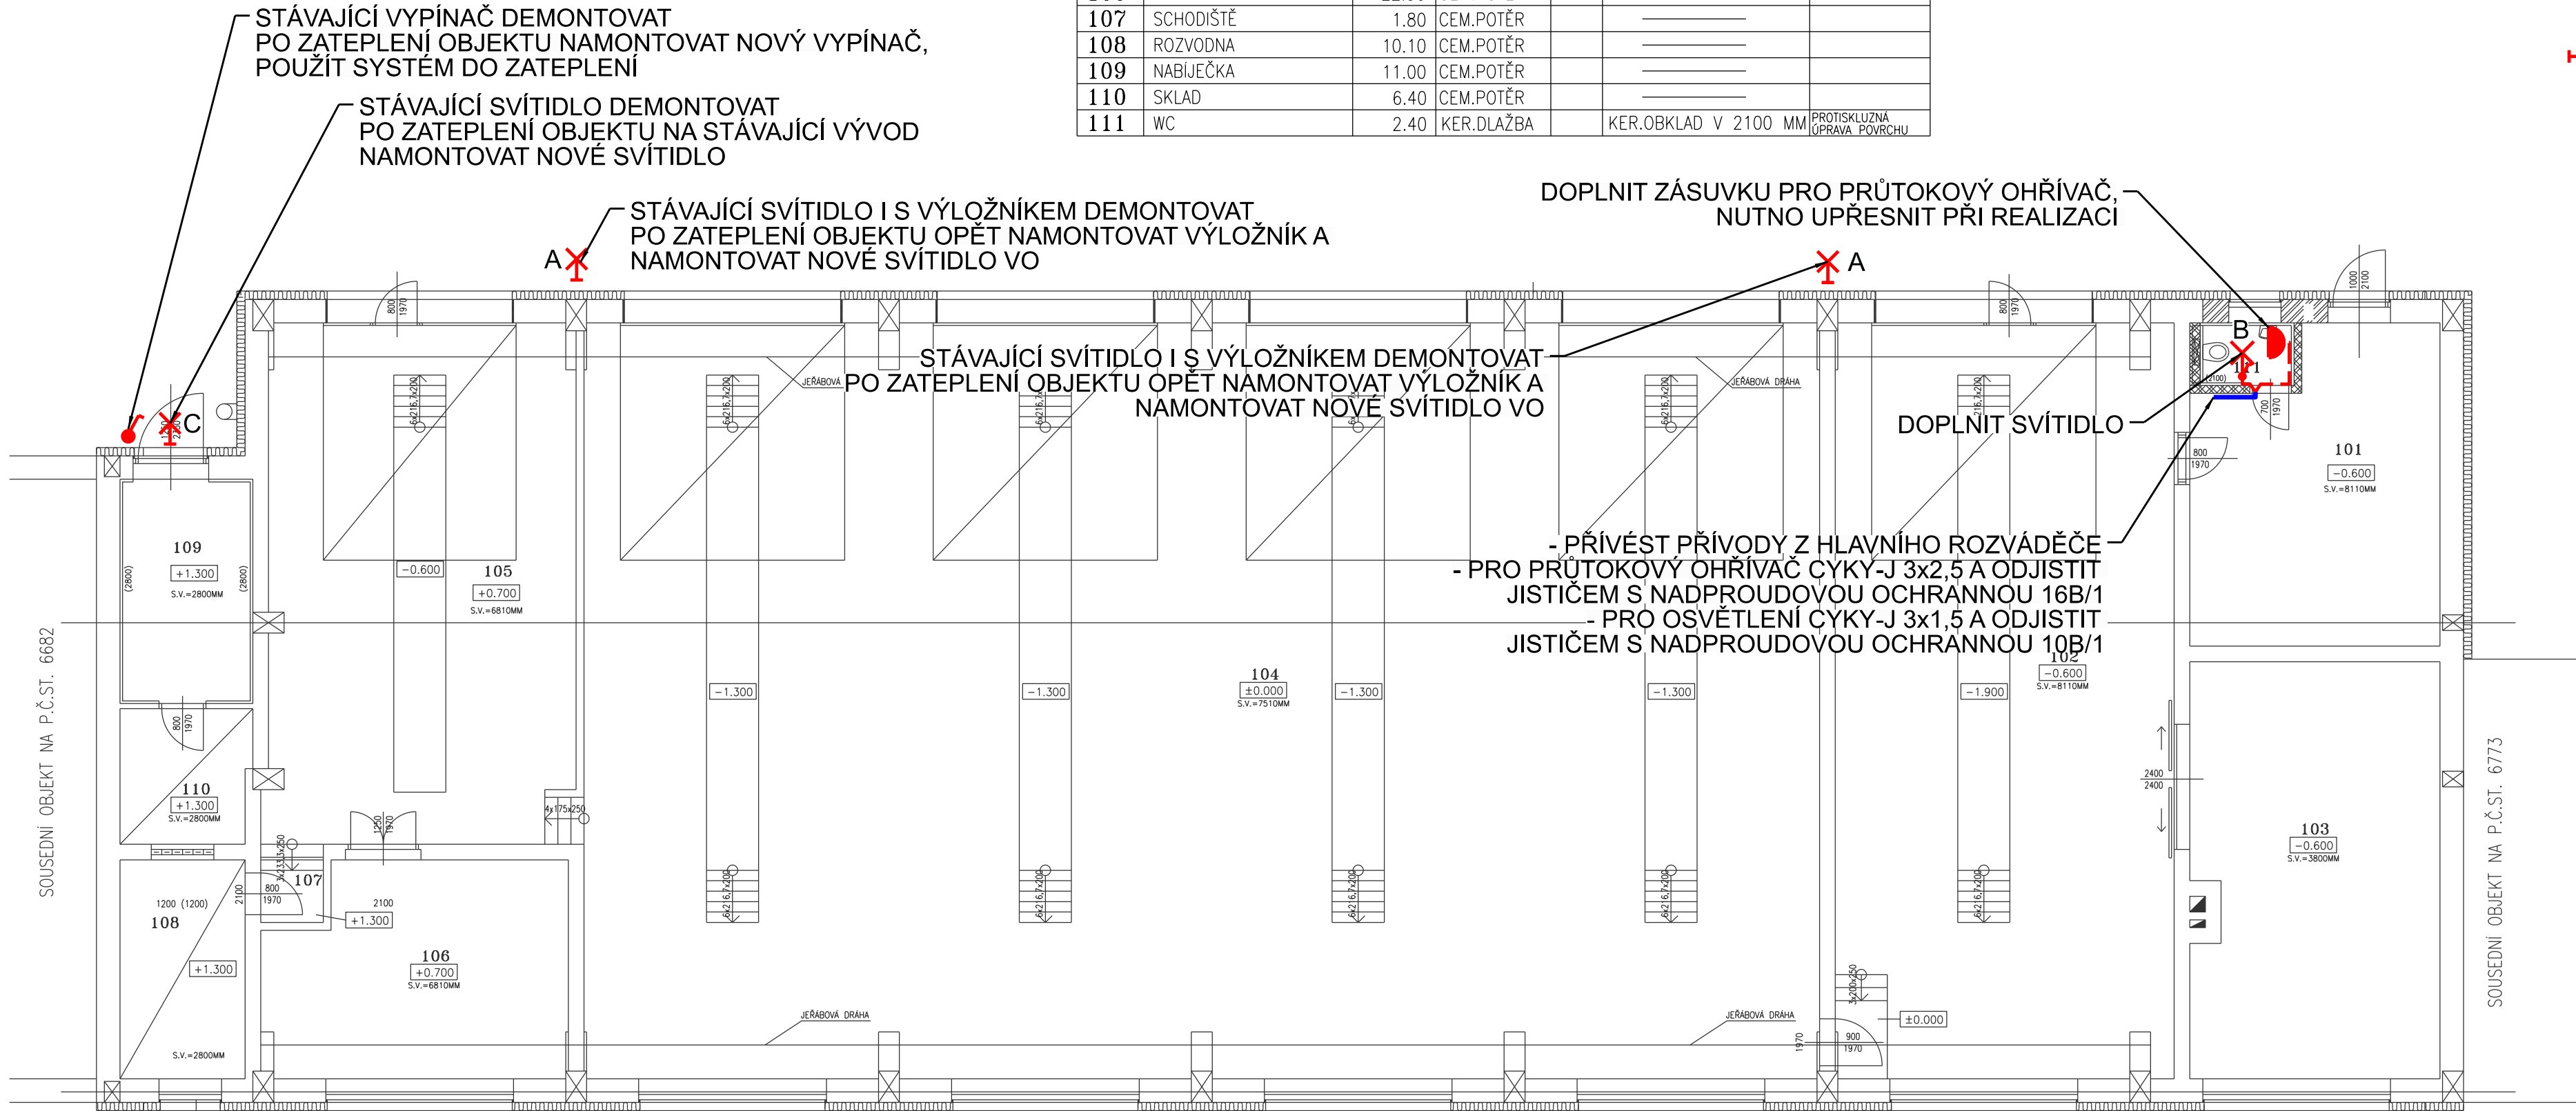

Ochrana PND: automatickým odpojením od zdroje dle ČSN 33 2000-4-41 ed.3  
Proudová soustava: TN-C-S, 3+PEN, 3+N+PE

Autorizoval: <b>Ing. Zbyněk Pecina</b> , Projektovániel. zařízení, Fügnerova 8, 586 01 Jihlava, č. ČKAIT 1400049	
Akce : <b>REVITALIZACE ADMINISTRATIVNÍ BUDOVY, DÍLEN A SKLADU NA CM TREBIČ</b>	Bc. Adam Novák Projektování el. zařízení Cejlé 158, Batelov mobil: 732 498 049 mail: novakadamc@gmail.com
	Stupeň: DPS
Investor: KSÚSV, příspěvková organizace, Kosovská 1122/16, 586 01 Jihlava	Datum: září 2024
	Formát: 4 x A4
Výkres : <b>1.NP - Doplnění elektroinstalace</b>	Číslo zakázky: c2024068
	Měřítko : 1:100
Kopie č.:	Výkres č.: <b>01</b>