


SO 301 PŘELOŽKA VODOVODU DN 250 v km 0,104 - 0,140
SITUACE 1:500

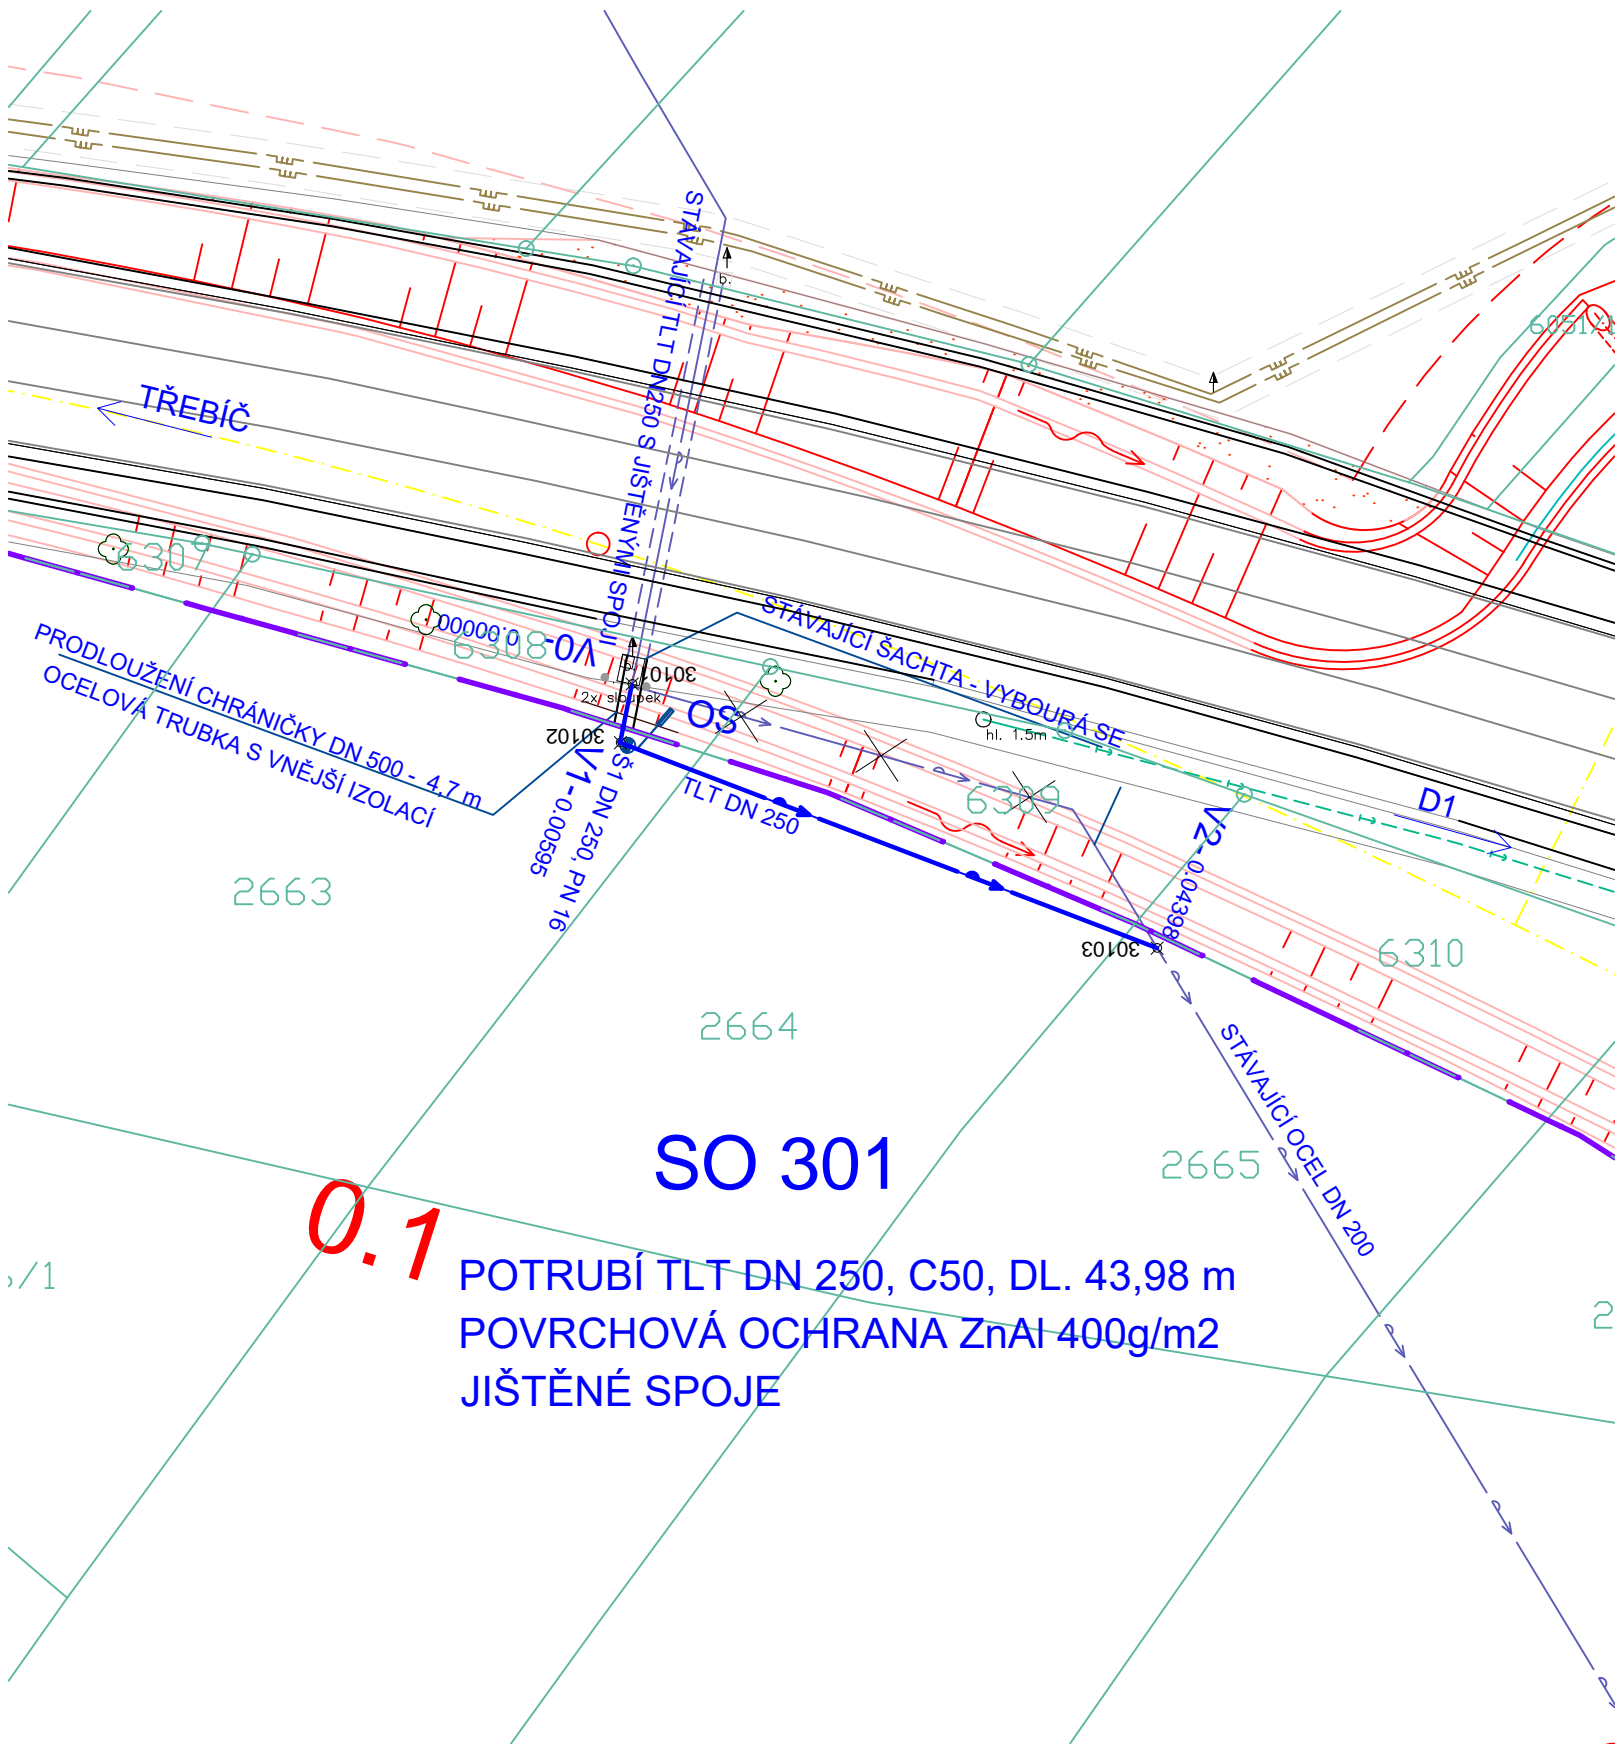


LEGENDA SÍTÍ

| | |
|--|--|
| | PŘELOŽKA VODOVODU |
| | STÁVAJÍCÍ VODVOD |
| | STÁVAJÍCÍ STL PLYNOVOD VČETNĚ OCHRANNÉHO PÁSMA |

SOUŘADNICE LOMOVÝCH BODŮ

| BOD | Y [m] | X [m] |
|-------|------------|-------------|
| 30101 | 639636.449 | 1139441.631 |
| 30102 | 639637.217 | 1139445.505 |
| 30103 | 639601.724 | 1139459.091 |

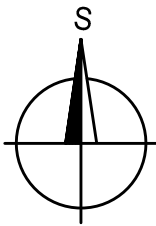

D 301

SOUŘADNICOVÝ SYSTÉM : S-JTSK
VÝŠKOVÝ SYSTÉM : Bpv

| | | |
|---|--|---|
| II/360 Velké Meziříčí - JV obchvat 1. část | | DSP |
| OBJEDNATEL: Kraj Vysočina Žižkova 57 587 33 Jihlava | | |
| PROJEKTANT: SPOLEČNOST "SHP + SHB - Velké Meziříčí" HLAVNÍ INŽENÝR PROJEKTU: Ing. Zbyněk Lazar | | VEDOUcí SPOLEČNÍK SPOLEČNOSTI: Stráský, Hustý a partneři s.r.o. Bohunická 50 619 00 Brno |

| | | | | |
|------------------------|--|--|--|-------------------------|
| VEDOUcí PROJEKTANT | ING. IVANA NOVOTNÁ | | PROJEKTANT OBJEKTU: ALEF BRNO spol. s r.o. Příkop 8 602 00 BRNO IČO: 469 81 594 tel./fax: 00420 541249171 e-mail: info@alefbrno.cz | |
| VYPRACOVAL | KRISTÝNA SVOBODOVÁ | | DATUM | 11/2023 |
| KONTROLOVAL | ING. PAVLA OTÉPKOVÁ | | FORMÁT | 2xA4 |
| KRAJ: | VYSOČINA | | MĚŘÍTKO | 1:500 |
| INVESTOR (OBJEDNATEL): | KRAJ VYSOČINA | | ÚČEL | DSP |
| NÁZEV OBJEKTU: | SO 301 - PŘELOŽKA VODOVODU DN 250 v km 0,104-0,140 | | Č. ZAKÁZKY | 20087DZS |
| NÁZEV VÝKRESU: | SITUACE | | ARCHIVNÍ Č. | |
| | | | ČÍS. SOUPRAVY | ČÍS. VÝKRESU D.301.2 |