


SO 303 - PŘELOŽKA VODOVODU DN 350 v km 1,660 - 2,040
SITUACE 1:1000

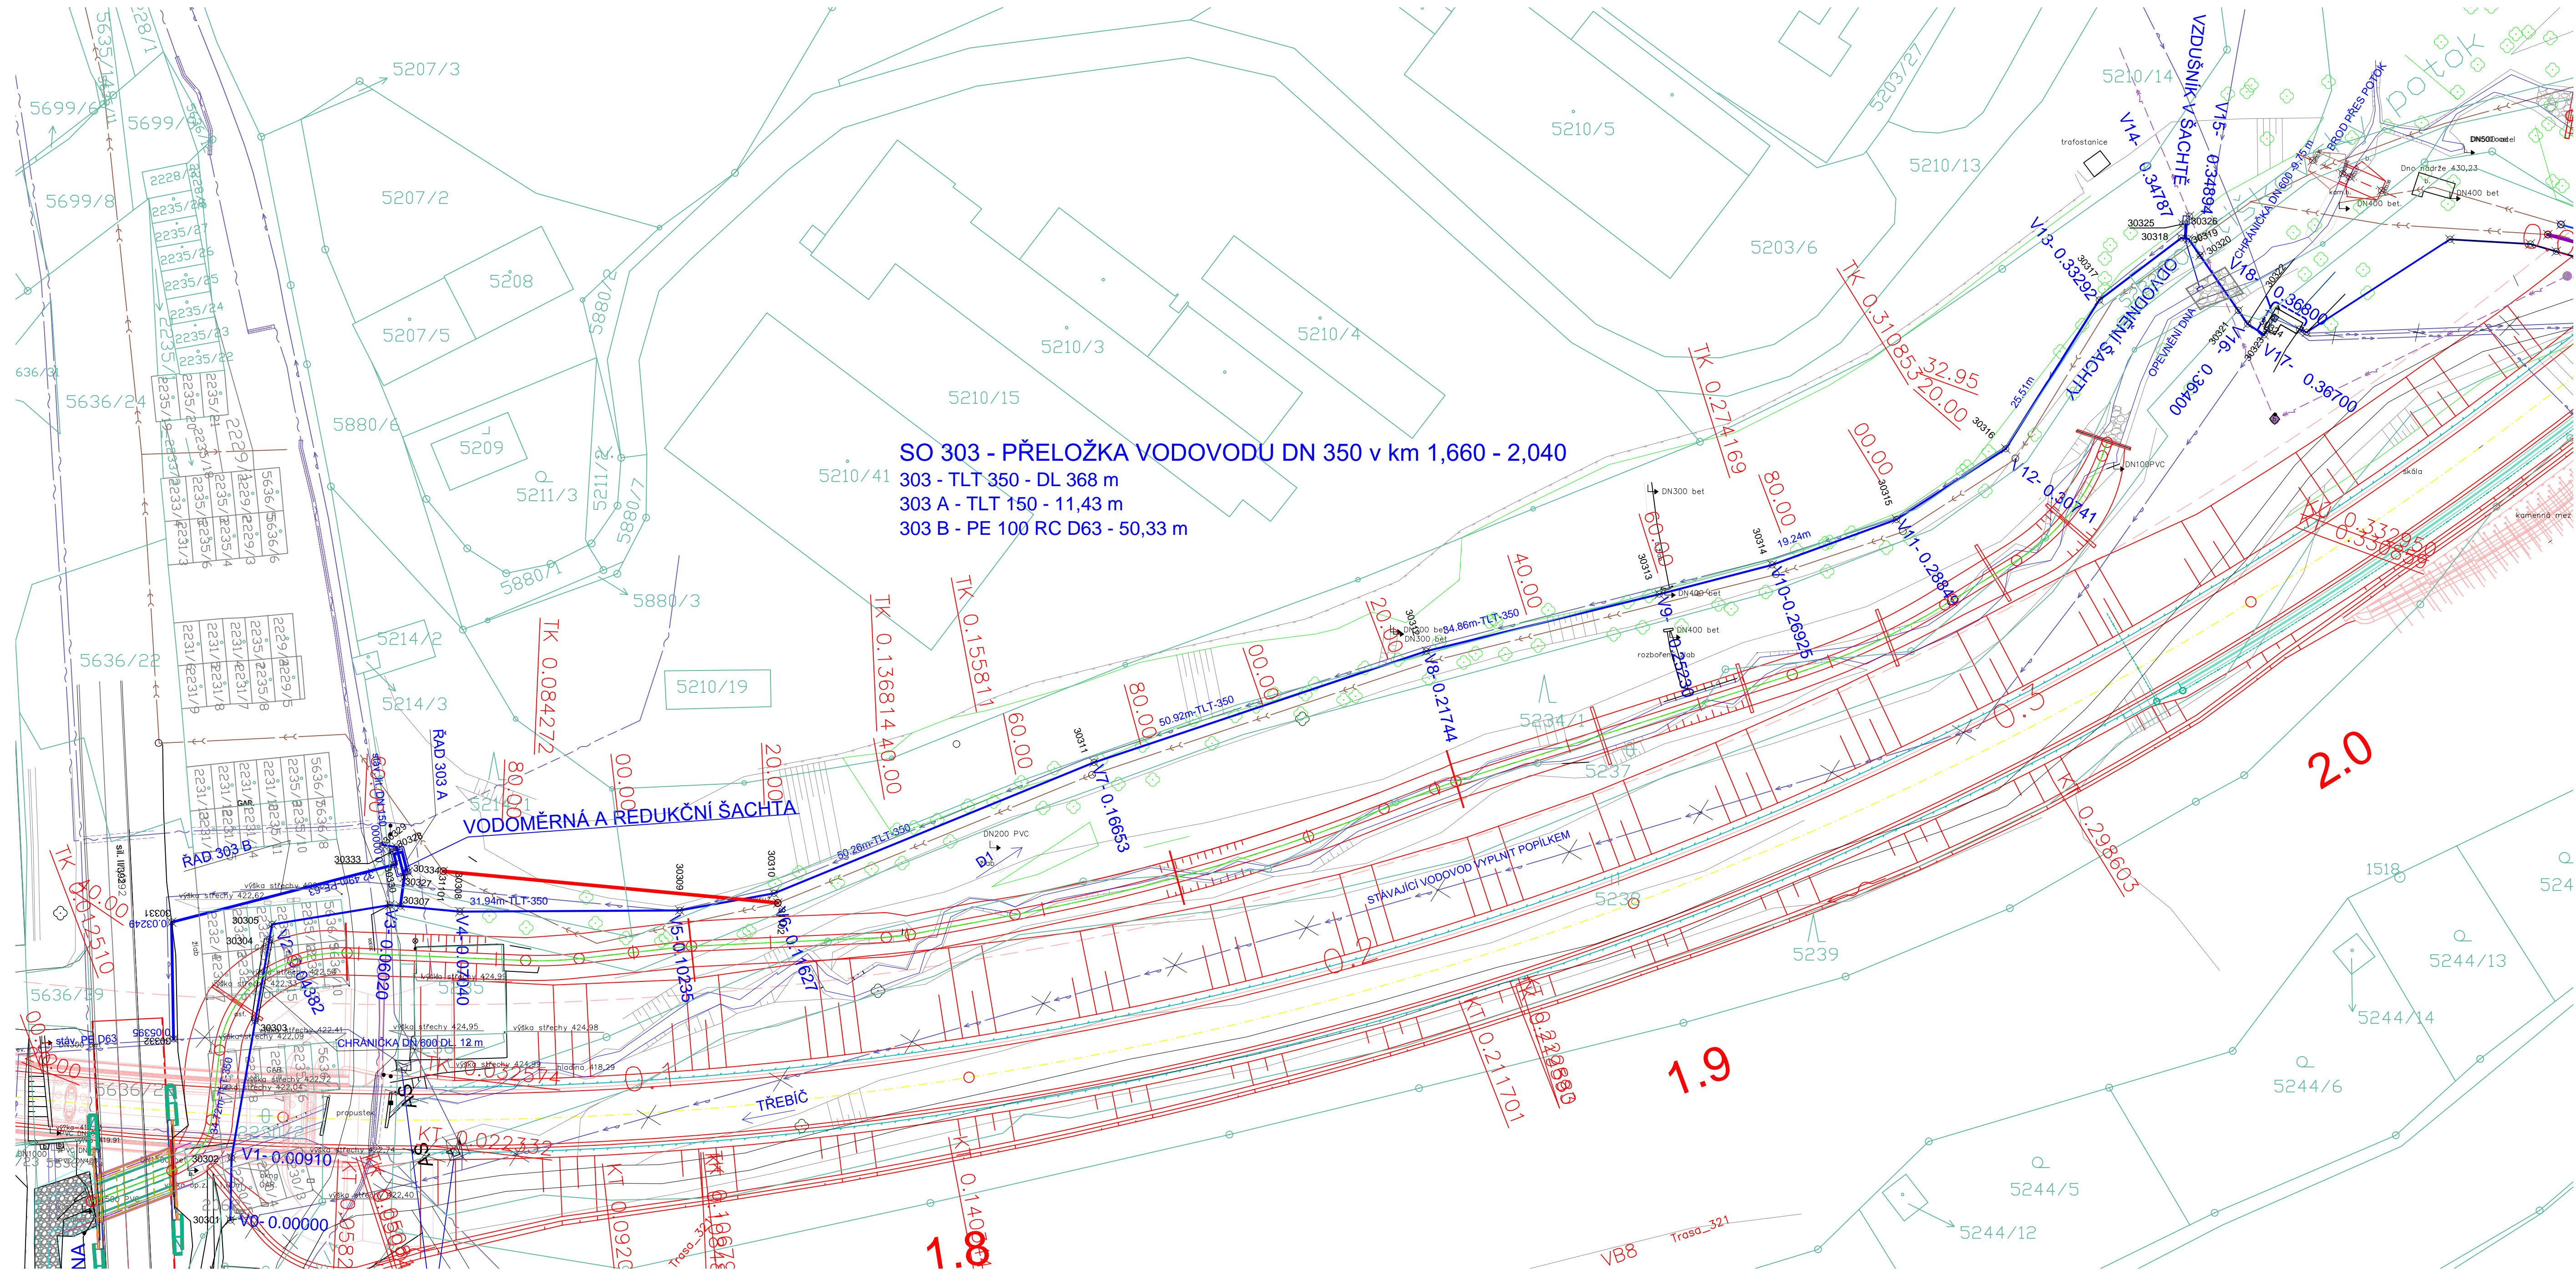

SOUŘADNICE LOMOVÝCH BODŮ			LEGENDA SÍTÍ	
BOD	Y [m]	X [m]	——	SO 303 PŘELOŽKA VODOVODU DN 350 - TRASA VE VÝKOPU
30301	638088.653	1139755.175	——	SO 312 PŘELOŽKA SPLAŠKOVÉ KANALIZACE
30302	638088.479	1139746.133	——	SO 311 PŘELOŽKA SPLAŠKOVÉ KANALIZACE
30303	638085.022	1139726.225	——	SO 313 PŘELOŽKA DEŠŤOVÉ KANALIZACE
30304	638082.969	1139714.402	——	SO 404 PŘELOŽKA VN
30305	638082.588	1139712.210	——	STÁVAJÍCÍ VODOVOD
30306	638065.462	1139709.400	X	RUŠENÝ STÁVAJÍCÍ VODOVOD
30307	638063.955	1139709.541	——	STÁVAJÍCÍ SPLAŠKOVÁ KANALIZACE
30308	638055.306	1139710.353	——	STÁVAJÍCÍ DEŠŤOVÁ KANALIZACE
30309	638023.362	1139710.372	——	STÁVAJÍCÍ NADZEMNÍ VEDENÍ VN
30310	638009.657	1139707.711		
30311	637963.146	1139686.677		
30312	637914.860	1139672.515		
30313	637880.998	1139664.238		
30314	637864.598	1139659.978		
30315	637846.525	1139653.374		
30316	637830.637	1139643.107		
30317	637817.057	1139621.506		
30318	637805.140	1139612.485		
30319	637804.075	1139612.611		
30320	637802.418	1139615.010		
30321	637796.848	1139623.012		
30322	637795.483	1139624.976		
30323	637793.100	1139626.537		
30324	637792.693	1139625.862		
30325	637784.926	1139610.446		
30326	637803.952	1139609.305		
30327	638063.373	1139705.358		
30328	638064.502	1139700.982		
30329	638066.535	1139700.648		
30330	638064.874	1139703.548		
30331	638097.178	1139711.884		
30332	638096.894	1139728.853		
30333	638065.123	1139701.578		
30334	638062.798	1139704.593		
30335	637786.078	1139601.210		
30336	637781.718	1139603.129		
30337	637780.629	1139603.594		
30338	637776.045	1139605.591		

D 303

SOUŘADNICOVÝ SYSTÉM : S-JTSK
VÝSKOVÝ SYSTÉM : Bpv

II/360 Velké Meziříčí - JV obchvat
1. část

DSP

OBJEDNATEL:
Kraj Vysočina
Žitkova 57
587 33 Jihlava



PROJEKTANT:
SPOLEČNOST "SHP + SHB - Velké Meziříčí"
HLAVNÍ INŽENÝR PROJEKTU:
Ing. Zbyněk Lazar

VEDOUČÍ SPOLEČNÍK SPOLEČNOSTI:
Stráský, Husý a partneři s.r.o.
Bohumilská 50
580 01 Brno



VEDOUČÍ PROJEKTANT: ING. IVANA NOVOTNÁ
VYPRACOVAL: KRISTÝNA SVOBODOVÁ
KONTROLOVAL: ING. PAVLA OTEPKOVÁ

PROJEKTANT OBJEKTU:
ALEF BRNO
spsl s.r.o.
Přímop 8
602 00 BRNO
IČO: 469 81 594
tel./fax: 0462 64 249/71
e-mail: info@alefbrno.cz

KRAJ: VYSOČINA
INVESTOR (OBJEDNATEL): KRAJ VYSOČINA
NÁZEV OBJEKTU: SO 303 - PŘELOŽKA VODOVODU DN 350 v km 1,660-2,040

DATUM: 11/2023
FORMAT: 3x4
MĚŘÍTKO: 1:500
ÚČEL: DSP
Č. ZAKÁZKY: 20087DZS
ARCHIVNÍ Č.

NÁZEV VÝKRESU: SITUACE

ČÍS. SOUPRAVY: D.303.2