


PŮDORYS 1:200

LEGENDA IS:

- STÁVAJÍCÍ MELIORACE
- SO 381 ÚPRAVA MELIORACÍ
- SO 201 VNITŘNÍ OSVĚTLENÍ KOMORY NK

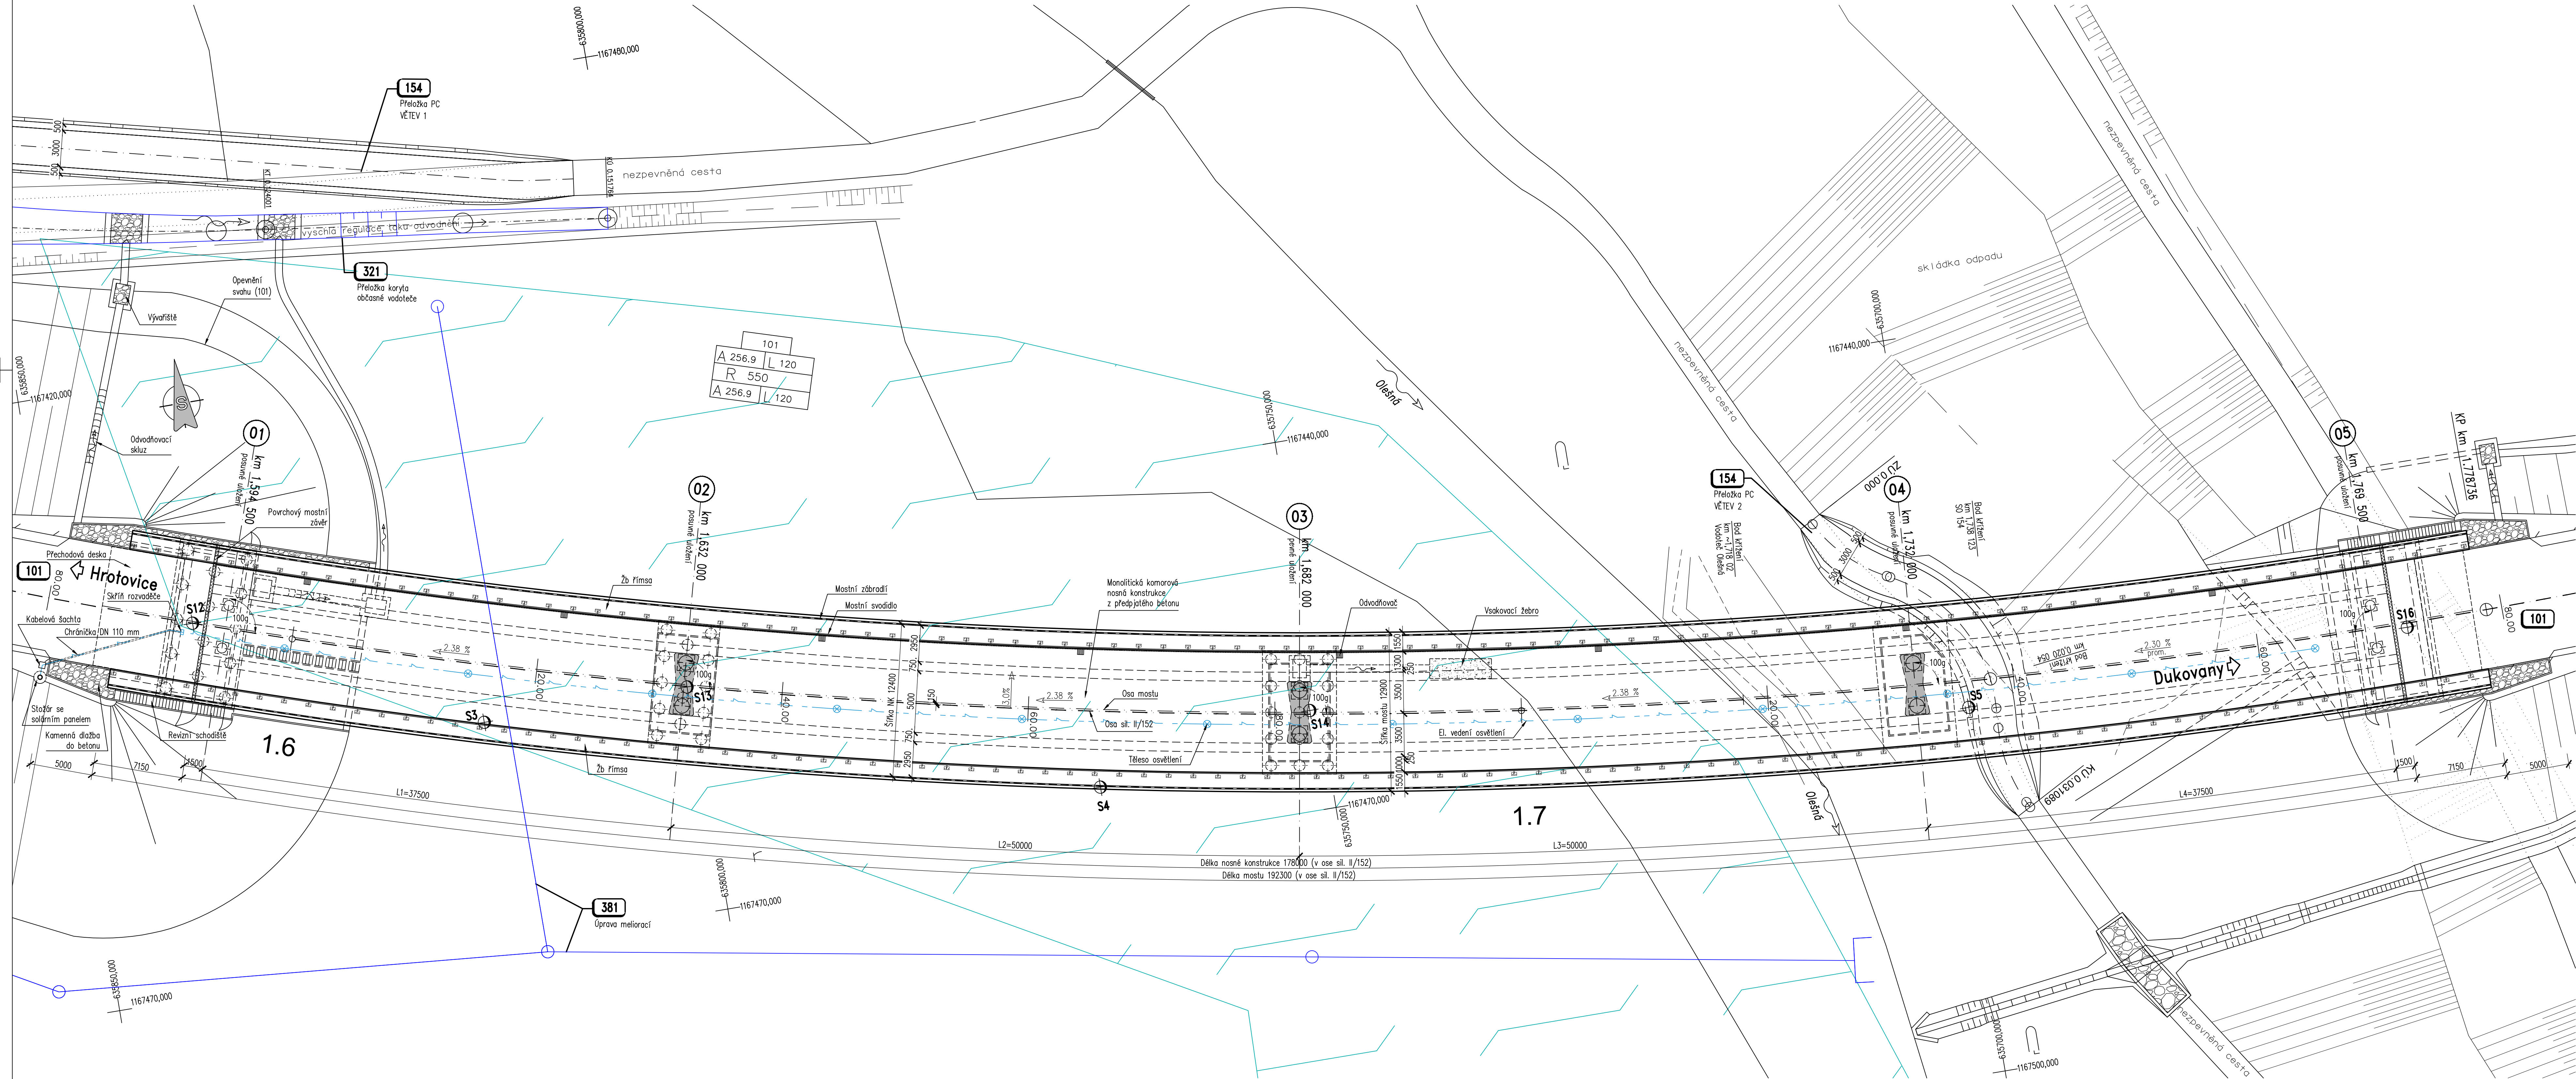

D PDPS SO 201

NAZEV AKCE: II/152 SLAVĚTICE - OBCHVAT, PD	
OBJEDNATEL: KRAJ VYSOČINA Žitkova 1882/57, 587 33 JIHLAVA	
ZHOTOVITEL: HBH Projekt spol. s r.o. Kobelníkova 216/5, 602 00 Brno	
HBH Projekt spol. s r.o. Kobelníkova 216/5, 602 00 Brno	

VEDOUcí PROJEKTANT ING. KAMIL RERUCHA		ZODPOVĚDNÝ PROJEKTANT ING. KAMIL RERUCHA	
VYPRACOVAL ING. MARTA RERUCHOVÁ		KONTROLOVAL ING. TOMÁŠ KULHAVÝ	
KRAJ: KRAJ VYSOČINA		K.O.: SLAVĚTICE	
NAZEV OBJEKTU: D - DOKUMENTACE OBJEKTŮ SO 201 MOST NA SILNICI II/152 PŘES ODOLÍ S POTOKEM OLEŠNÁ		DATUM 06/2021	
PRÍLOHA: PŮDORYS		FORMÁT 12 A4	
		MĚŘÍTKO 1:200	
		CÍL PDP	
		CÍS. ZÁKAZKY 21_002	
		CÍS. SOUPRAVY 03	