



LEGENDA SLABOPROUDU

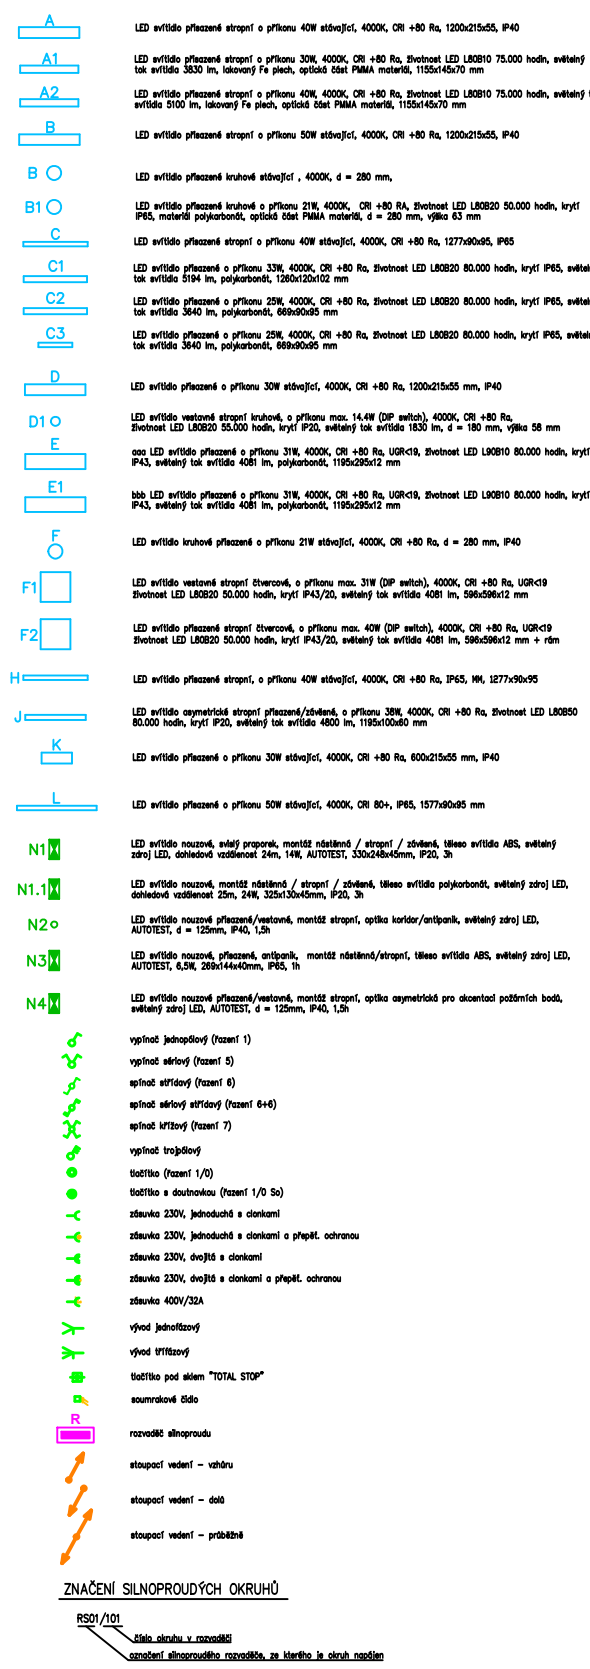


LEGENDA SLABOPROUDU

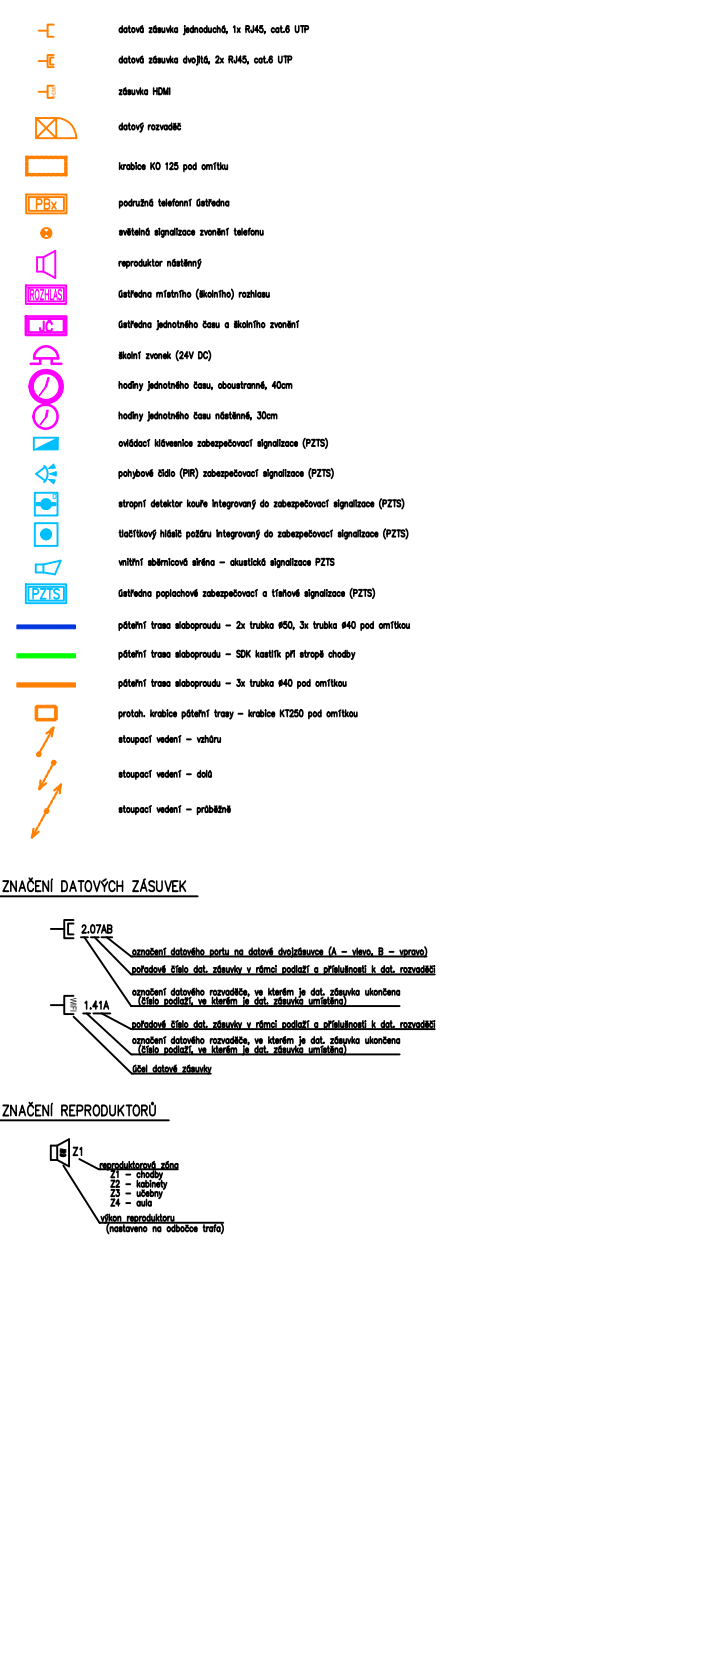

Pokud není uvedeno jinak, pak silnoproudé i datové závisky jsou ve výšce 300 mm (střed přístroje)  
Pokud není uvedeno jinak, pak vypínače jsou ve výšce 1200 mm (střed přístroje)  
Trasy na chodbě budov vedeny v kabelových žlábkách nebo granelech nad kazetovým podhledem.  
Trasy v kancelářích, učebnách a pracovních místnostech budov vedeny na stěnách a stropěch ve výšce 1800 mm nebo na příchýtkách nad SDK podhledy.  
Trasy silnoproudých a slaboproudých budov v celé děle prostorově odděleny podle platných ČSN.

Tabulka místností		
Číslo	Název	Plocha (m²)
3.01	SCHODIŠTĚ	35,28
3.02	WC DIVKY – ŠKOLA	9,41
3.03	PŘEDSÍN WC	4,53
3.04	WC UČITELE	2,21
3.05	OKLADOVÁ MÍSTNOST	3,87
3.06	SOC ZÁZEMÍ-DIVKY PEKÁRNA	2,66
3.07	ŠATNA – DIVKY PEKÁRNA, CUKRÁRNA	14,77
3.08	PEKÁRNA	54,79
3.09	DENNÍ MÍSTNOST-STUDENTI	13,79
3.10	CUKRÁŘSKÁ DILNA	58,12
3.11	KABINET	16,34
3.12	CUKRÁŘSKÁ DILNA	56,67
3.13	SKLAD	8,93
3.14	SKLAD	8,14
3.15	SPRCHA-CHLAPOCI	1,44
3.16	WC-CHLAPOCI CUKRÁRNA	1,13
3.17	SOC ZÁZEMÍ-CHLAPOCI CUKRÁRNA	4,7
3.18	CHODBA	10,75
3.19	ŠATNA-CHLAPOCI-CUKRÁRNA	12,88
3.20	CUKRÁŘSKÁ DILNA	26,5
3.21	CHODBA	15,57
3.22	ŠATNA-DIVKY-CUKRÁRNA	12,71
3.23	SPRCHA-DIVKY CUKRÁRNA	5,98
3.23a	WC-DIVKY CUKRÁRNA	1,8
3.24	SUOVI SKLAD	8,9
3.25	CHODBA	70,17
3.26	KABINET	18,29
3.27	UCEBNA	55,48
3.28	UCEBNA	51,59

Celková plocha [m²]: 586,62

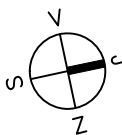

Název stavby: OA a HŠ Havlíčkův Brod  
rekonstrukce elektroinstalace školy Kyjovská  
Investor: Královské Lázně, Žákova 182/57, 586 01 Jihlava  
Místo stavby: Havlíčkův Brod, Kyjovská 3187  
Stupeň projektu: Dokumentace pro provedení stavby  
Výpracoval: David Štálek  
Zodpovědný projektant: Ing. Miroslav Roztočil  
Název výkresu: Elektroinstalace 3.NP - 2.etapa

Větrná 560/2, 110 00 Praha 1, IČ 2573524  
OSN 735 890 725, vrb@pramse.cz, www.pramse.cz  
Datum: 10/2025  
Měřítko: 1:50  
Zakázka: 1102508  
Číslo výkresu: C.03

