



KOORDINAČNÍ SITUACE 1:200

STARÝ STAV

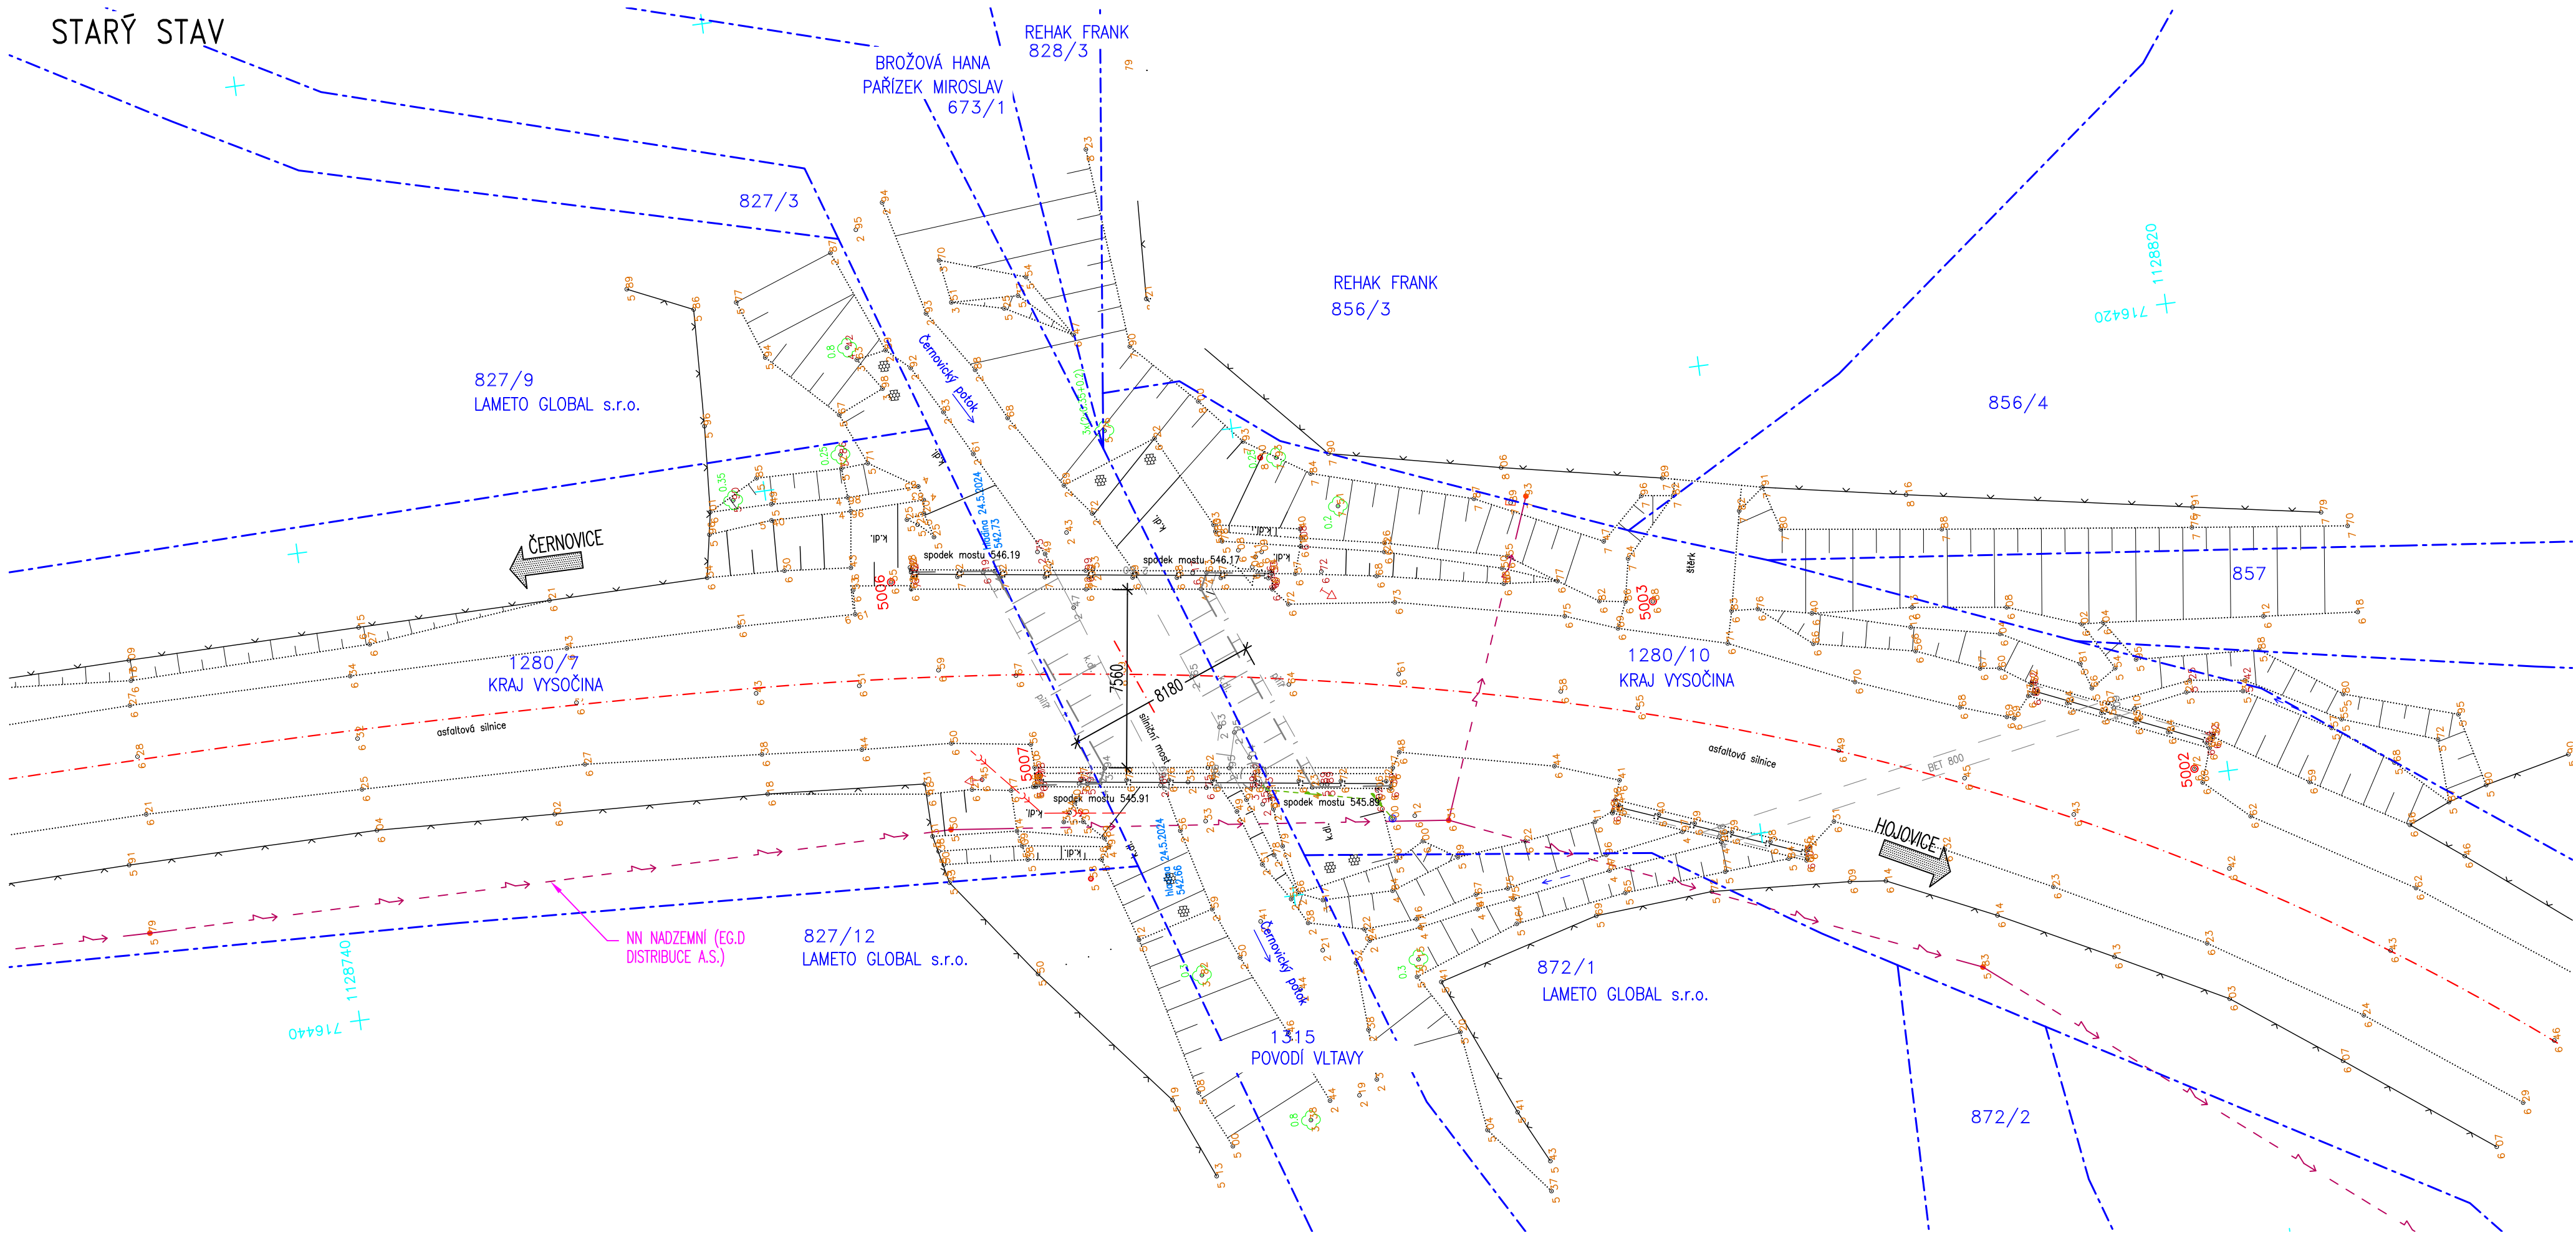

NOVÝ STAV

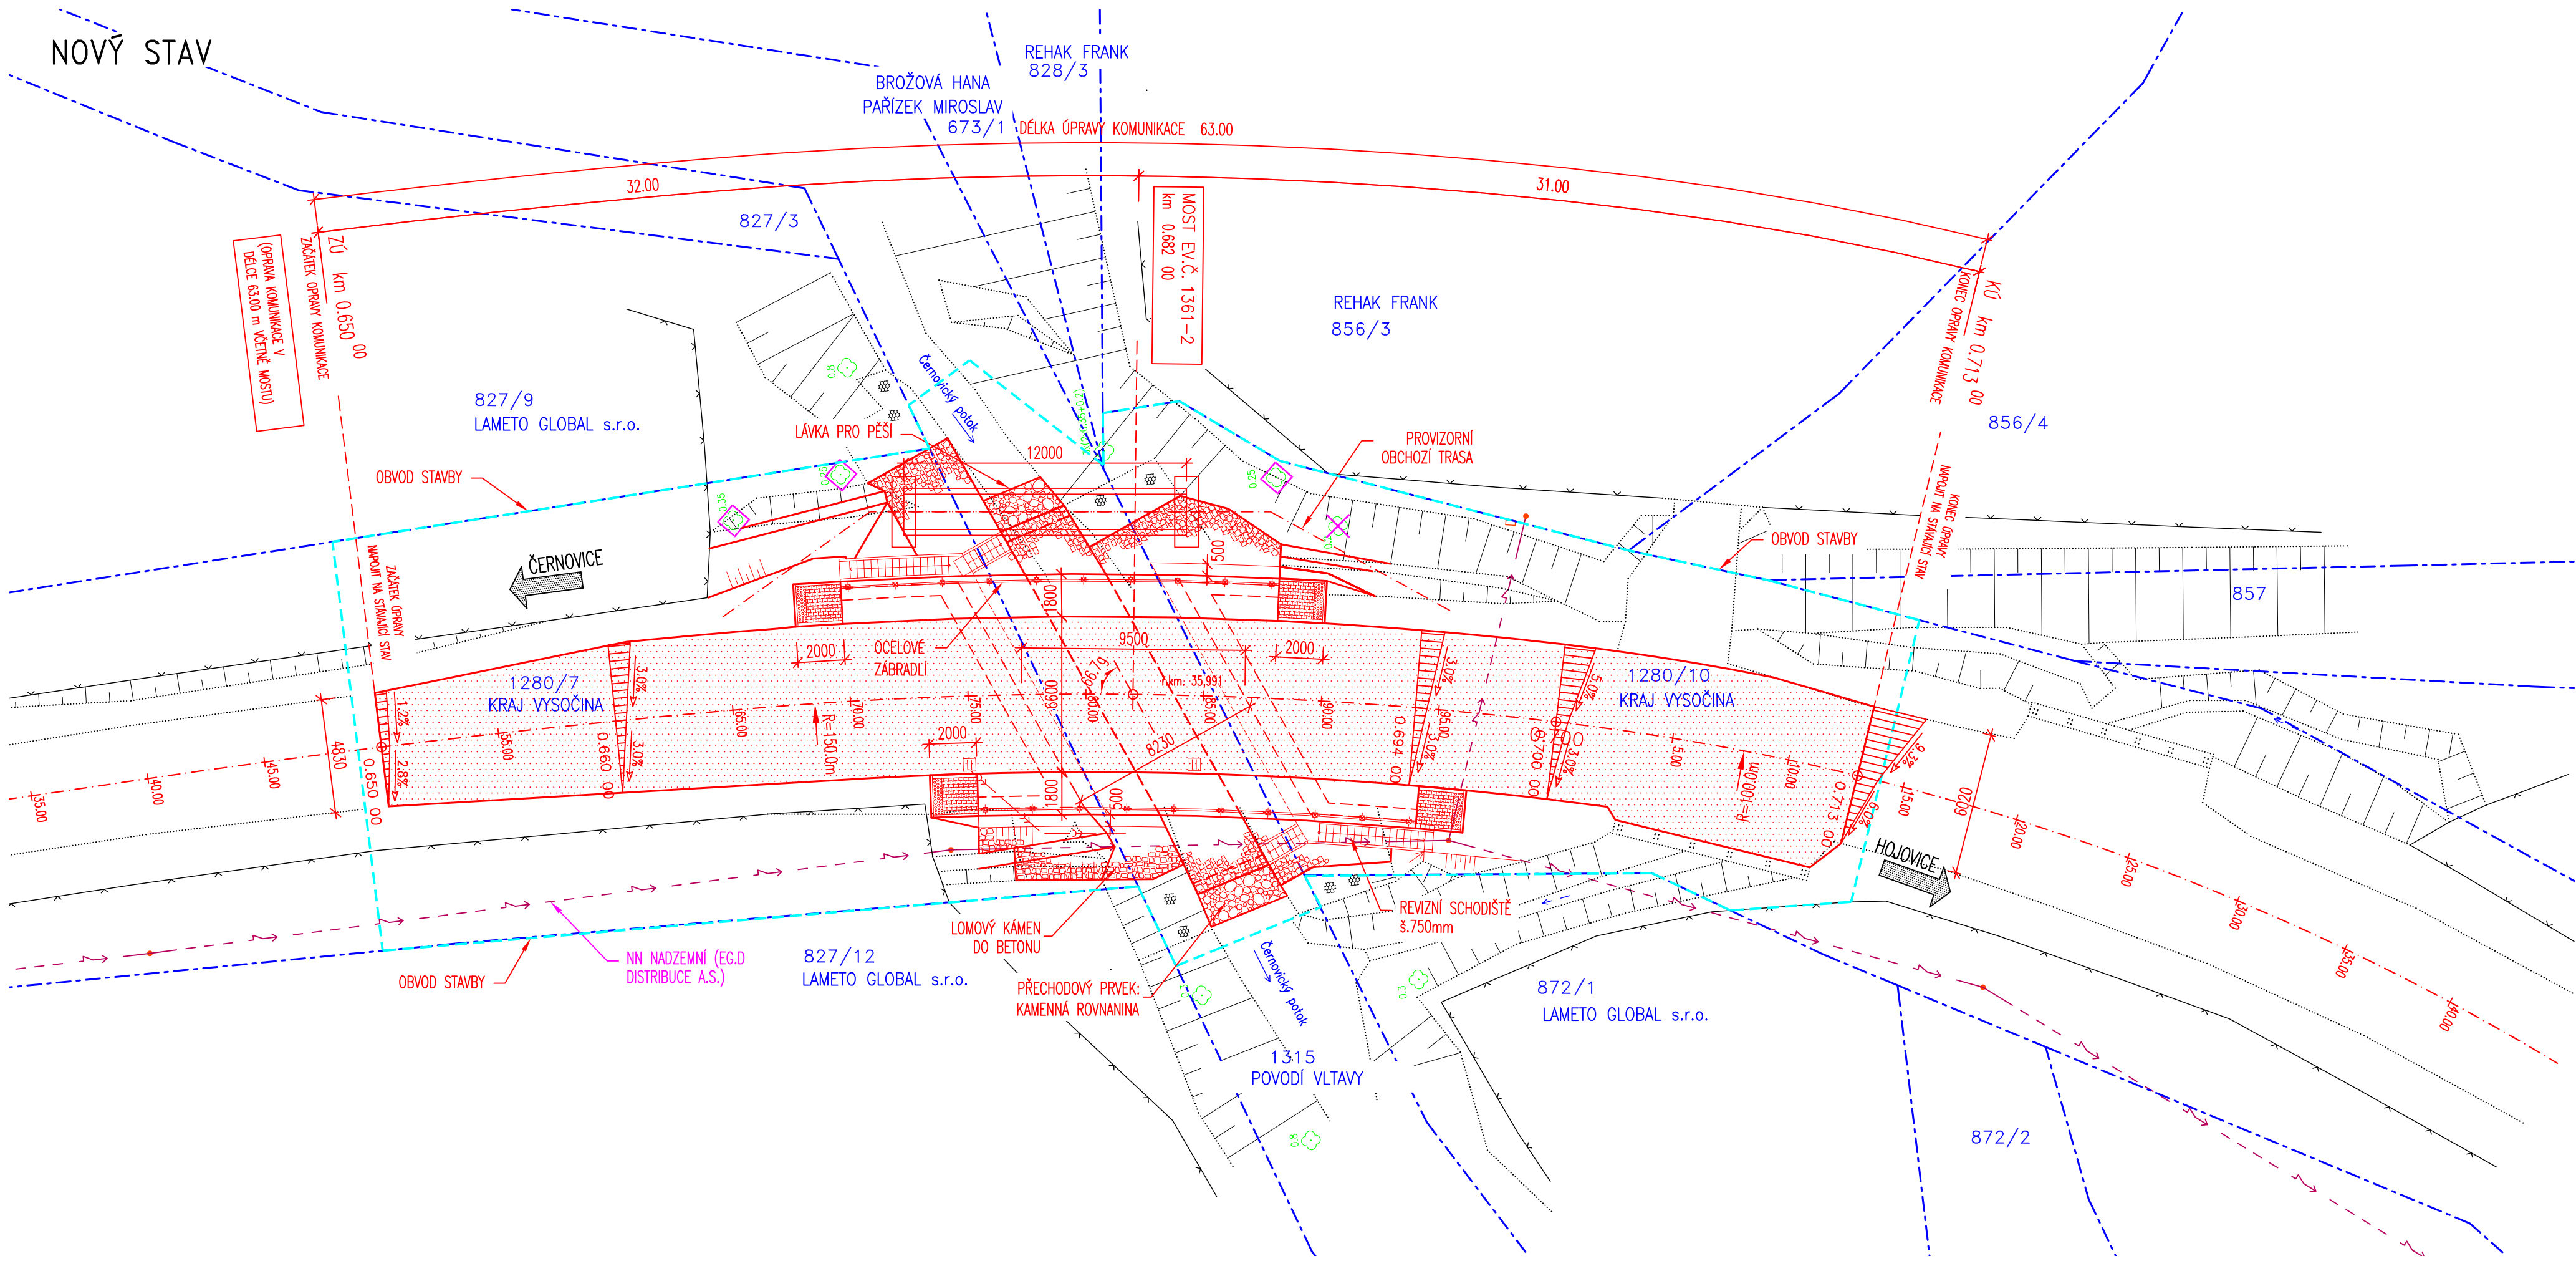

LEGENDA ČAR

STÁVAJÍCÍ STAV
HRANICE PARCEL KATASTRU NEMOVITOSTÍ
ČÍSLO PARCELY KATASTRU NEMOVITOSTÍ
OBVOD STAVBY

LEGENDA SÍTÍ

VZDUŠNÉ VEDENÍ NN (EG.D Distribuce, a.s.)

KÁCENÍ STROMŮ
OCHRANA STROMŮ

VÝŠKOVÝ SYSTÉM: Bpv
SOUŘADNICOVÝ SYSTÉM: S-JTSK

VEDOUCÍ PROJEKTANT ING. JAN PRÁCNÝ	ZODPOV. PROJEKTANT ING. JAN PRÁCNÝ	VYPRACOVAL ING. LUBOR PUKLIČKÝ, Ph.D.	KONTROLOVAL ING. LADISLAV ŠTĚPÁNEK
OBJEDNATEL: KRAJSKÁ SPRÁVA A DOPRAVA - KRAJ VYSOČINA			
III/1361 Panské Mlýny, most ev. č. 1361-2			
KOORDINAČNÍ SITUACE			

DATUM 06/2025
FORMÁT A4
ÚČEL POPS
MĚŘÍTKO 1:200
ČÍSLO PŘE ČÍSLO VÝKRESU C3