

LEGENDA NOVÝCH AREÁLOVÝCH ROZVODŮ

—>— SO02 - DEŠŤOVÁ AREÁLOVÁ KANALIZACE

LEGENDA STÁVAJÍCÍCH SÍTÍ A OCHRANNÝCH PÁSÉM

— PLYNOVODNÍ POTRUBÍ - OCHRANNÉ PÁSMO 1 m

— TEL — PODZEMNÍ SÍŤ ELEKTRONICKÝCH KOMUNIKACÍ

—>— VEDENÍ NN


—>— VEDENÍ VN

—>— VEDENÍ VN - bude odstraněno včetně sloupů a traťostanice uvnitř areálu, je řešeno samostatně investorem, není součástí této PD

≡≡≡≡ JEDNOTNÁ KANALIZACE

—>— VODOVODNÍ ŘÁD

PŘED ZAHAJENÍM VEŠKERÝCH PRACÍ JE NUTNÉ NECHAT VYTÝČIT VEŠKERÉ SÍŤE V MÍSTĚ VYSTAVY!!!

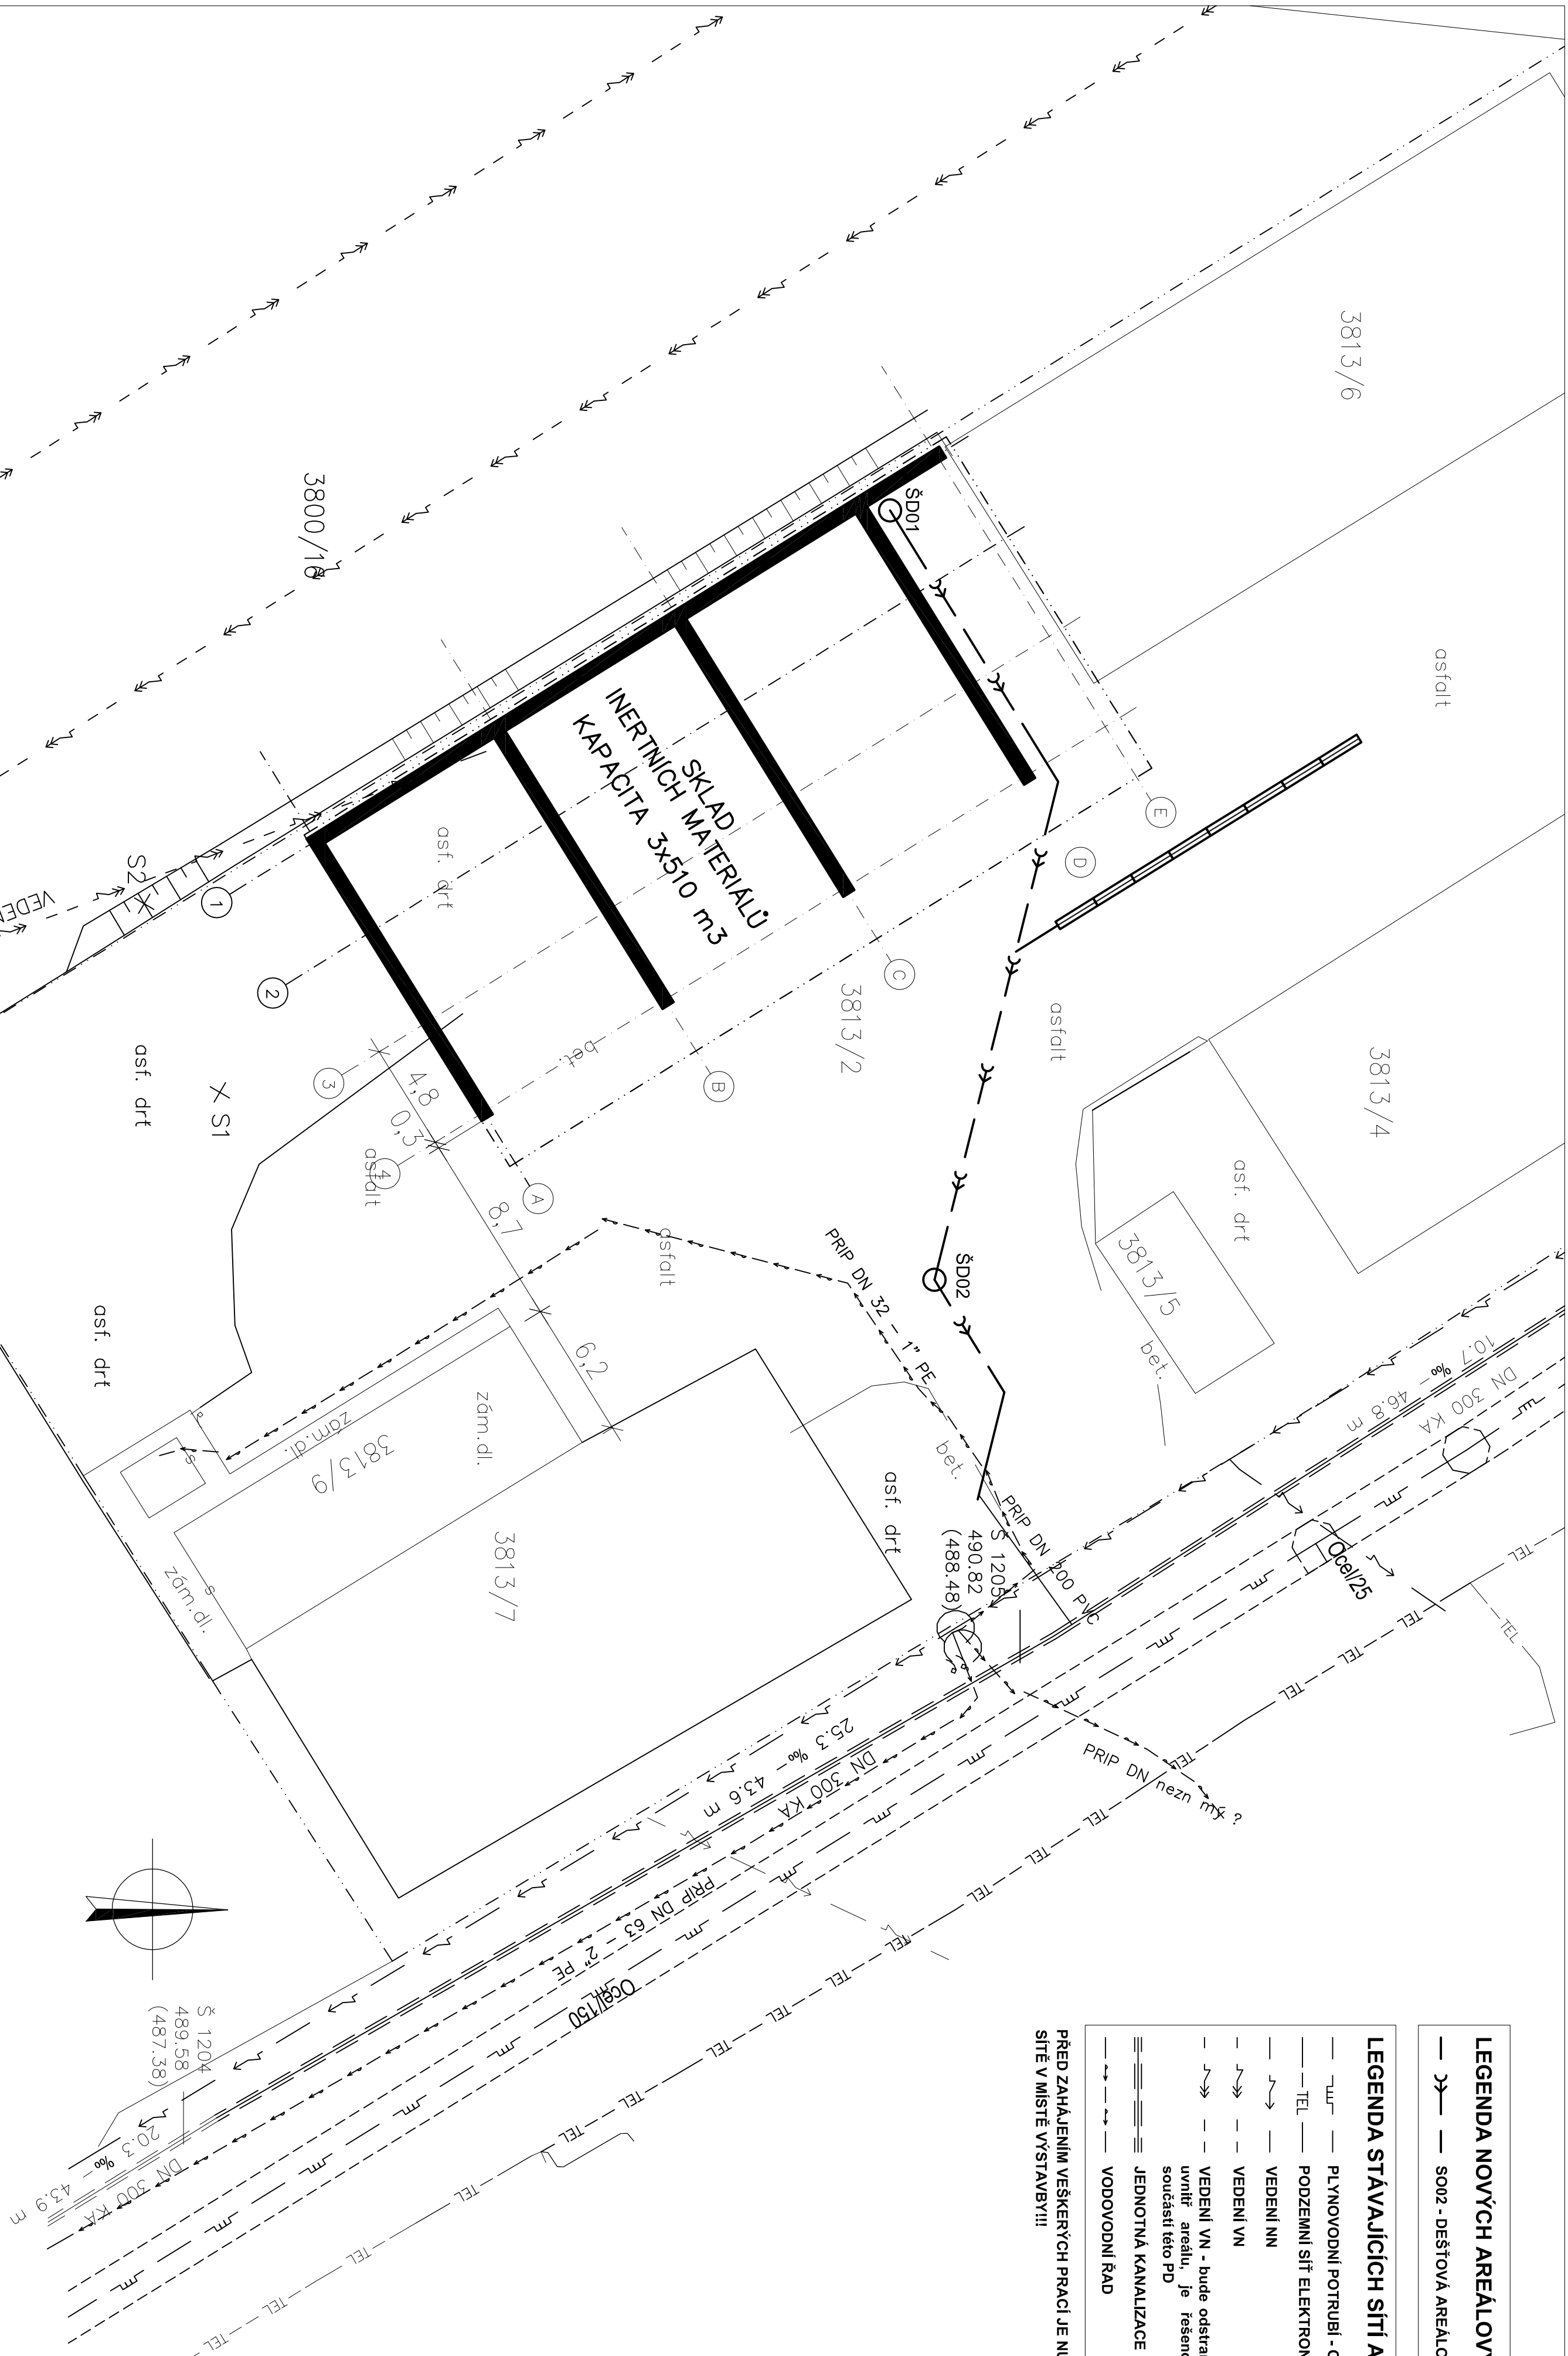

Zodp. projektant: Ing. HRAD		Výkresoval: Ing. BOJUTINSKY		Schválil: Ing. KOMINEK	
Investor: Křižská správa a údržba sítě Vysoký, příspěvková organizace, Kosořská 1122/16, 59601 Jihlava					
Místní stavby: K.Ú. Václav Mezardův parc. č. 3813/2					
Název akce - objekt:					
BUILDINGCentrum – HSV, s.r.o. Kálov 168/88 594 01 Václav Mezardův tel.: (+420) 566 522 966 fax: (+420) 566 524 935 info@bce-hsv.cz www.bce-hsv.cz					
Situční PD: spol. dokumentace pro ÚR a ŠP					
Číslo zakázky: 6 024 14		Datum: 9/2014			
Formát: B4-A4		Číslo výkresu: 401			
Měřítko: 1:200					
Název výkresu - profil:					
SITUACE					