


SITUACE
M: 1:250

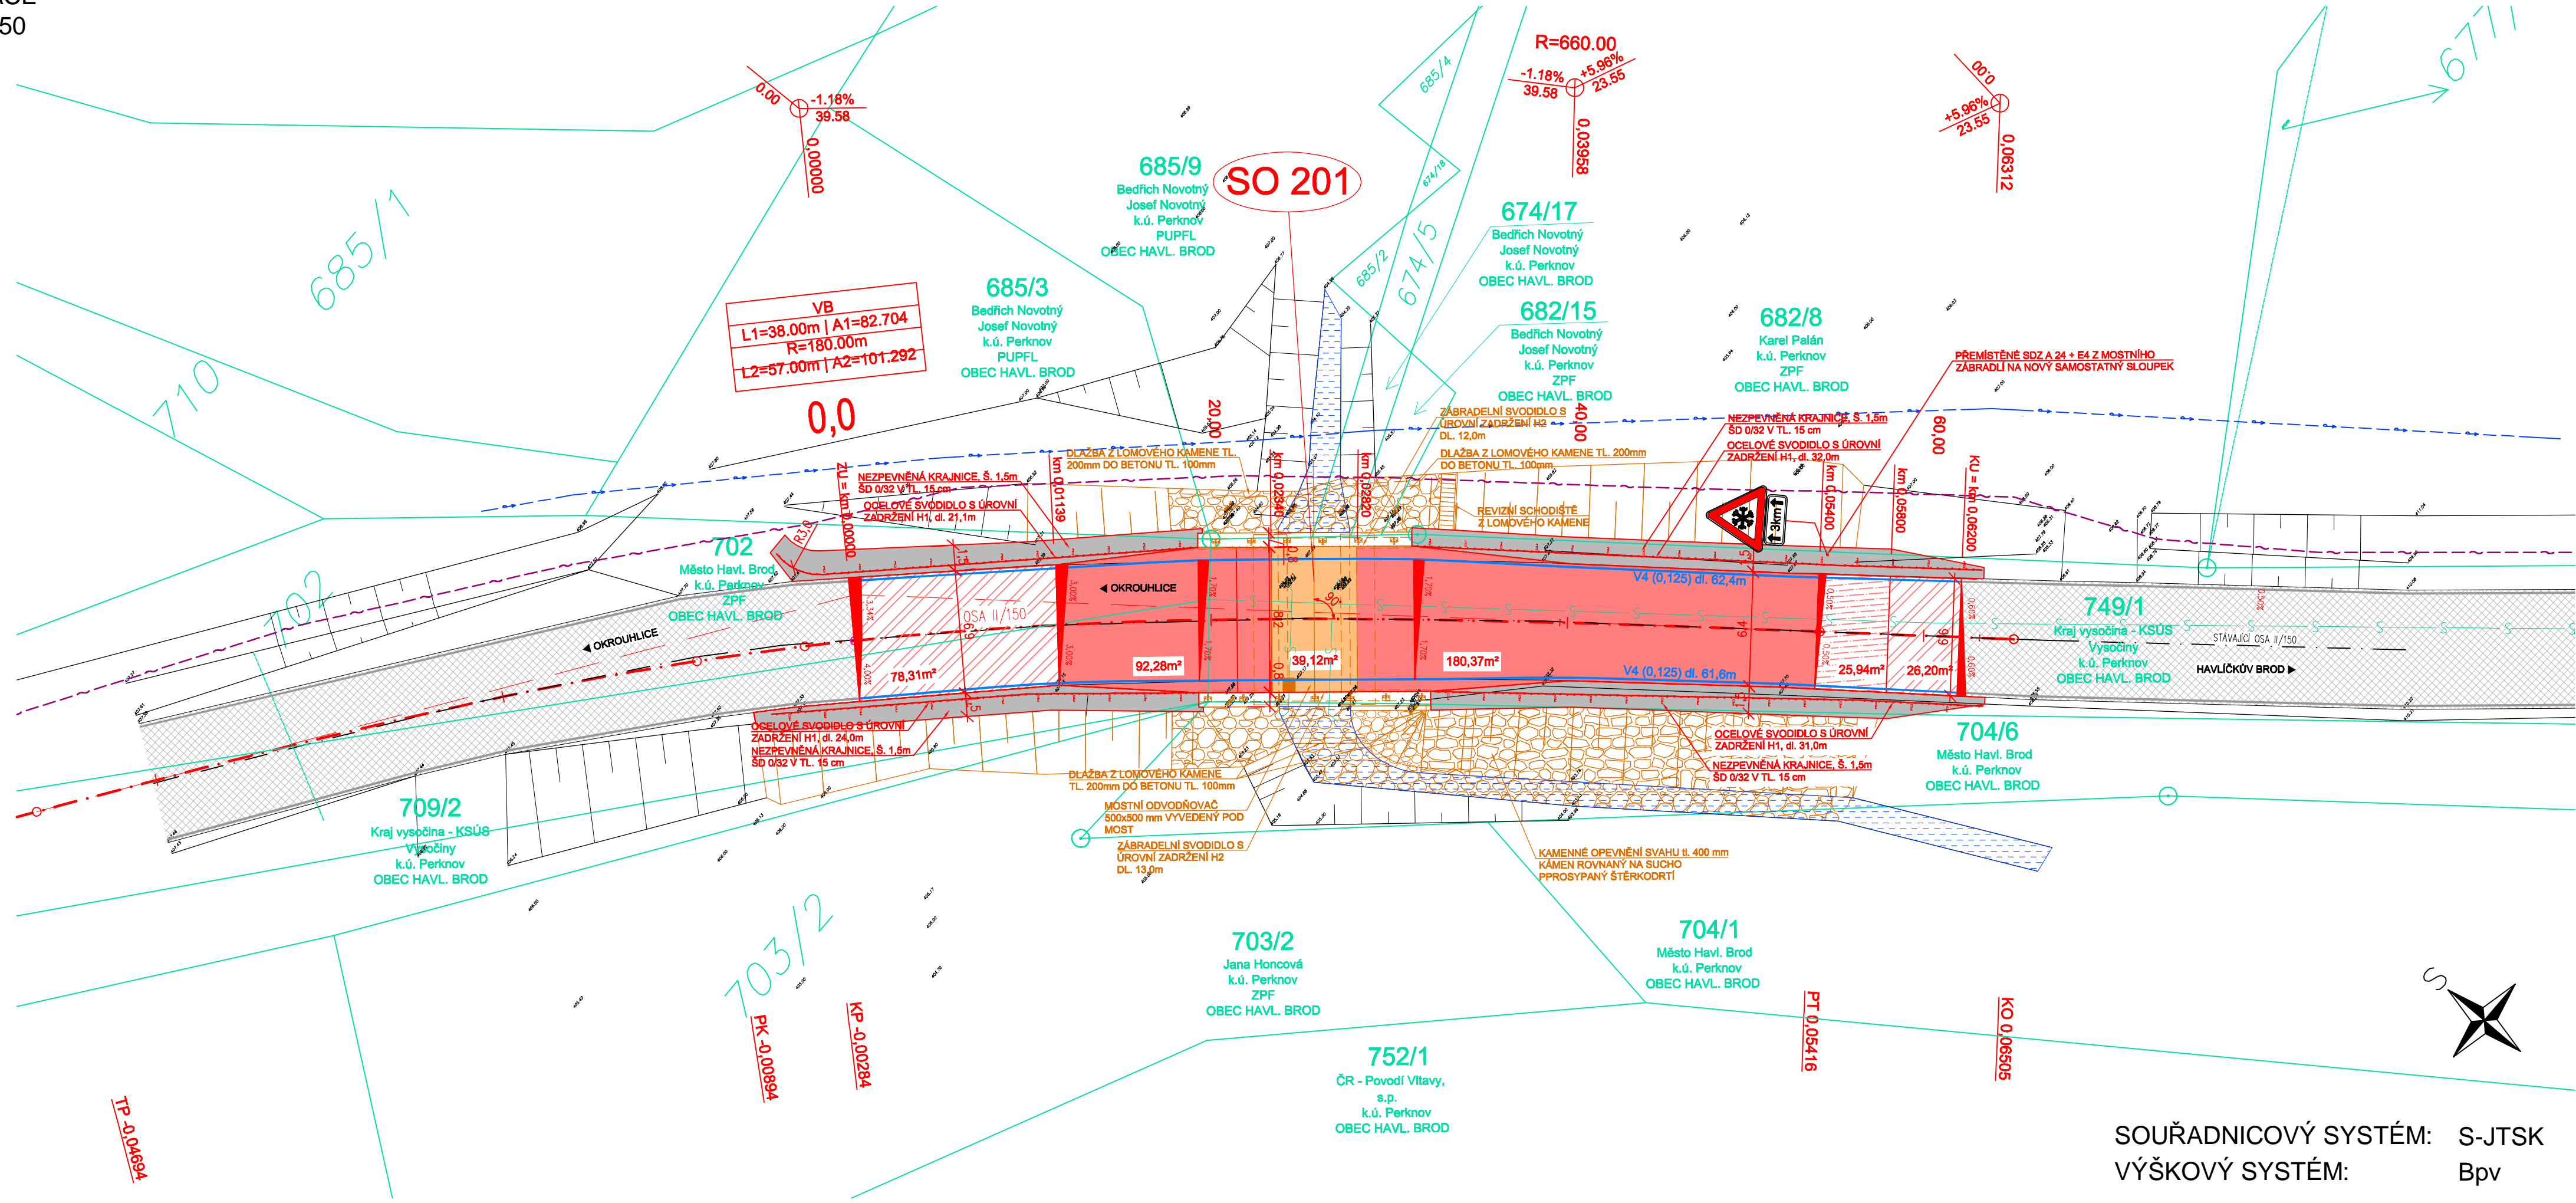

OBJEKTY STAVBY

SO 101 Úprava komunikace
SO 201 Most ev.č. 150 - 023

IDENTIFIKAČNÍ ÚDAJE ÚZEMÍ

kraj: VYSOČINA
obec: HAVLÍČKŮV BROD
katastrální území: PERKNOV

POZNÁMKY

- INŽENÝRSKÉ SÍTĚ JSOU ZAKRESLENY DLE DODANÝCH PLATNÝCH VYJÁDRĚNÍ JEDNOTLIVÝCH SPRÁVCŮ
- PŘED ZAHÁJENÍM STAVBY JE NUTNÉ PROVÉST VYTÝČENÍ VŠECH INŽENÝRSKÝCH SÍTÍ, KTERÉ SE V OBLASTI NACHÁZEJÍ
- PRÁCE V BLÍZKOSTI INŽENÝRSKÝCH SÍTÍ BUDOU PROVÁDĚNY S MAXIMÁLNÍ OPATRNOSTÍ A VÝHRADNĚ RUČNĚ

LEGENDA ČAR:

- KATASTR
- SLUČKY
- PODZEMNÍ VEDENÍ - První Telefonní, a.s.
- PODZEMNÍ VEDENÍ (optický kabel) - kraj Vysočina
- VODOVODNÍ POTRUBÍ - obec Okrouhlice

LEGENDA PLOCH:

	STÁVAJÍCÍ ZPEVNĚNÉ PLOCHY	
	NOVÁ SKLADBA SILNICE II/150	272.65 m ²
	NOVÉ VRSTVY ACO + ACL NA ODFRÉZOVANÝ POVRCH	25.94 m ²
	NOVÉ VRSTVY ACO + ACL NA ODFRÉZOVANÝ POVRCH	104.52 m ²
	ROZŠÍŘENÁ NEZPEVNĚNÁ KRAJNICE	154.02 m ²
	SKLADBA NA MOSTU - SO 201	39.12 m ²
	ZPEVNĚNÍ SVAHU - SO 201	
	VODOTEČ	
	KONSTRUKCE MOSTU ev. č. 150 - 023 - SO 201	108.1 m
	SVODIDLO	124.0 m
	VODOROVNÉ DOPRAVNÍ ZNAČENÍ	

SOUŘADNICOVÝ SYSTÉM: S-JTSK
VÝŠKOVÝ SYSTÉM: Bpv

STAVBA: II/150 Perknov - most ev.č. 150 - 023			
OBJEDNATEL: Kraj Vysočina Žižkova 57 587 33 Jihlava			
	DIPONT s.r.o., projektová a inženýrská činnost Klíšská 1432/18, 400 01 Ústí nad Labem, CZ E: dipont@dipont.cz T: 00420 475 201 724	Zakázka: D16001	Datum: 07/2016
ODP. PROJEKTANT STAVBY ING. MARTIN PLŠEK	VYPRACOVAL ING. JAN ROŠÍK	TECHNICKÁ KONTROLA ING. PETR NOVÁK	Účel PD: DSP Měřítko: 1: 250 Formát: 5x4
STAVBA: SO 101 Úprava komunikace		Část: C.1	Paré:
PŘÍLOHA: SITUACE		Příloha: 2	